




工事名 三ツ沢公園陸上競技場放送設備改修工事

工事場所 神奈川区三ツ沢西町3番1号


工事名	三ツ沢公園陸上競技場放送設備改修工事		
図面名	案内図	番号	1/8
縮尺	-	年月日	20年10月
環境創造局設備課			

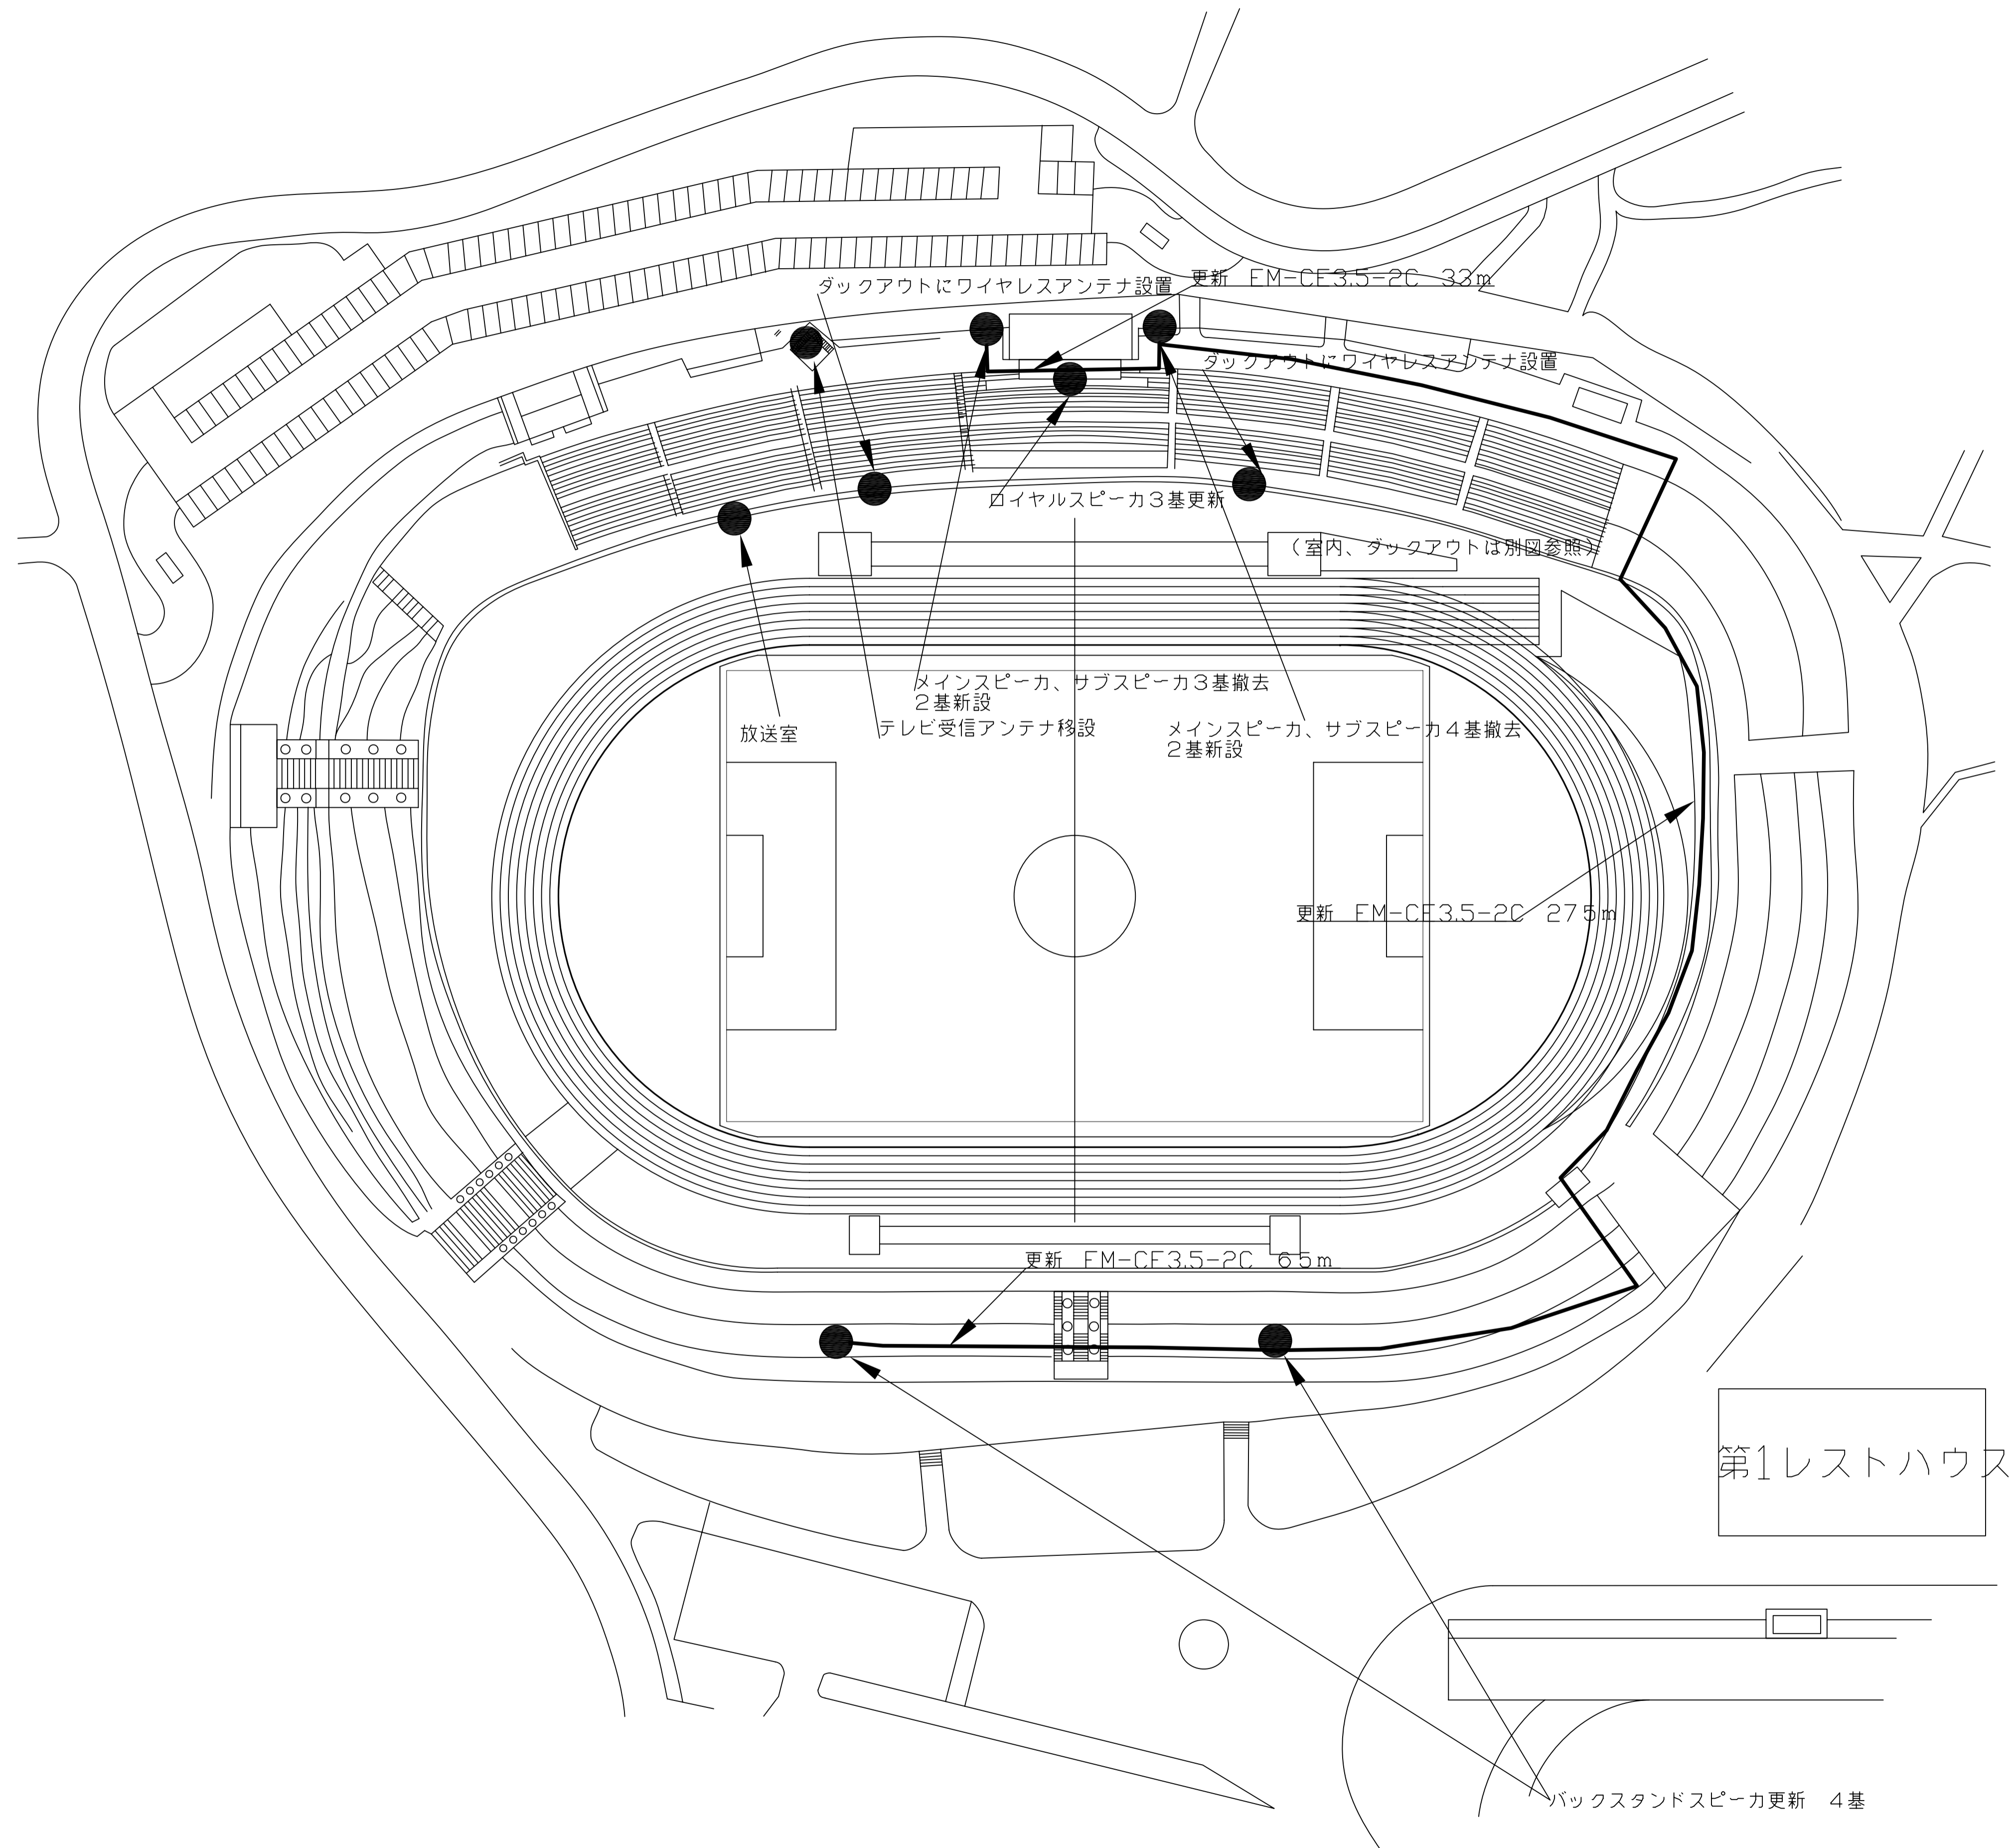


工事名	三ツ沢公園陸上競技場放送設備改修工事		
図面名	全体平面図	番号	2/8
縮尺	A1 1/600	年月日	20年10月
環境創造局設備課			




音響調整卓

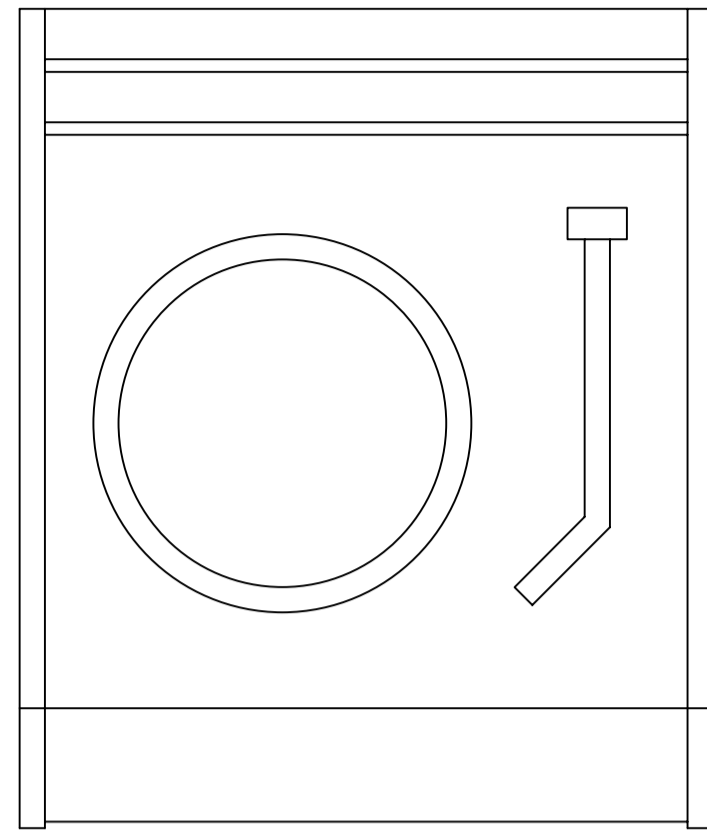


レコードプレーヤ

 


電力増幅架

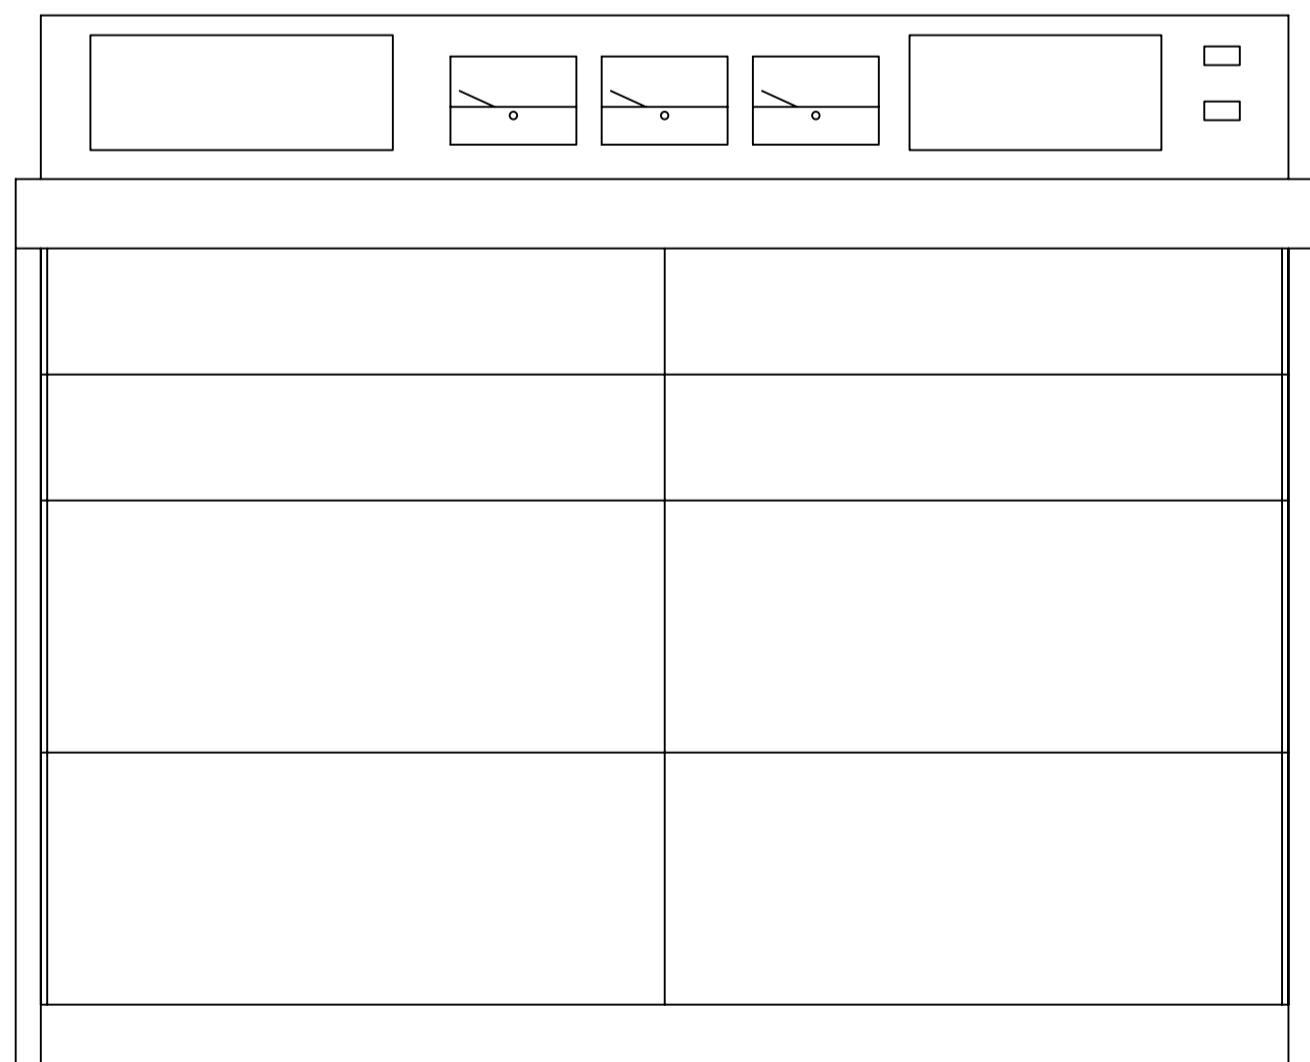


テープレコーダ収納

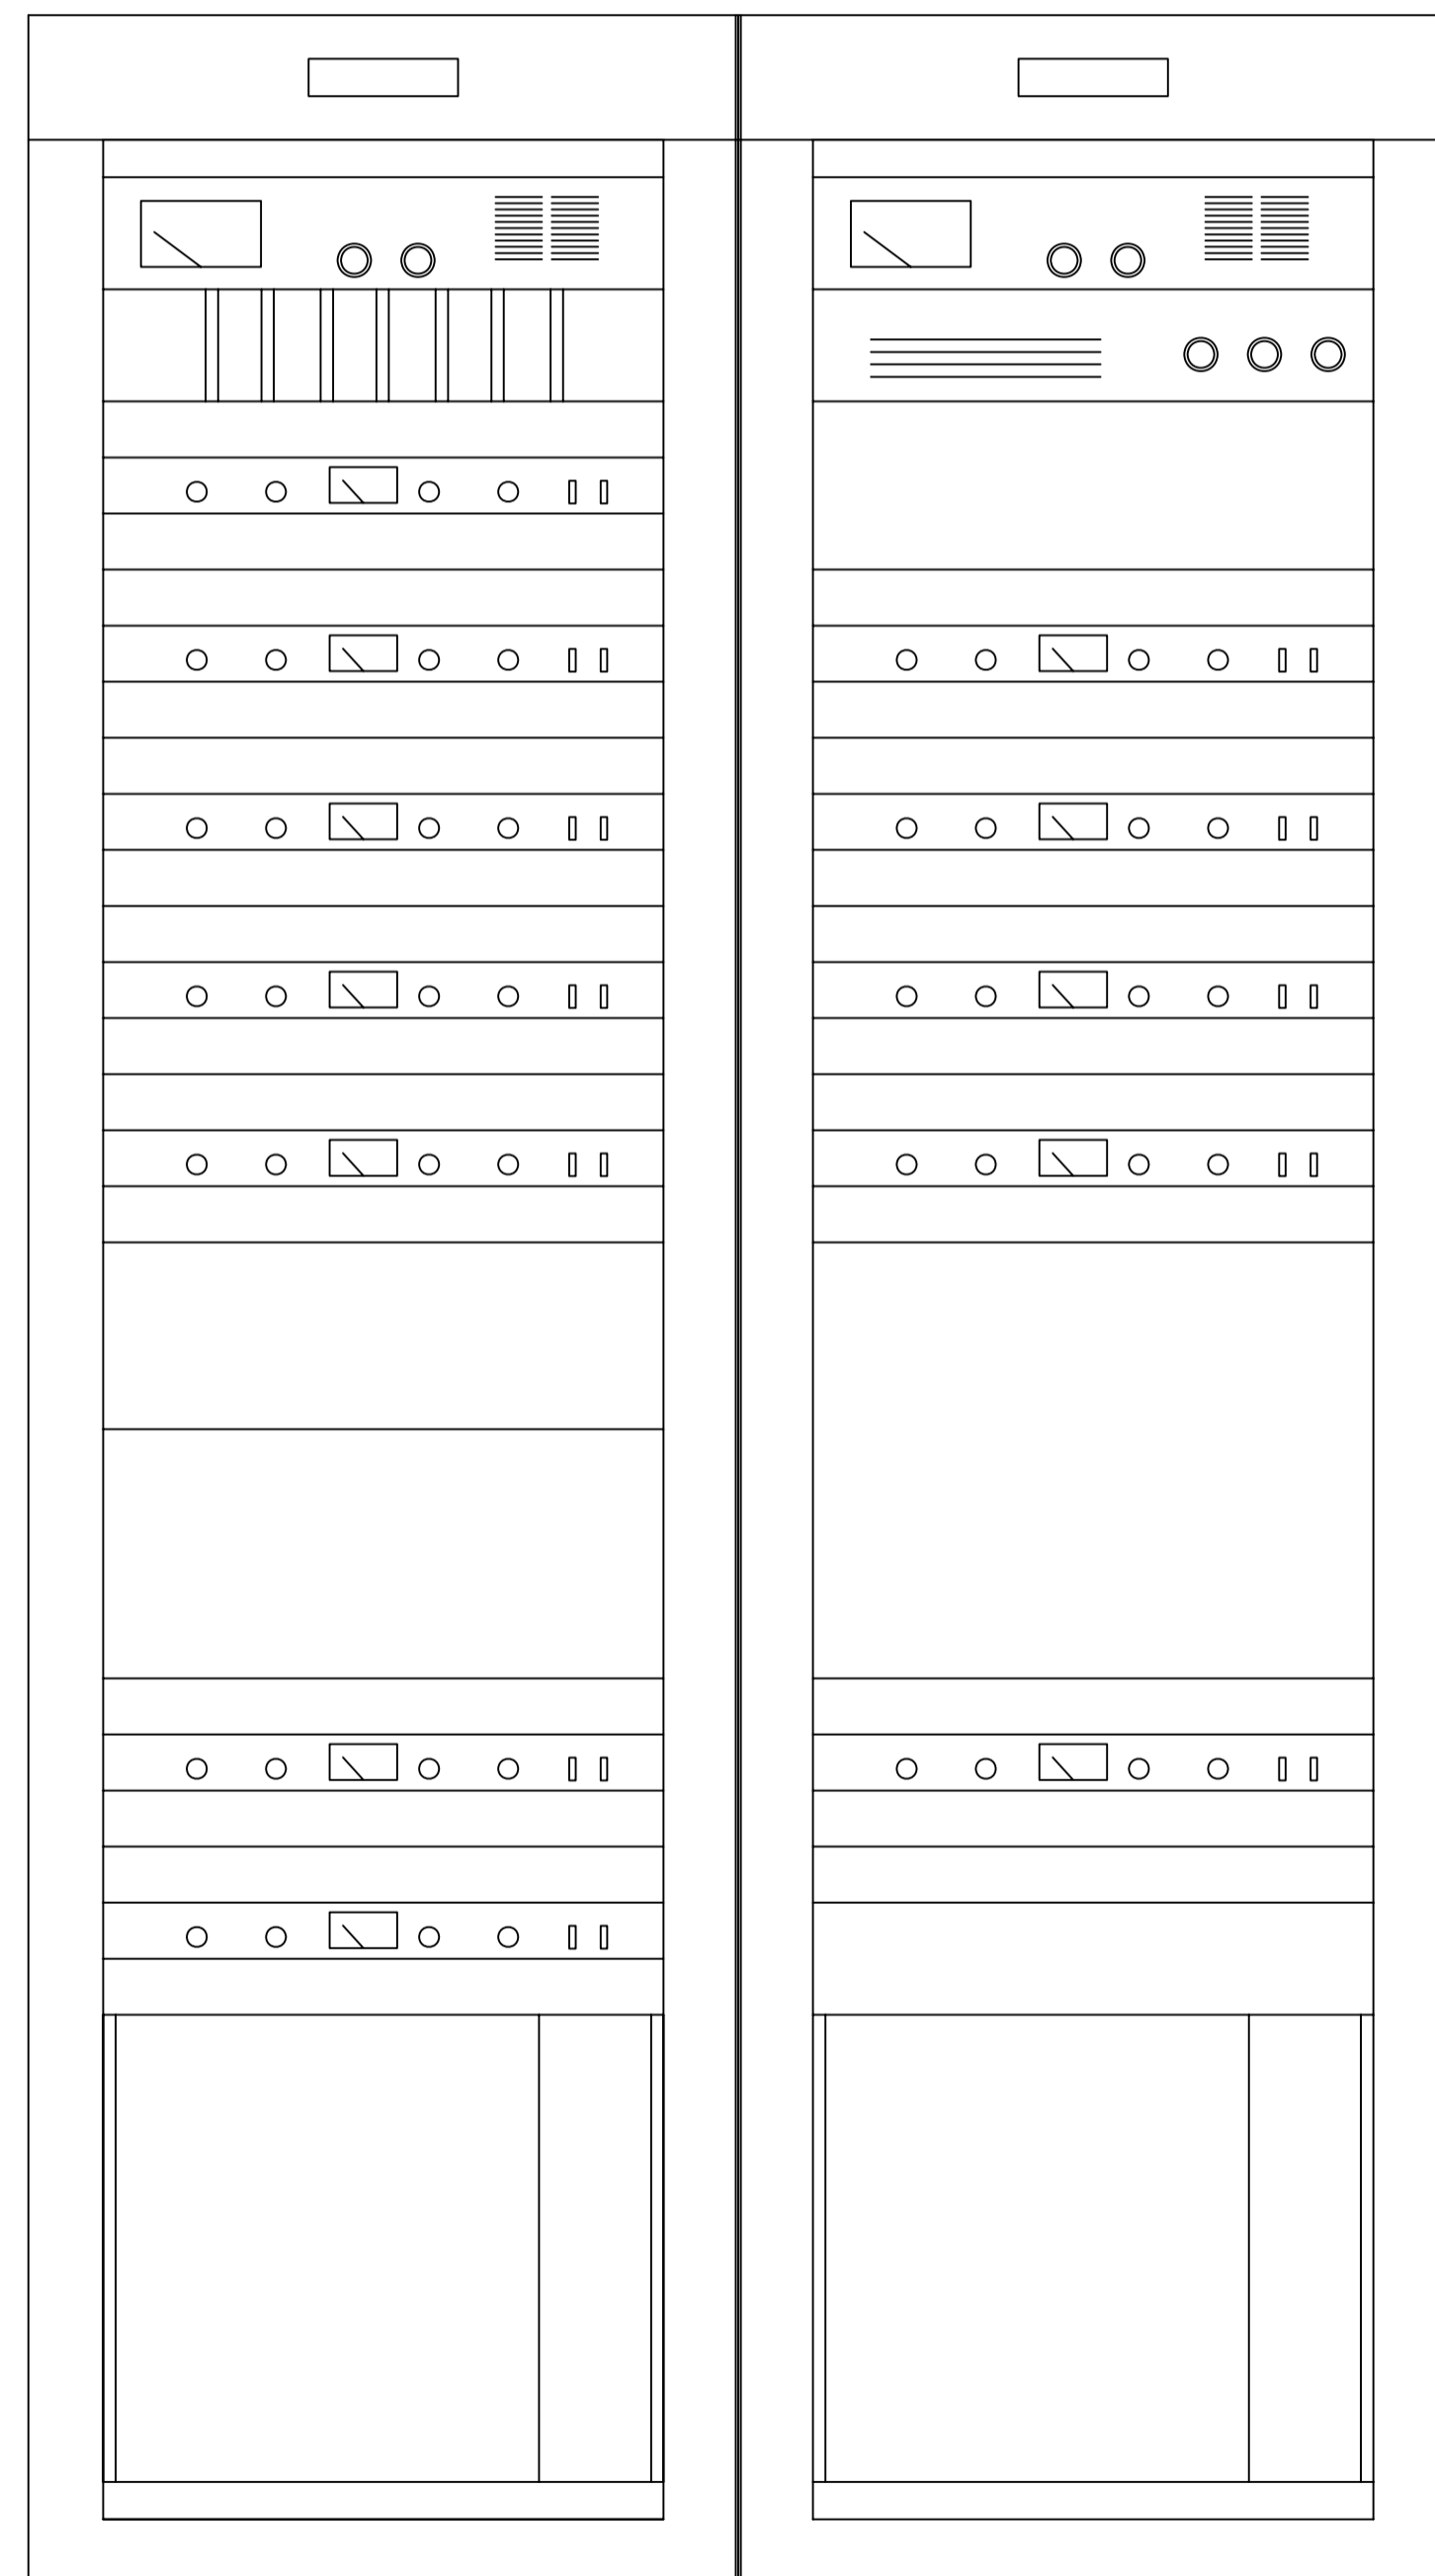

工事名	三ツ沢公園陸上競技場放送設備改修工事		
図面名	撤去機器外形図	番号	3/8
縮尺	—	年月日	20年10月
環境創造局設備課			

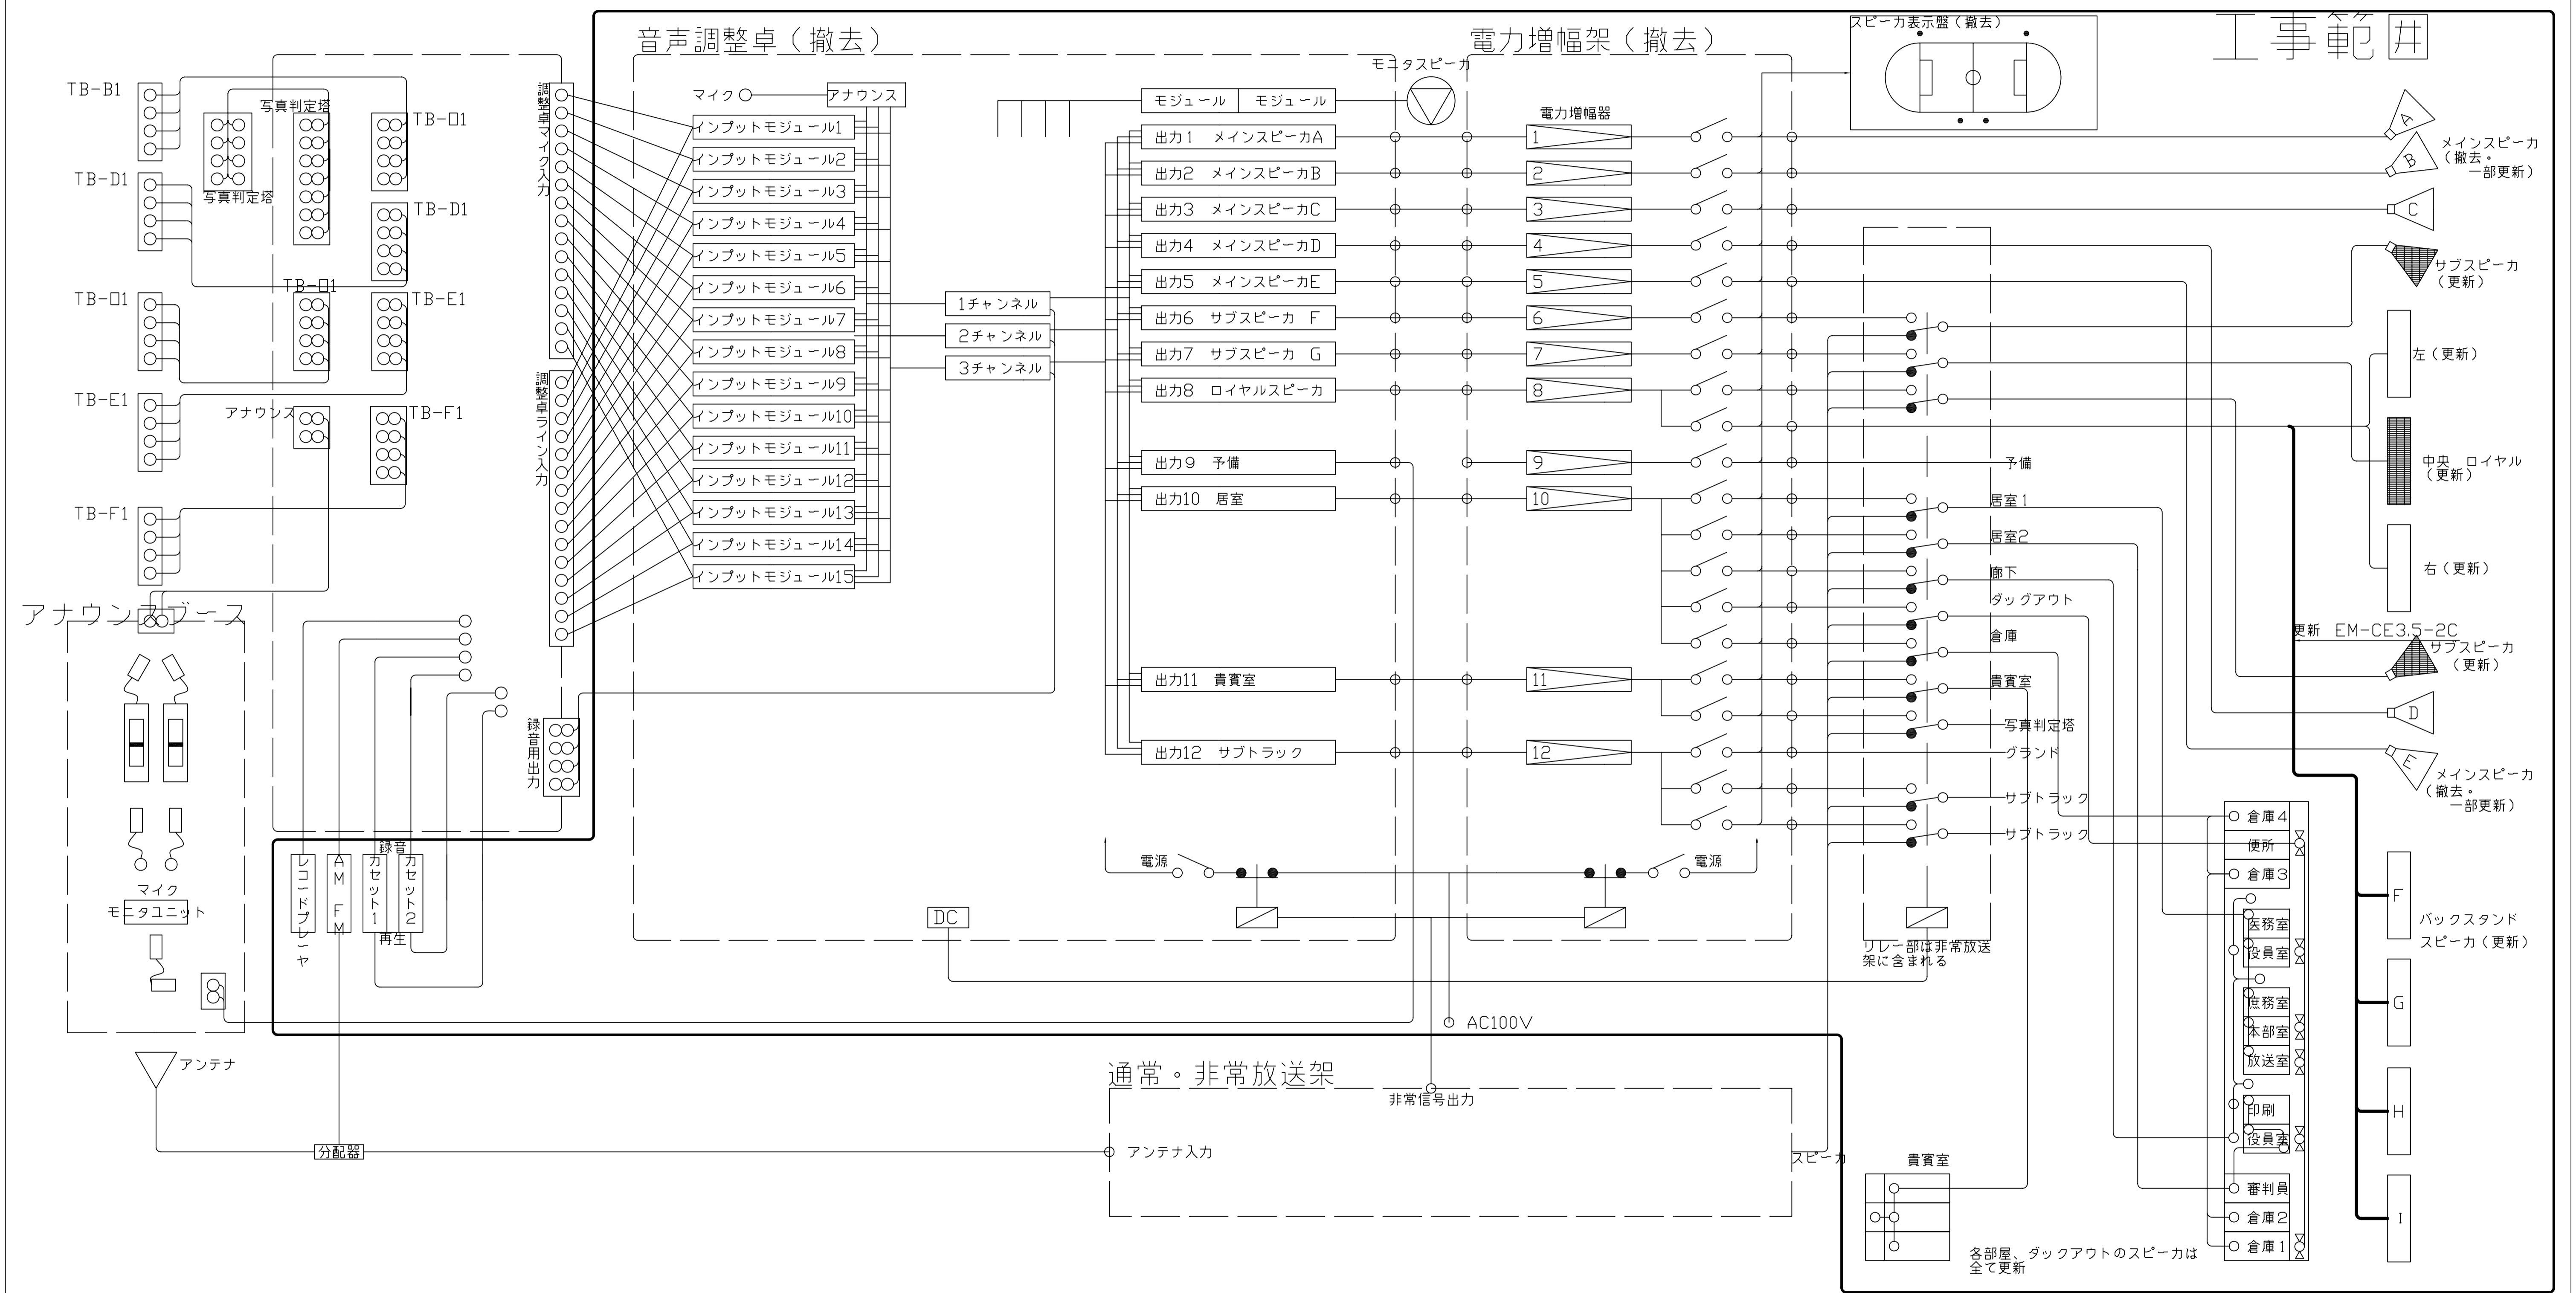


工事名	三ツ沢公園陸上競技場放送設備改修工事		
図面名	系統図 (既設)	番号	4/8
縮尺	-	年月日	20年10月
環境創造局設備課			

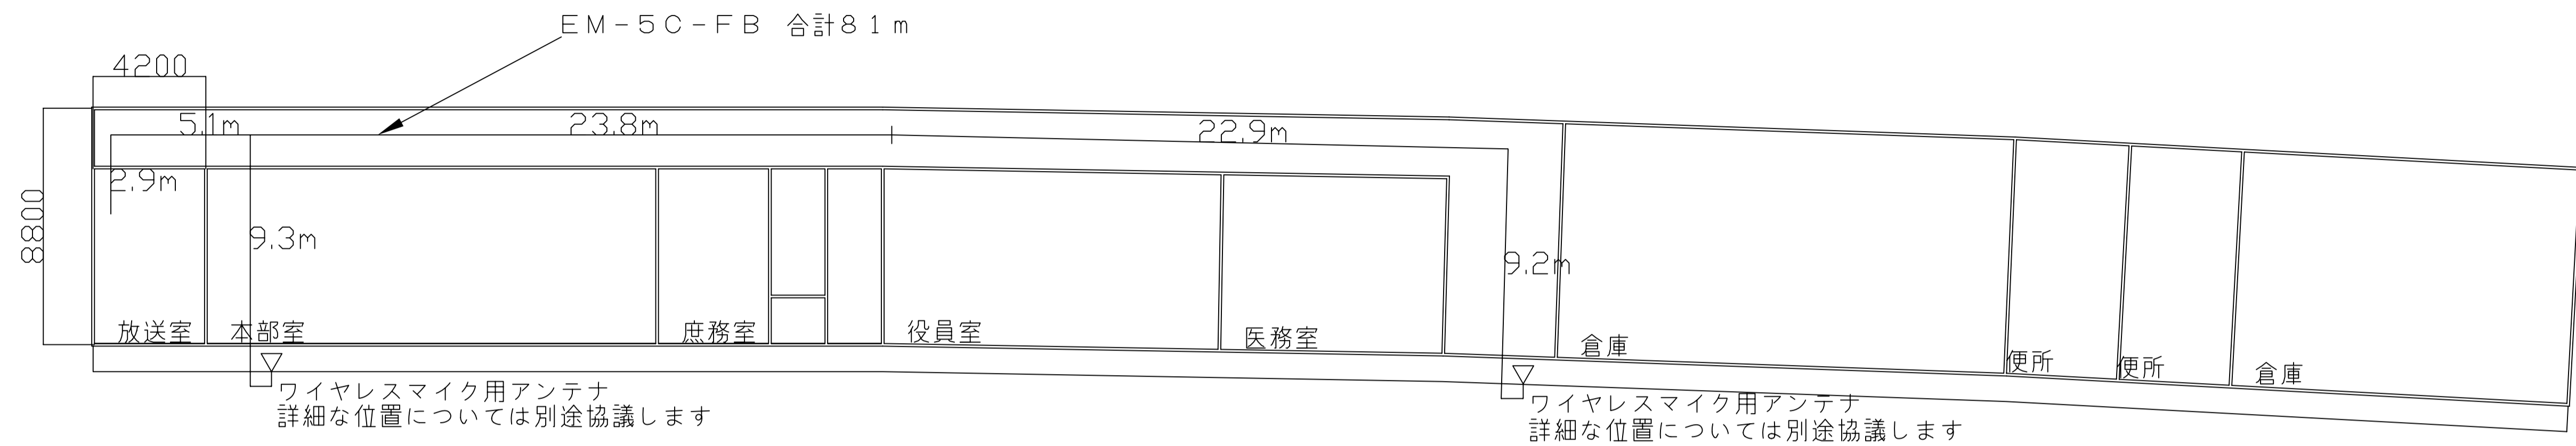


ダックアウト A1 1/150

改修前

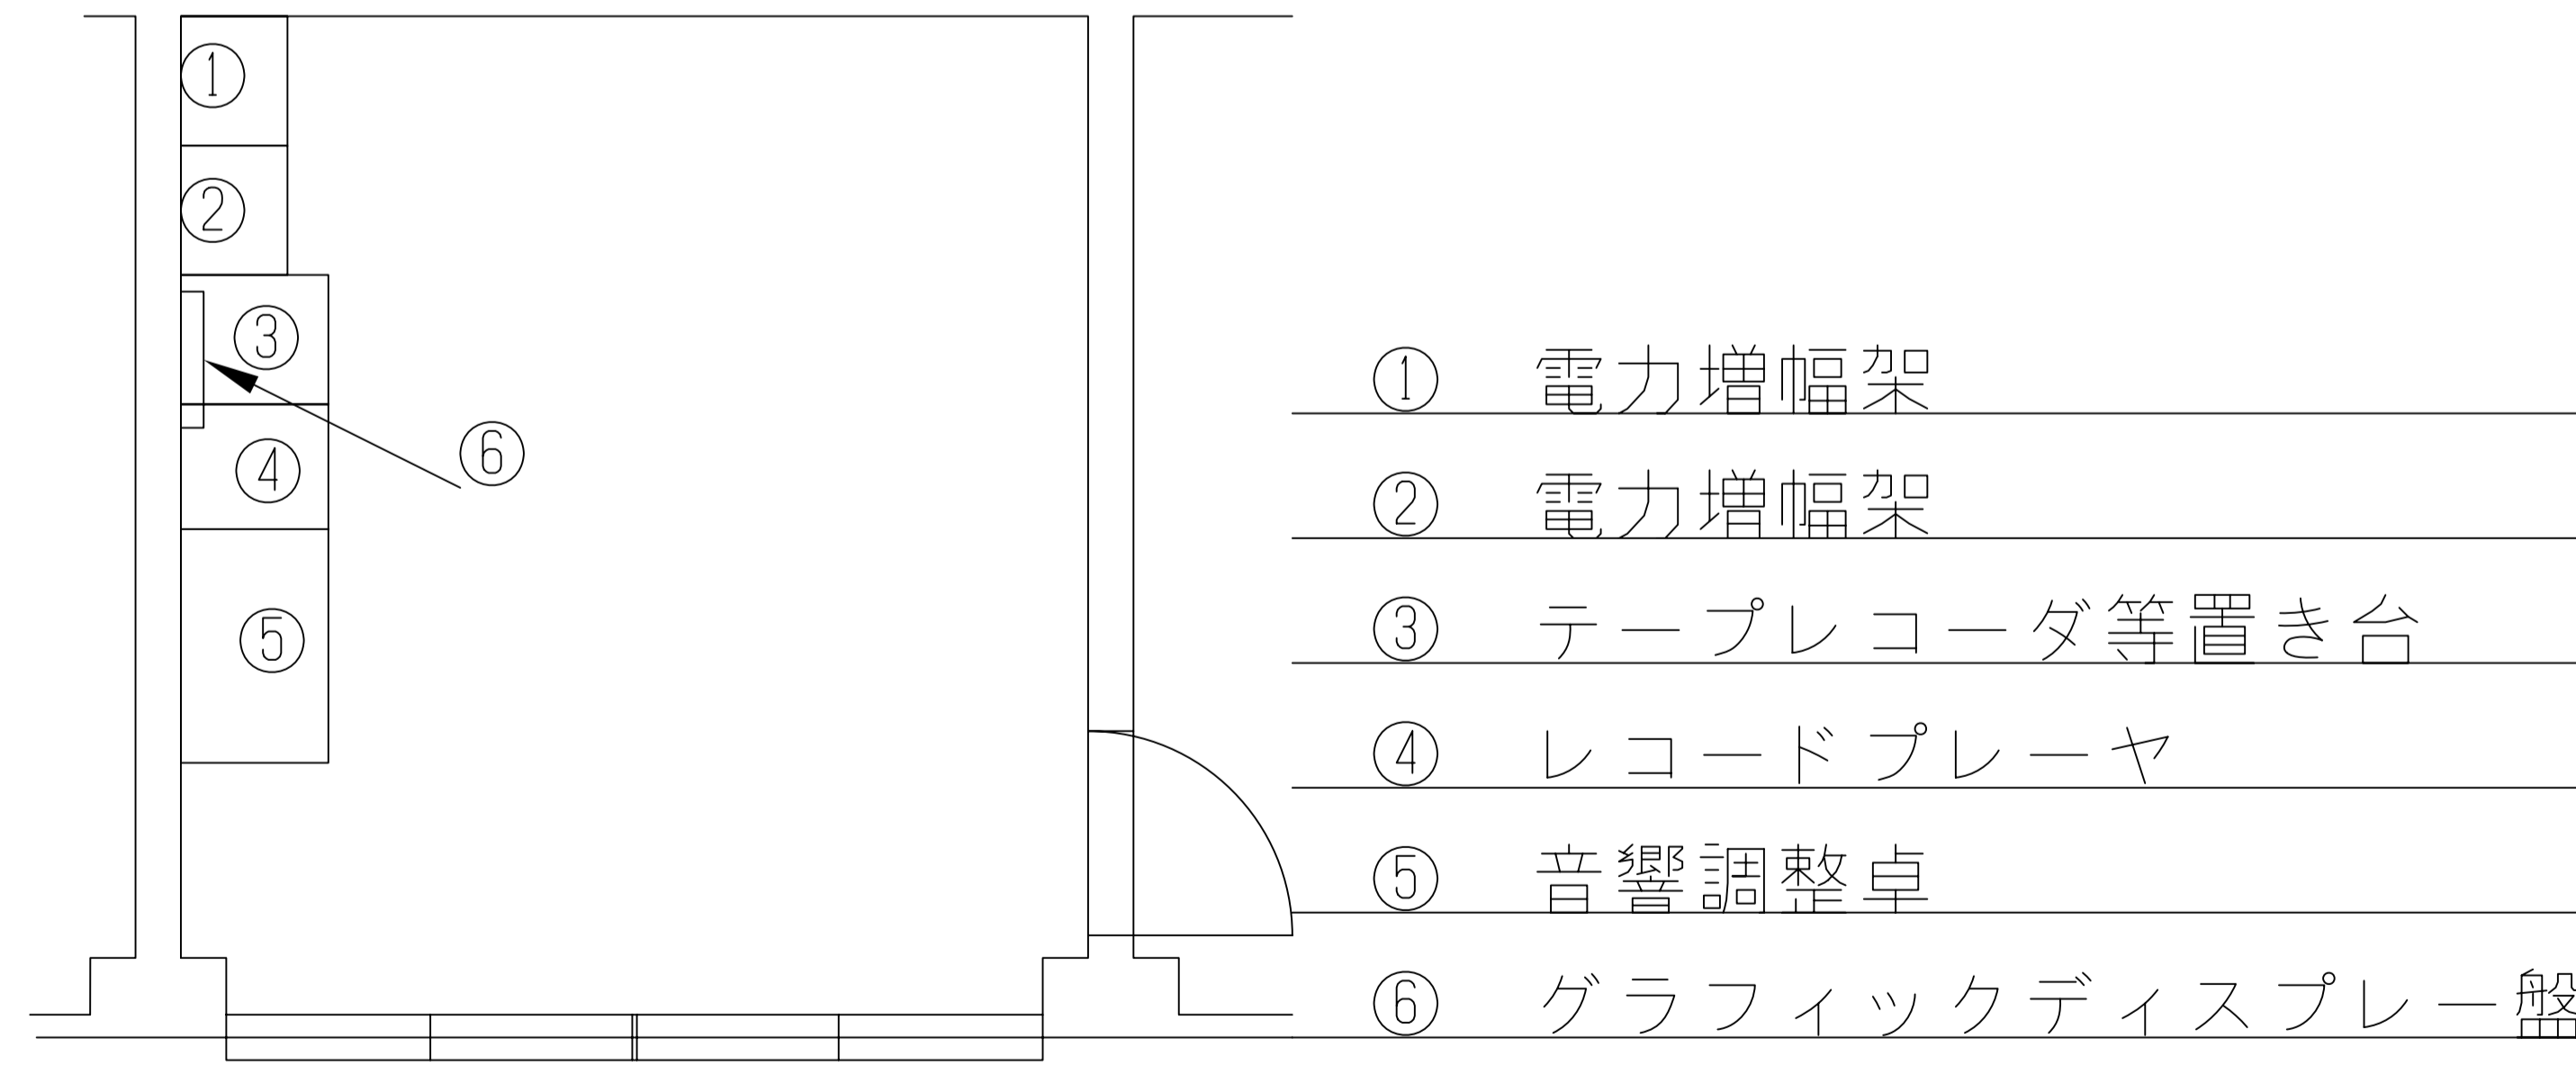


改修後

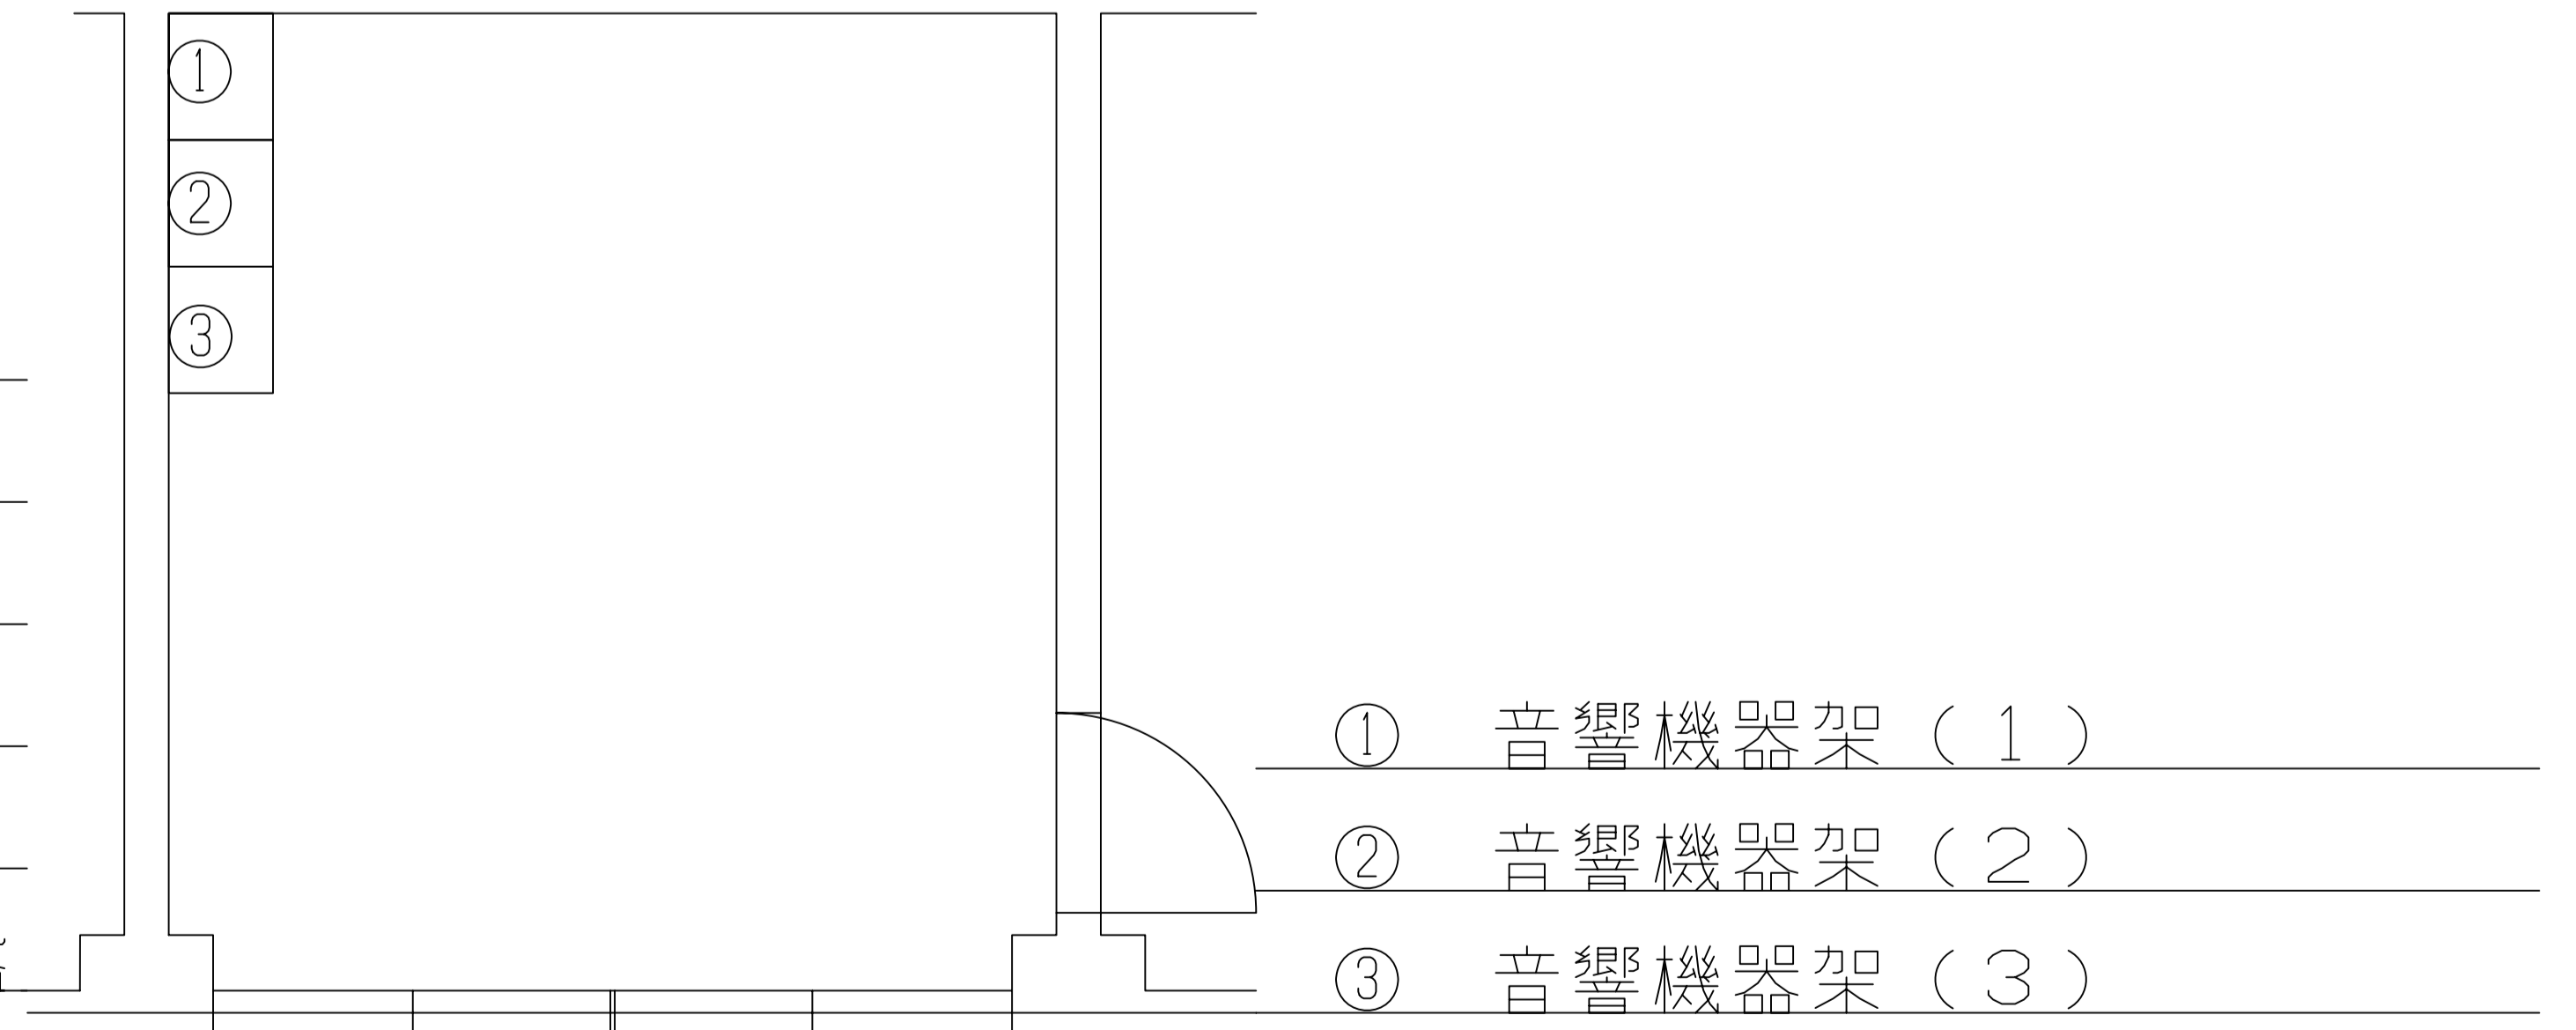


放送室 A1 1/30

工事名	三ツ沢公園陸上競技場放送設備改修工事		
図面名	放送室、ダックアウト	番号	5/8
縮尺	-	年月日	20年10月
環境創造局設備課			

防滴型6W

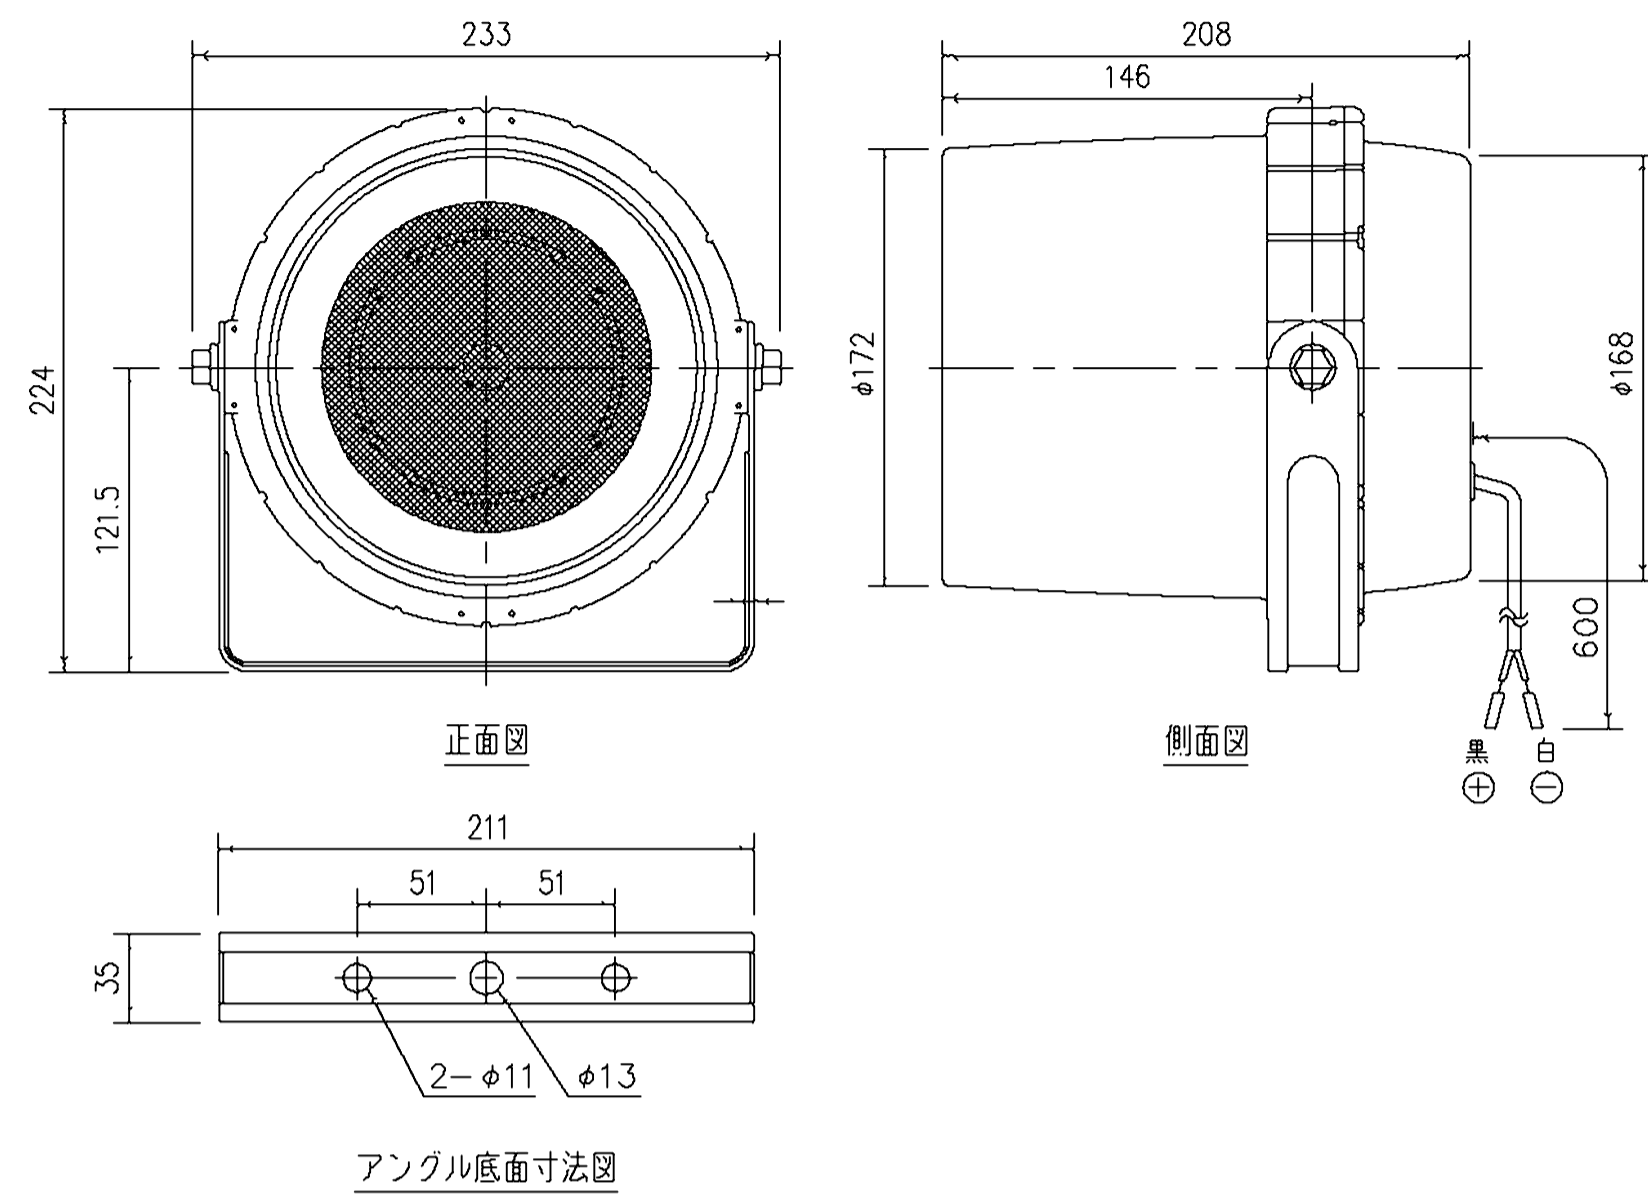


ダックアウトに設置 11台
防滴型20W

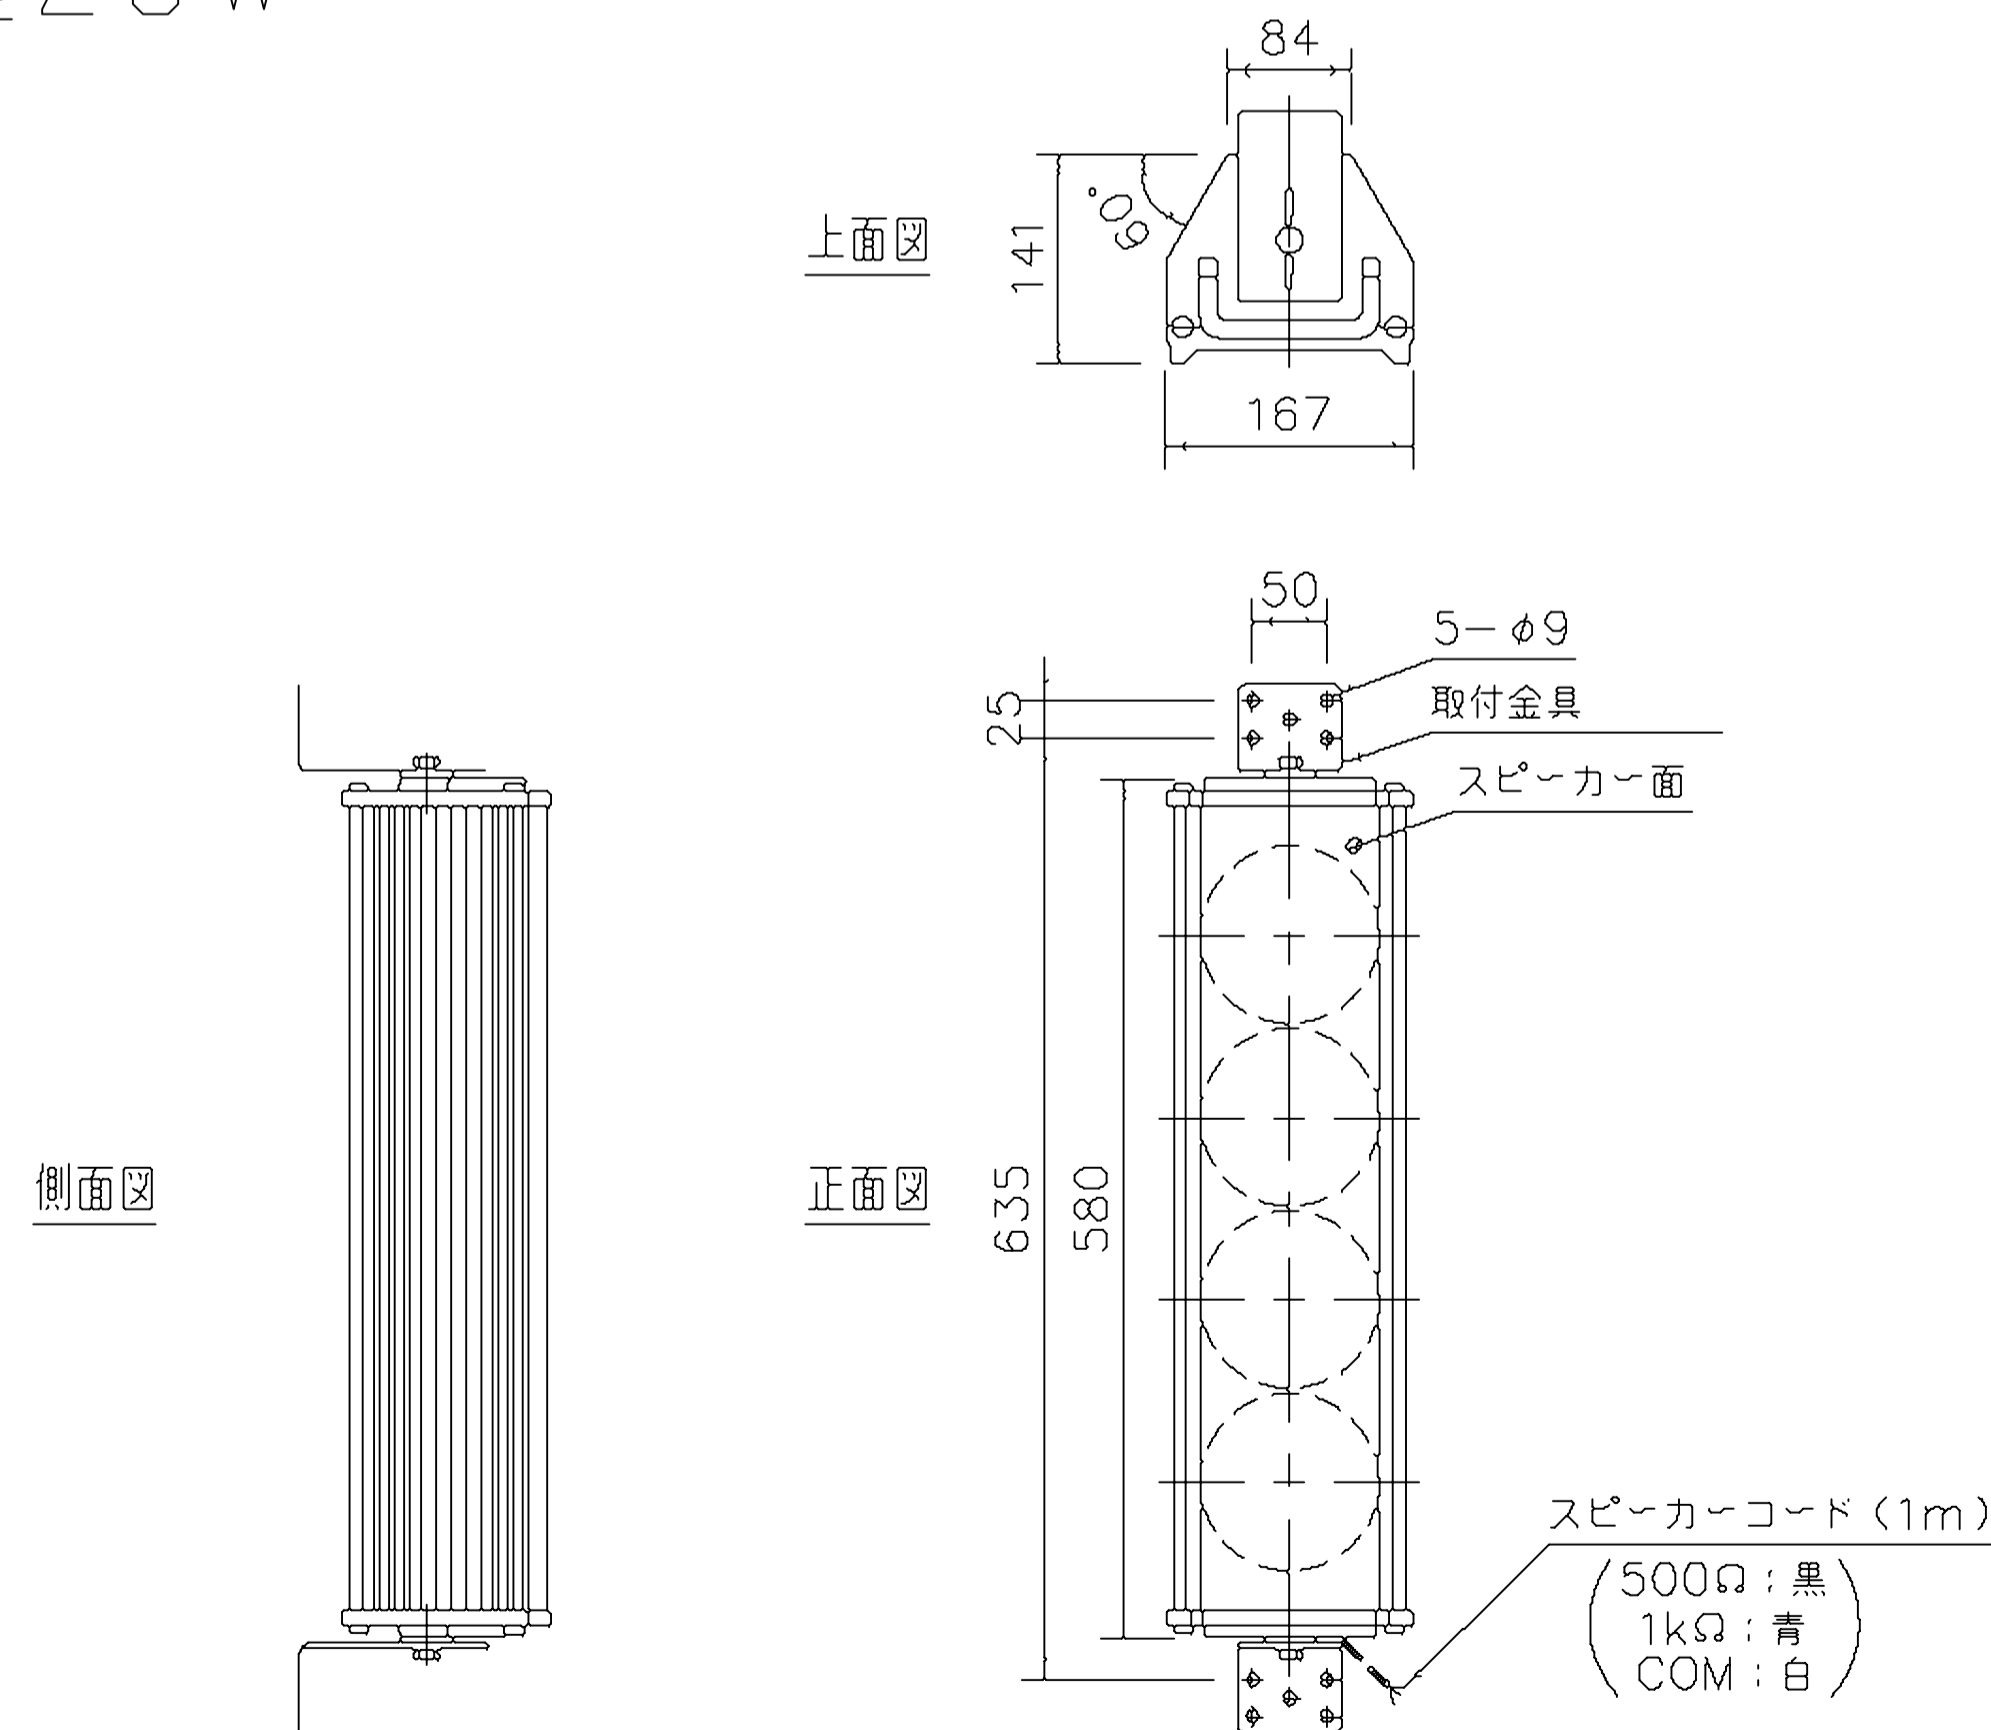


バックスタンド、ロイヤル屋根下、ダックアウト（1か所のみ） 8台 倉庫 2台

天井埋め込み3W

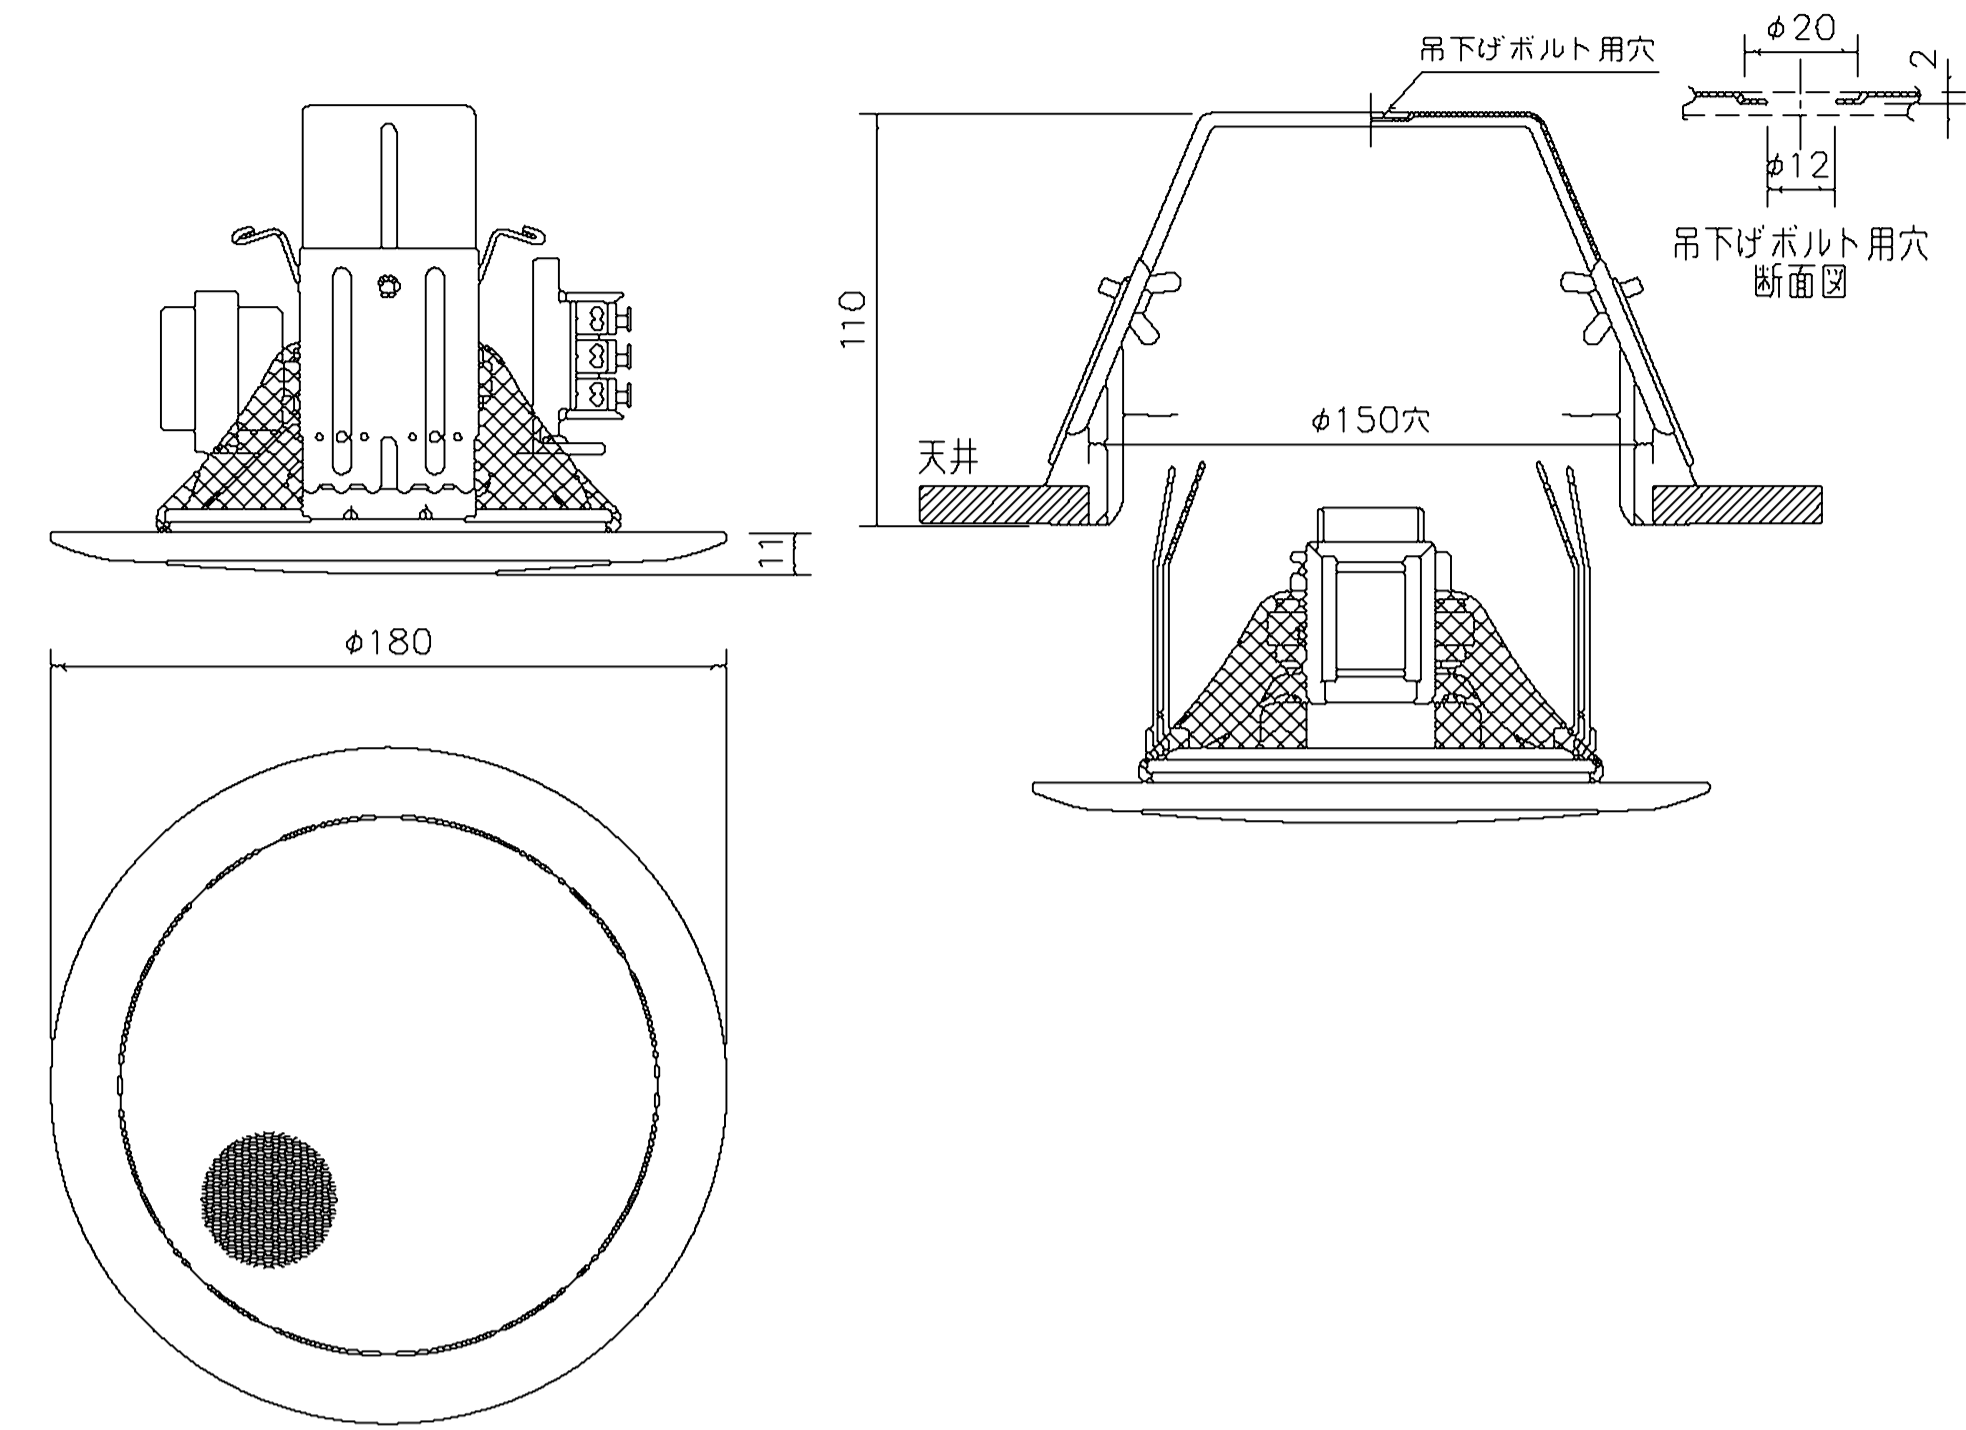




各部屋に設置 18台
防滴型15W

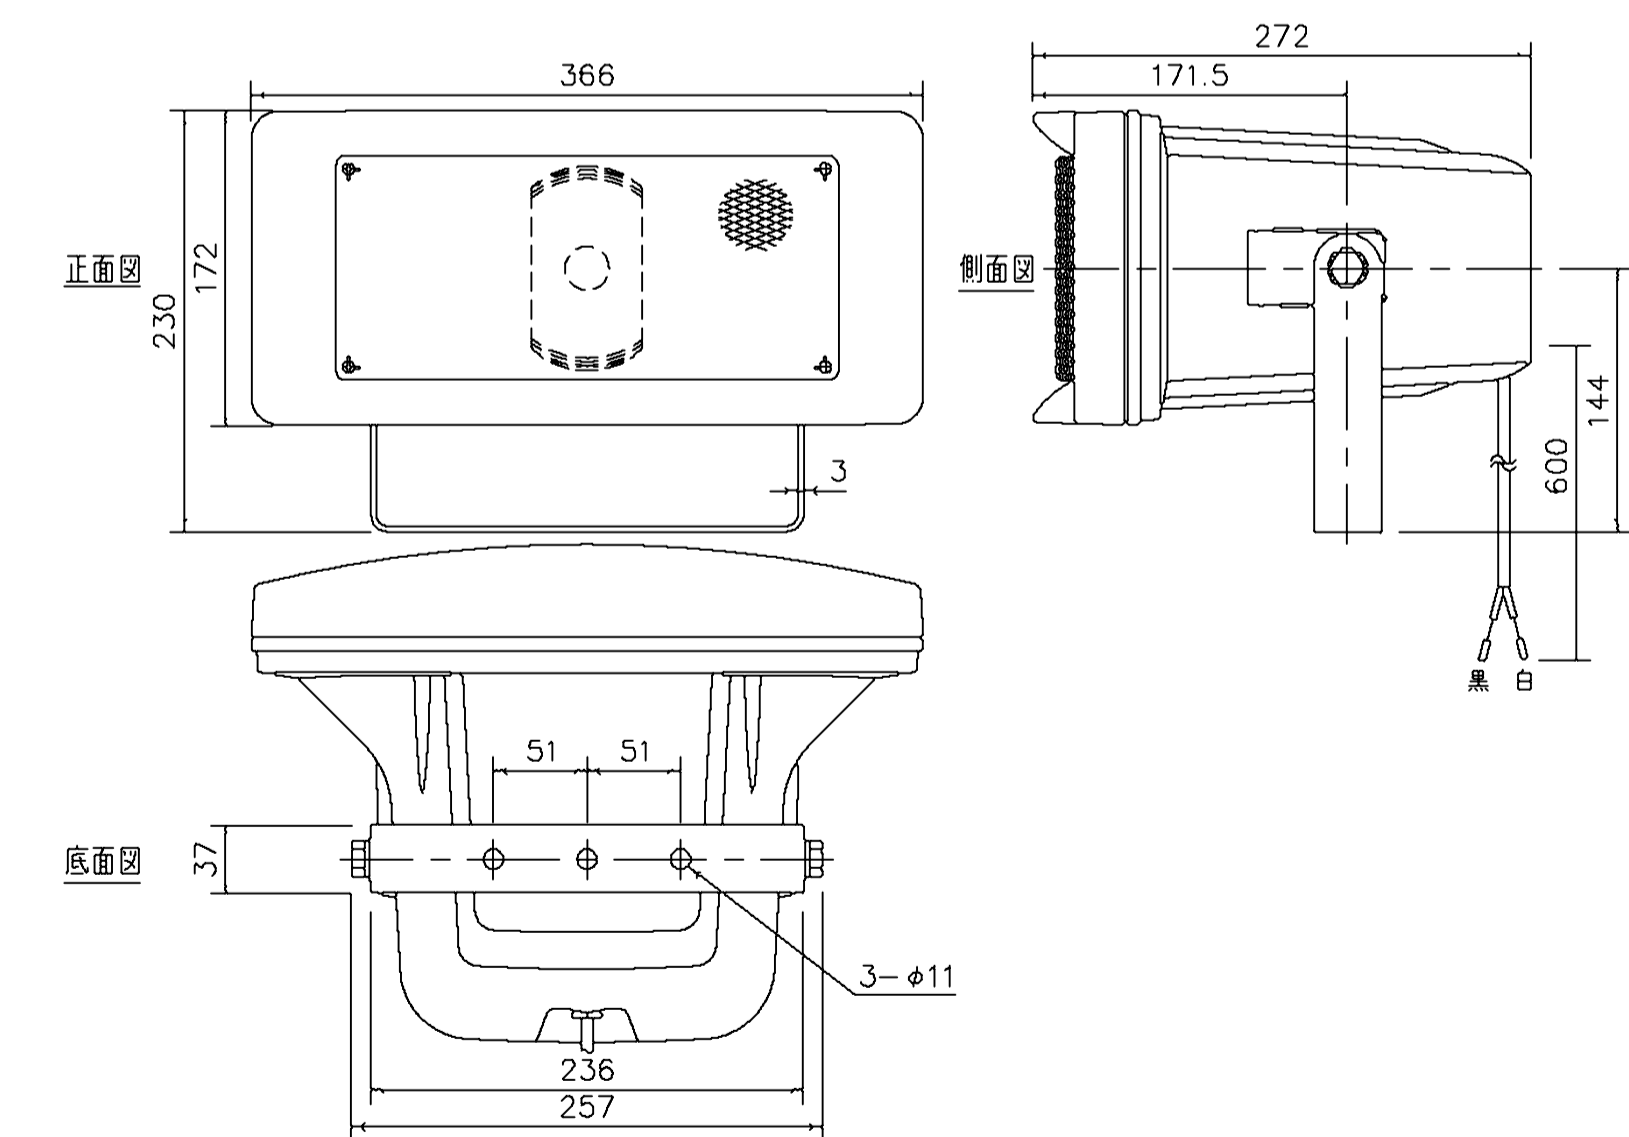


工事名	三ツ沢公園陸上競技場放送設備改修工事		
図面名	機器外形図(1)	番号	6/8
縮尺	-	年月日	20年10月
環境創造局設備課			

ミキサー


防滴型30W

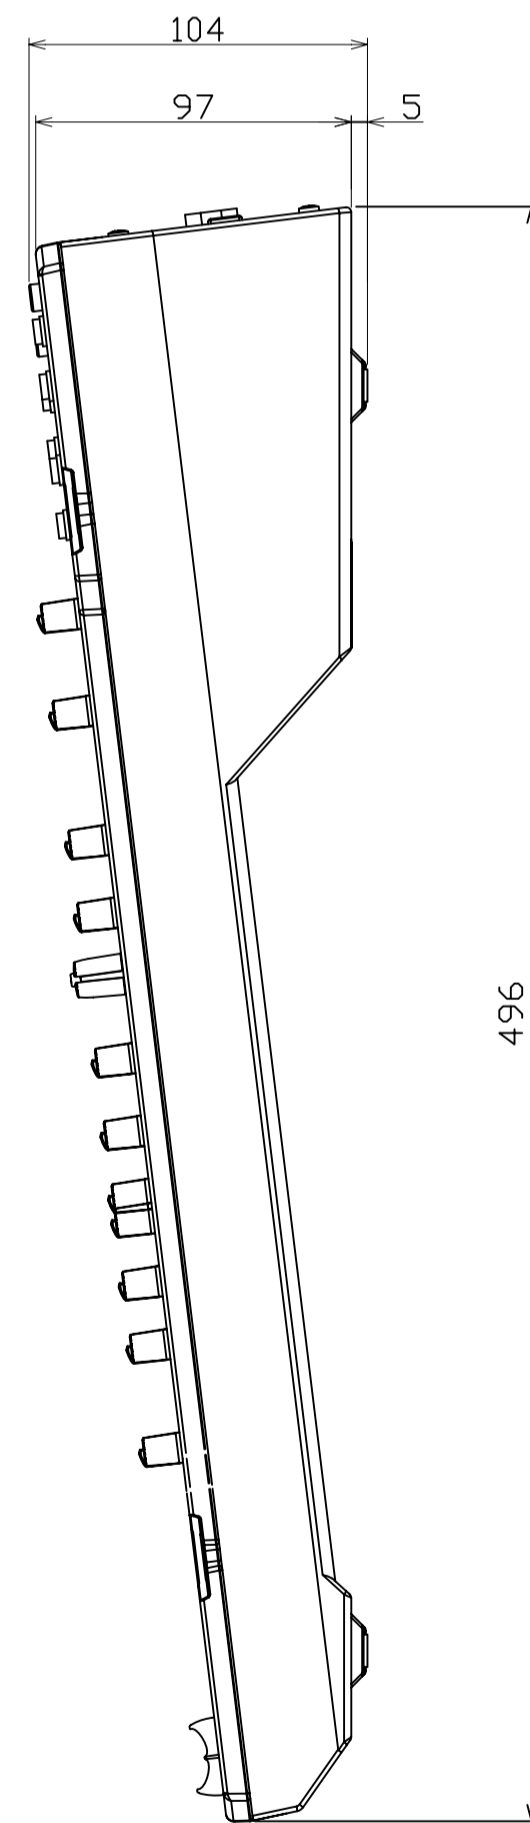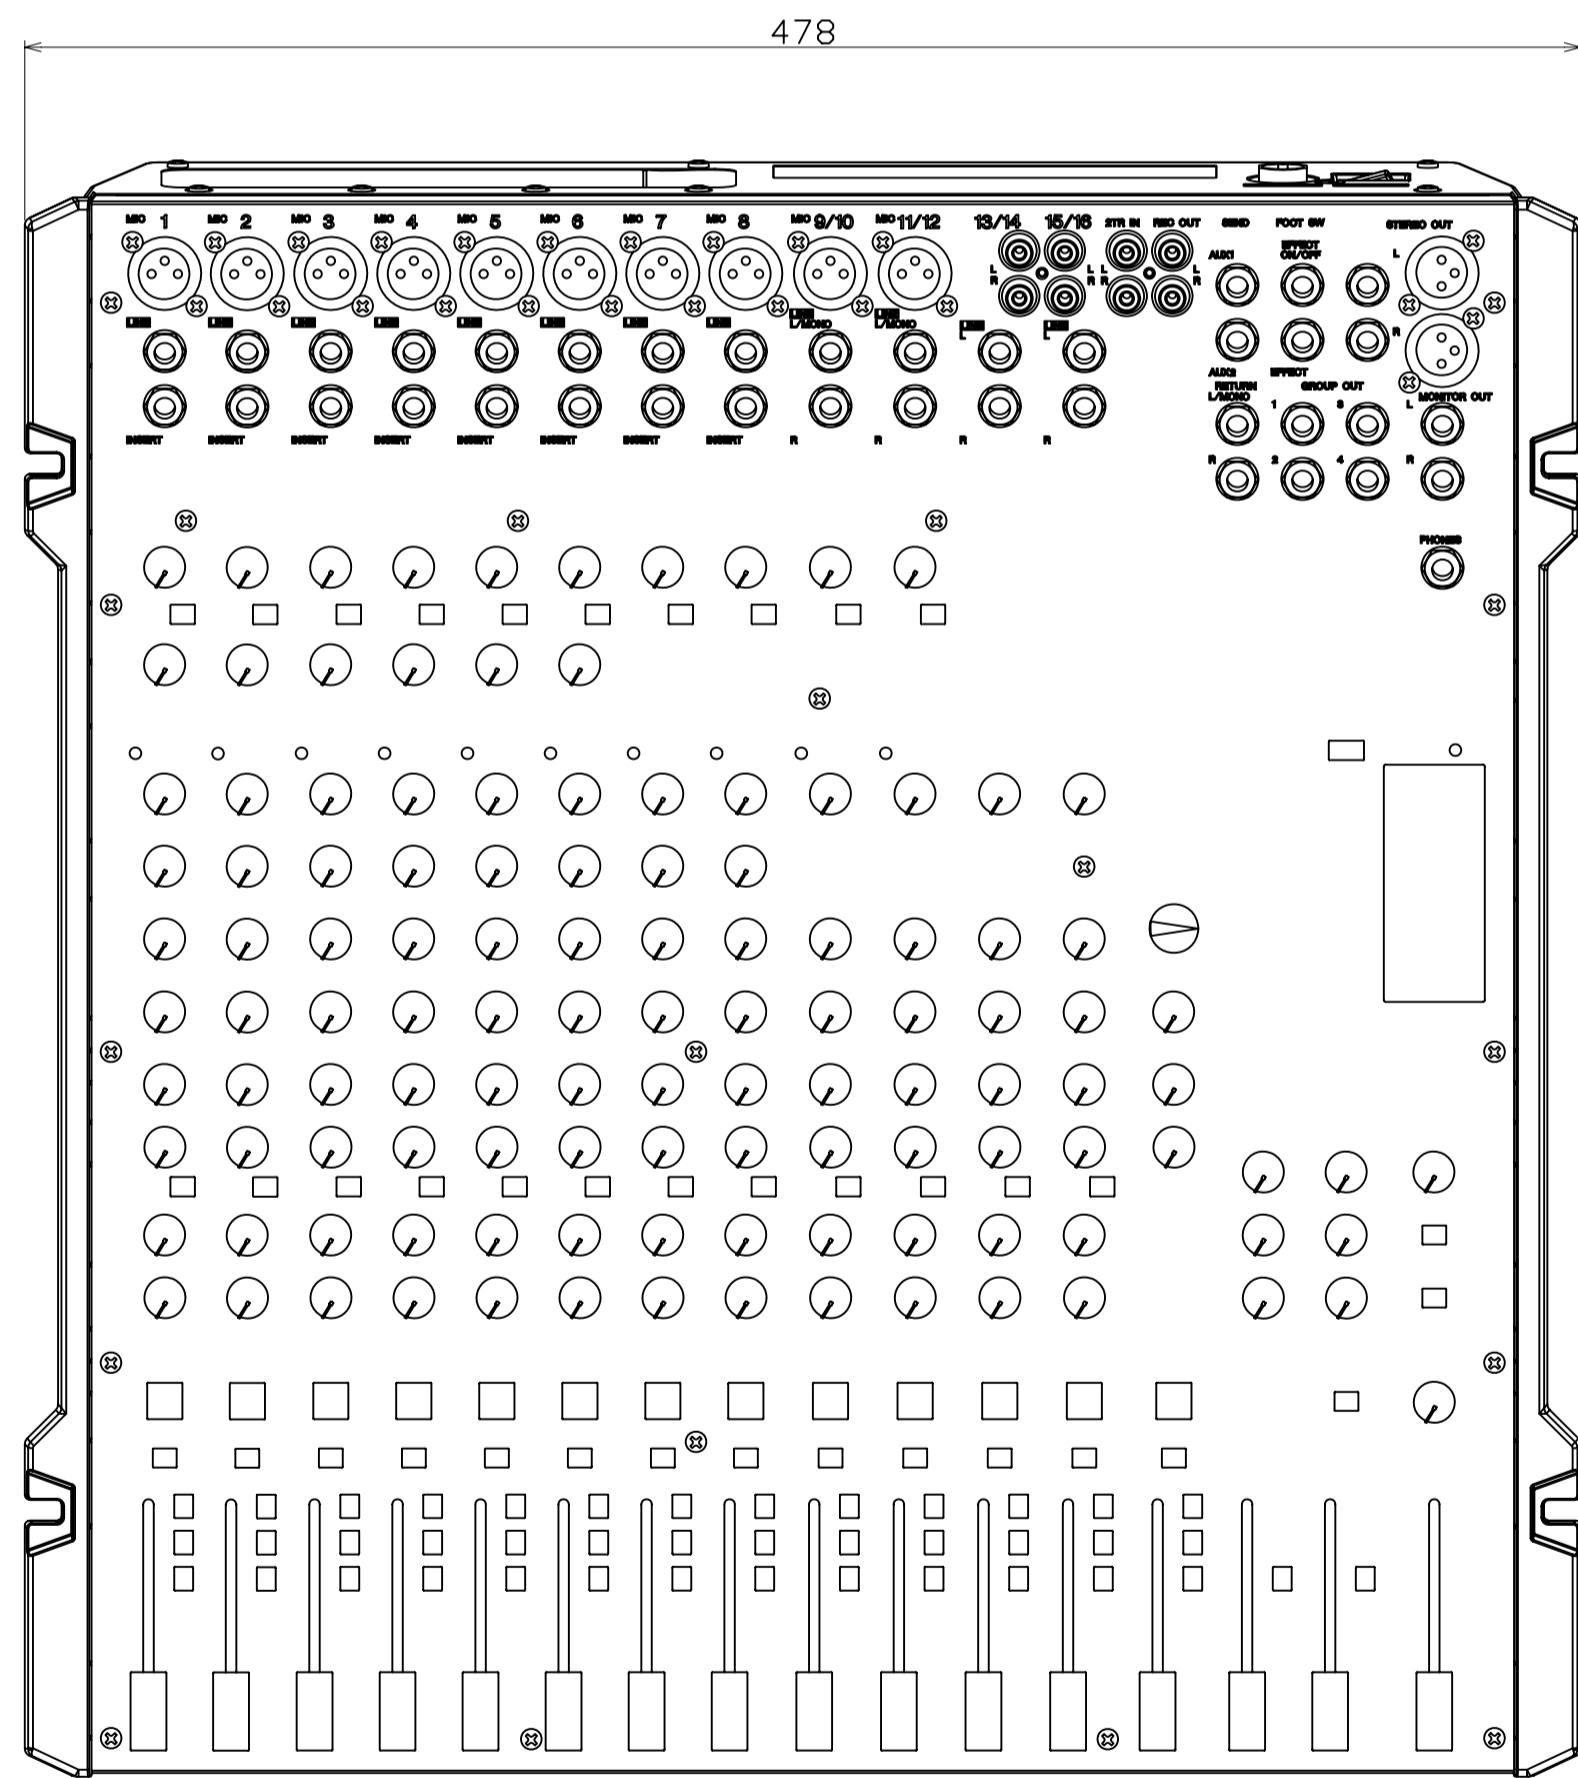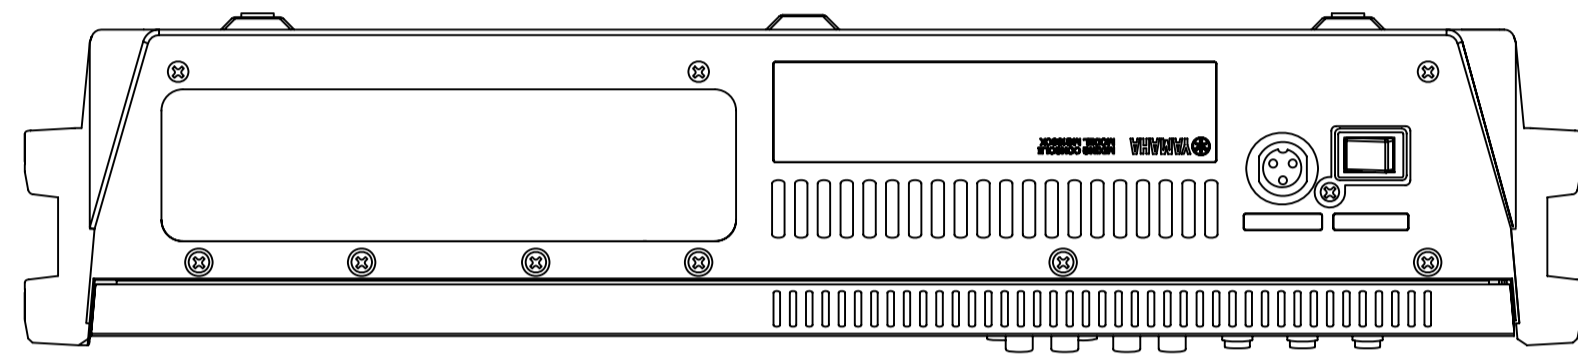

上面図

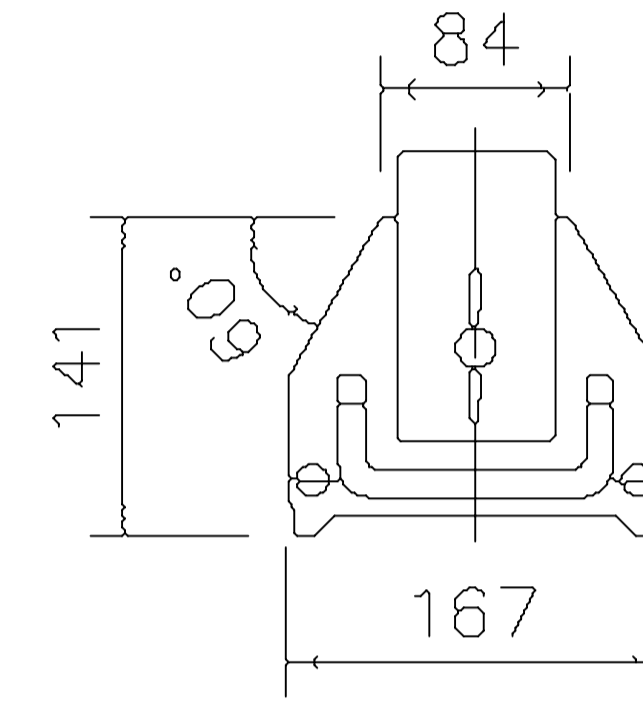


正面図

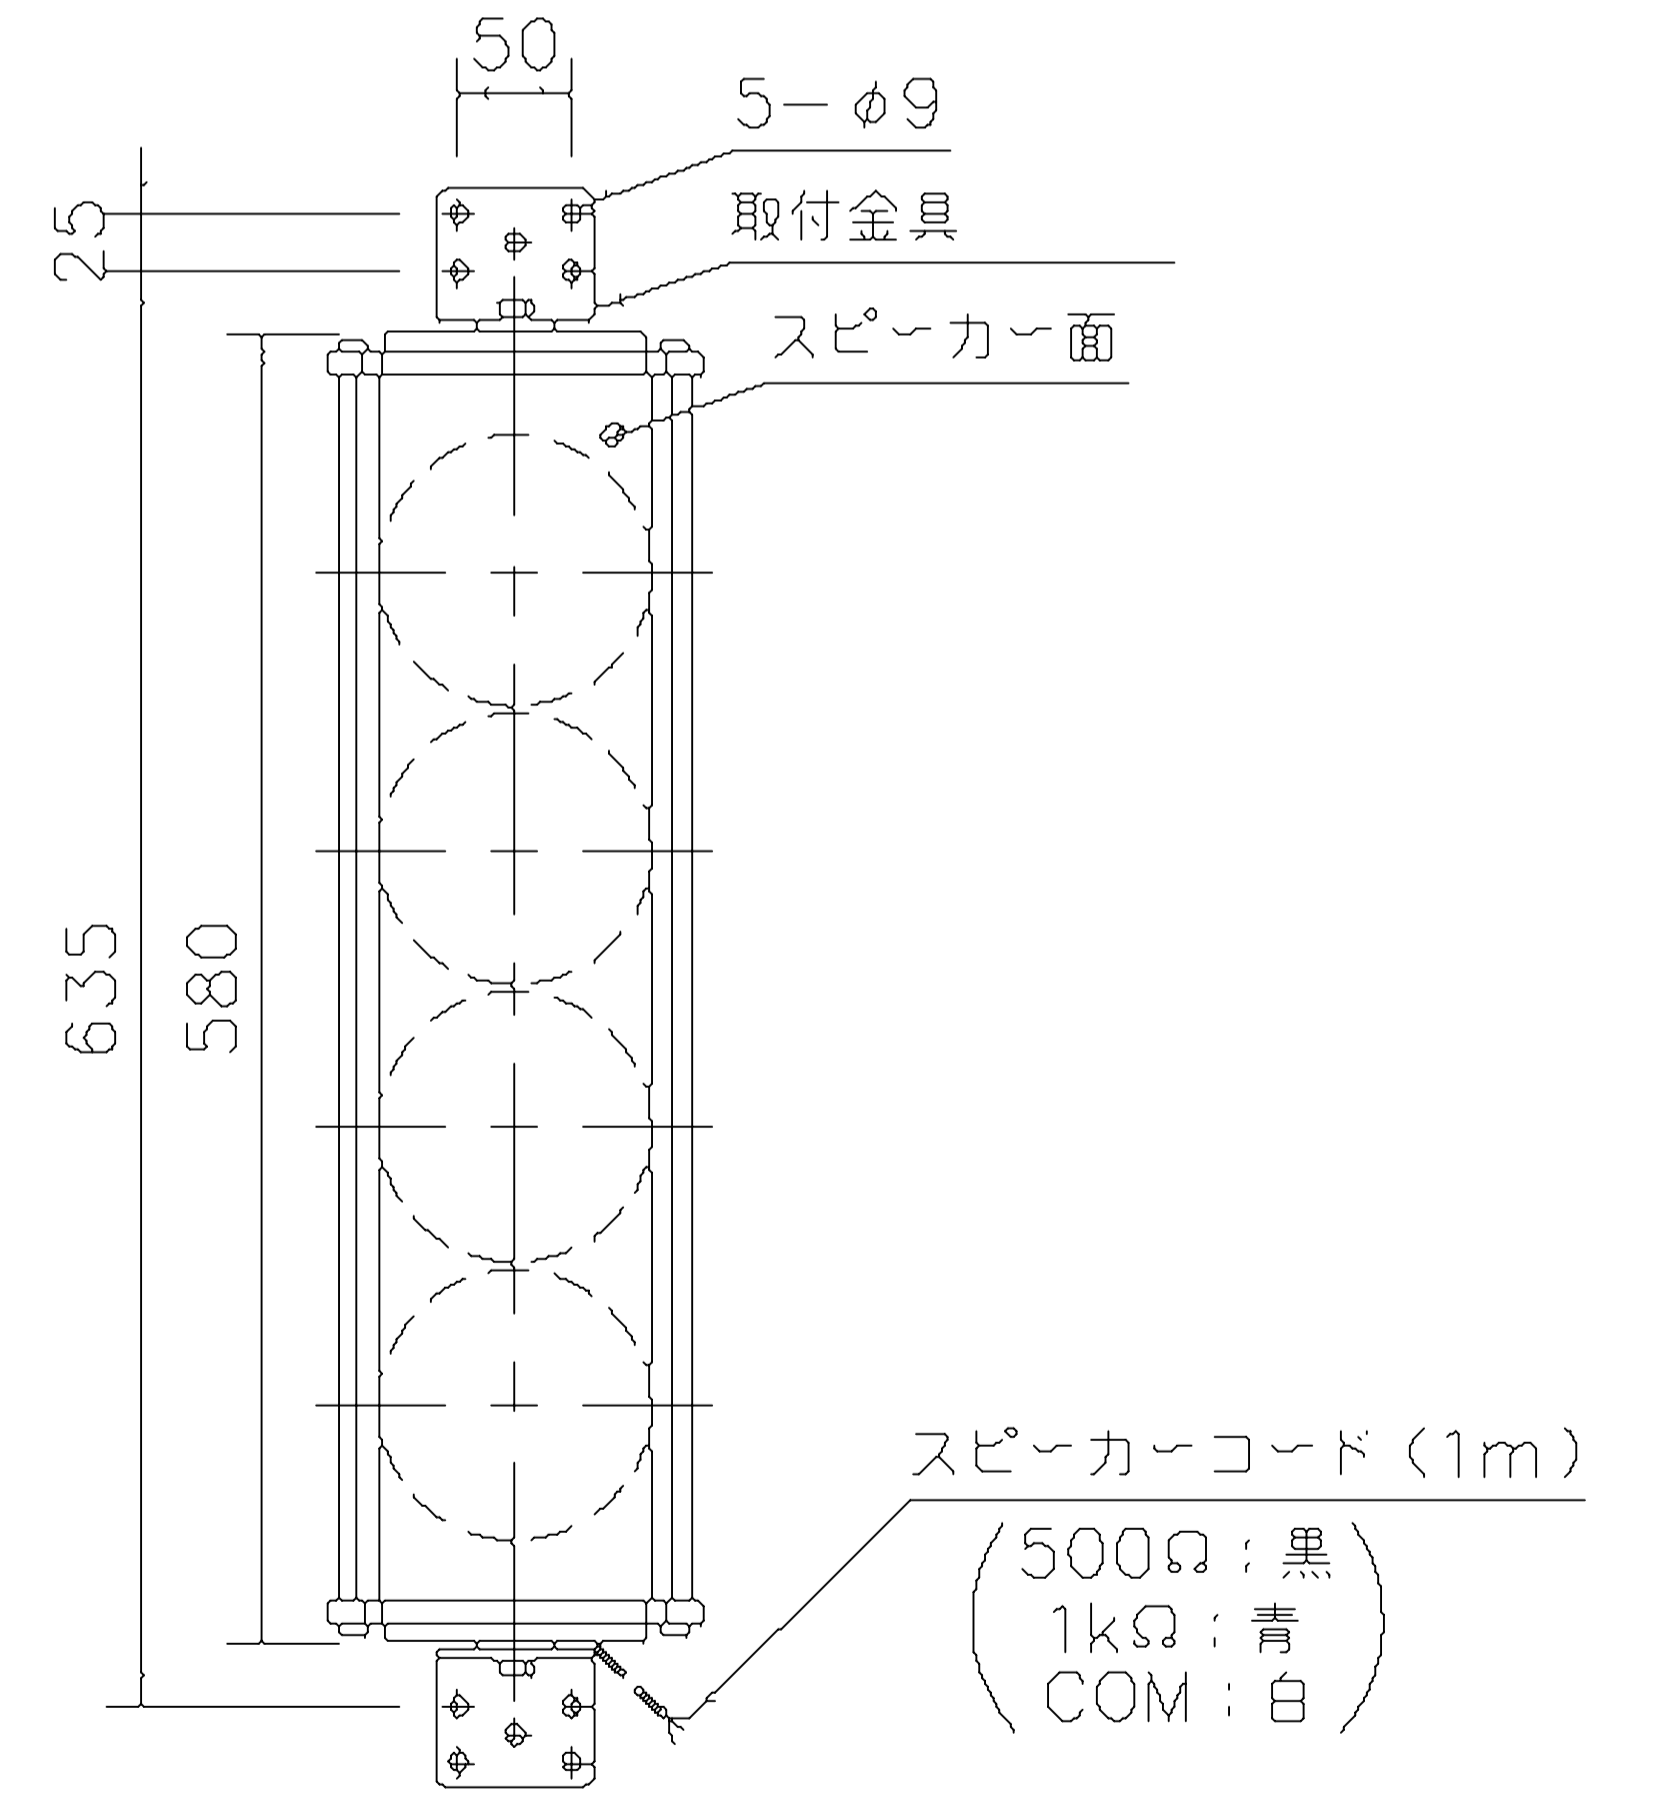

放送室音響機器架に収納 4台

メインスタンド上部鋼管柱に設置 4台

工事名	三ツ沢公園陸上競技場放送設備改修工事		
図面名	機器外形図(2)	番号	7/8
縮尺	-	年月日	20年10月
環境創造局設備課			

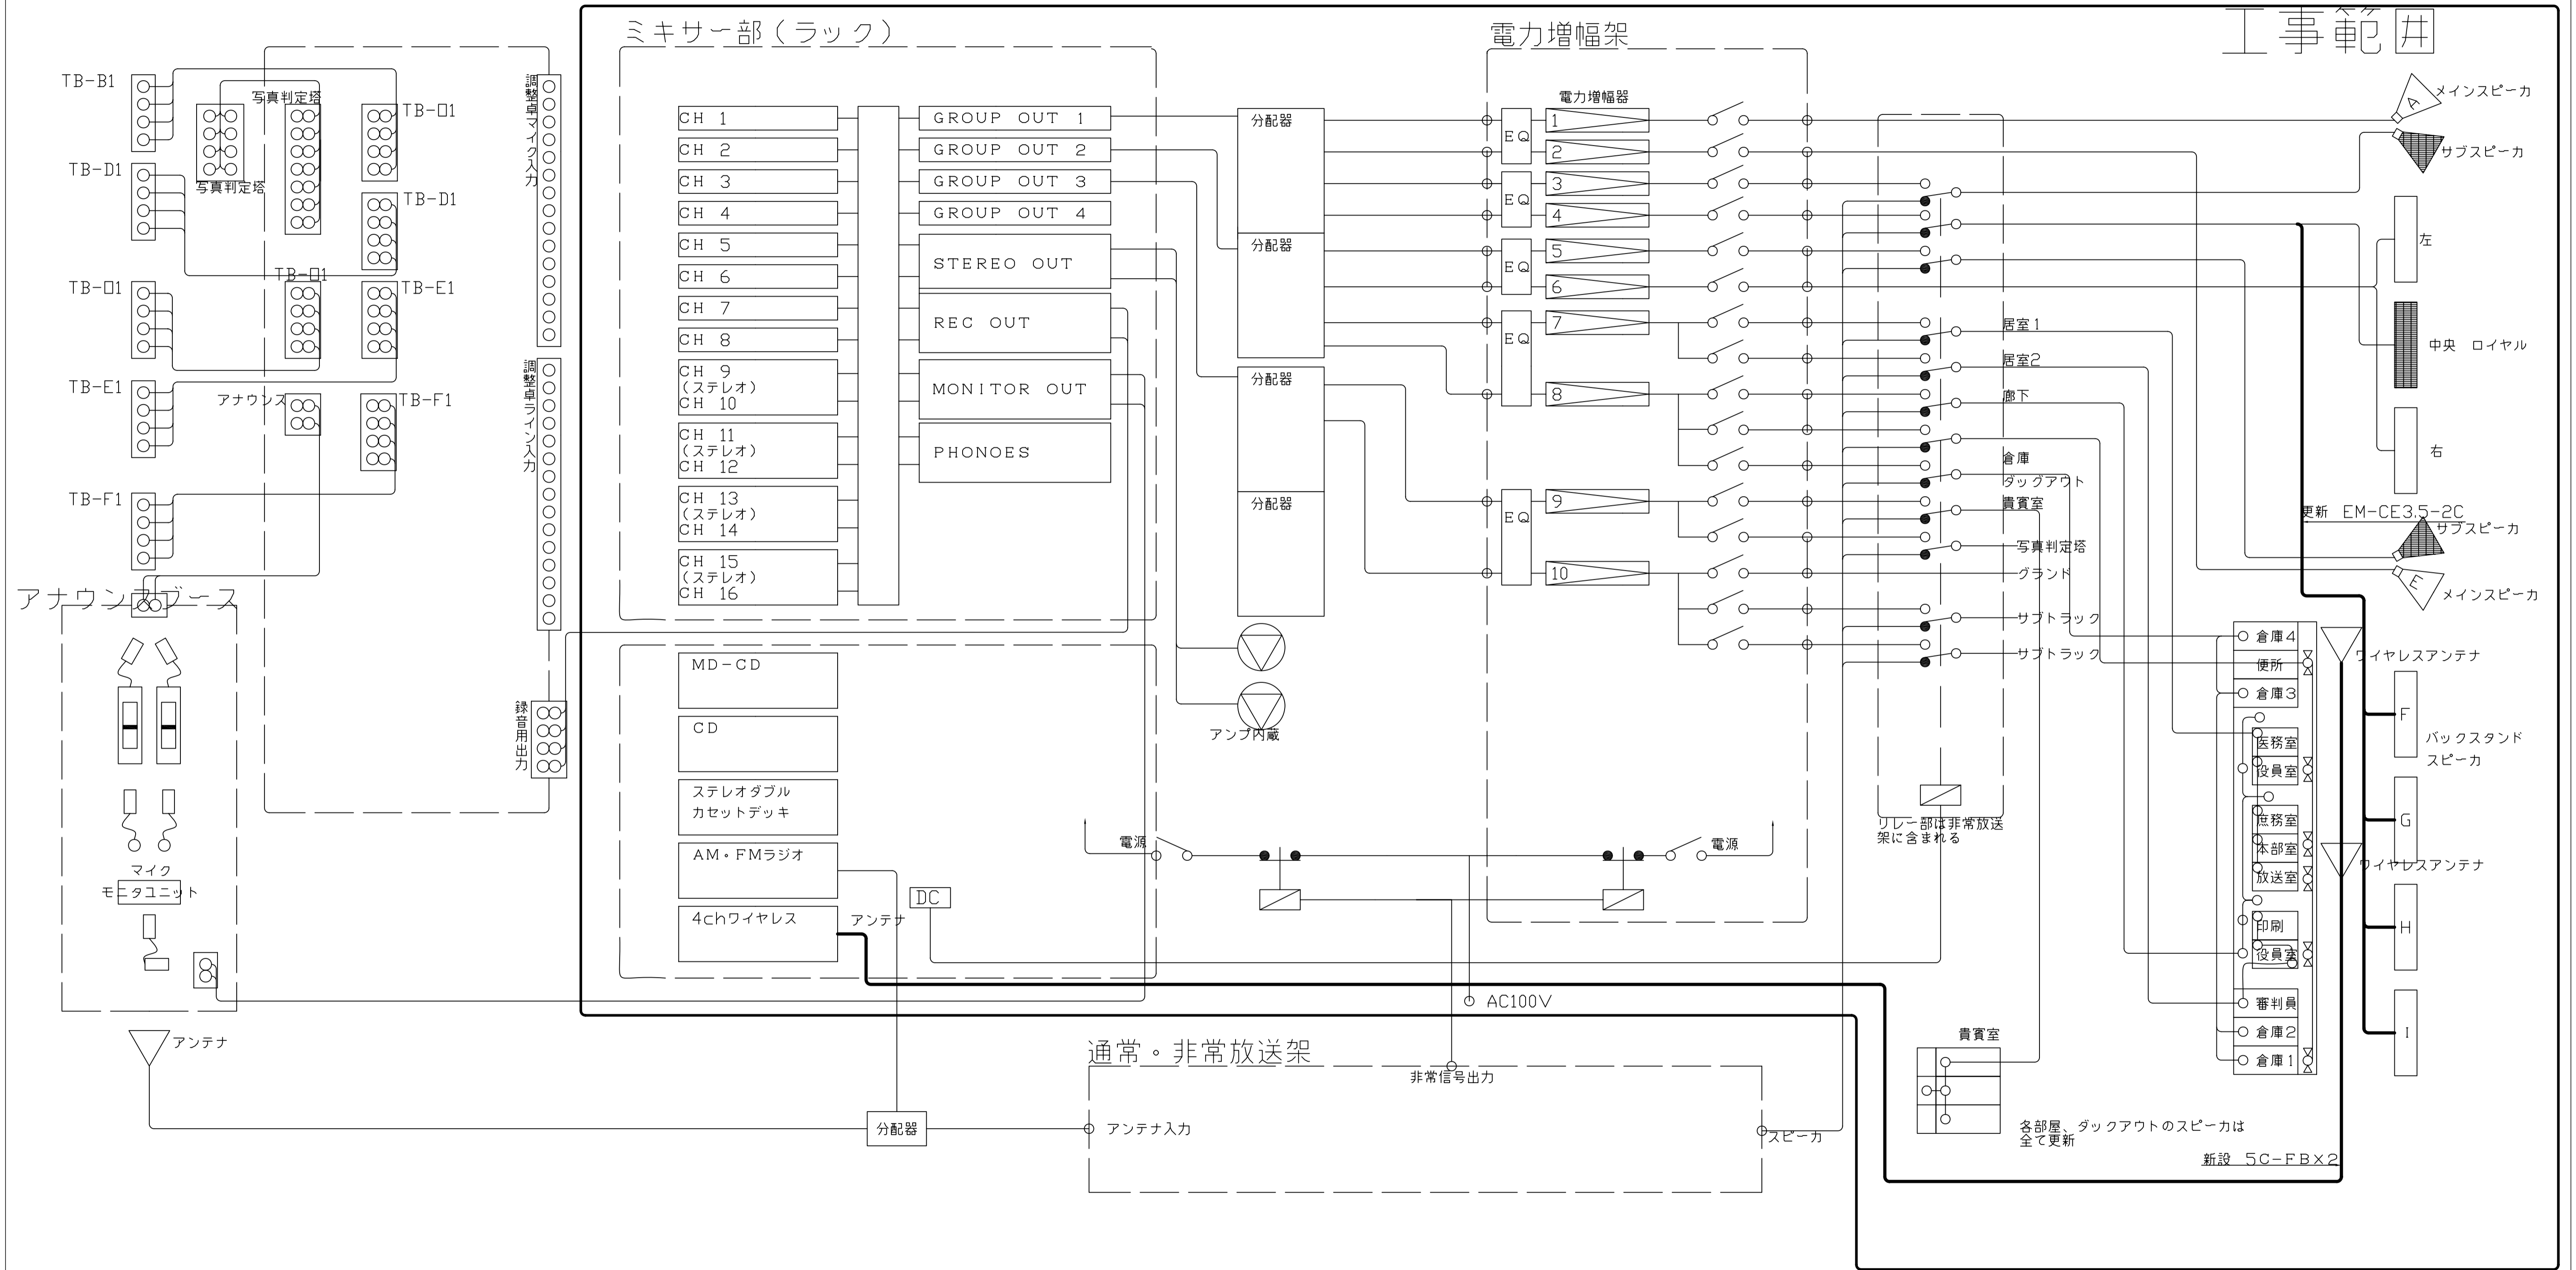

工事名	三ツ沢公園陸上競技場放送設備改修工事		
図面名	系統図 (改修後)	番号	8/8
縮尺	-	年月日	20年10月
環境創造局設備課			