

樽町中学校 仮設校舎設置工事

図面番号	図面名称	縮尺	図面番号	図面名称	縮尺
A-01	表紙・図面リスト	N.S	E-01	参考図(照明器具姿見図)	N.S
A-02	敷地概要、案内図、配置・仮設計画図(参考)	1/600	E-02	参考図(1階・2階照明設備図)	1/150
A-03	全体各階平面図(参考)	1/600	E-03	参考図(1階・2階コンセント設備図)	1/150
A-04	1階・2階平面計画図(参考)	1/150	E-04	参考図(1階・2階弱电設備図)	1/150
A-05	仮設校舎 各室備品リスト	N.S	E-05	参考図(1階・2階幹線・動力設備図)	1/150
A-06	校舎 立面図(参考モジュール)	1/150	E-06	参考図(1階・2階消防設備図(自火報))	1/150
A-07	校舎 断面図(参考モジュール)	1/150	E-07	参考図(1階・2階消防設備図(誘導標識))	1/150
A-08	インフラ盛替え計画図(参考)	N.S	E-08	参考図(1階・2階放送設備図)	1/150
A-09	諸元表(参考)	N.S	E-09	参考図(盤図)	N.S
S-01	参考図(基礎概略図)	1/150	K-01	参考図(換気設備機器表)	N.S
S-02	参考図(基礎リスト)	1/40	K-02	参考図(換気設備図)	1/150
S-03	参考図(基礎梁リスト)	1/40	M-01	参考図(空調設備機器表)	N.S
			M-02	参考図(空調設備図)	1/150
			M-03	参考図(給排水設備図)	1/150

横浜市教育委員会事務局				工事名	樽町中学校仮設校舎設置工事									
年月日				令和8年3月	縮尺	-								
設計者				図面名称				表紙・図面リスト						
株式会社 国設計				一級建築士第214562号	中川 敬枝	施設番号	棟番号	完成年度	年度	種類	図面枚数	図面番号		
												A-01		

<敷地概要>	
敷地住所	横浜市港北区榊町四丁目15番1号
用途地域	準工業地域
防火地域	準防火地域/22条区域
敷地面積	16,407.56㎡
建蔽率/容積率	建蔽率60% 容積率200%
高度地区	第5種高度地区
緑化協議	敷地面積1000㎡以上の公共建築物→20%以上
日影規制	高さが10mを超える建築物/4.0m/5時間/3時間
前面道路	第42条1項1号道路
床面積・建築面積	仮設校舎: 1階床・建築面積372.96㎡+2階372.96㎡=延べ床面積745.92㎡ 渡り廊下: 床・建築面積45㎡

凡例

工事エリア

交通誘導員配置位置を示す。

敷鉄板 厚22

仮囲い:フラットパネル H=3.0m

キャストゲート 1か所

避難経路/校内移動経路(学校動線)

工事搬出入経路

工事完了後二方向避難

既存防球ネット

既存旗ポール3基

学校出入口

工事進入口

特記事項

・仮囲い、交通誘導員の配置は参考とし、横浜市及び学校関係者と協議の上、位置を決定する。

・大型車両搬出入時、交通誘導員を2名配置し、学校関係者と協議の上、位置を決定する。

・敷鉄板(t22)の詳細な位置は横浜市と協議の上、決定する。

・既存防球ネット撤去新規やりかえ及び旗ポール一時撤去再設置を行う。場所等詳細は横浜市及び、学校関係者と協議の上、決定する。

※渡り廊下の施工時期に関して、横浜市と既存校舎増築工事工程との調整を行った上で、決定する。

※増築校舎増築予定地には、配管の切り直し等行わないこと。


【工事場所】榊町中学校
横浜市港北区榊町四丁目15番1号

案内図


■ 接道長さ

位置	接道長さ
北門	7,655
	16,265
	2,668
北側道路	44,223
西側道路	3,128
南側道路	104,267
	3,631
	12,396
	20,061
	5,706
	10,756
	8,163
	13,854
	13,995
	27,539
東側道路	1,828
	44,978
	104,397
計	445,510


横浜市教育委員会事務局		工事名	榊町中学校仮設校舎設置工事		
年月日	令和8年3月	縮尺	A3: S=1/600 A1: S=1/300	図面名称	敷地概要、案内図、配置・仮設計画図(参考)
設計者		施設番号	棟番号	床面積	図面番号
株式会社 国設計		一級建築士第214562号	中川 敬哉		A-02

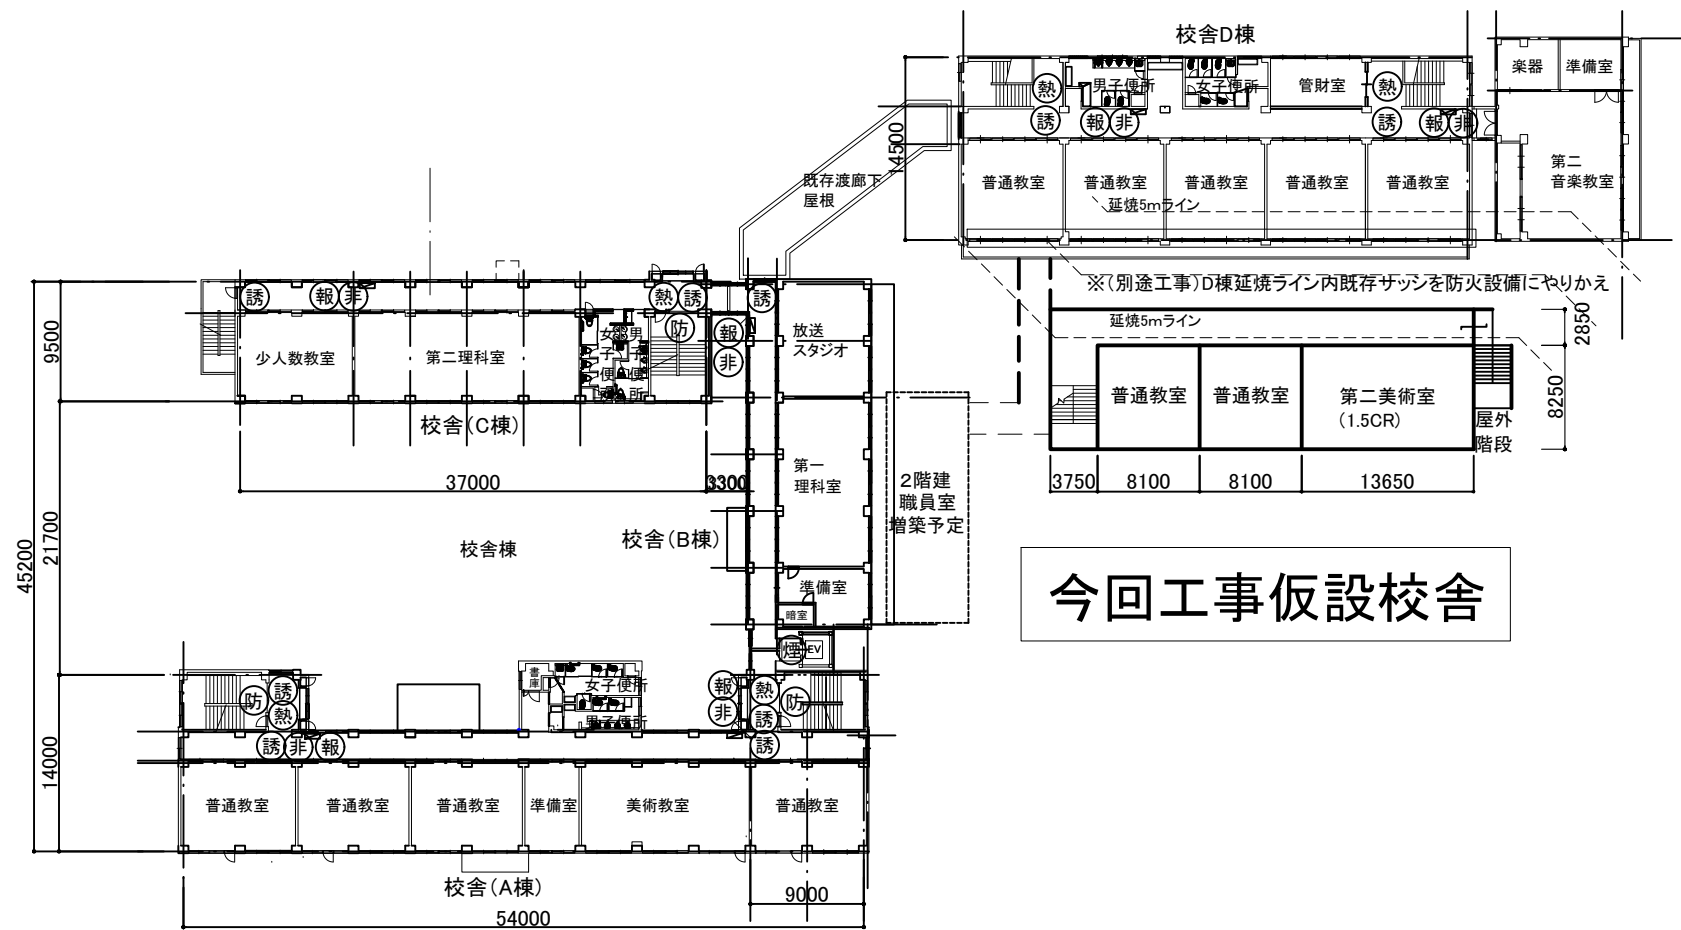


2階平面図 S=1/600

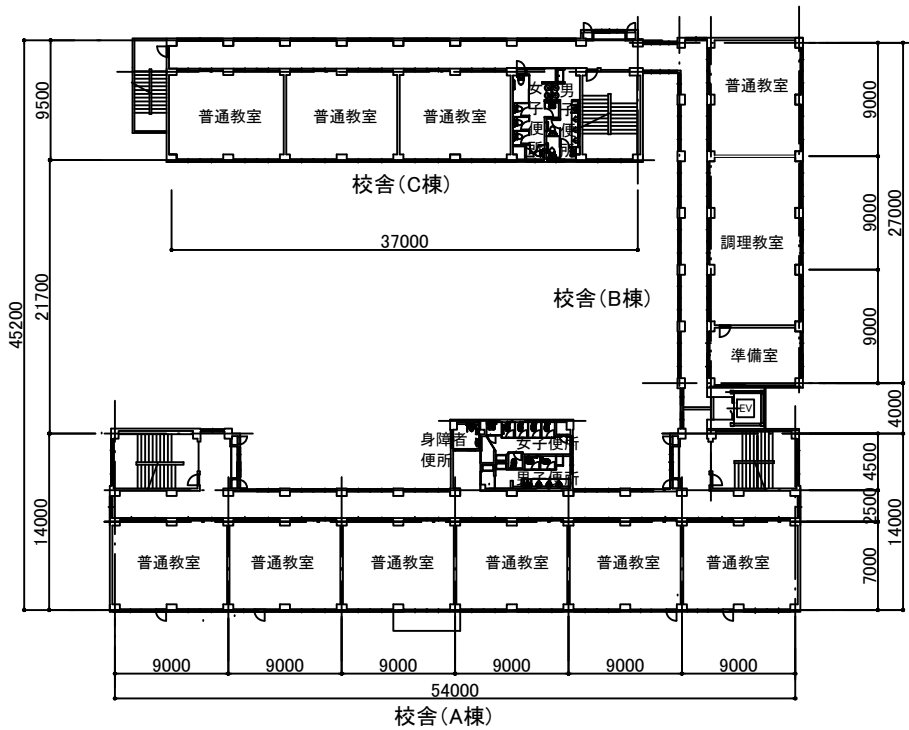

全体3階平面図

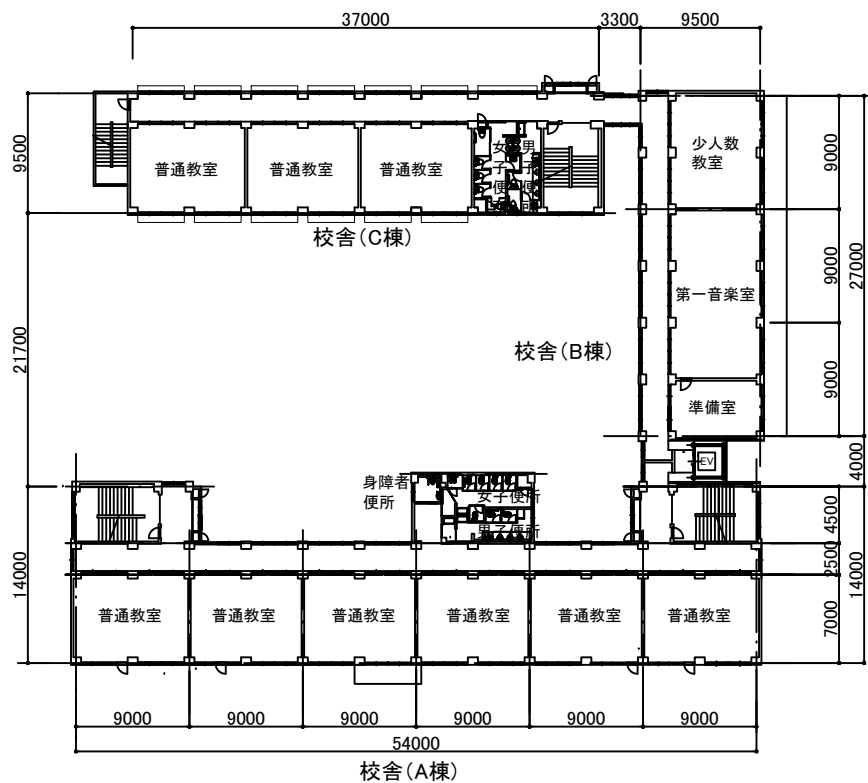

全体4階平面図

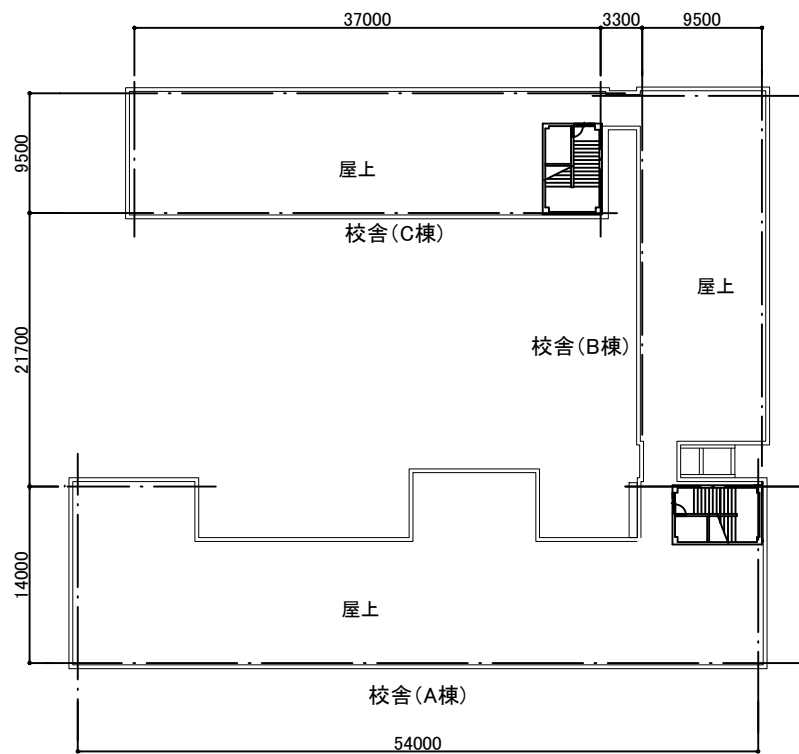

全体屋上平面図

1階各室 備品リスト

備 品 リ ス ト 図書室								工事区分		
No	備 品	数	W	D	H	備 考	工事教育			
①	書架	1	1,740	×	330	×	1,100	G-352	○	
②	整理戸棚(下段)	1	1,760	×	400	×	980	G-211A	○	
③	整理戸棚(上段)	1	1,760	×	400	×	880	G-215A	○	
④	書架	7	1,720	×	330	×	760	G-470	○	
⑤	書架	4	1,600	×	240/330	×	2,655	G-472	○	
⑥	掃除用具入	1	600	×	400	×	1,700	G-280	○	
⑦	書架	1	1,645	×	240	×	2,040	G-350	○	
⑧	書架	6	1,740	×	240	×	2,040	G-351	○	
⑨	アルミ枠掲示板	2	600	×	1,200			G-680A	○	
⑩	日本十進分類表示板	1	600	×	900			G-814	○	
⑪	フライングキャビネット	1	387	×	620	×	1,335	J-143	○	
⑫	複式書架	6	1,800	×	480/900	×	1,350	J-452	○	
⑬	複式書架(文庫本用)	12	1,800	×	280/600	×	1,350	J-453	○	
⑭	室名札	1	平付けタイプ					I-204B	○	
⑮	カウンター	2						K-450		○
⑯	カウンター	1						K-410-3		○
⑰	片袖机	1	1,060	×	730	×	750	K-109		○
⑱	職員用椅子	1						K-110-2		○
⑲	つい立	1	1,800	×	1,500			K-130		○

[illegible][illegible]

備 品 リ ス ト 男 子 ・ 女 子 便 所 、 前 室					工事区分
No	備 品	数	W D H	備 考	工事教育
①	大便器用手すり	2	ステンレス製	I-212A	○
②	小便器用手すり	1	ステンレス製	I-212B	○
③	洗面カウンター用手すり	2	ステンレス製	I-213C	○
④	洗面カウンター	1	2,300 × 600 × 650~800	既製品	○
⑤	洗面カウンター	1	2,650 × 600 × 650~800	既製品	○
⑥	姿見	2	450 × 1,300	G-832	○
⑦	モップ掛けフック	1		図示による	○
⑧	棚	1		図示による	○
⑨	鏡	2	450 × 800	既製品	○
⑩	小学校:ピクトサイン	2	持出しタイプ	図示による	○
	中学校:ピクトサイン	2	平付けタイプ	図示による	○


2階各室 備品リスト

備 品 リ ス ト 普通教室(室数2)						工事区分	
No	備 品	数	W	D	H	備 考	工事教育
①	曲面黑板	1	3,600	x	1,200	G-630	○
②	生徒用ロッカー	1	1,215	x	400 x 1,700	G-511D	○
③	生徒用ロッカー	2	2,405	x	400 x 1,700	G-511C	○
④	掃除用具入	1	450	x	400 x 1,700	G-520	○
⑤	ホワイトボード	1	900	x	900	G-611A	○
⑥	室名札	1	平付けタイプ			I-204B	○
⑦	ピクチャーレール	1	L=7,100			I-209C	○
⑧	教卓	1				K-101	○
⑨	机	40				K-301	○
⑩	椅子	40				K-301	○
⑪	教師用丸椅子	1				K-102	○
⑫	チリ箱	1	図示表記なし			K-104	○


備 品 リ ス ト 美 術 教 室							工事区分
No	備 品	数	W	D	H	備 考	工事教育
①	黒板	1	3,600	x	1,200	G-610	○
②	窓下作業台	1	3,000	x	625 x 760	G-483B	○
③	一槽流し	1	1,650	x	610 x 660	G-136 湯×1 水×2	○
④	一槽流し	2	1,650	x	610 x 660	G-121 湯×1 水×3	○
⑤	作業台	1	2,450	x	625 x 760	G-484	○
⑥	イーゼル収納戸棚	2	1,200	x	600 x 2,600	G-417	○
⑦	掃除用具入	1	600	x	400 x 1,700	G-280	○
⑧	ショーケース	1	1,740	x	500 x 2,040	G-332	○
⑨	展示棚	2	1,740	x	500 x 2,040	G-320B	○
⑩	収納戸棚	1	1,645	x	500 x 2,040	G-315A	○
⑪	ピクチャーレール	1				I-209A	○
⑫	給湯器カバー	1				I-105A	○
⑬	室名札	1	平付けタイプ			I-204B	○
⑭	教師用美術机	1				K-455	○
⑮	生徒用美術机	40				K-159	○
⑯	椅子	40				K-301	○
⑰	教師用丸椅子	1				K-102	○
⑱	チリ箱	3	図示表記なし			K-104	○




Y1通り立面図 S:1/150

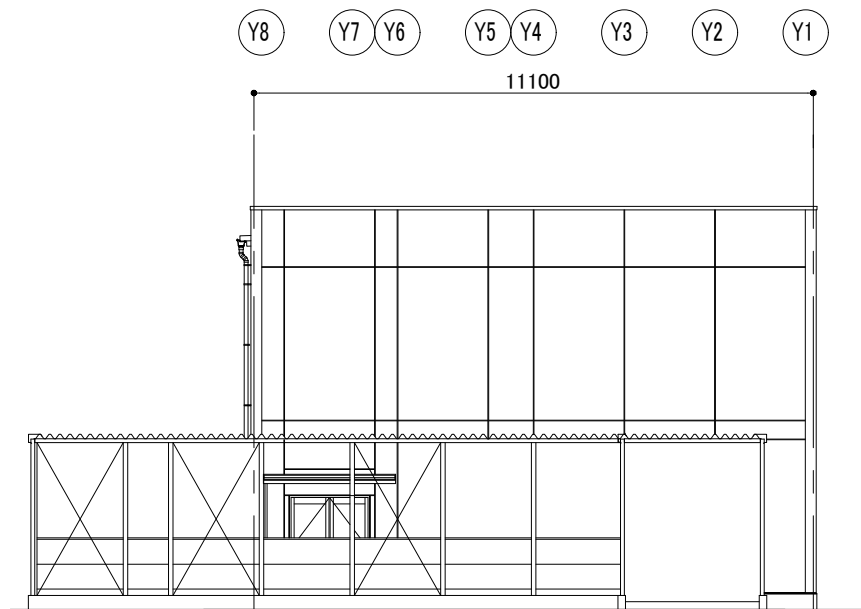

X1通り立面図 S:1/150


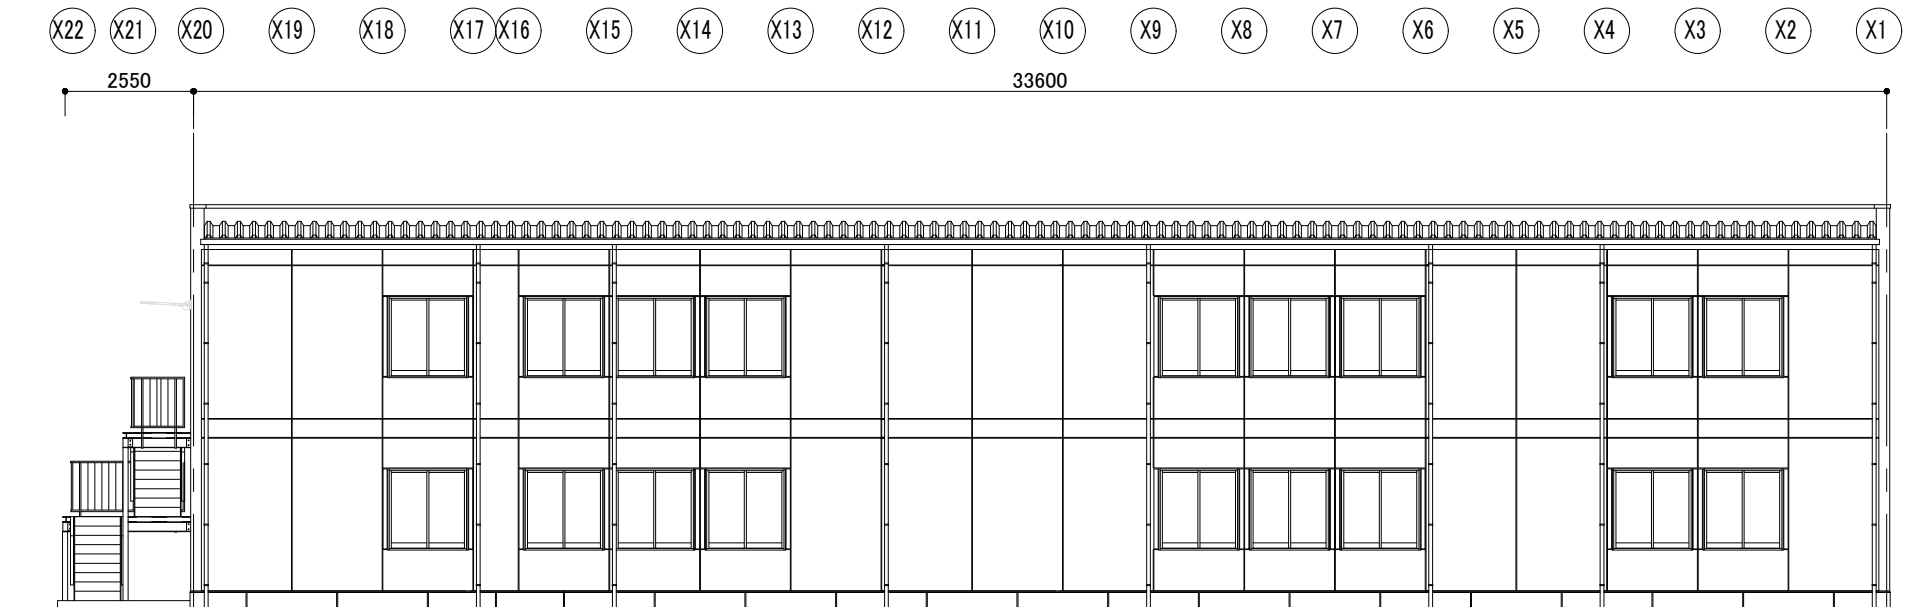


Y8通り立面図 S:1/150

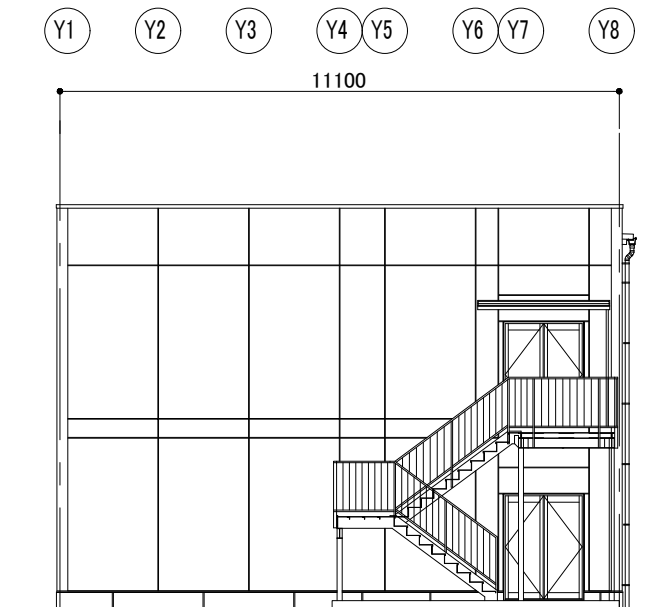


X20通り立面図 S:1/150

横浜市教育委員会事務局			工事名	榎町中学校仮設校舎設置工事				
年月日	令和8年3月	縮尺	A3: S=1/150 (A1: S=1/75)		図面名称	校舎 立面図(参考モジュール)		
設 計 者			施設番号	棟番号	床面積	棟数	棟面積	図面番号
株式会社 国設計			一般建築士業214592号	中川 敬哉				A-06

  

横浜市教育委員会事務局				工事名 樟町中学校仮設校舎設置工事	
年月日 令和8年3月 縮尺 A3:S=1/150 (A1:S=1/75)				図面名称 校舎 断面図 (参考モジュール)	
設計者 株式会社 国設計				施設番号	
一級建築士業務第14562号 中国 登録				棟番号	年度
				種類	図面番数
					A-07

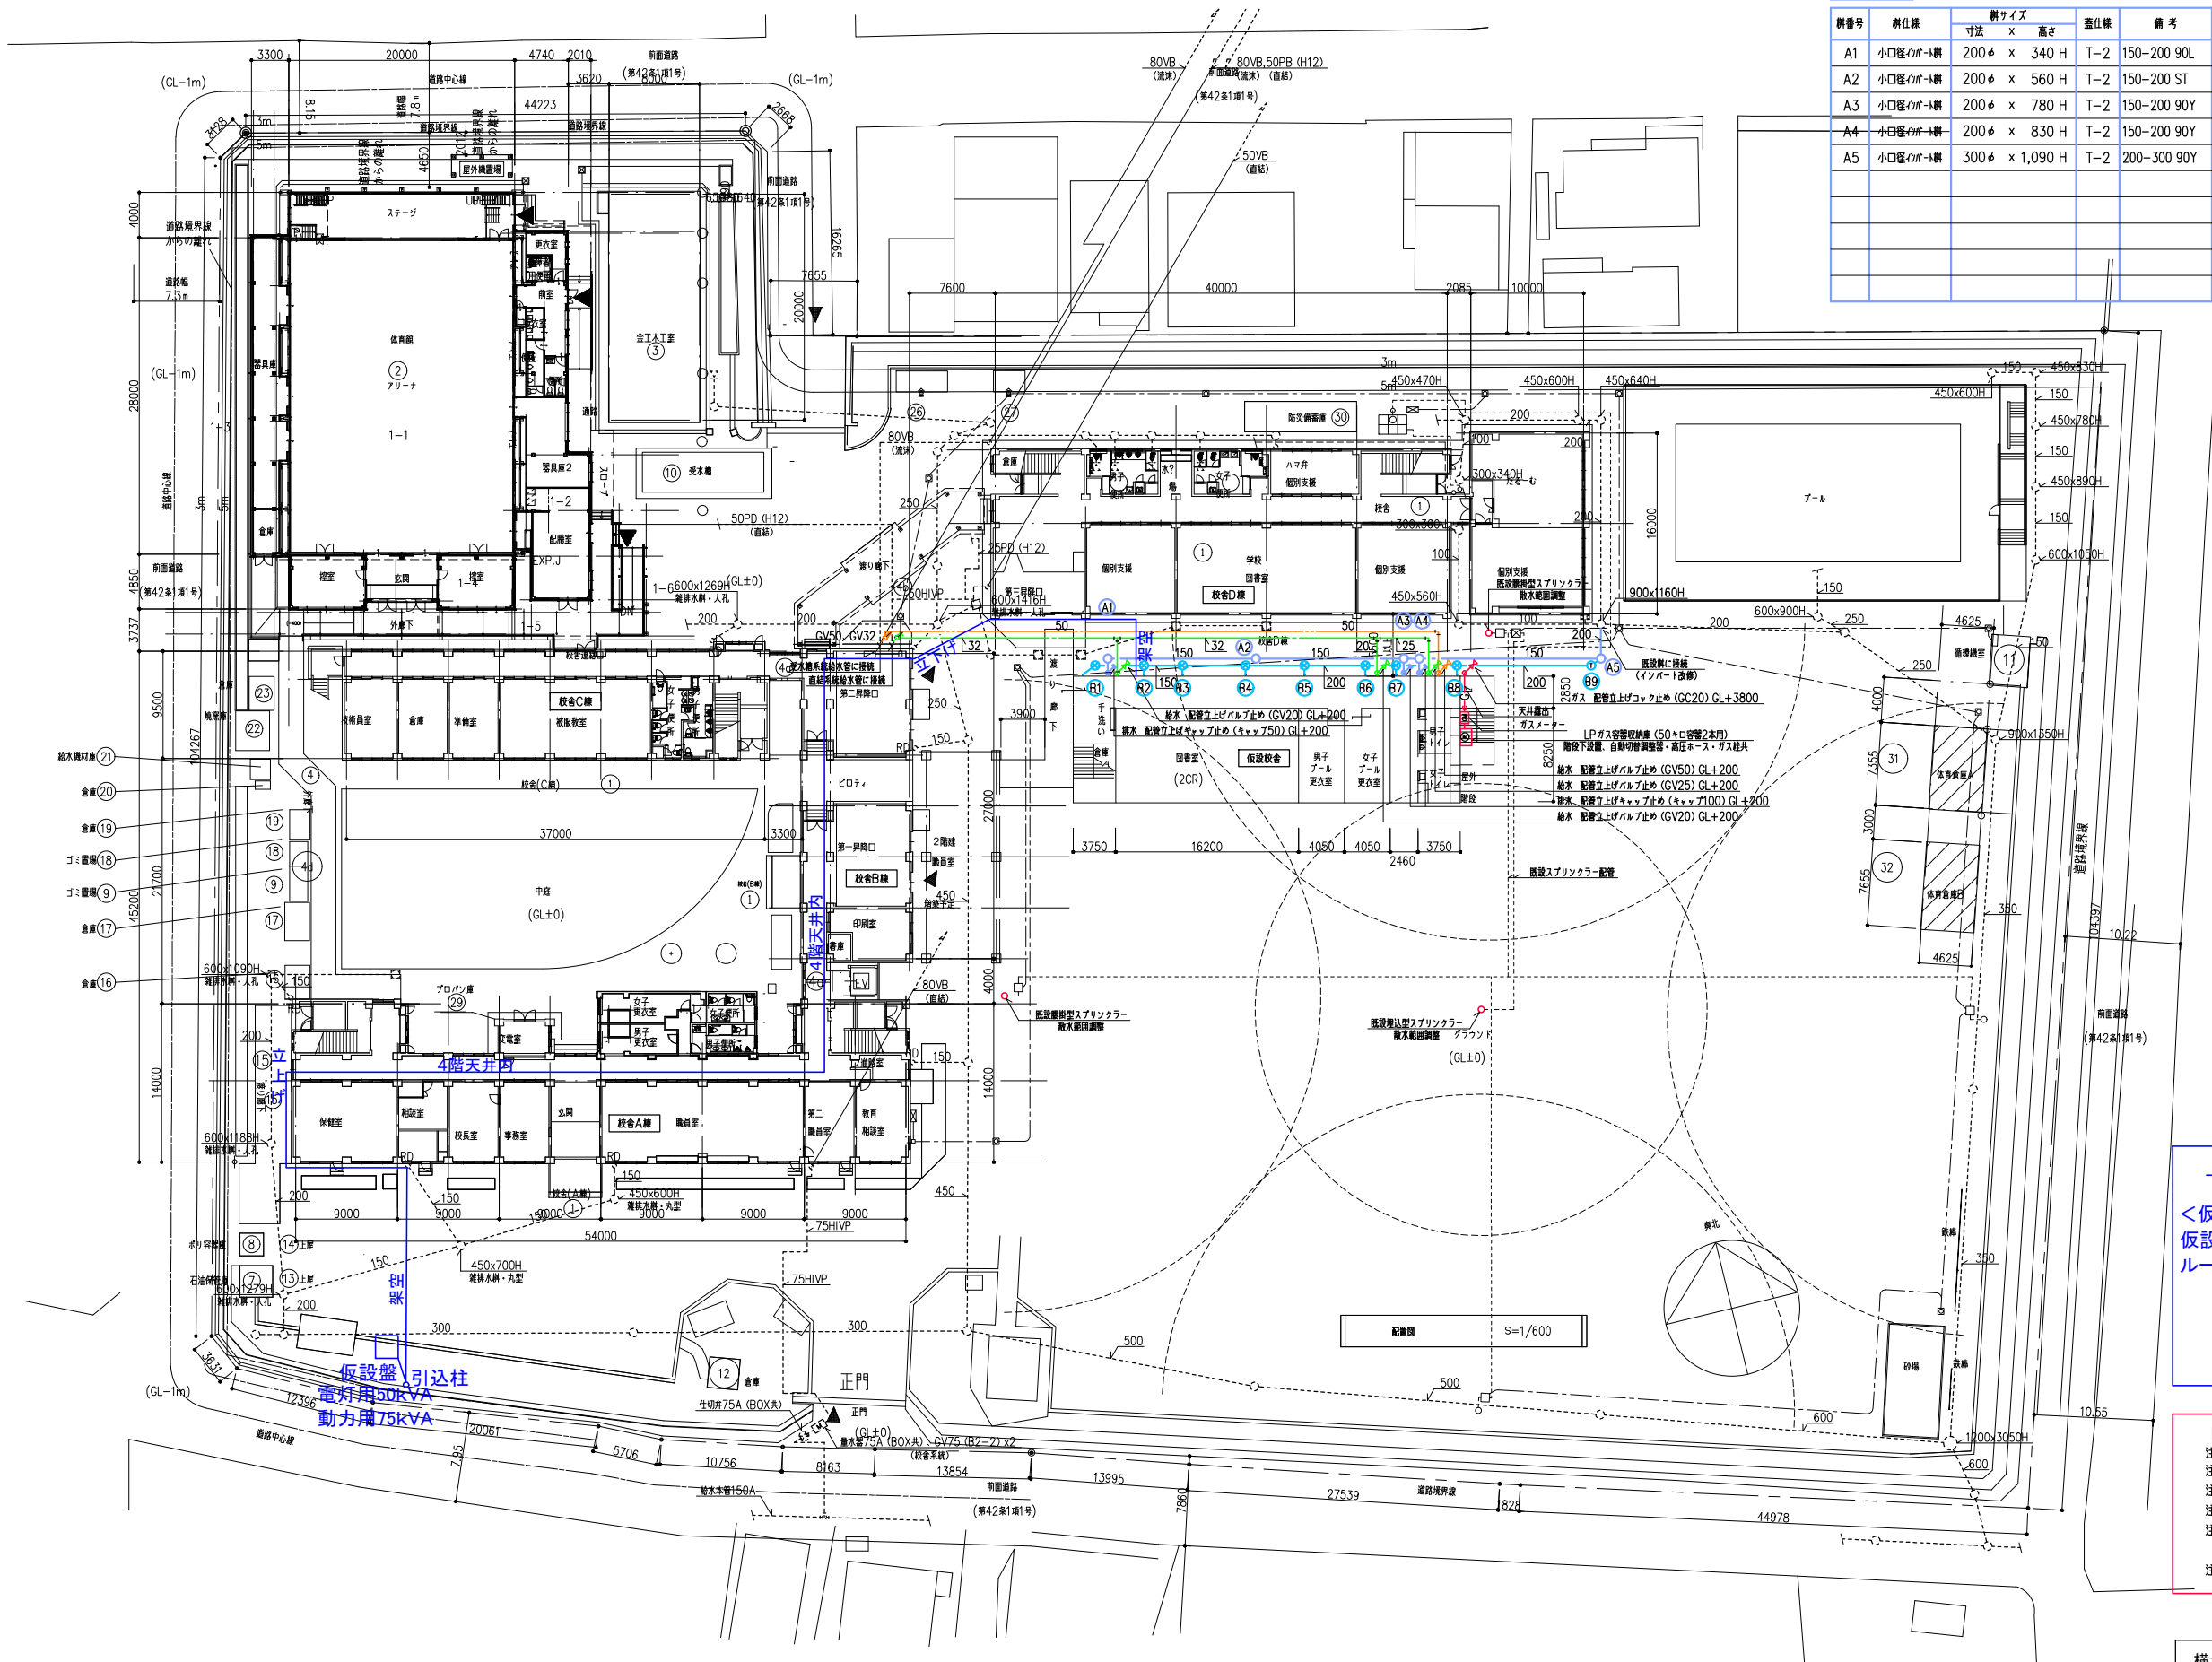

汚水配列リスト					
群番号	群仕様	群サイズ		置仕様	備考
		寸法	高さ		
A1	小口径のボ-ト群	200φ ×	340 H	T-2	150-200 90L
A2	小口径のボ-ト群	200φ ×	560 H	T-2	150-200 ST
A3	小口径のボ-ト群	200φ ×	780 H	T-2	150-200 90Y
A4	小口径のボ-ト群	200φ ×	830 H	T-2	150-200 90Y
A5	小口径のボ-ト群	300φ ×	1,090 H	T-2	200-300 90Y

雨水配列リスト					
群番号	群仕様	群サイズ		置仕様	備考
		寸法	高さ		
B1	小口径ため群	200φ ×	260 H	T-2	150-200 45L
B2	小口径ため群	200φ ×	350 H	T-2	150-200 90Y
B3	小口径ため群	200φ ×	430 H	T-2	150-200 90Y
B4	小口径ため群	200φ ×	540 H	T-2	150-200 90Y
B5	小口径ため群	300φ ×	640 H	T-2	200-300 90Y
B6	小口径ため群	300φ ×	730 H	T-2	200-300 90Y
B7	小口径ため群	300φ ×	790 H	T-2	200-300 90Y
B8	小口径ため群	300φ ×	880 H	T-2	200-300 90Y
B9	小口径トラップ群	300φ ×	1,050 H	T-2	200-300 45L

の実線は新設を示す。


<仮設校舎への電気仮設ルート 特記事項>
仮設校舎撤去時を考慮し、埋設は極力行わない。
ルート幹線:仮設盤から一度引込柱に戻し、そこから
架空で校舎へ。
現地調査を行った上で、校舎A棟及びB棟4
階天井内がし検討し、既存D棟に架空で
飛ばし、仮設校舎に渡す。

【衛生設備特記事項】

注1)の点線は既設を示す。
注2)の実線は新設を示す。
注3)は直結系統給水管を示す。
注4)は受水系統給水管を示す。
注5) 既設校舎日棟及びD棟と仮設校舎間に新規配管等を敷設する際は、
既設埋設配管・配線等の調査を行い、工事する。
注6) 既設グラウンド散水スプリンクラー3箇所の、散水範囲の調整を行う。

[illegible]

横浜市教育委員会事務局			工事名		樟樹中学校仮設校舎設置工事		
年月日	令和8年3月	縮尺	Non		図面名称	諸元表(参考)	
設計者			図面番号				
株式会社 国設計			A-09				

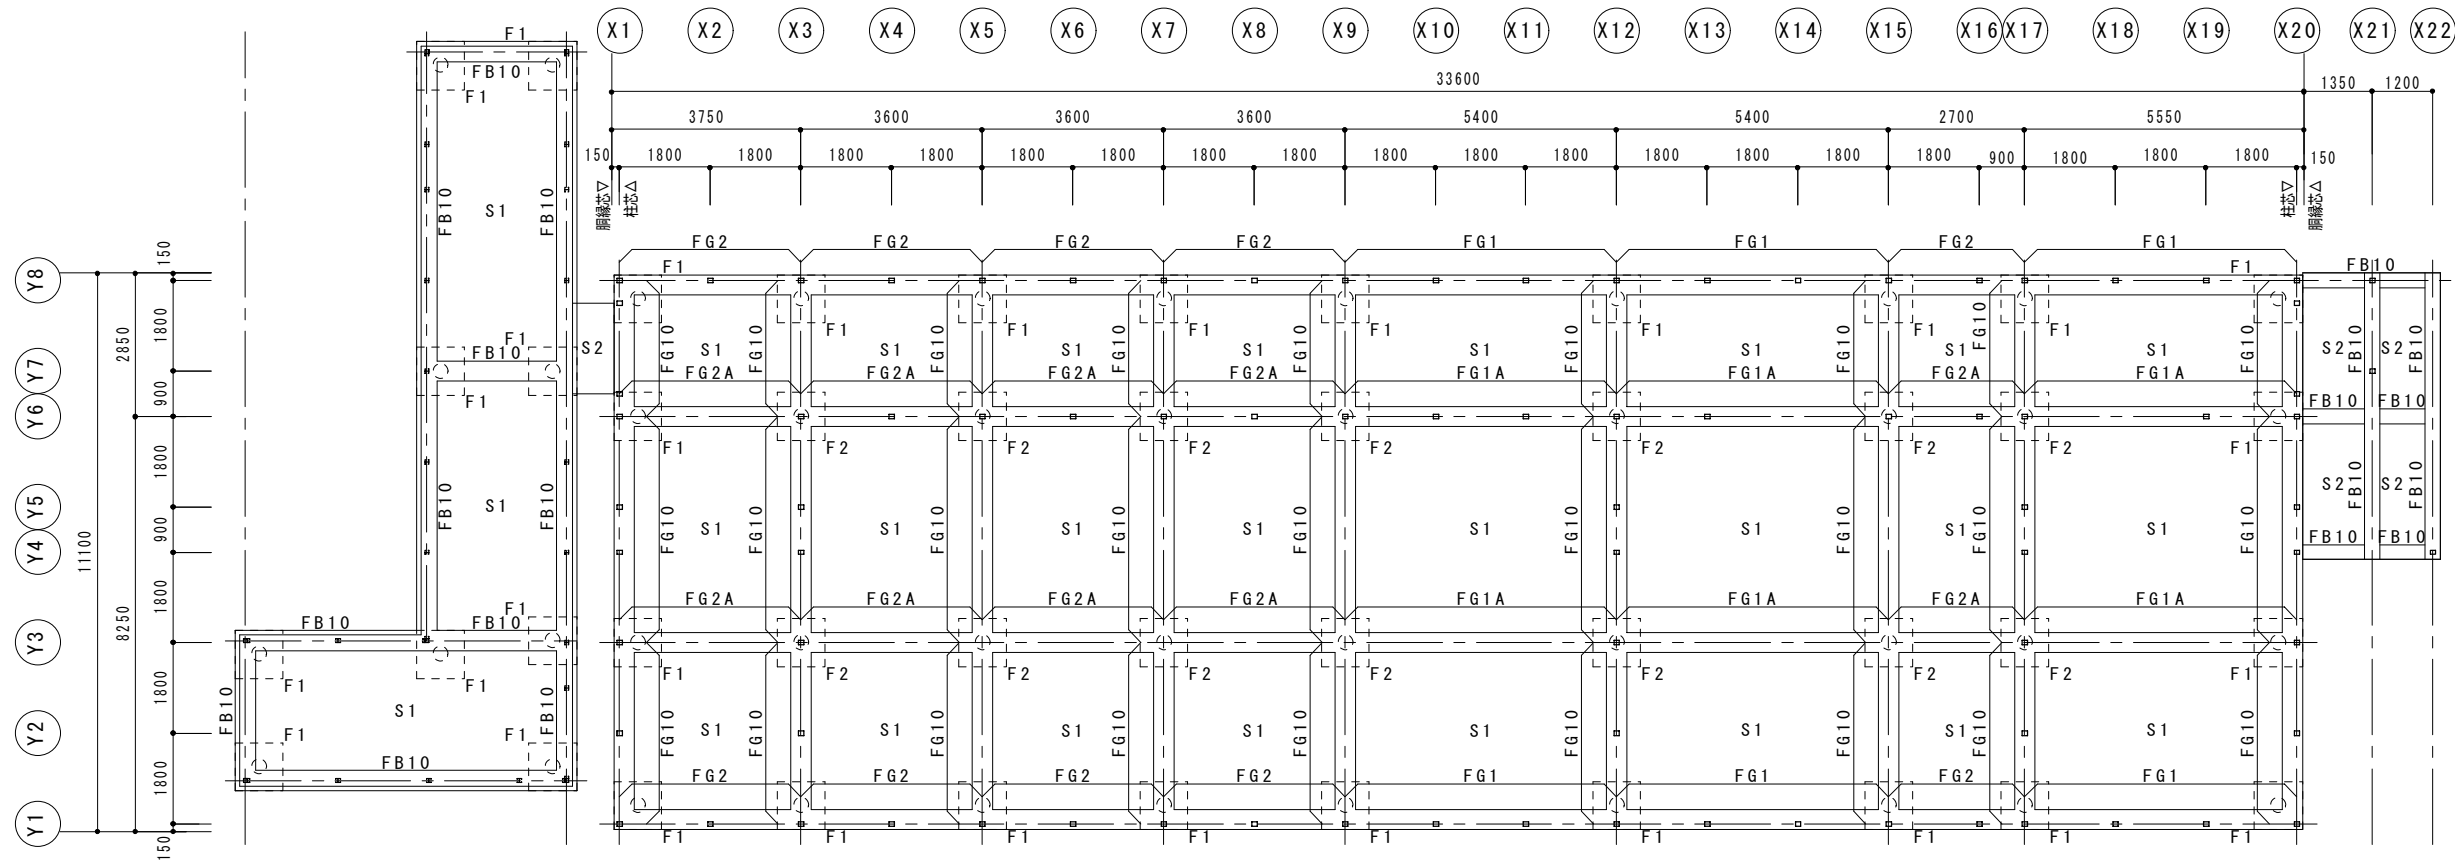


基礎概略図 S : 1/150


※概算用参考図。基礎の仕様については、実施設計時に構造検討を行い、確認することとする。

横浜市教育委員会事務局				工事名		榊町中学校仮設校舎設置工事					
年月日	令和8年3月	縮尺	1/150	図面名称		参考図 基礎概略図					
設計者				図面番号		棟番号	完成年度	種別	図面枚数	図面番号	
株式会社 国設計				一級建築士第 114512 号						S-01	
				中川 敏雄							


基礎リスト S=1 / 40

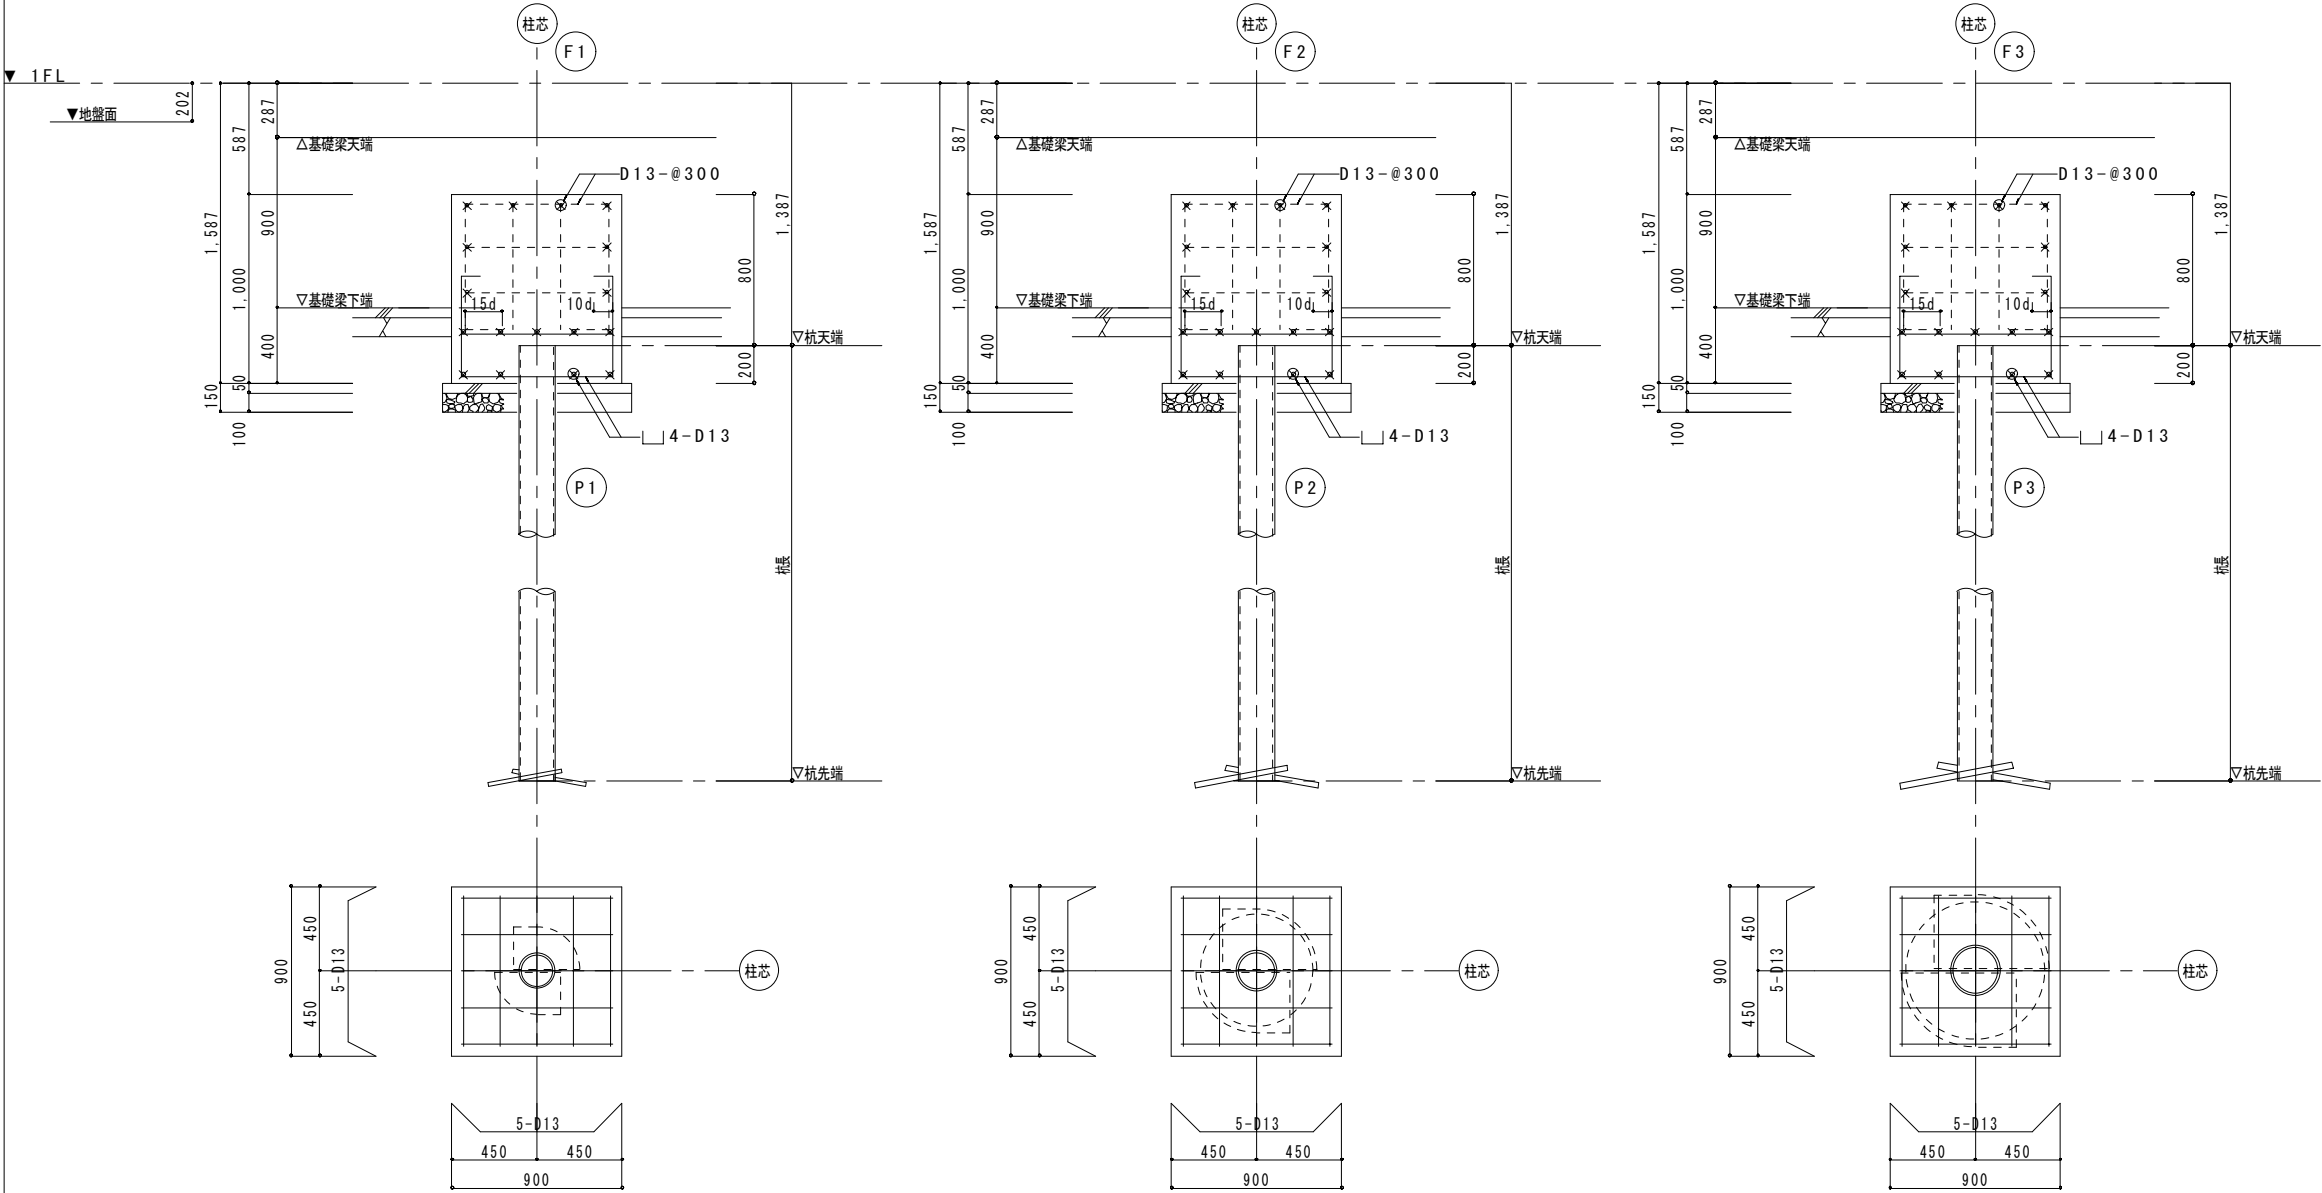


杭頭部補強要領図 S=1 / 20

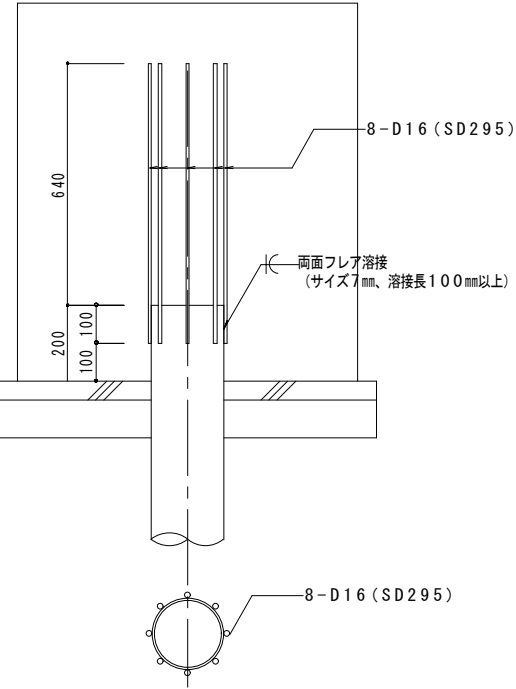


土間コンクリート S=1 / 40

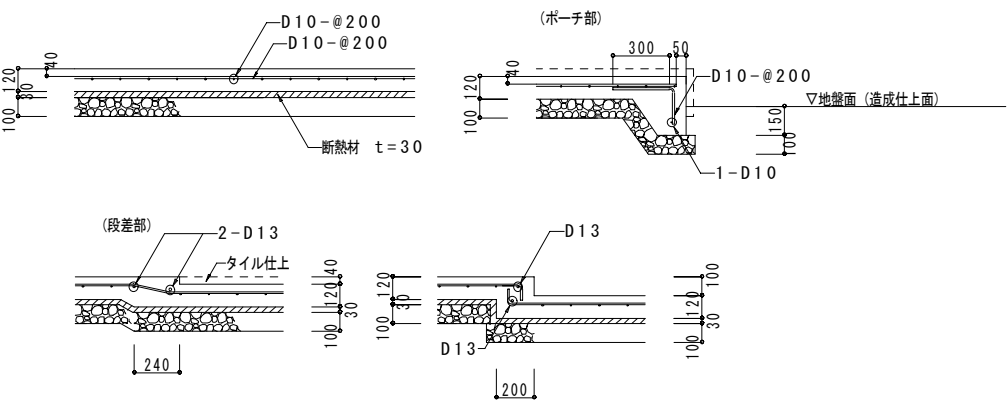

腰壁配筋詳細図 S=1 / 40

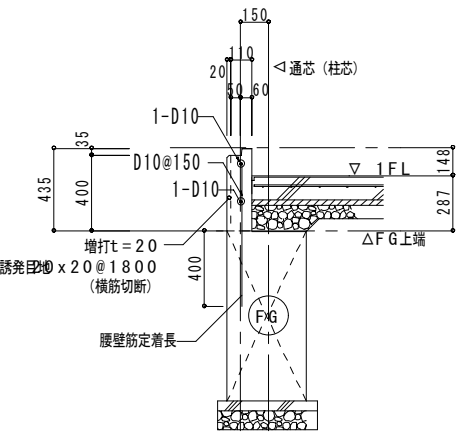

梁段差部配筋詳細図 S=1 / 40

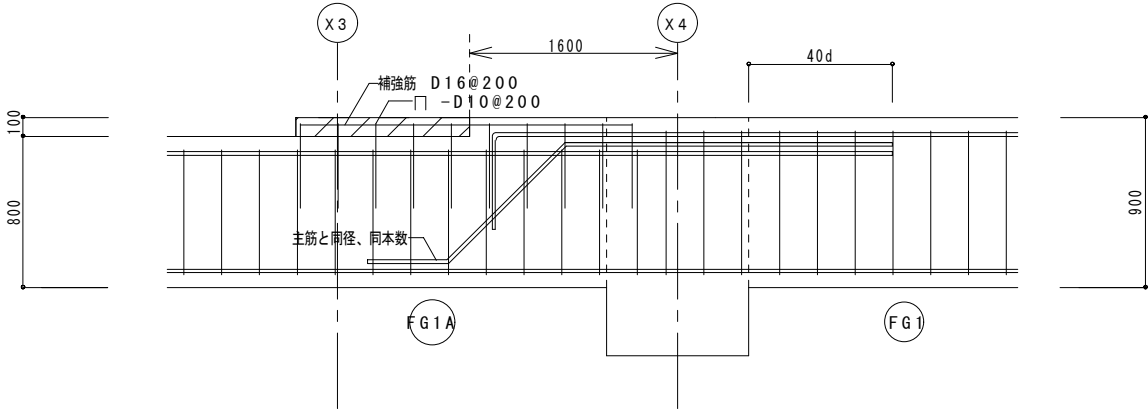


※概算用参考図。基礎の仕様については、実施設計時に構造検討を行い、確認することとする。

横浜市教育委員会事務局				工事名 榑町中学校仮設校舎設置工事			
年月日	令和8年3月	縮尺	1/40	図面名称	参考図 基礎リスト		
設計者 株式会社 国設計				図面番号	棟番号	完成年度	図面枚数
一級建築士第114512号 中川 健樹							
							S-02

特記事項
・幅止め筋は、D10-@1,000とする。









符 号	FG1, FG2	FG3	FG3A			FG10			FG10A, FG20A
位 置	全断面	全断面	端部	中央部	端部	外端部	中央部	内端部	全断面
断 面									
上端筋	4-D19	4-D19	5-D19	4-D19	4-D19	4-D19	4-D19	5-D19	4-D19
下端筋	4-D19	4-D19	4-D19	4-D19	4-D19	5-D19	5-D19	4-D19	4-D19
スターラップ	□-D13-@200	□-D13-@200	□-D13-@200			□-D13-@200			□-D13-@200
腹 筋	4-D10	4-D10	4-D10			4-D10			4-D10

符 号	FG1A		FG20		FG10B			FG20B	
位 置	外端部・中央部	内端部	外端部・中央部	内端部	外端部	中央部	内端部	外端部・中央	内端部
断 面									
上端筋	4-D19	4-D19	4-D19	5-D19	4-D19	4-D19	7-D19	4-D19	7-D19
下端筋	4-D19	4-D19	4-D19	4-D19	6-D19	7-D19	4-D19	4-D19	4-D19
スターラップ	□-D13-@200		□-D13-@200		□-D13-@200			□-D13-@200	
腹 筋	4-D10		4-D10		4-D10			4-D10	

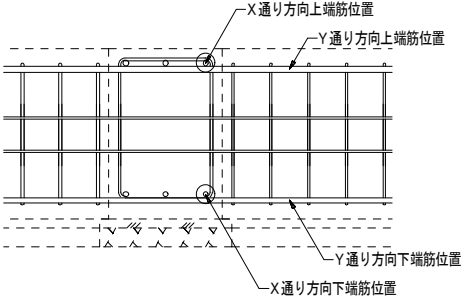

※概算用参考図。基礎の仕様については、実施設計時に構造検討を行い、確認することとする。

横浜市教育委員会事務局				工事名	榑町中学校仮設校舎設置工事				
年月日	令和8年3月	図名	1/40	図面名称	参考図 基礎梁リスト				
設 計 者				図面番号	棟番号	完成年度	種別	図面枚数	図面番号
株式会社 国設計				一級建築士第 14592 号					S-03
				中川 雄樹					

  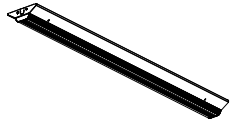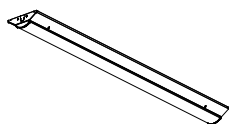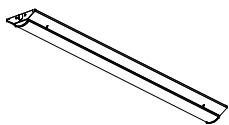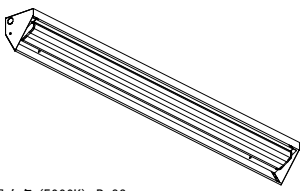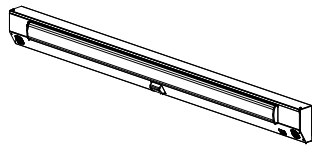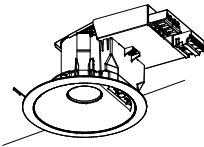
A1	直付型 LED逆富士40形6900lm	A2	直付型 LED逆富士40形3200lm	A3	直付型 LED逆富士40形2500lm	A4	直付型 LED逆富士40形2000lm	A5	直付型 LED逆富士20形800lm	A6	My40形3200固定集光 直付黒板灯
My40形6900省電力集光 V形150幅  Myシリーズ 昼白色(5000K) Ra83 電圧100～242V 段階光機能付 本体:銅板・白色仕上(高反射白色塗装) 光束維持時間:40000時間 器具光束:6370lm 定格消費電力:35.5W 消費効率:179.4lm/W 三菱 MY-V470410/N AHTN 相当品		My40形3200固定 V形150幅  Myシリーズ 昼白色(5000K) Ra83 電圧100～242V 段階光機能付 ハイブリッドナノコーティング(ホコリ、すす汚れ防止)ライトユニット 光束維持時間:40000時間 器具光束:3200lm 定格消費電力:19.9W 消費効率:169.3lm/W 三菱 MY-V430430/N AHTN 相当品		My40形2500固定 V形150幅  Myシリーズ 昼白色(5000K) Ra83 電圧100～242V 段階光機能付 ハイブリッドナノコーティング(ホコリ、すす汚れ防止)ライトユニット 光束維持時間:40000時間 器具光束:2500lm 定格消費電力:16.4W 消費効率:152.4lm/W 三菱 MY-V425430/N AHTN 相当品		Myシリーズ 昼白色(5000K) Ra83 100V～242V共用タイプ ハイブリッドナノコーティング(ホコリ、すす汚れ防止コーティング)ライトユニット 光源寿命:40,000時間 光束:2000lm 消費電力:13.4W 消費効率:149.25lm/W 三菱 MY-V420430/N AHTN 相当品 		Myシリーズ 昼白色(5000K) Ra83 100V～242V共用タイプ ハイブリッドナノコーティング(ホコリ、すす汚れ防止コーティング)ライトユニット 光源寿命:40,000時間 光束:800lm 消費電力:5.3W 消費効率:150.94lm/W 三菱 MY-V208430/N AHTN 相当品 		Myシリーズ 昼白色(5000K) Ra83 AC100V～242V共用タイプ 固定出力・段階光機能付 本体:銅板・白色仕上(高反射白色塗装) 光源寿命:40000時間 光束:3120lm 消費電力:19.3W 消費効率:161.65lm/W 三菱 MY-N430440/N AHTN 相当品 	
A7	My40形2500固定 階段通路誘導灯	C1	直付型ウォールライト防湿		60W相当人感センサーダウンライト						
 Myシリーズ 昼白色(5000K) Ra83 階段通路誘導灯兼用形センサ付 100V～242V共用タイプ 段階光機能付 非常用照明器具型式評定番号: LALE-030 誘導灯型式認定番号: 3AE-1074 二種ビニル絶縁電線 架橋ポリエチレン絶縁電線 N-M蓄電池 器具光束:2500lm 定格消費電力:18.8W 消費効率:132.9lm/W 三菱 MY-FHS425430A/N AHTN 相当品		 消費電力:11.0W (AC100V時) 器具光束:1,135lm 固有エネルギー消費効率:(AC100V時) 相関色温度:5,000K 本体:銅板 白 器具サイズ:幅106×高さ121 LEDバー:ポリカーボネート 乳白 定格電圧:AC100V 寿命:40,000時間(光束維持率90%) 保護等級:IP23 質量:1.6kg オーデリック OG254505R 調光方式:非調光		クラス60 MCタウンライト  タウンライト 昼白色(5000K) Ra85 100V～242V共用タイプ 光源寿命:40,000時間(光束維持率85%) 光束:840lm 消費電力:6.9W 消費効率:121.7lm/W 埋込穴:150 三菱 EL-DS00/3(061NM) 相当品							

横浜市教育委員会事務局				工事名		榎町中学校仮設校舎設置工事									
年月日				図面名称		照明器具姿見									
設計者				施設番号		棟番号	完成図面	年度	種別	調査時期	図面番号				
株式会社 国設計				一級建築士第21456号 中川 敏哉							E-01				



2階平面図 S: 1/150


- VF1. 6-2C
- VF1. 6-3C
- VF2. 0-2C
- VF2. 0-3C
- 天井内コロガシ配線とする

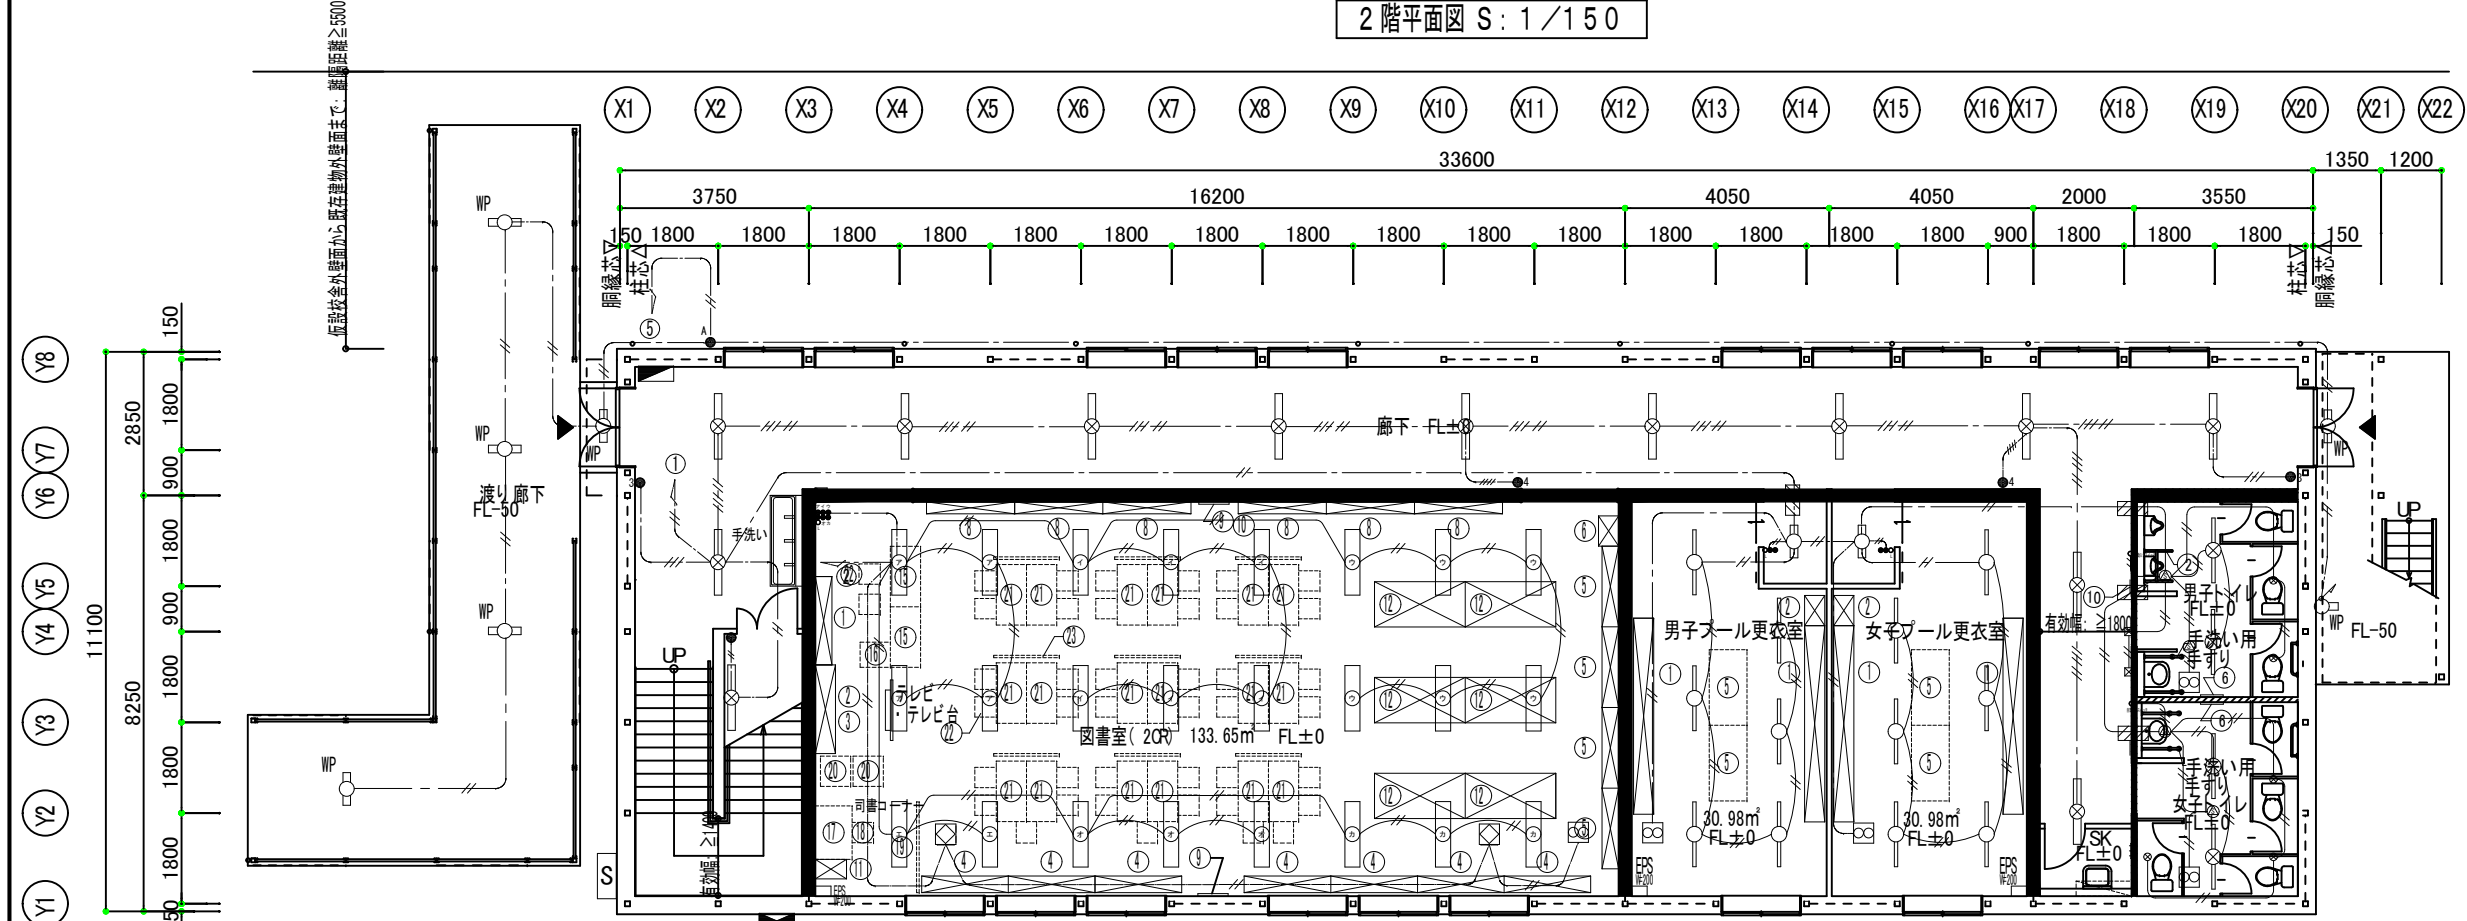

1階平面図 S: 1/150

○	A1 LED逆富士6900lm
○	A2 LED逆富士3200lm
⊗	A3 LED逆富士2500lm
⊗	A4 LED逆富士2000lm
○	A5 LED逆富士800lm
○	A6 LED黒板灯5200lm
⊗	A7 LED階段通路誘導灯2500lm
□	C1 LEDウォールライト800lm(防水型)
扇	天井換気扇
●	スイッチ FL+1300程度
△	人感センサー
↓	自動点滅器 (切タイマー内蔵)
■	電灯盤
■	動力盤

区画貫通処理 (フィブロック)

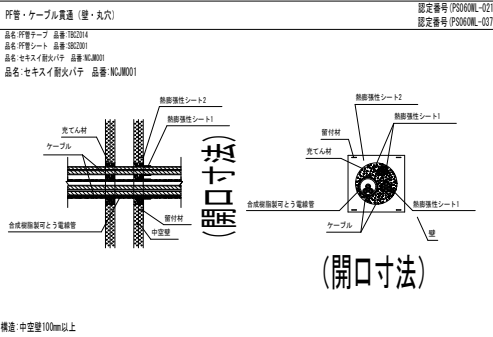


防火区画壁、114条区画壁内SWコンセントは
未来工業 タイカスールBP3で区画処理とする
国土交通大臣認定PS060WL-0814



2階平面図 S: 1/150

- VF1. 6-2C
- VF1. 6-3C
- VF2. 0-2C
- VF2. 0-3C
- 天井内コロガシ配線とする

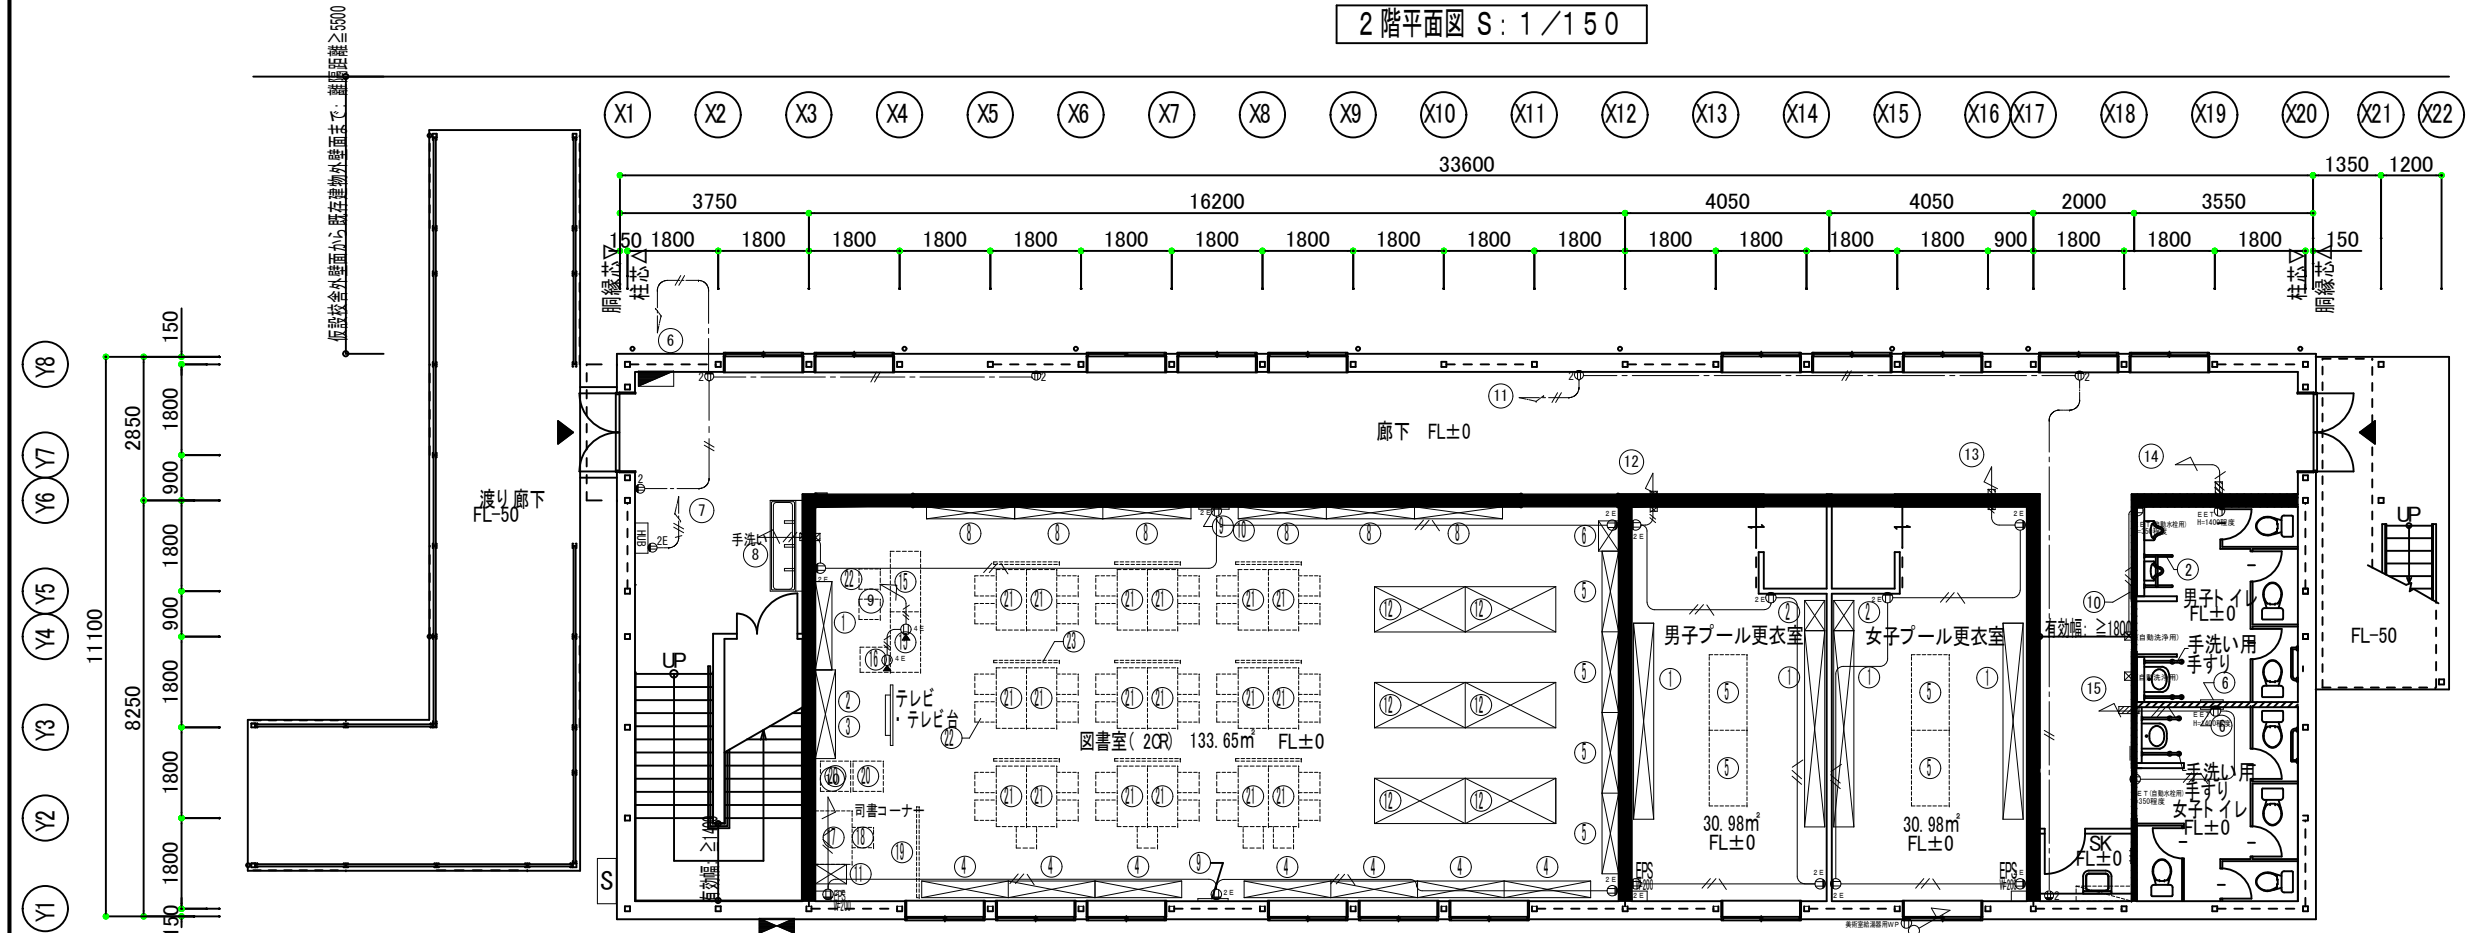



1階平面図 S: 1/150

防火区画壁、114条区画壁内SWコンセントは
未来工業 タイカスールBP3で区画処理とする
国土交通大臣認定PS060WL-0814

2Φ	2口コンセント
2EΦ	2口接地付きコンセント
EETΦ	1口アースターミナル付コンセント
4EΦ	床付4口コンセント
WPΦ	防水コンセント
○	リレーコンセント
■	電灯盤
■	動力盤


区画貫通処理（フィブロック）

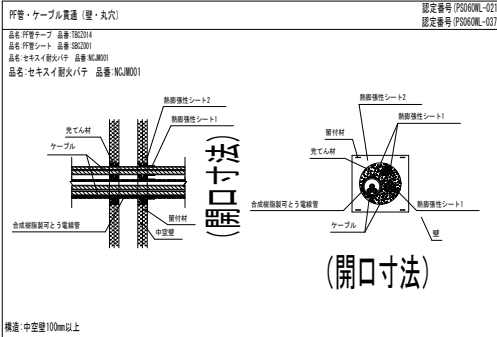

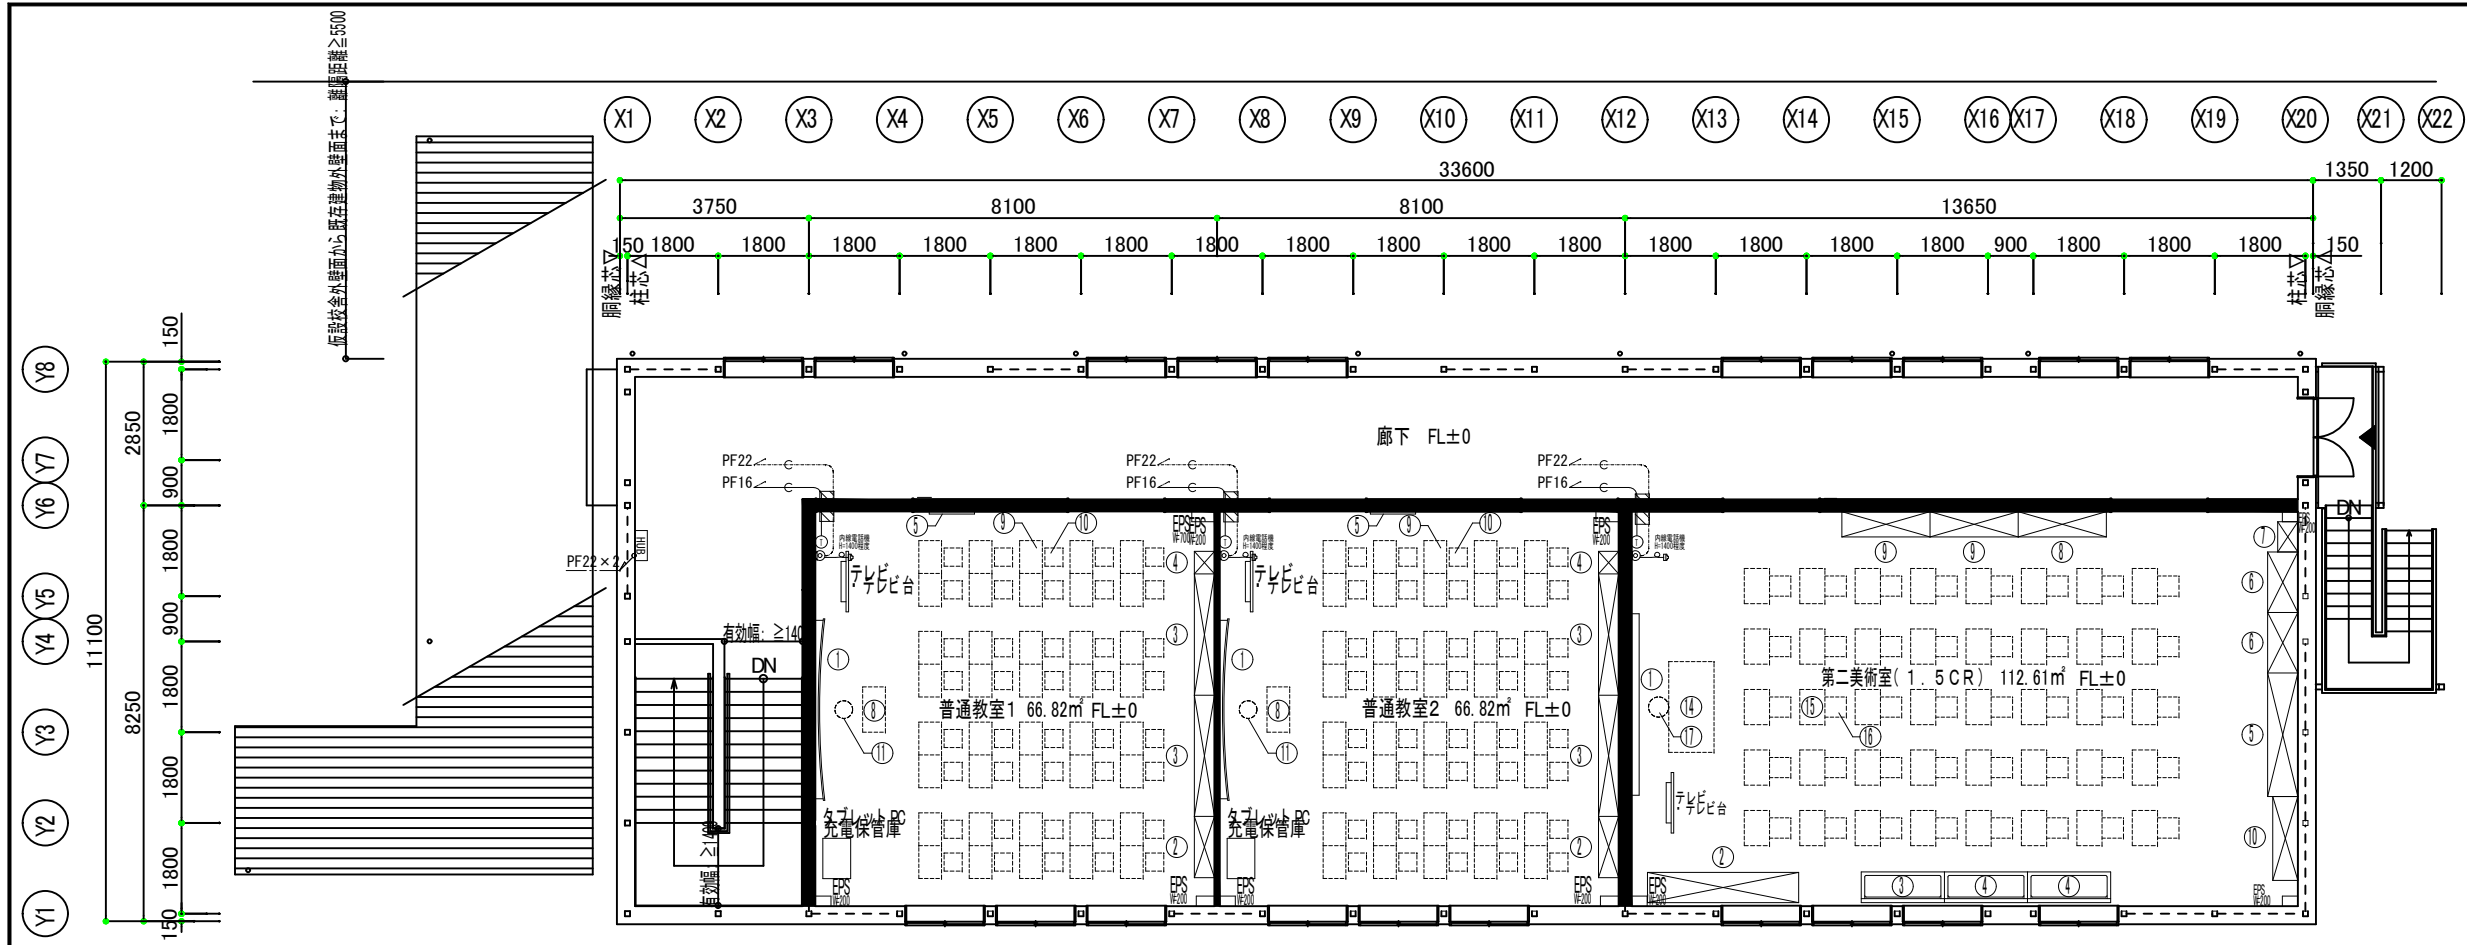


2階平面図 S: 1/150

FCT0. 65X2P (PF16)
LAN Cat6 (PF22)

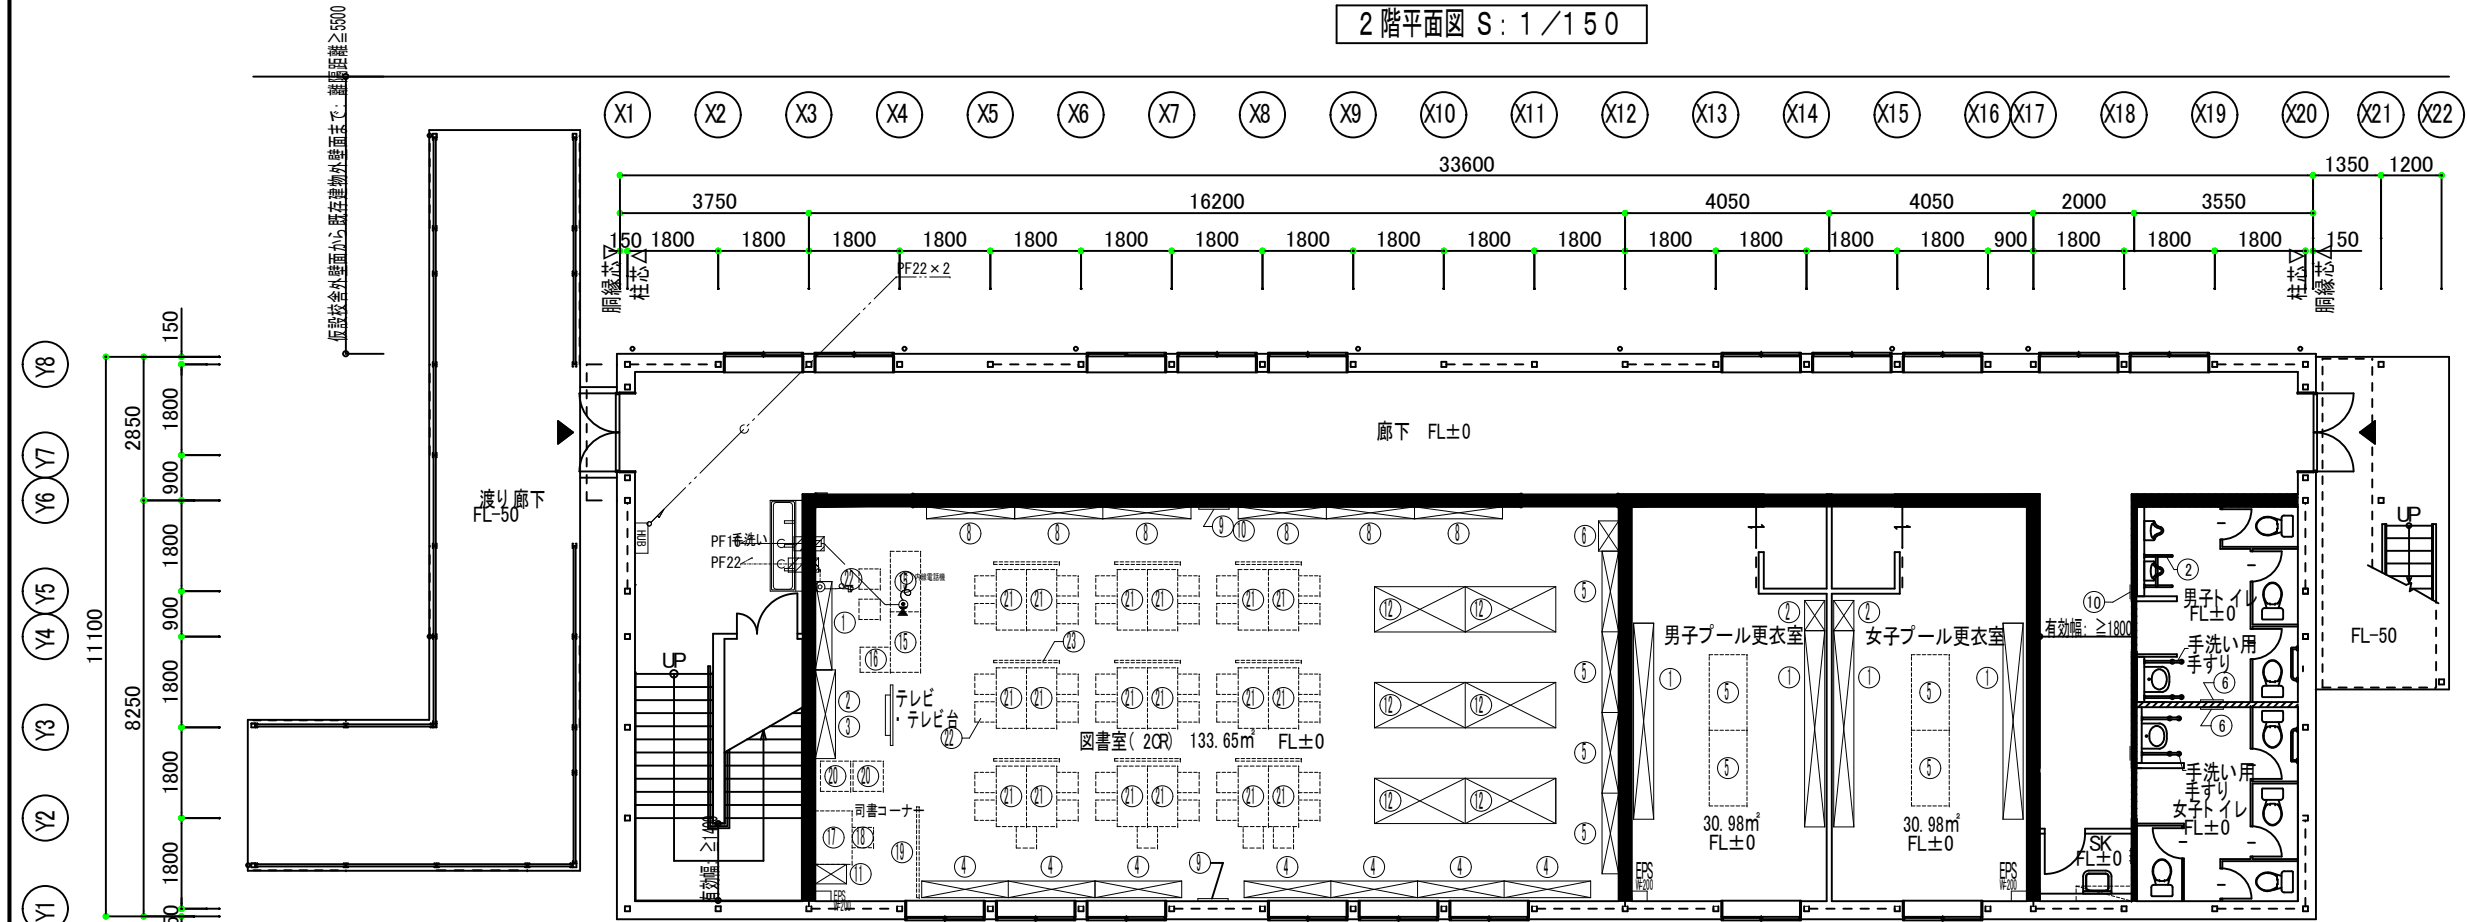


1階平面図 S: 1/150

●	TEL端子
⦿	床付TEL端子
□HUB	HUB収納BOX
⊠	プルBOX

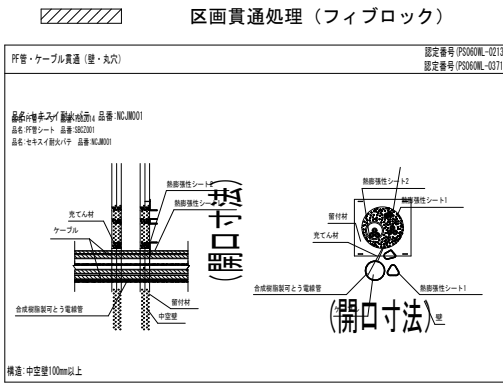


防火区画壁、114条区画壁内SWコンセントは
未来工業 タイカスールBP3で区画処理とする
国土交通大臣認定PS060WL-0814

横浜市教育委員会事務局				工事名		横町中学校仮設校舎設置工事							
年月日	令和8年3月		縮尺	A3: S=1/150 (A1: S=1/75)		図面名称		1階・2階弱電設備図					
設 計 者						施設番号		棟番号	床面積 ㎡	年度	種類	棟間距離	図面番号
株式会社 国設計				一級建築士事務所T4592号 中川 敬哉									E-04

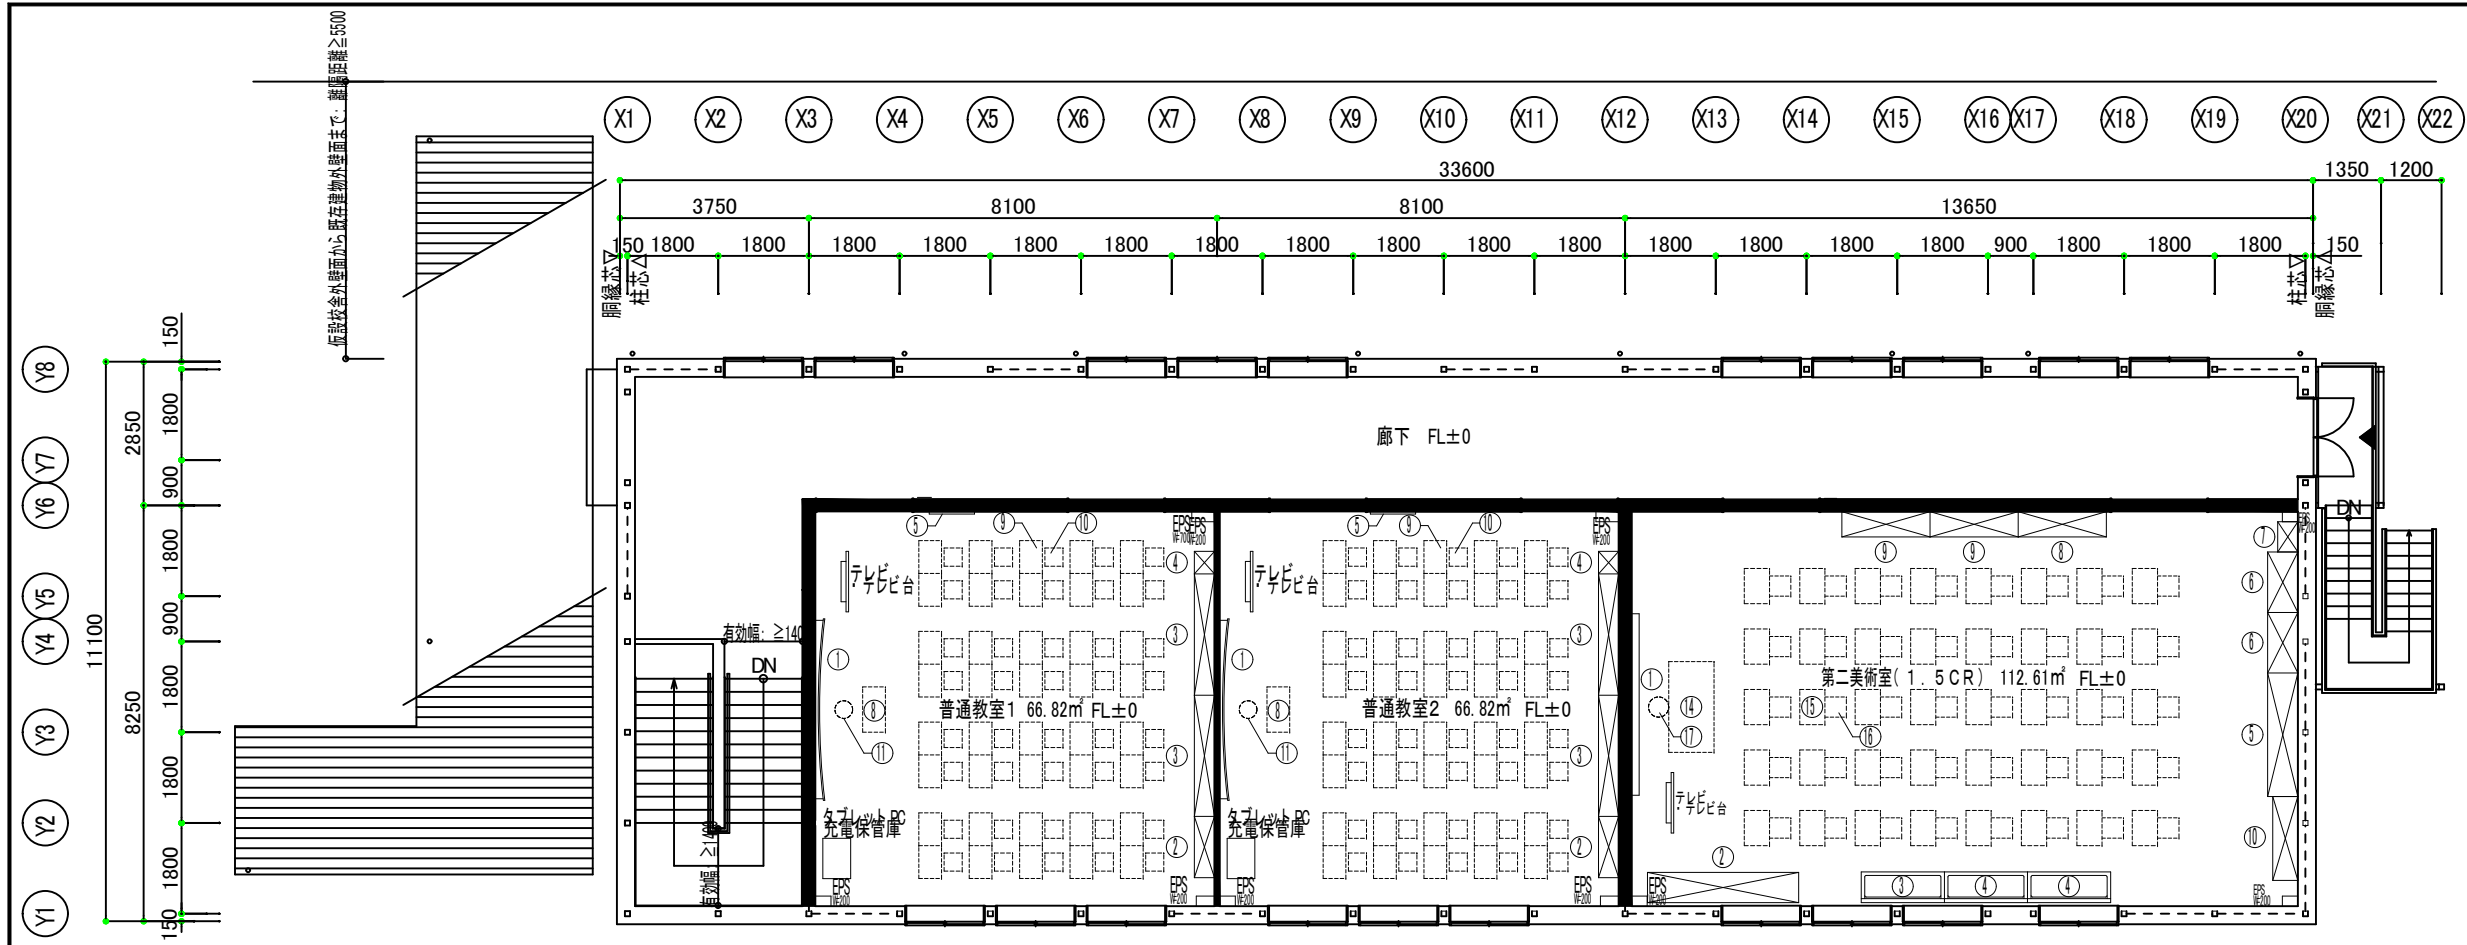


2階平面図 S: 1/150

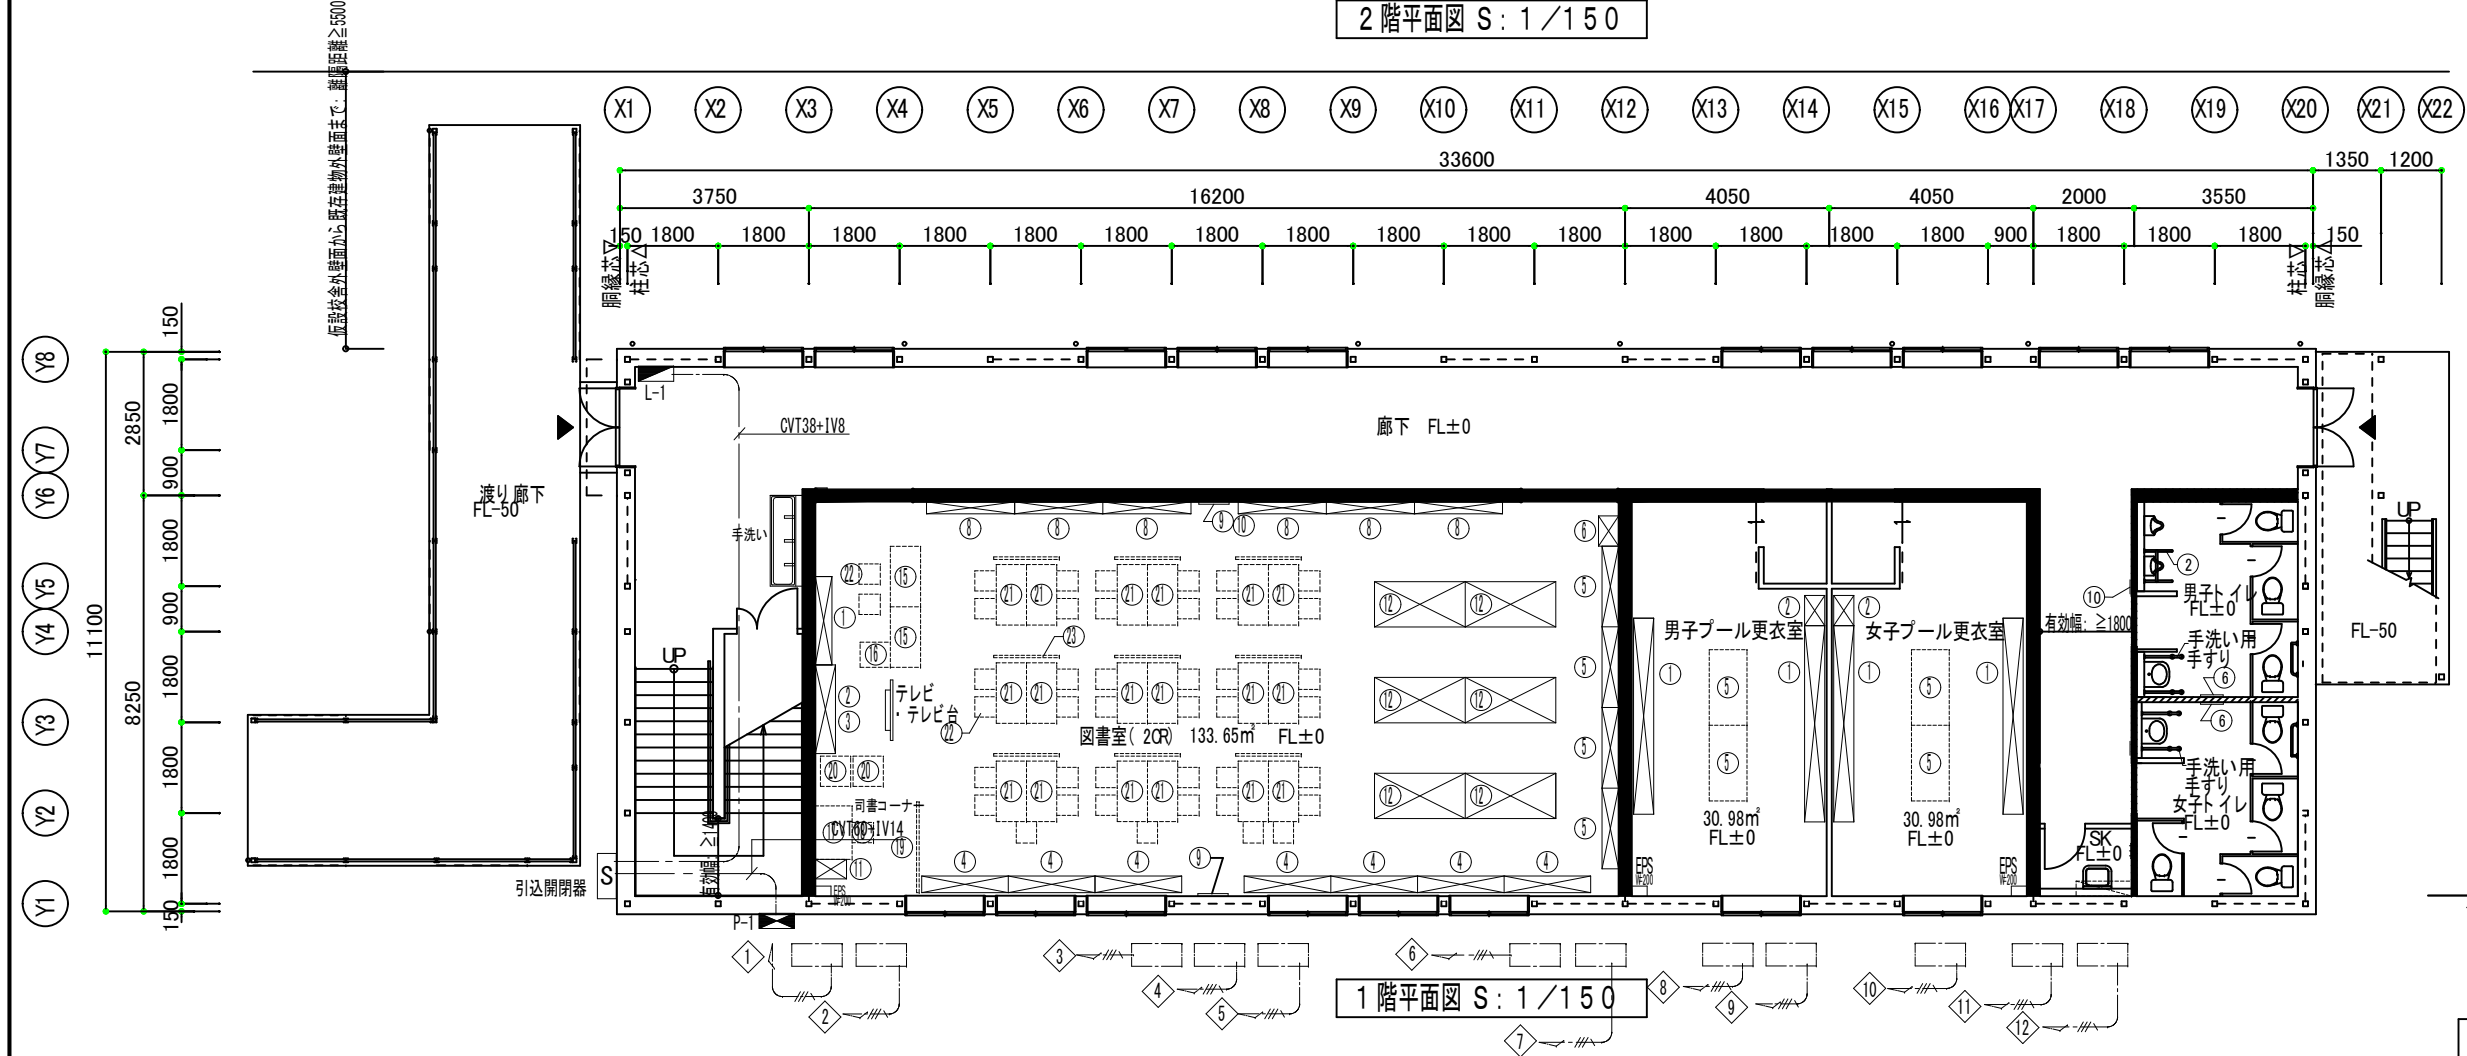


1階平面図 S: 1/150

横浜市教育委員会事務局		工事名	榑町中学校仮設校舎設置工事			
年月日	令和8年3月	縮尺	A3: S=1/150 A1: S=1/750	図面名称	1階・2階幹線・動力設備図	
設計者		施設番号	棟番号	床面積	構造	図面番号
株式会社 国設計		一級建築士第214562号	中川 敬哉			E-05

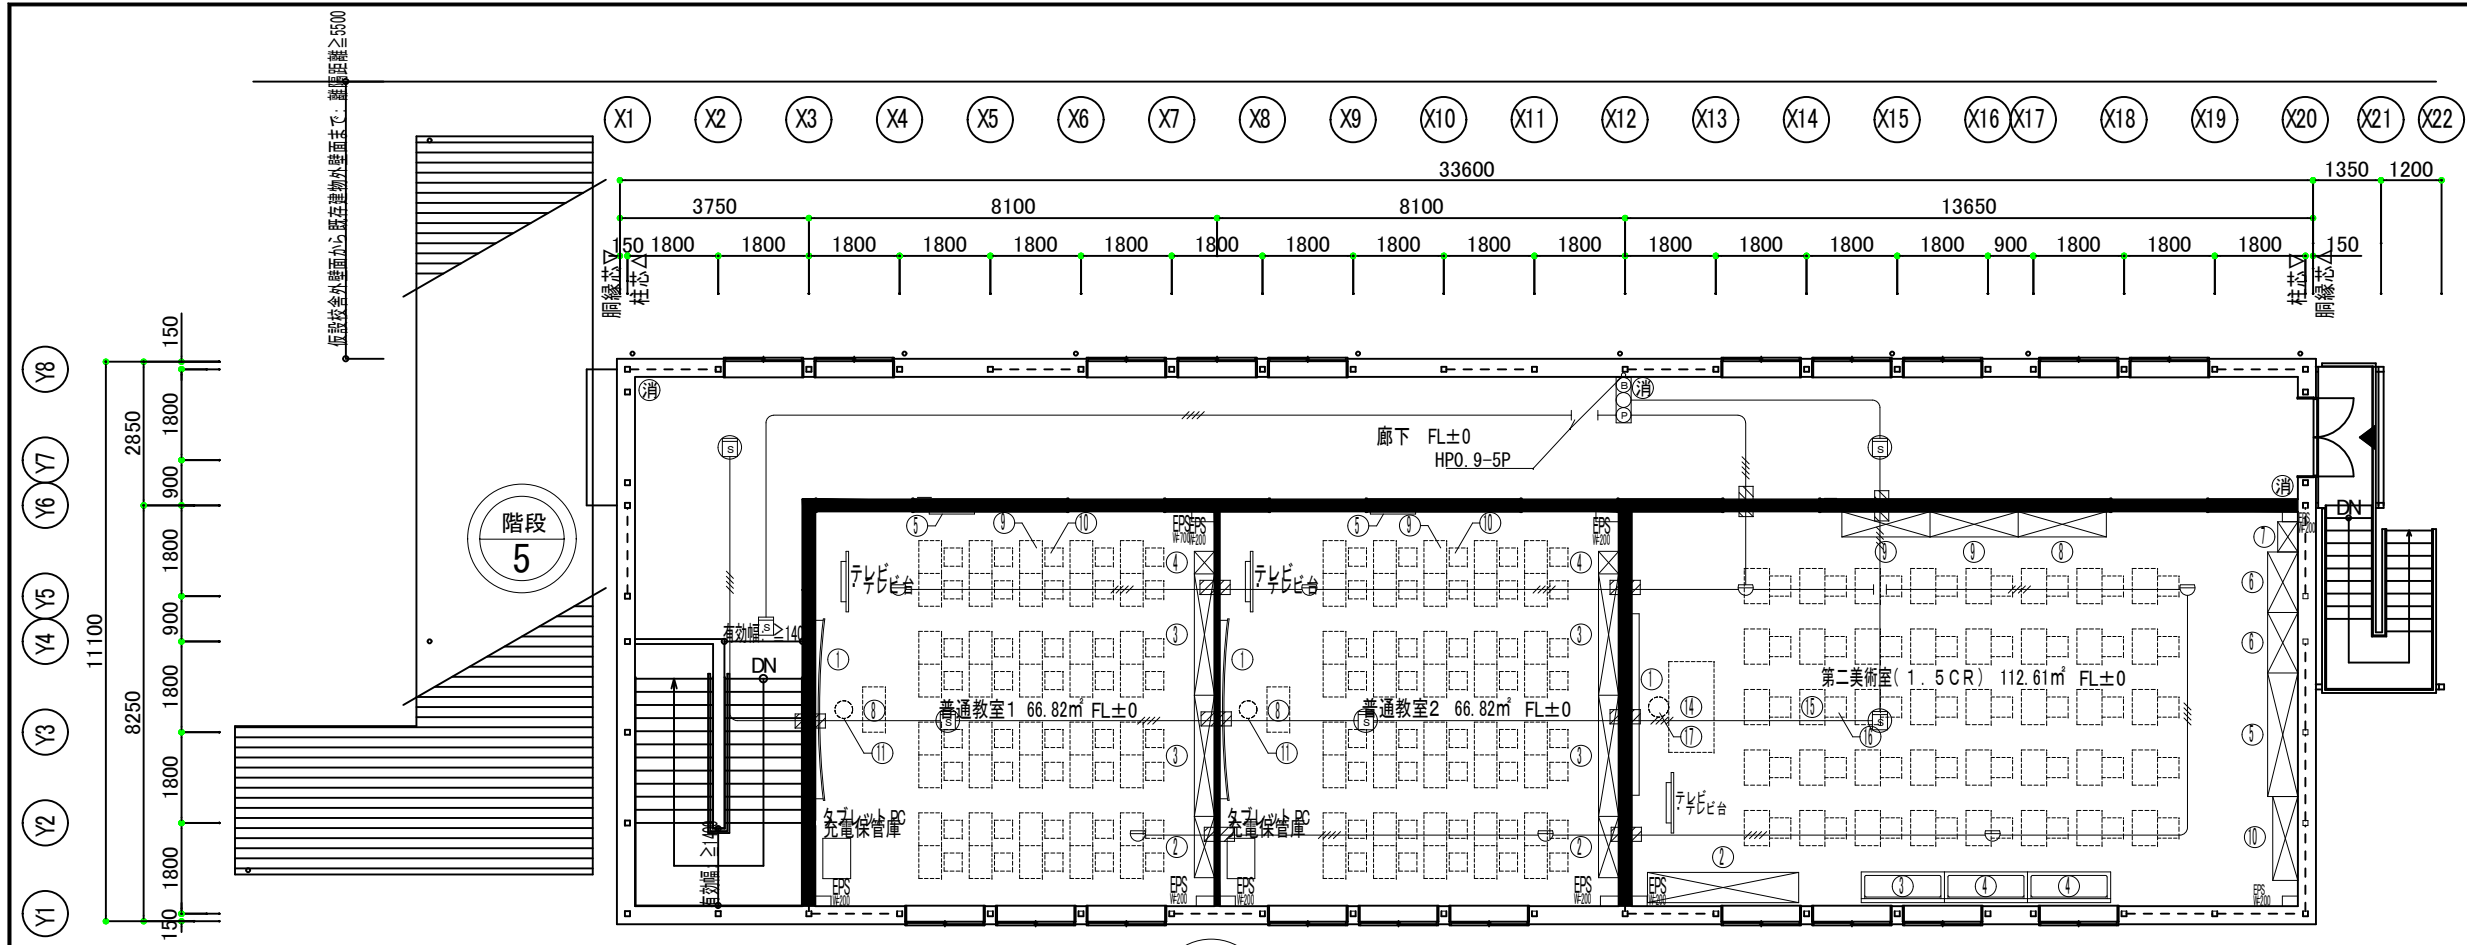


2階平面図 S: 1/150

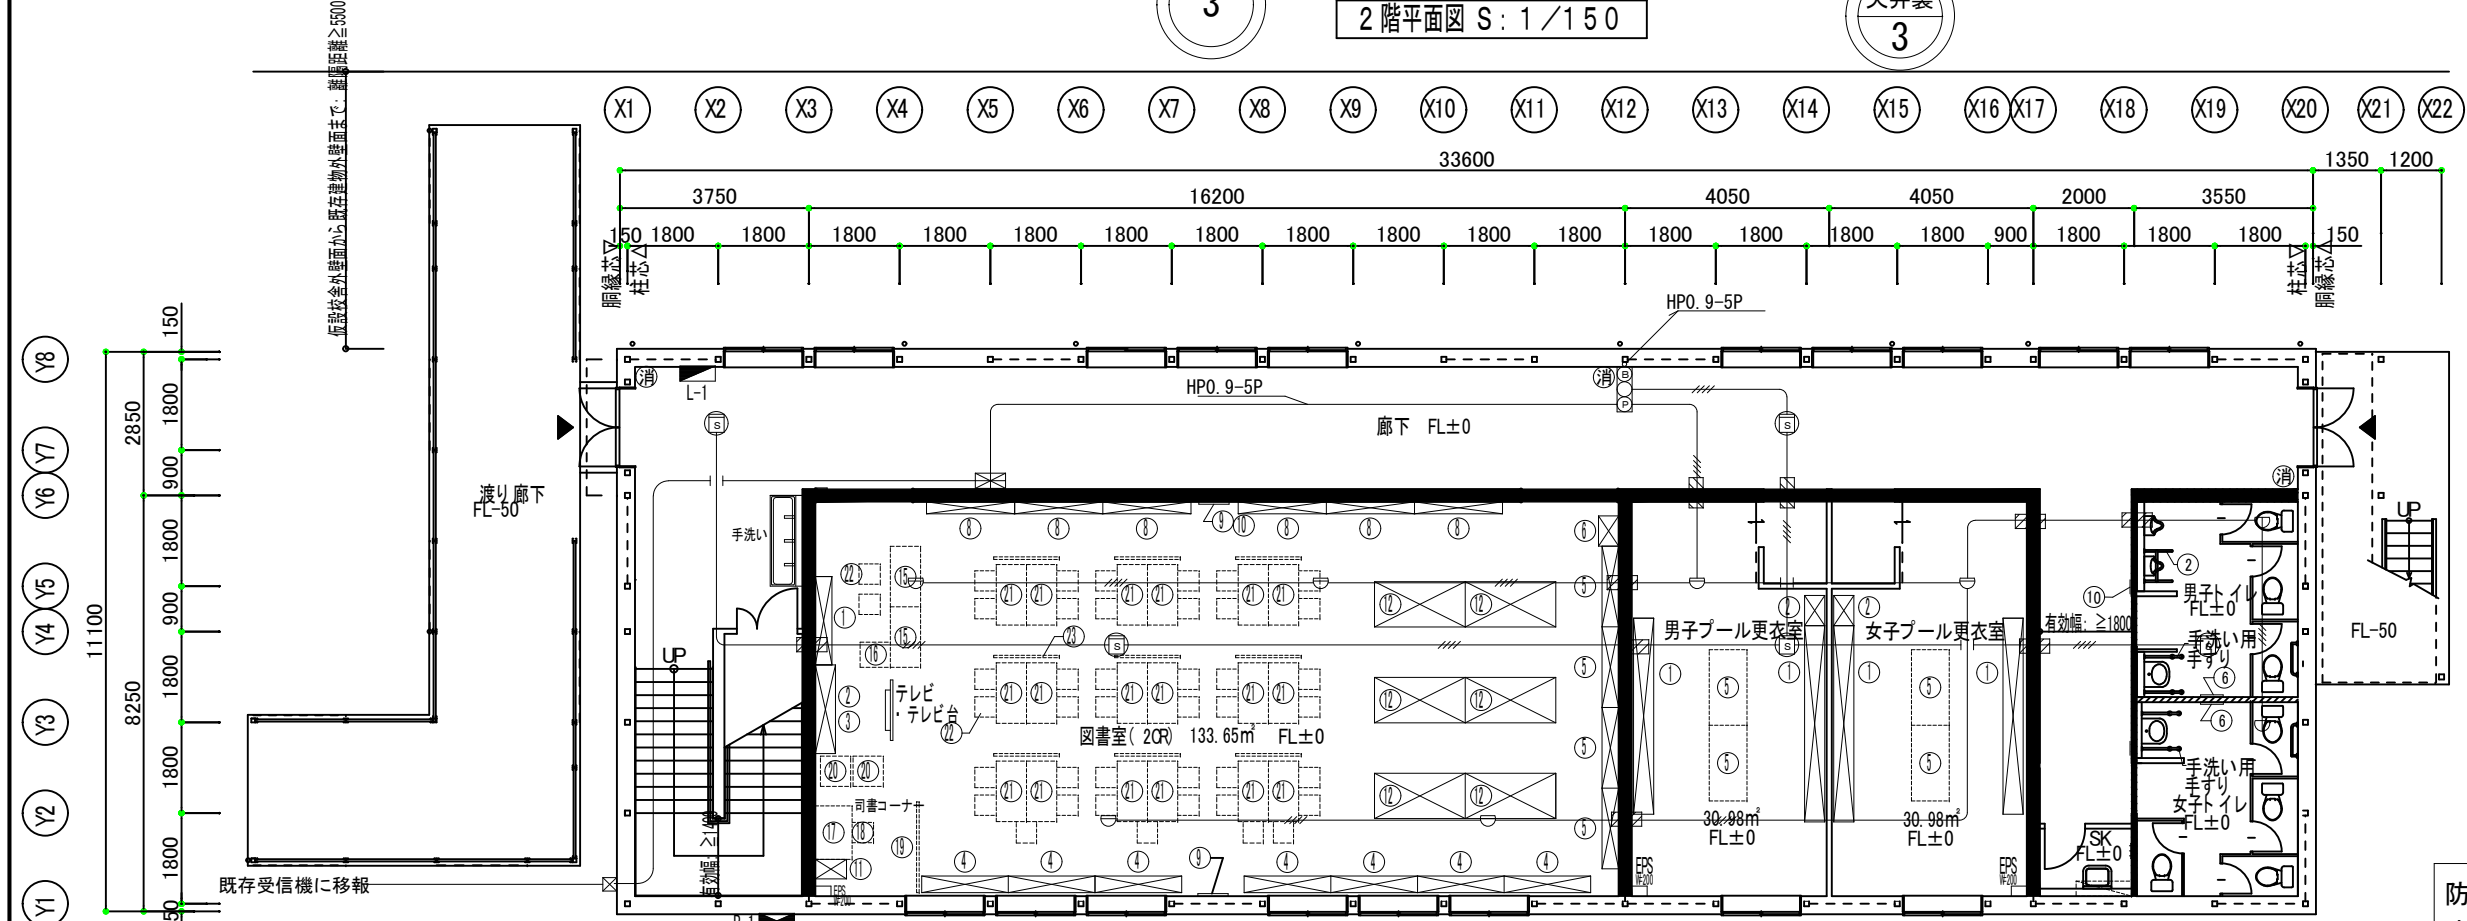


1階平面図 S: 1/150

- シンボル凡例
- 受信機 P-2-5 L
 - 総合壁 P-2
 - 差動式スポット型感知器 2種
 - 定温式スポット型感知器 1種 防水型
 - 光電式スポット型感知器 2種 (○は天井裏)
 - 終端抵抗
 - AE0. 9-4 C
 - ABC粉末消火器 10型 3.0kg 蓄圧式

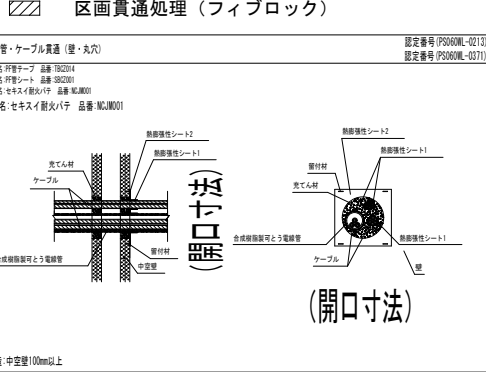

防火区画壁、114条区画壁内SWコンセントは未来工業 タイカスールBP3で区画処理とする
国土交通大臣認定PS060WL-0814


横浜市教育委員会事務局		工事名	樟町中学校仮設校舎設置工事				
年月日	令和8年3月	縮尺	A3: S=1/150 A1: S=1/750	図面名称	1階・2階消防設備図(自火報)		
設計者		施設番号	棟番号	床面積	棟数	図面番号	
株式会社 国設計		一級建築士第214562号 中川 敬哉				E-06	

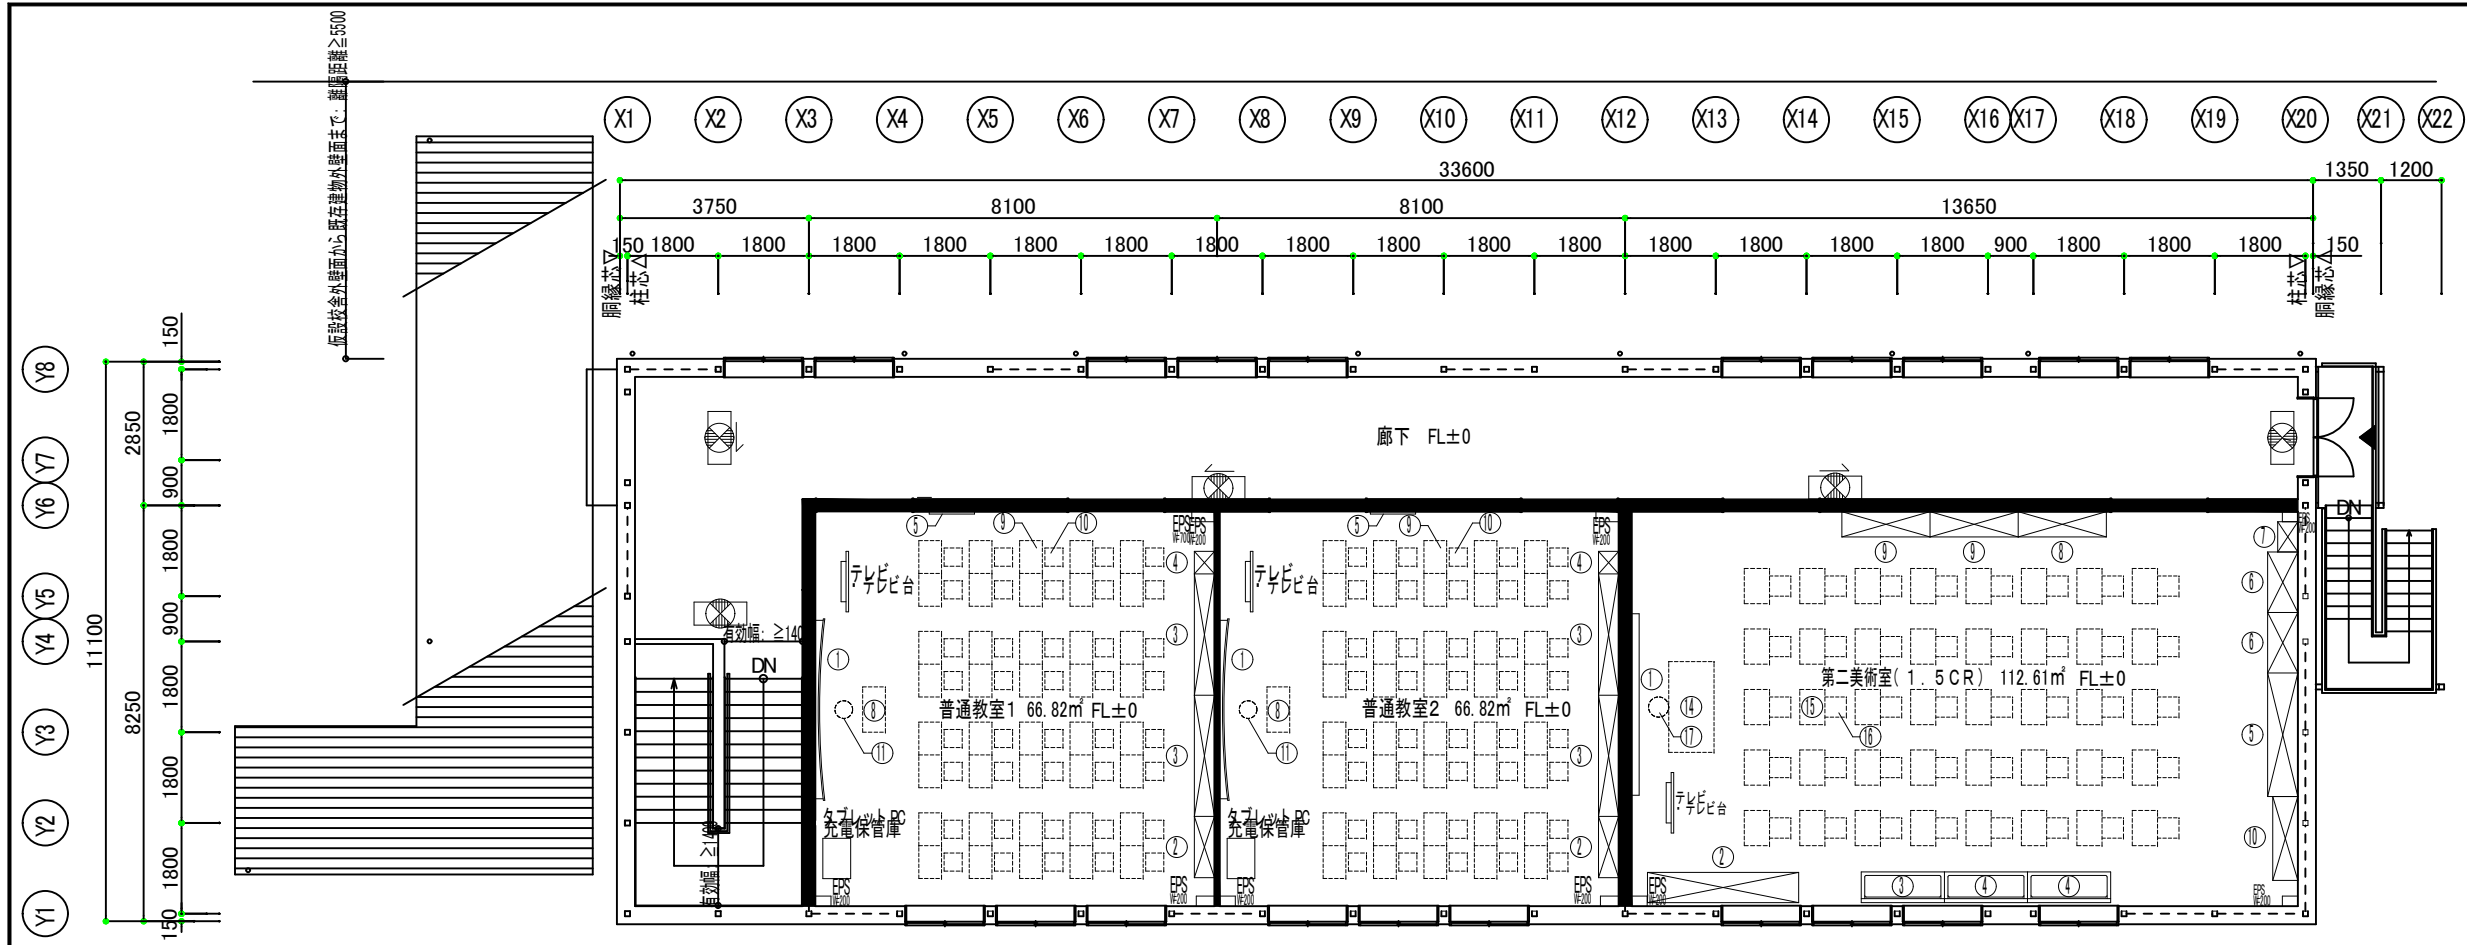

2階平面図 S: 1/150


シンボル凡例

- 誘導標識 (避難口)
- 誘導標識 (通路)
- 誘導標識 (通路両面)

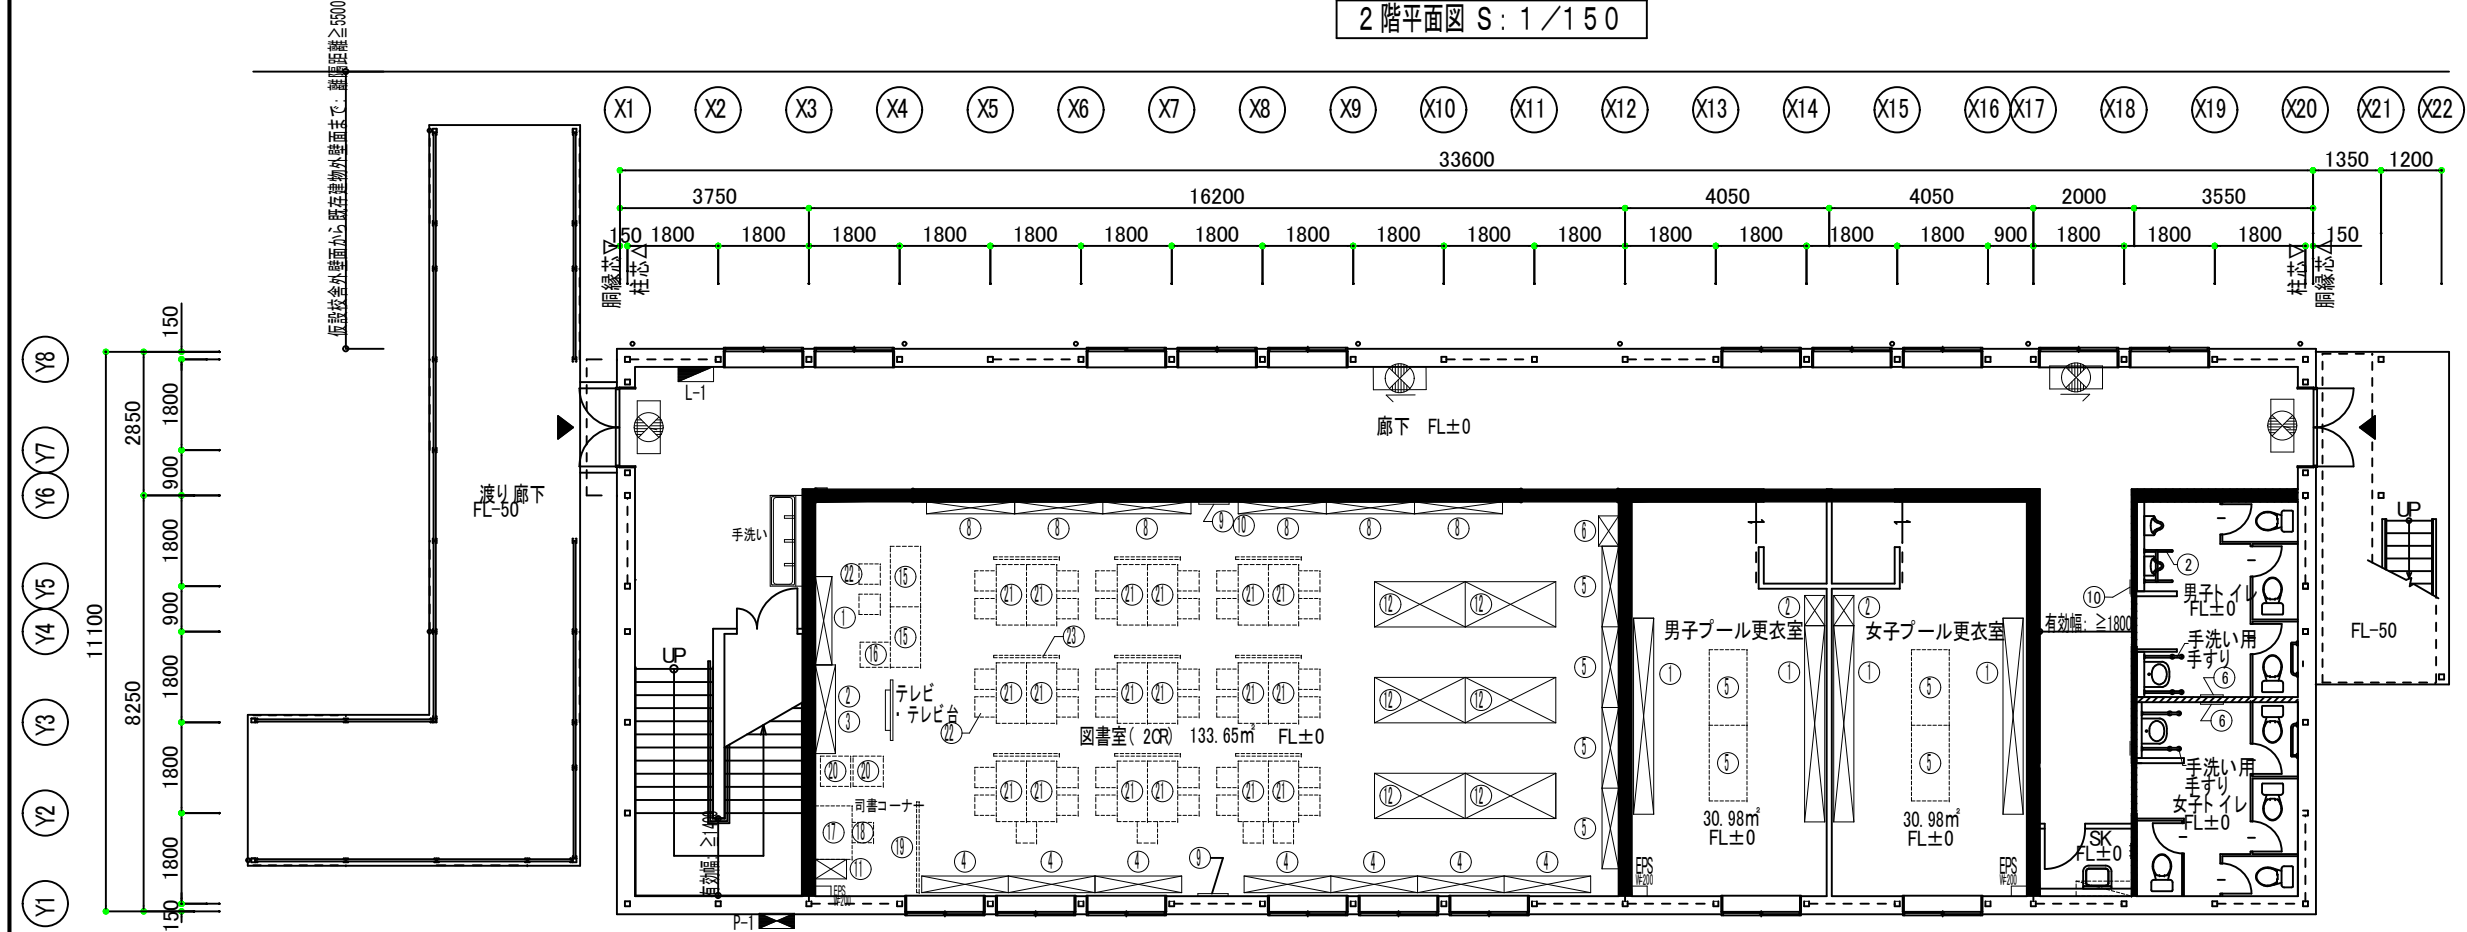


1階平面図 S: 1/150

横浜市教育委員会事務局				工事名	樟町中学校仮設校舎設置工事				
年月日	令和8年3月	縮尺	A3: S=1/150 A1: S=1/750	図面名称	1階・2階消防設備図(誘導標識)				
設 計 者				施設番号	棟番号	床面積	床高	床面積率	図面番号
株式会社 国設計				一級建築士第214562号	中川 敬哉				E-07

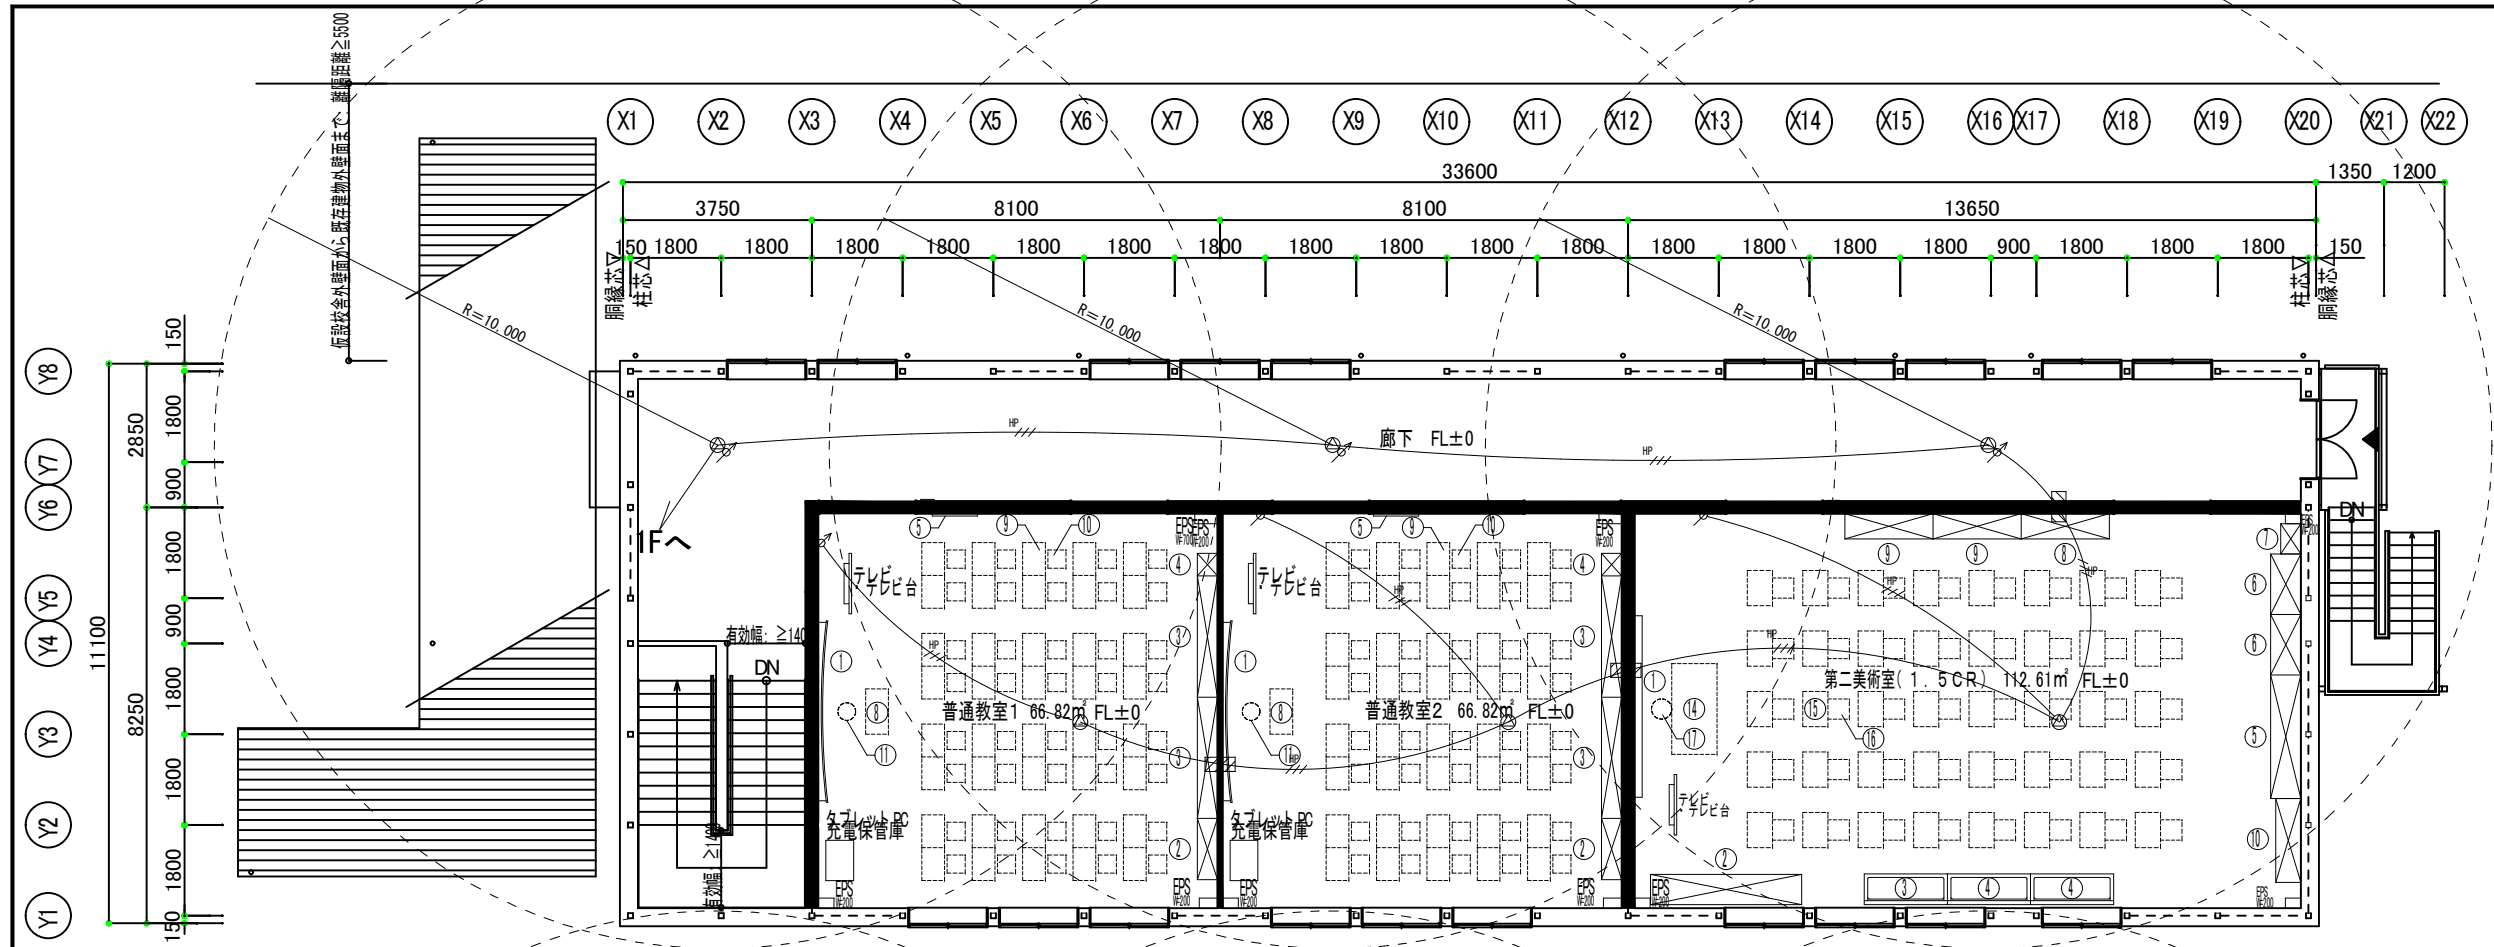


2階平面図 S: 1/150

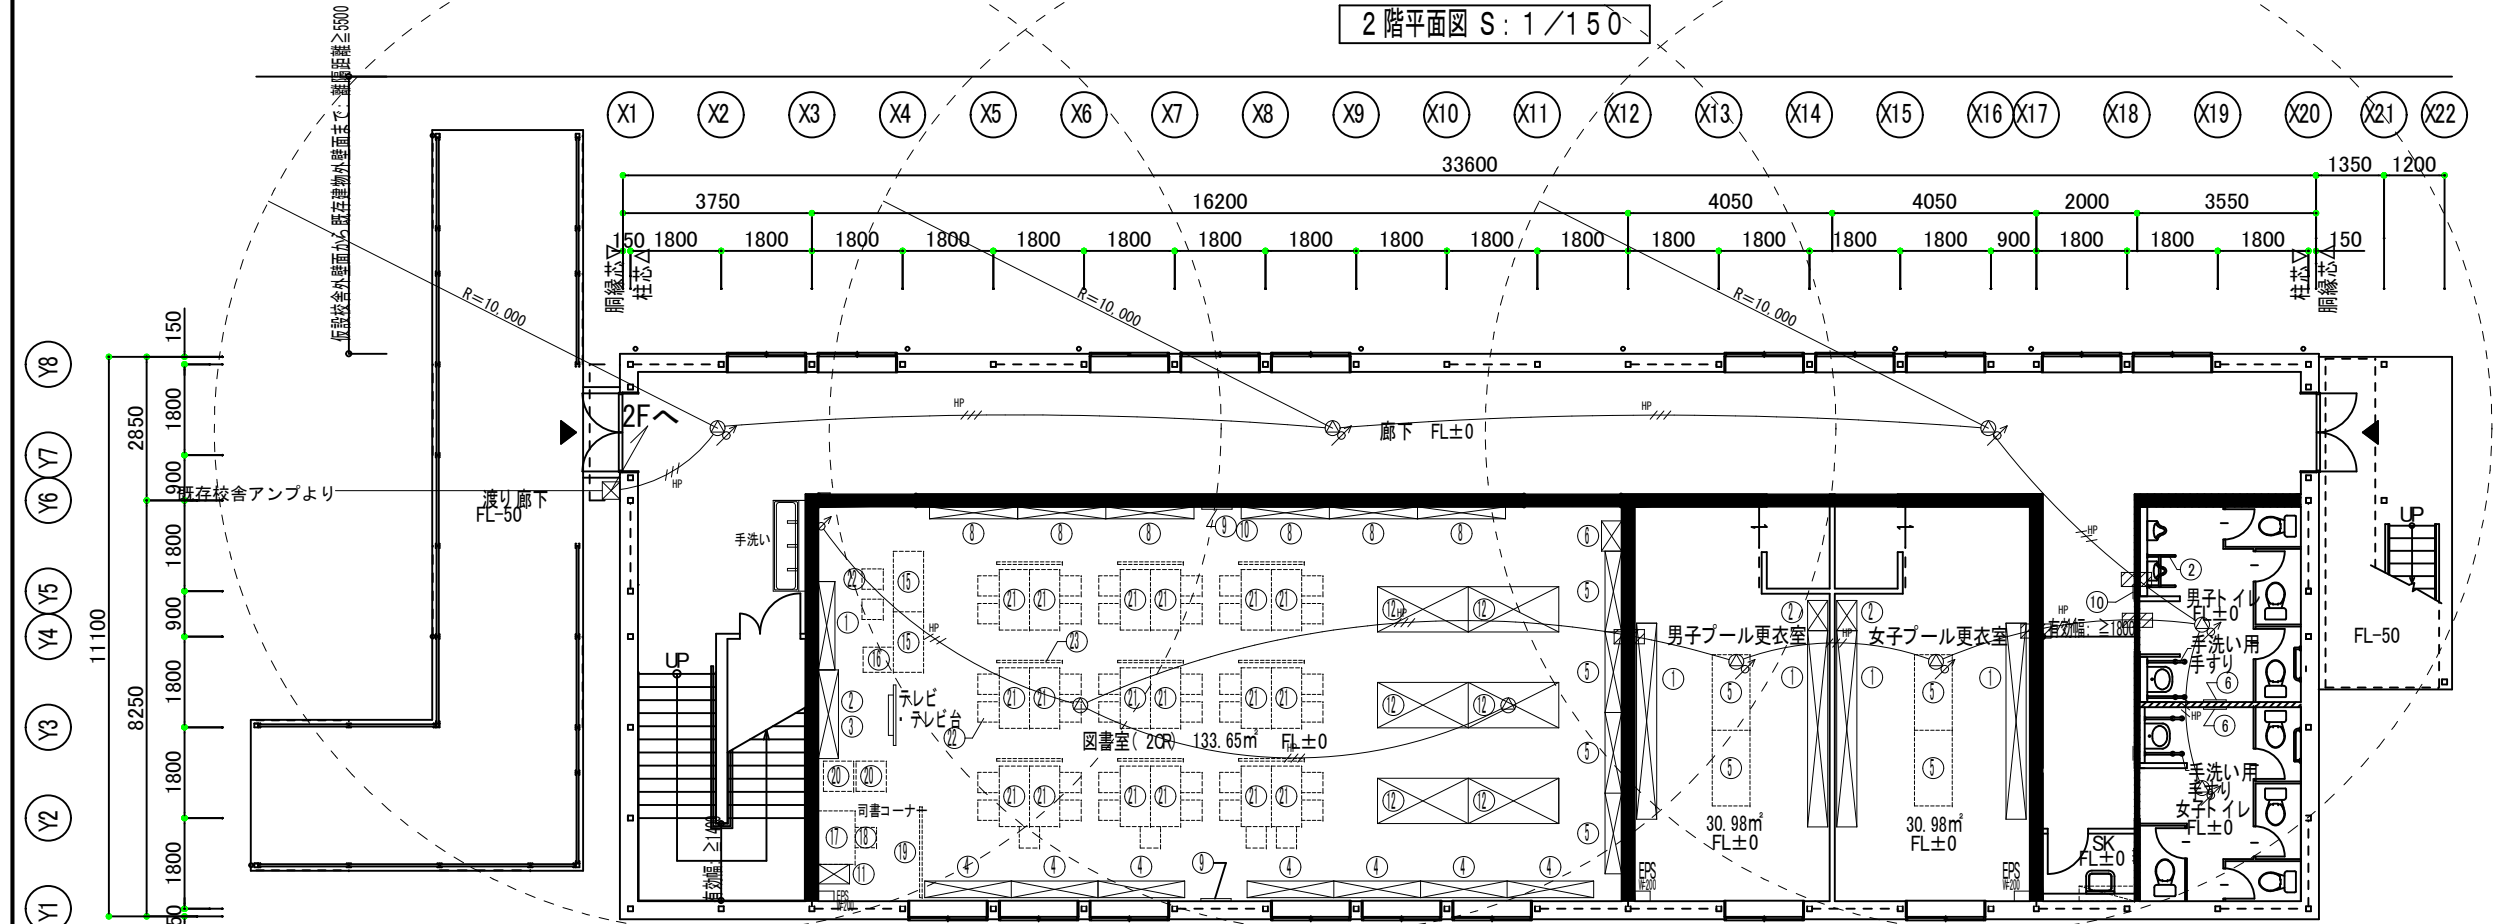

1階平面図 S: 1/150

- 埋込型スピーカー
- 埋込型スピーカー音量調節器内蔵
- アッテネーター音量調節器 FL+1300

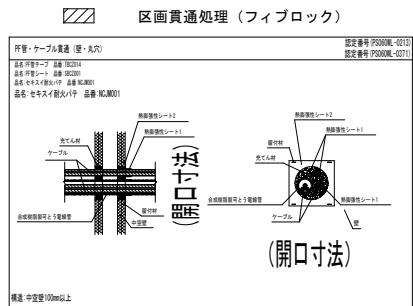

防火区画壁、114条区画壁内SWコンセントは
未来工業 タイカスールBP3で区画処理とする
国土交通大臣認定PS060WL-0814

横浜市教育委員会事務局		工事名 榊町中学校仮設校舎設置工事	
年月日 令和8年3月	縮尺 A3: S=1/150 A1: S=1/750	図面名称	1階・2階放送設備図
設計者	施設番号	棟番号	完成図
株式会社 国設計	一般建築士第214562号	中川 敬哉	図面番号 E-08

工事名 樽町中学校 電灯盤


容量合計 9,000 VA

単位	各容量	電圧	負荷名称（備考）	No.
VA	700		照明回路①	①
VA	900		照明回路③	③
VA	100		照明回路⑤	⑤
VA	500		1F弱電盤コンセント	⑦
VA	200		カウンターコンセント	⑨
VA	800		1F廊下コンセント②	⑪
VA	400		女子更衣室コンセント	⑬
VA	400		女子トイレコンセント	⑮
VA	800		2F廊下コンセント①	⑰
VA	1000		タブレット充電用コンセント	⑲
VA	1000		タブレット充電用コンセント	⑳
VA	600		第二美術室廊下側コンセント	㉓
VA	800		七宝焼き用コンセント	㉕
VA	800		窓側ダクトレールコンセント	㉗

工事名 樽町中学校 動力盤

容量合計 14.36 kW

単位	各容量	電圧	負荷名称（備考）	No.
kW	2.47		天カセ4方向 4HP AC-1	①
kW	2.47		天カセ4方向 4HP AC-3	③
kW	2.47		天カセ4方向 4HP AC-5	⑤
kW	2.47		天カセ4方向 4HP AC-7	⑦
kW	2.47		天カセ4方向 4HP AC-9	⑨
kW	2.01		天カセ4方向 3HP AC-11	⑪

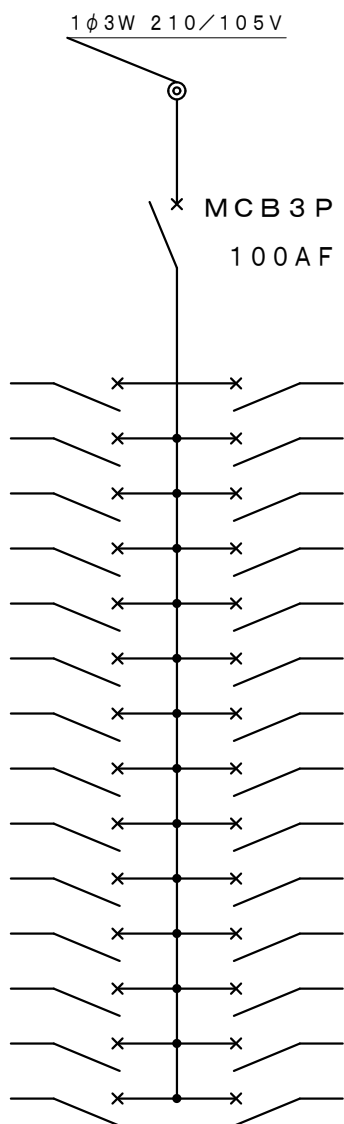


総合計容量 17,500 VA

No.	負荷名称（備考）	電圧	各容量	単位
②	照明回路②		620	VA
④	照明回路④		580	VA
⑥	1F廊下コンセント①		800	VA
⑧	図書室廊下側コンセント		400	VA
⑩	図書室窓側コンセント		400	VA
⑫	男子更衣室コンセント		400	VA
⑭	男子トイレコンセント		400	VA
⑯	2F弱電盤コンセント		500	VA
⑱	普通教室1コンセント		500	VA
㉑	普通教室2コンセント		500	VA
㉒	2F廊下コンセント②		800	VA
㉔	第二美術室窓側コンセント		1000	VA
㉖	廊下側ダクトレールコンセント		800	VA
㉘	予備		800	VA

総合計容量 28.36 kW

No.	負荷名称（備考）	電圧	各容量	単位
②	天カセ4方向 4HP AC-2		2.47	kW
④	天カセ4方向 4HP AC-4		2.47	kW
⑥	天カセ4方向 4HP AC-6		2.47	kW
⑧	天カセ4方向 4HP AC-8		2.47	kW
⑩	天カセ4方向 4HP AC-10		2.47	kW
⑫	天カセ4方向 3HP AC-12		2.01	kW

容量合計 14.36 kW

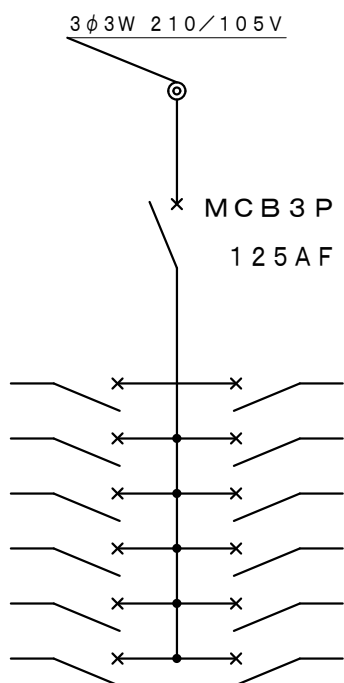



換気設備 機器表

[illegible]

【特 記】

1. 送風機はJIS規格に基づいたものとする。 2. 電気容量は参考値とする。
3. 電源周波数は50Hzとする。 4. 24時間換気の居室は24時間換気スイッチとし、24時間換気の旨を表示すること。

横浜市教育委員会事務局				工事名		樟町中学校仮設校舎設置工事	
年月日		令和8年3月	縮尺	AS: S=1/150 A: S=1/75		図面名称	
設計者				換気設備機器表			
施設番号		棟番号	完成 図面	有無	種類	図面枚数	図面番号
株式会社 国設計		一般建築士第214562号 中川 敬雄					K-01

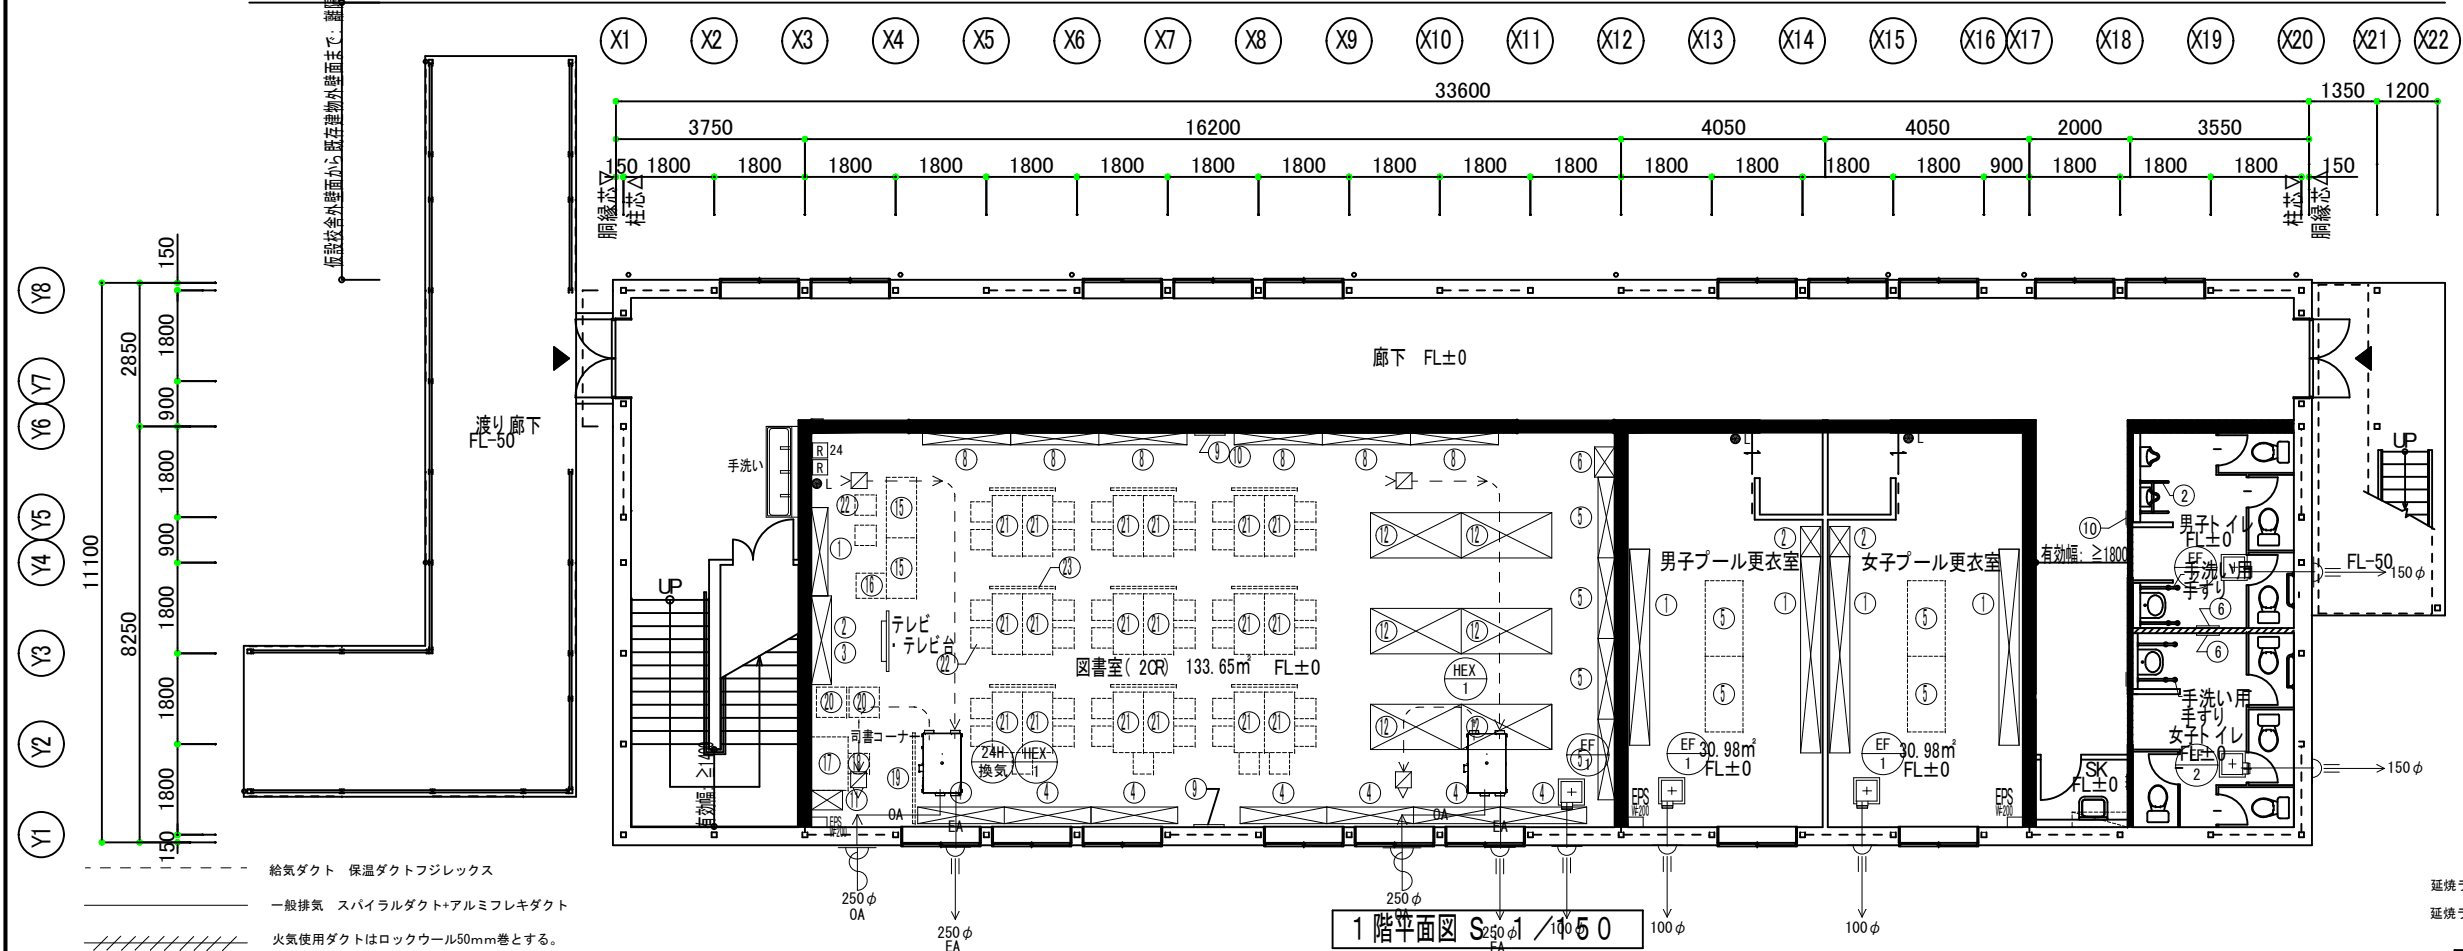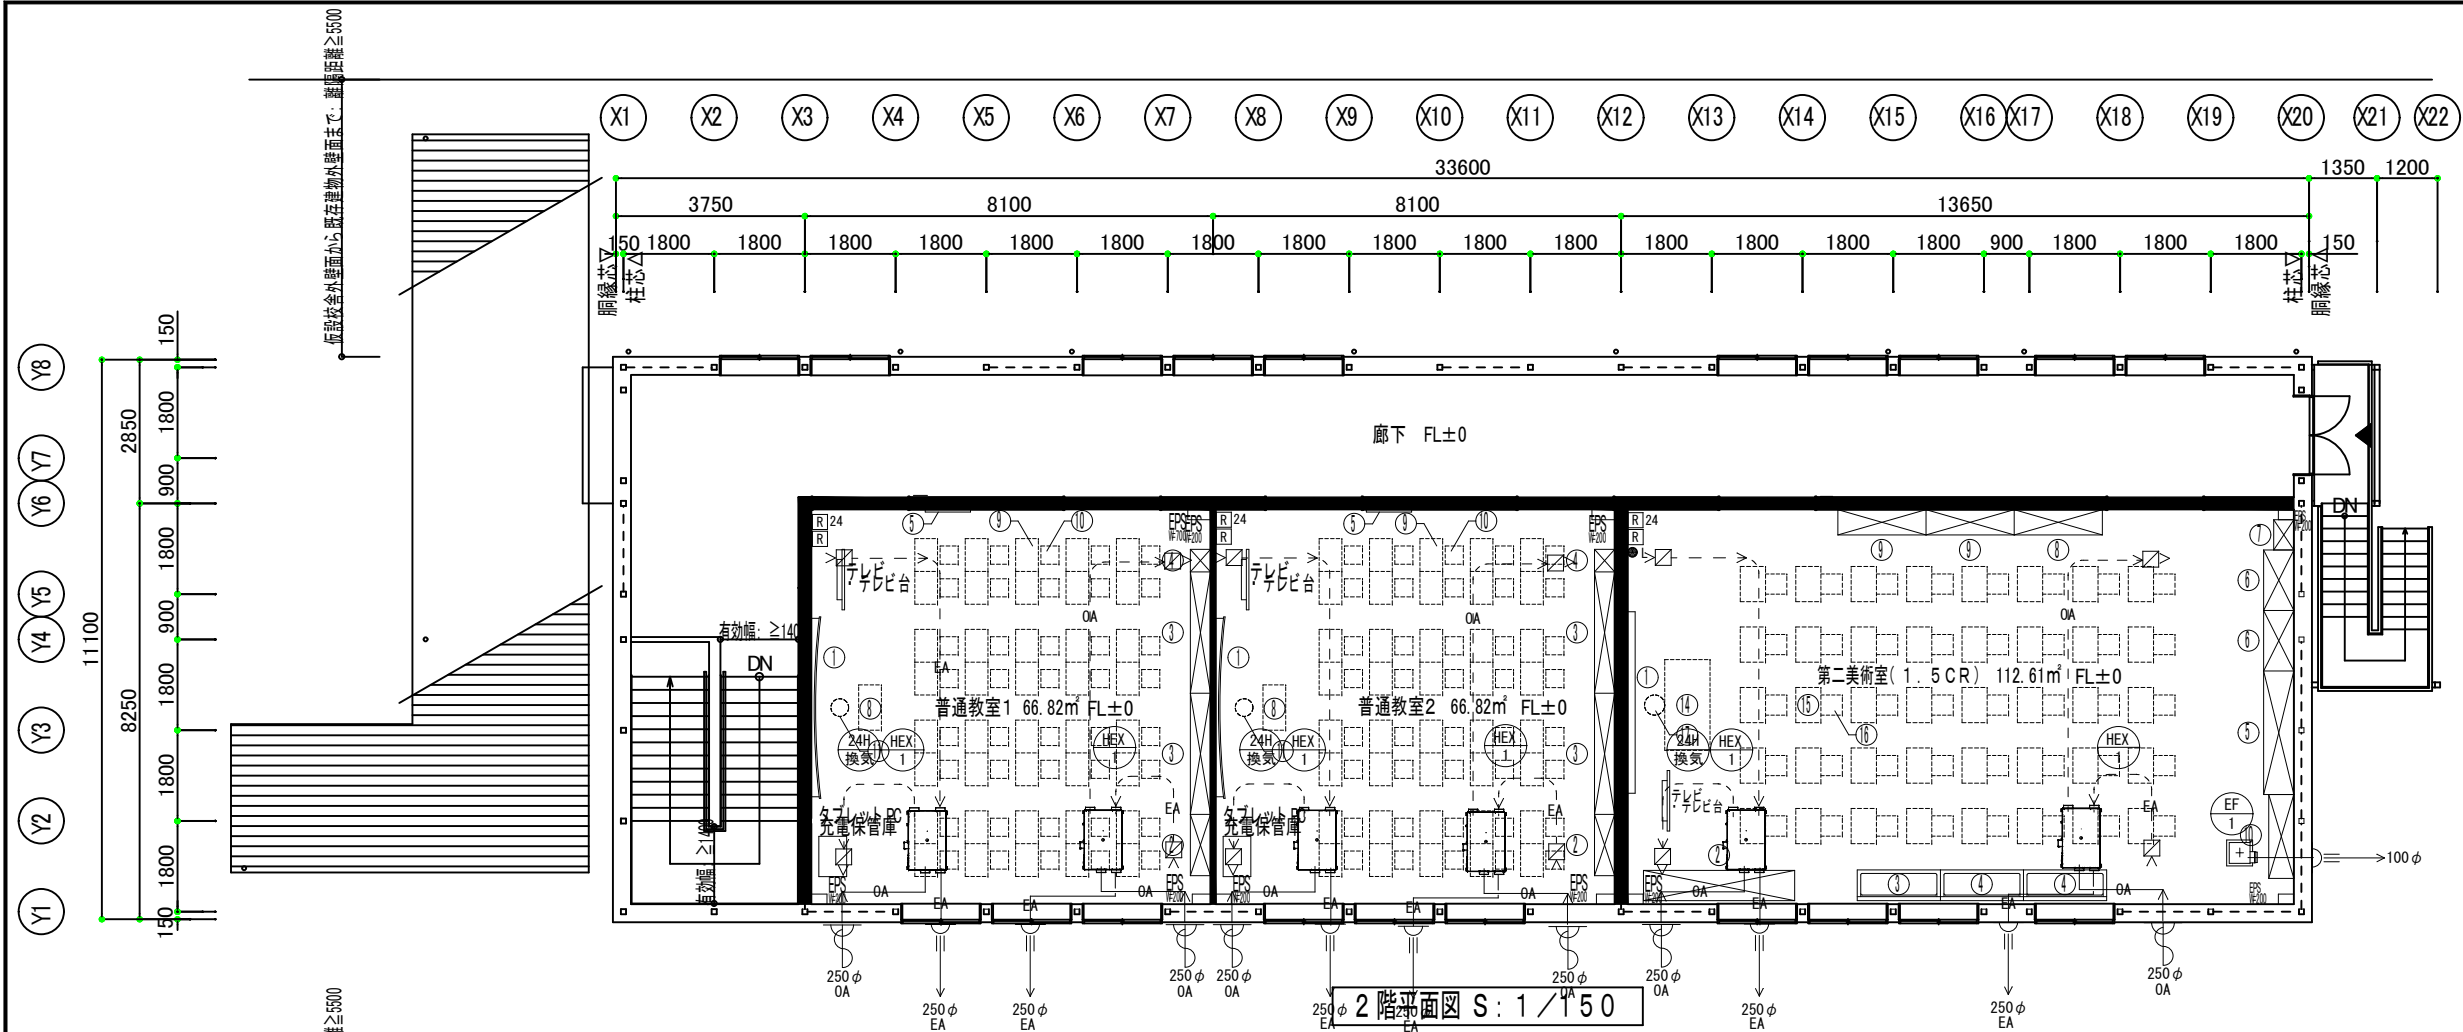

凡例	
	全熱交換器（ビルトイン型）
	天井換気扇（FD設置）
	壁給気口　ブッシュ式（150φ以上延焼ラインFD付き）
	給排気SUS製ベントキャップ防虫網付き深型　FD付き
	給排気SUS製ベントキャップ防虫網付き深型
	ジーニアスリモコン　FL+1500程度
	その他換気扇SW　FL+1300程度
	中間ファイヤーダンパー
	24時間換気を示す
	制気口
	24時間換気リモコン　FL+1500程度

延焼ラインにかかる壁換気扇ウェザーカバーFD付きは銅板製、その他ウェザーカバーは塩ビ製とします。
延焼ラインにかかる150φ以上ベントキャップFD付・ウェザーカバーFD付は72℃ヒューズとします。

横浜市教育委員会事務局			工事名 榊町中学校仮設校舎設置工事		
年月日	令和8年3月	縮尺	A3: S=1/150 A1: S=1/750	図面名称	1 階・2 階換気設備図
設　　計　　者			施設番号	棟番号	床面積
株式会社 国設計			一級建築士第214562号 中川 敬哉	床面積	床面積
			図面番号		
			K-02		

