



凡 例

道路

宅地

本管

給水管

①

②

給水装置

受水槽式		
直結式		
直結式(3階)		
直結式(4階)		
直結式(5階)		
直結増圧給水		
2直3増圧		
3直4増圧		
直結増圧給水猶予		
高置水槽直結直圧式		
高置水槽直結増圧式		
高置水槽直結増圧【猶予】式		

(管種)

DIP

150

(口径 mm)

メータ

止水栓

DIP

150

(管種)

(口径 mm)

・口径350mm以上の管路（一部口径300mmを含む）は **グレー表示**

・弁栓類（消火栓、制水弁、空気弁 等）は表示していません。

図面番号： 4-7:4-6

縮尺：1/500 (A3印刷時)
出図年月日：2025年05月16日
出図時刻：10時43分21秒

ウェブサイト出図 ID：02834661

水道配管平面図を利用する上での注意事項

この平面図はできる限り最新の管路情報を提供できるように努めておりますが、水道工事完成から最新データがシステム入力されるまでに時間を要することから現地の状況と整合しない場合があります。

最新の情報が必要な場合や設計・工事見積り等の協議を要する場合は、担当部署で調査をお願いします。

なお、個人情報を含む管路情報の提供には、本人確認及び委任状が必要です。

口径 350mm以上の管情報については、敷設位置についてはグレーで表示しておりますが、管種・口径については本図面では表示しておりません。**工事計画等を立てられる場合は、必要に応じて担当部署で調査し、毀損事故等の対策を実施してください。**

この図面の作成に当たっては、横浜市道路局のデータベースを使用しました。
(C)横浜市道路局 許可なく複写複製を禁ず。

この用紙は再生紙を使用しています。

横浜市水道局



凡 例

道路

宅地

本管

給水管

①

②

給水装置

受水槽式		
直結式		
直結式(3階)		
直結式(4階)		
直結式(5階)		
直結増圧給水		
2直3増圧		
3直4増圧		
直結増圧給水猶予		
高置水槽直結直圧式		
高置水槽直結増圧式		
高置水槽直結増圧【猶予】式		

(管種)
DIP

150
(口径 mm)

DIP
(管種)

150
(口径 mm)

メータ

止水栓

・口径350mm以上の管路（一部口径300mmを含む）は グレー表示

・弁栓類（消火栓、制水弁、空気弁 等）は表示していません。

図面番号： 4-7:4-6

縮尺：1/500（A3印刷時）
出図年月日：2025年05月16日
出図時刻：10時44分47秒

ウェブサイト出図 ID：03920039

水道配管平面図を利用する上での注意事項

この平面図はできる限り最新の管路情報を提供できるように努めておりますが、水道工事完成から最新データがシステム入力されるまでに時間を要することから現地の状況と整合しない場合があります。

最新の情報が必要な場合や設計・工事見積り等の協議を要する場合は、担当部署で調査をお願いします。

なお、個人情報を含む管路情報の提供には、本人確認及び委任状が必要です。

口径 350mm以上の管情報については、敷設位置についてはグレーで表示しておりますが、管種・口径については本図面では表示しておりません。**工事計画等を立てられる場合は、必要に応じて担当部署で調査し、毀損事故等の対策を実施してください。**

この図面の作成に当たっては、横浜市道路局のデータベースを使用しました。

(C)横浜市道路局 許可なく複写複製を禁ず。

この用紙は再生紙を使用しています。

横浜市水道局

電 気 設 備 特 記 仕 様 書

1. 工 事 名 称

横浜市西部方面施設電気設備緊急改修工事
(旧ひかりが丘小学校の道路拡幅に伴う1号柱移設工事)
2. 工 事 場 所

横浜市旭区上白根町1306番地14
3. 工 事 仕 様

本工事は、本設計図書及び「横浜市建築局電気設備工事特則仕様書」(平成25年5月版)電気設備技術基準、内線規程並びに諸官公署関係法規に準拠し、監督員の指示に従い施工する。
4. 工 事 概 要

本工事は下記の表による。(■印は今回施工部分を示す)

■ 構内1号柱を建柱

■ 構内1号柱にPAS取り付け

■ 高圧ケーブルを引き替え

■ 構内1号柱立ち上がり配管を新設

■ 地中埋設管路を新設

■ 既設ハンドホール整備(使用しない管口穴塞ぎ)

■ 東京電力工事費負担金

■ NTT引込線の移設に伴う支持材を改修

■ 撤去材・発生材の適切な処分

5. 一般共通事項

1. 工事に際して事前に十分な調査を行い設計内容を十分に理解、確認の上施工すること。

2. 工事に際して関係各位と十分な協議、確認の上安全対策及び工事に支障無き様に留意する。

3. 工事に必要な関係官庁との打合せ確認及び届出等については遅滞なく行うこと。

4. 設計図書及び施工上で疑義が生じた場合は検討書を添えて監督員と協議すること。

5. 工事に際して工事中及び完成後学校施設に支障無き様留意する。
-
- 案 内 図
- 完成図
- | | | | | | | |
|------------------|---|---------------|------|-----|-----|-------|
| 工 事 名 | 横浜市西部方面施設電気設備緊急改修工事
(旧ひかりが丘小学校の道路拡幅に伴う1号柱移設工事) | | | | 年 月 | H25.7 |
| 図 面 番 号 | 1/3 | 特記仕様書・案内図・配置図 | | | 縮 尺 | 1:500 |
| 常務理事 | 営繕部長 | 設備課長 | 電気係長 | 係 員 | | |
| | | | | | | |
| 公益財団法人 横浜市建築保全公社 | | | | | | |
- 配 管 、 配 線 凡 例
- A

既設 6kV CVT22°
既設 CVV-S1.25° -9C

PE (70) ケーブル撤去
PE (70) ケーブル撤去

B

既設 6kV CVT22°
既設 CVV-S1.25° -9C
新設 6kV EM-CET38°

PE (70) ケーブル撤去
PE (70) ケーブル撤去
既設PE (70) に入線

C

<立上り部分>
既設 6kV CVT22°
既設 CVV-S1.25° -9C
既設 E14°

(70) ケーブル及び配管撤去
(70) ケーブル及び配管撤去
VE (14) ケーブル及び配管撤去

D

<立上り部分>
新設 6kV EM-CET38°
新設
新設 IE14°

FEP (80)-G (82)
FEP (80)-G (82) 導入線入線予備管とする
VE (16)

管路新設・装柱部別図参照
-
- 配置図・1階平面図 S=1/500
- | 凡 例 | | |
|-----|------------------|--------------------|
| ——— | 地中配線 | GL-600以上 |
| □ | 既設ハンドホール | |
| □ | 既設ハンドホール | 再利用・使用しない
管口穴塞ぎ |
| □ | 既設屋内型キュービクル | 変電室内設置 |
| ● | 既設構内1号柱 | コンクリート柱 |
| ● | 新設構内1号柱 | コンクリート柱 |
| ▷ | ケーブル埋設標(鉄製)取付 | |
| ▶ | 接地埋設標(コンクリート製)取付 | |

機器仕様表	
(1). 高圧気中負荷開閉器(PAS)	
製造者名	(株)戸上電機製作所
型式	KLT-PS-EHD2N10LT
方向性SOG制御装置	
型式	LTR-PS-D0TQ32
(2). 高圧ケーブル	
電線種類・サイズ	6kV EM-CET38mm ²
こう長	55m
製造者名	(株)フジクラ・ダイヤケーブル

旧ひかりが丘小学校プール解体工事

工事名称 旧ひかりが丘小学校プール解体工事

工事場所 旭区上白根町1306番地14

1. 工事仕様

- 1) 本工事は、本設計図書及び最新版横浜市建築局電気設備工事特別仕様書
電気設備技術基準、内線規程並びに官公署等関係法規に準拠し、監督員の指示に従い
安全に施工する。

2. 施工基準

- 1) 本工事の施工にあたり、横浜市建築局学校標準図(95型)及び校舎改造標準図を適用する。
- 2) 本設備工事完了後、不用となる仮設配管配線等は、全て撤去の事とする。


3. 特記事項

- １ 本工事の施工にあたり、事前に既存を調査の上、設計内容を理解し施工する。
- ２ 施工上の理由により、本設計図と相違ある場合は、監督員の指示に従い施工する事。
- ３ 施工にあたっては、事前に学校長、監督員と協議の上工程表を作成し、監督員の承認を受けるものとする。
- ４ 不要配管、配線、器具等は、すべて撤去の事。（但し、打込配管はそのままとする。）



4. 工事概要

- １）プール（ＰＣ、ＲＣ造）、シャワー・足腰洗い（ＲＣ造）の撤去、解体
- ２）循環器室（平屋、ＲＣ造）の撤去、解体
- ３）温室の撤去、解体
- ４）工事範囲内の外構（工作物、舗装、排水設備）の撤去、解体
- ５）上記に伴う電気設備撤去工事一式

案内図

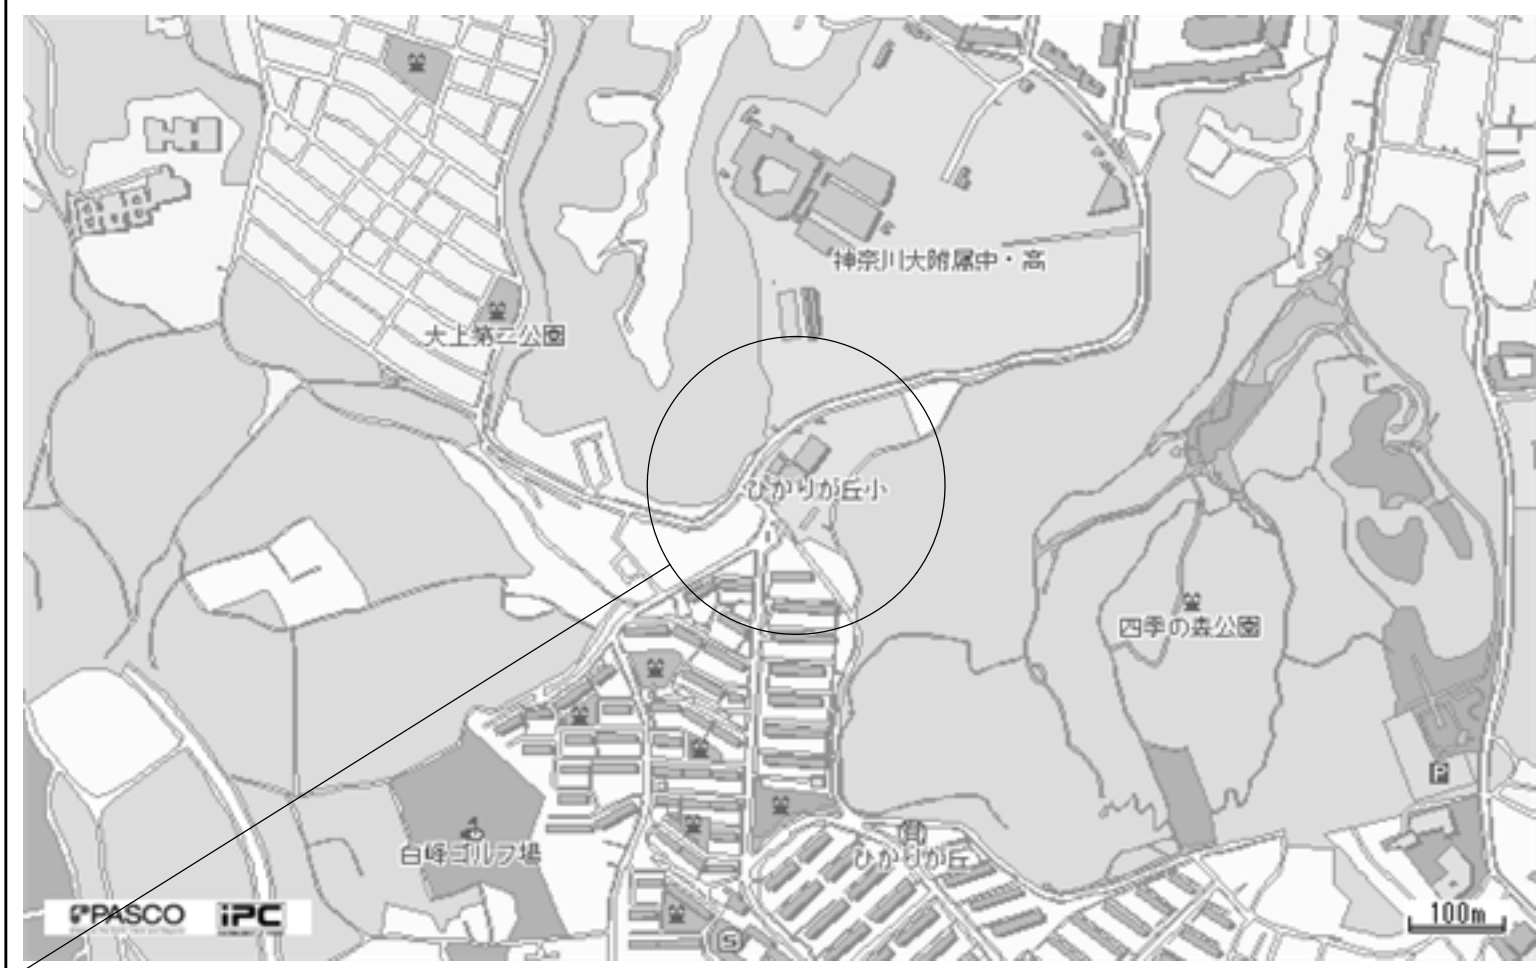

旧ひかりが丘小学校：旭区上白根町1306番地14

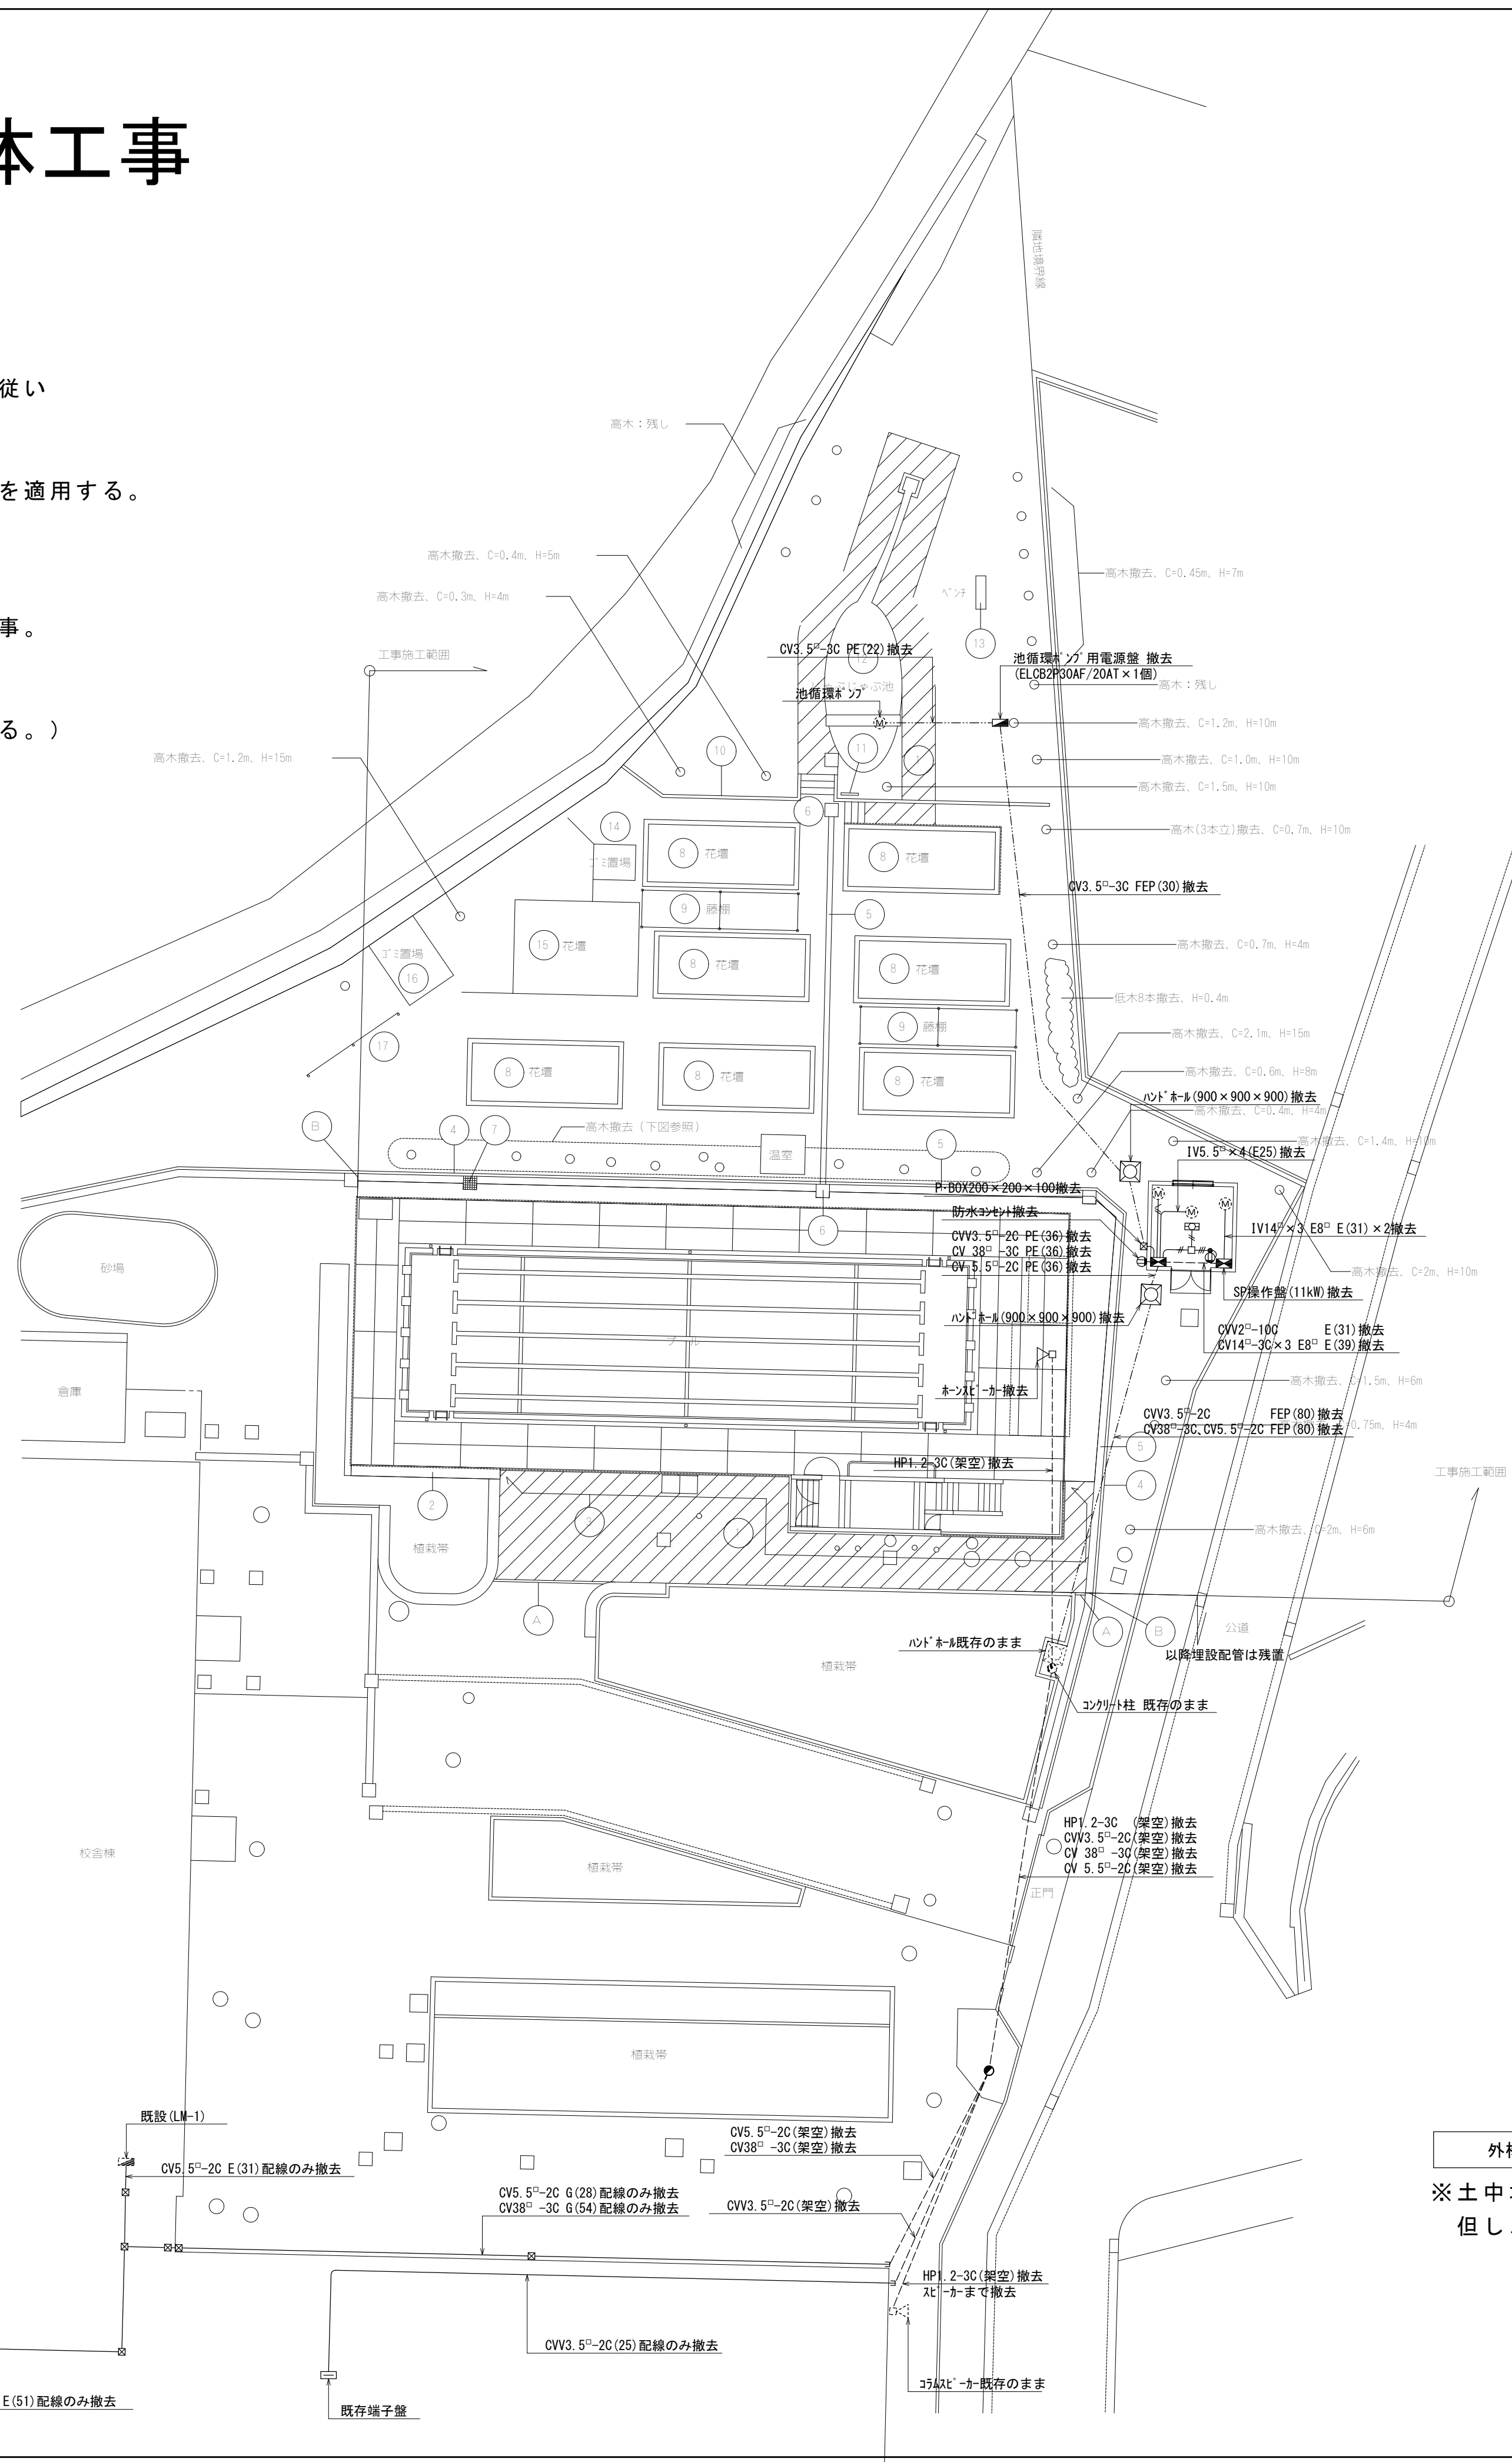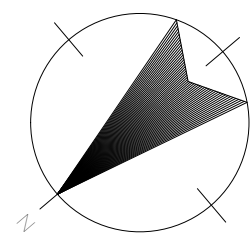

注記	
1. 図中、点線のものは既存とする。	
2. 図中、配管配線の撤去は下記に依る。	
—//—	IV1. 6 × 2 (19)
—///—	IV1. 6 × 3 (19)
—\\—	IV2. 0 × 3 (19)
3. 図中、撤去のものは下記に依る。	
	反射笠 FL20W-2
●	埋込スイッチ 1P15A × 1
	埋込コンセント 2P15A × 1
	動力盤 RP-3.7

外構撤去平面図 S:1/200

※土中埋設物(FEP管・ハンドホール)の撤去及び埋戻し整地作業も含め建築工事とする。
但し、FEP内ケーブル引き撤去は電気工事とする。

(電気設備)

横浜市 建築局

工事名

旧ひかり丘小学校プール解体工事

年月日

H24.2

縮尺

A1:1/200
A3:1/400

図面名称

特記仕様書、案内図、撤去平面図

設計者

監 査 者

施設名

棟 号

竣工
年度

図面枚数

図面番号

一般建築士事務所
一級建築士事務所
株式会社

第144531号
神奈川県知事官舎
第60号

株式会社
株式会社

施設名

棟 号

竣工
年度

図面枚数

図面番号

E-01

工事 種 別	用 途 番 号	建物種 類番号	建 物 固 有 番 号			施 設 番 号			図面種 類番号	図 面 固 有 番 号			特 殊 記 号
H	1	4	2	7	5	0	5	6	5	0	0	2	

凡 例

記 号	名 称	材 質 仕 様	
----	給 水 管	硬質塩化ビニルライニング鋼管	VB：屋外露出
		硬質塩化ビニルライニング鋼管（外面被覆）	VD：埋設部 コンクリート内 屋内露出
———	排 水 管	硬質塩化ビニル管	VP
— I —	給 湯 管	給湯用硬質塩化ビニルライニング鋼管	HVA：屋内一般 屋外露出
		給湯用硬質塩化ビニルライニング鋼管（外面被覆）	HVD：埋設部 コンクリート内 屋内露出
— G —	ガ ス 管	カラー鋼管	CGP：屋内一般 屋外露出
	既 設 管		
////////	既設撤去管	本工事	
	弁	ゲート弁：直結給水 JIS 10Kgf/cm ² 流沫給水 JIS 5Kgf/cm ²	GV：50A以下 砲金製 コアタイプ
			65A以上 鑄鉄製ナイロンコーティング
	給 水 栓		
	給 湯 栓		
	混 合 栓		
	ガスコック		
	フレキシブル継手		FJ（SUS）


器 具 表

設置場所	器 具 名	記 号	数 量	仕 様
屋 上	瞬間給湯器	屋外壁掛形	2	（50号2台連結型） 最大ガス消費量96,000kcal/h 据置架台 配管カバー リモコンスイッチ 防水形プラグ付
	洋風大便器	V910 （VBT513）	1	手洗付ロータンク 紙巻器（スベアー付）
下処理室	手洗器（隅付）	YL10D+YTL19A	1	壁掛隅付手洗器 自閉式立水栓
	混合水栓	YTKJ30U3R	1	
	自在水栓	YT130AR13	2	給水用 泡沫 レバーハンドル（流し台に取付）
	横形自在水栓	YT131S13	1	給湯用 泡沫 レバーハンドル（流し台に取付）
調理室	横水栓	13-F7	2	
	混合水栓	YTKJ30U3R	1	
	自在水栓	YT130AR13	6	給水用 泡沫 レバーハンドル（流し台に取付）
	横形自在水栓	YT131S13	4	給湯用 泡沫 レバーハンドル（流し台に取付）
	自在水栓	YT30AR20	4	給水用 泡沫 レバーハンドル 水栓柱（人研）100□ L=1200
	自在水栓	YT30AR20	4	給湯用 泡沫 レバーハンドル 水栓柱（人研）100□ L=1200
	横水栓	13-F7	2	水栓柱（人研） 100□ L=900 共
	横水栓	13-F7	4	給水用水栓柱 100□上に取付
食品庫	混合水栓	YTKJ30U3R	1	
休憩室	洗濯機用水栓	YTW10	1	緊急止水弁付横水栓
シャワー室	シャワー水栓	YTMJ40C3R	1	サーモスタット付シャワー水栓
入口脇	横水栓	13-F7	1	
受水槽	横水栓	13-F7	1	テスト用 キー式

完成図

工事名	ひかりが丘小学校給湯室給水管給湯管 改修工事				年月日	H17.	
図 面 番 号	P-2		凡例 器具表			縮 尺	----
	常務理事	設備課長	係 長	係 員	設 計 事 務 所		
					確認 17. 委員会		
(財)横浜市建築保全公社							

工 事 種 別	用 途 番 号	建 物 種 類 番 号	建 物 固 有 番 号			施 設 番 号		図 面 種 類 番 号	図 面 固 有 番 号			特 記 号
H	1	4	2	7	5	0	5	6	5	0	0	3

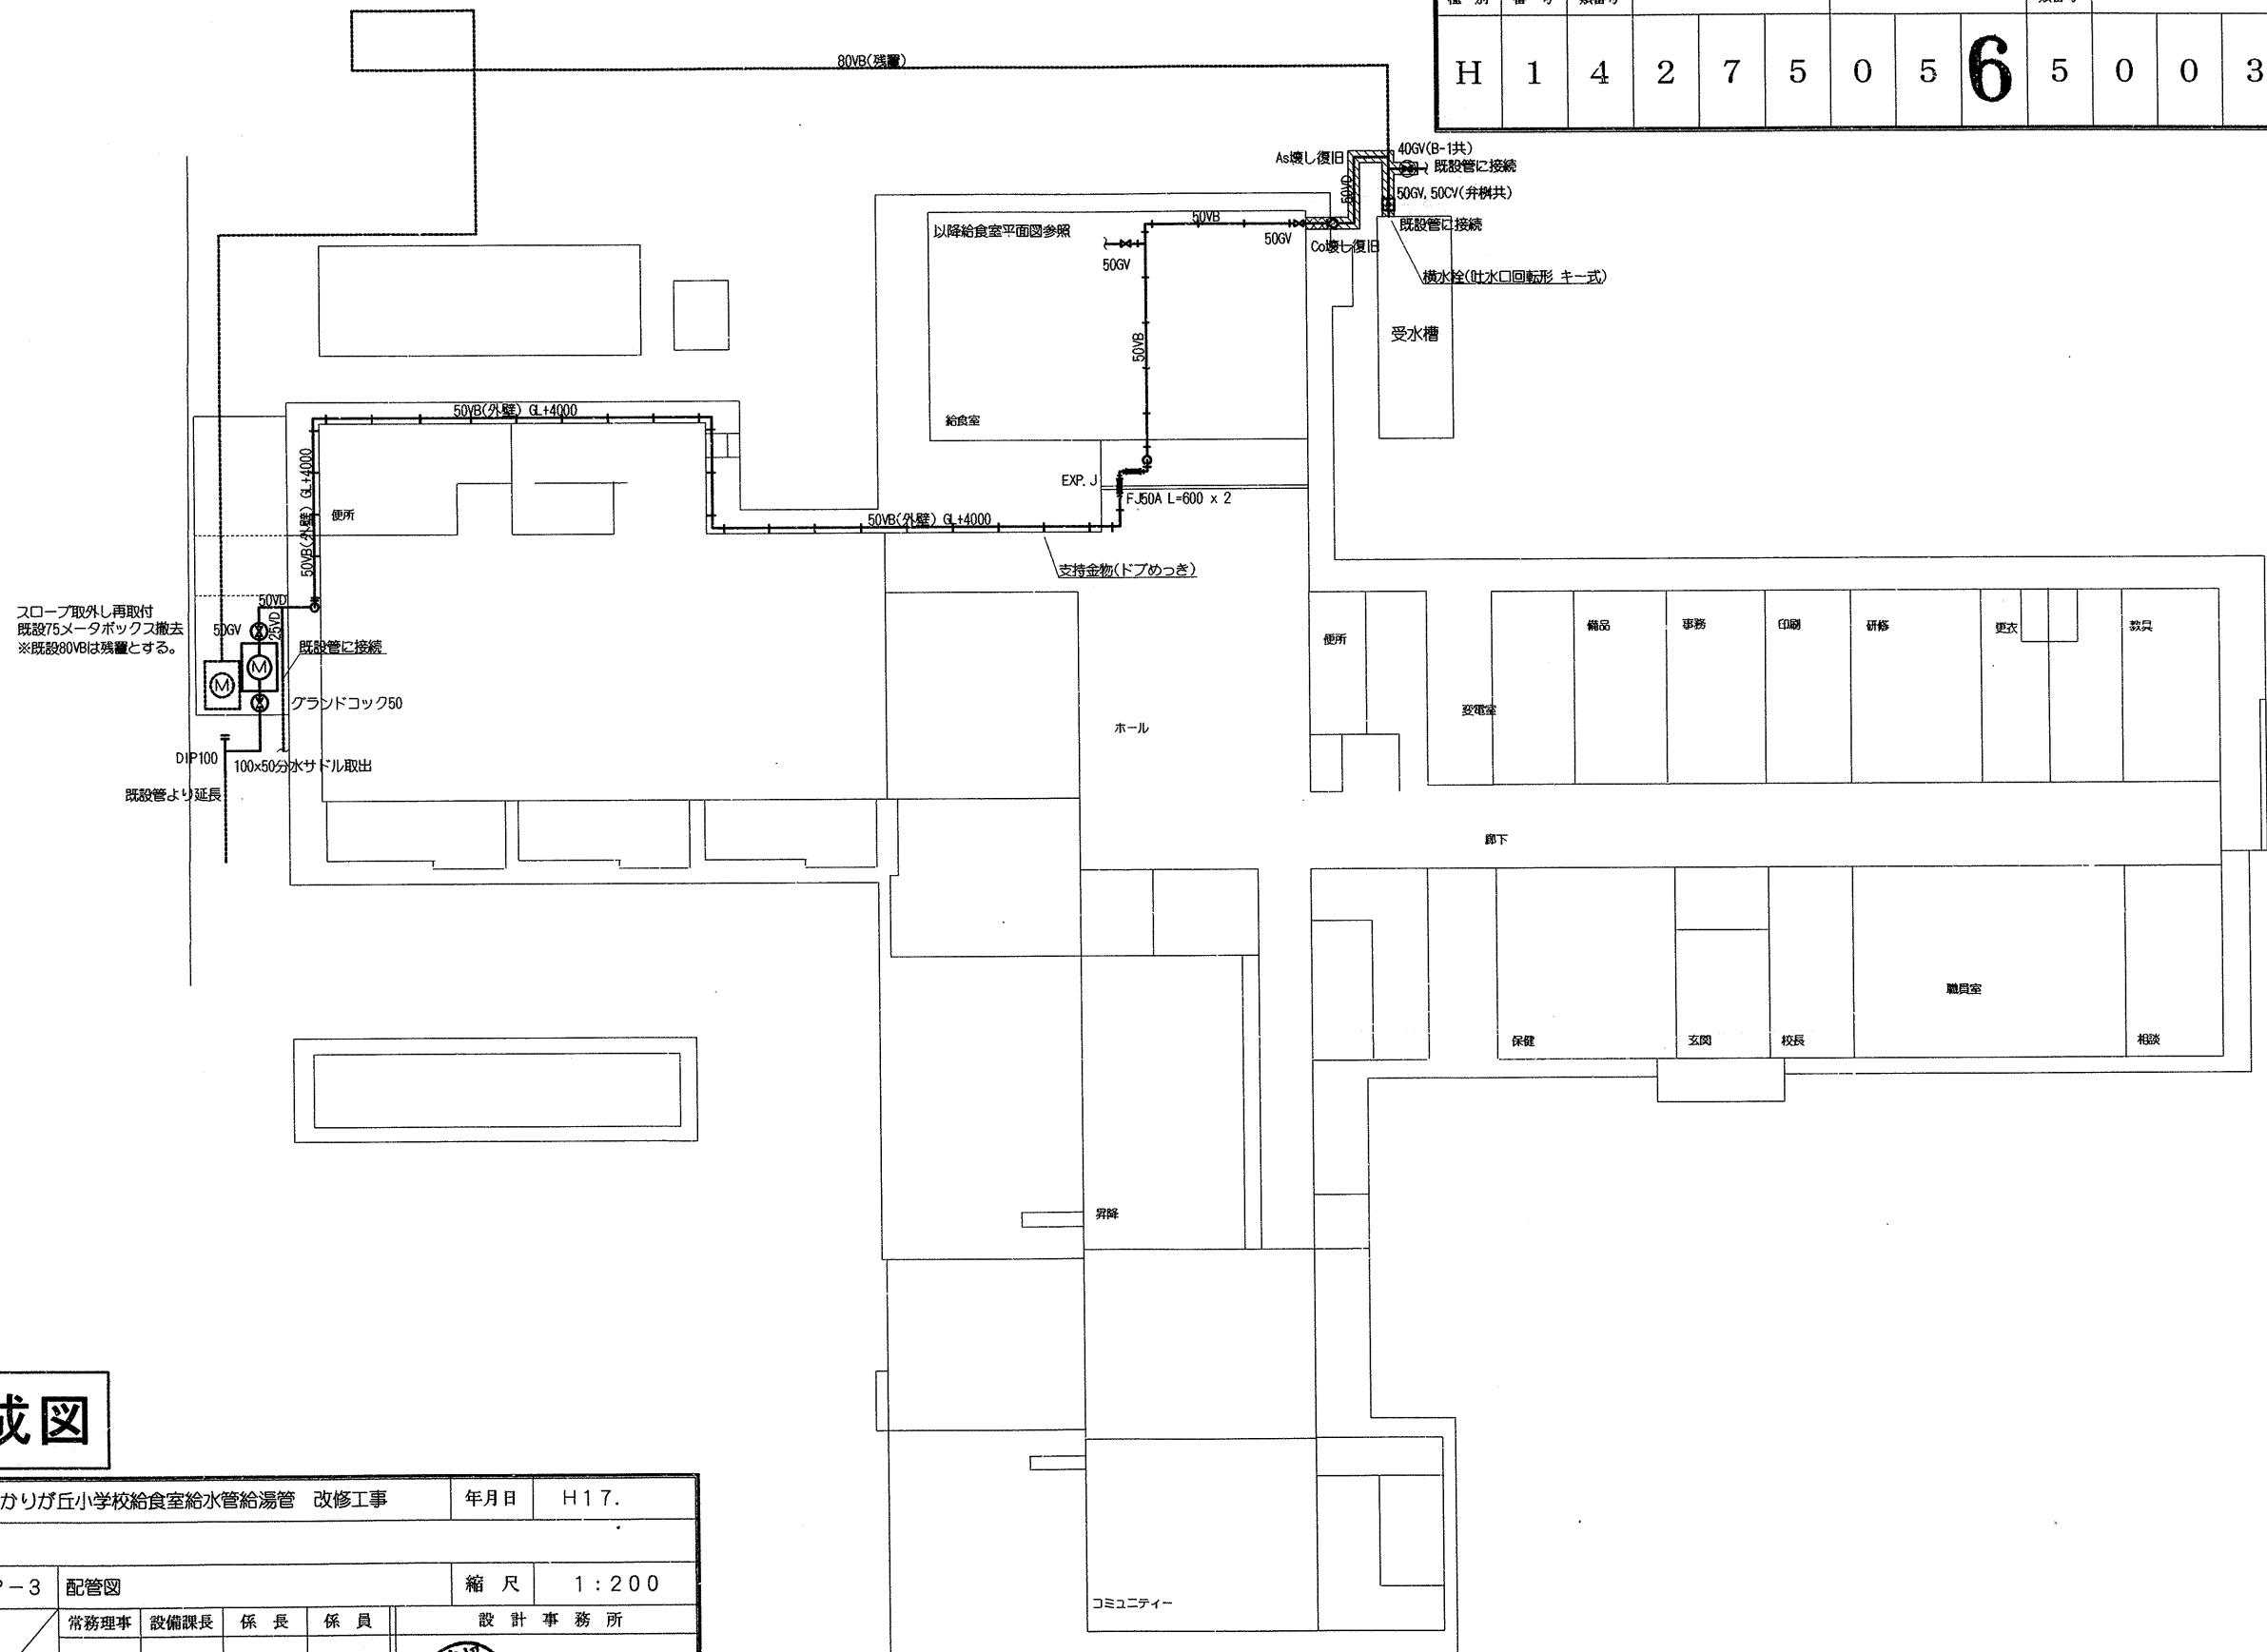


完成図

工事名		ひかりが丘小学校給食室給水管給湯管 改修工事				年月日	H17.	
図 番	面 号	P-3 配管図				縮 尺	1:200	
		常務理事	設備課長	係 長	係 員	設 計 事 務 所		
		(財)横浜市建築保全公社				確認 17. 委員会		

$S = 1:300$

学 校 番 号	年 度	区 分	工事番号
旭 - 21	6	直	
図面番号	地質調査	家屋復旧	他 因
7-1			特殊記号

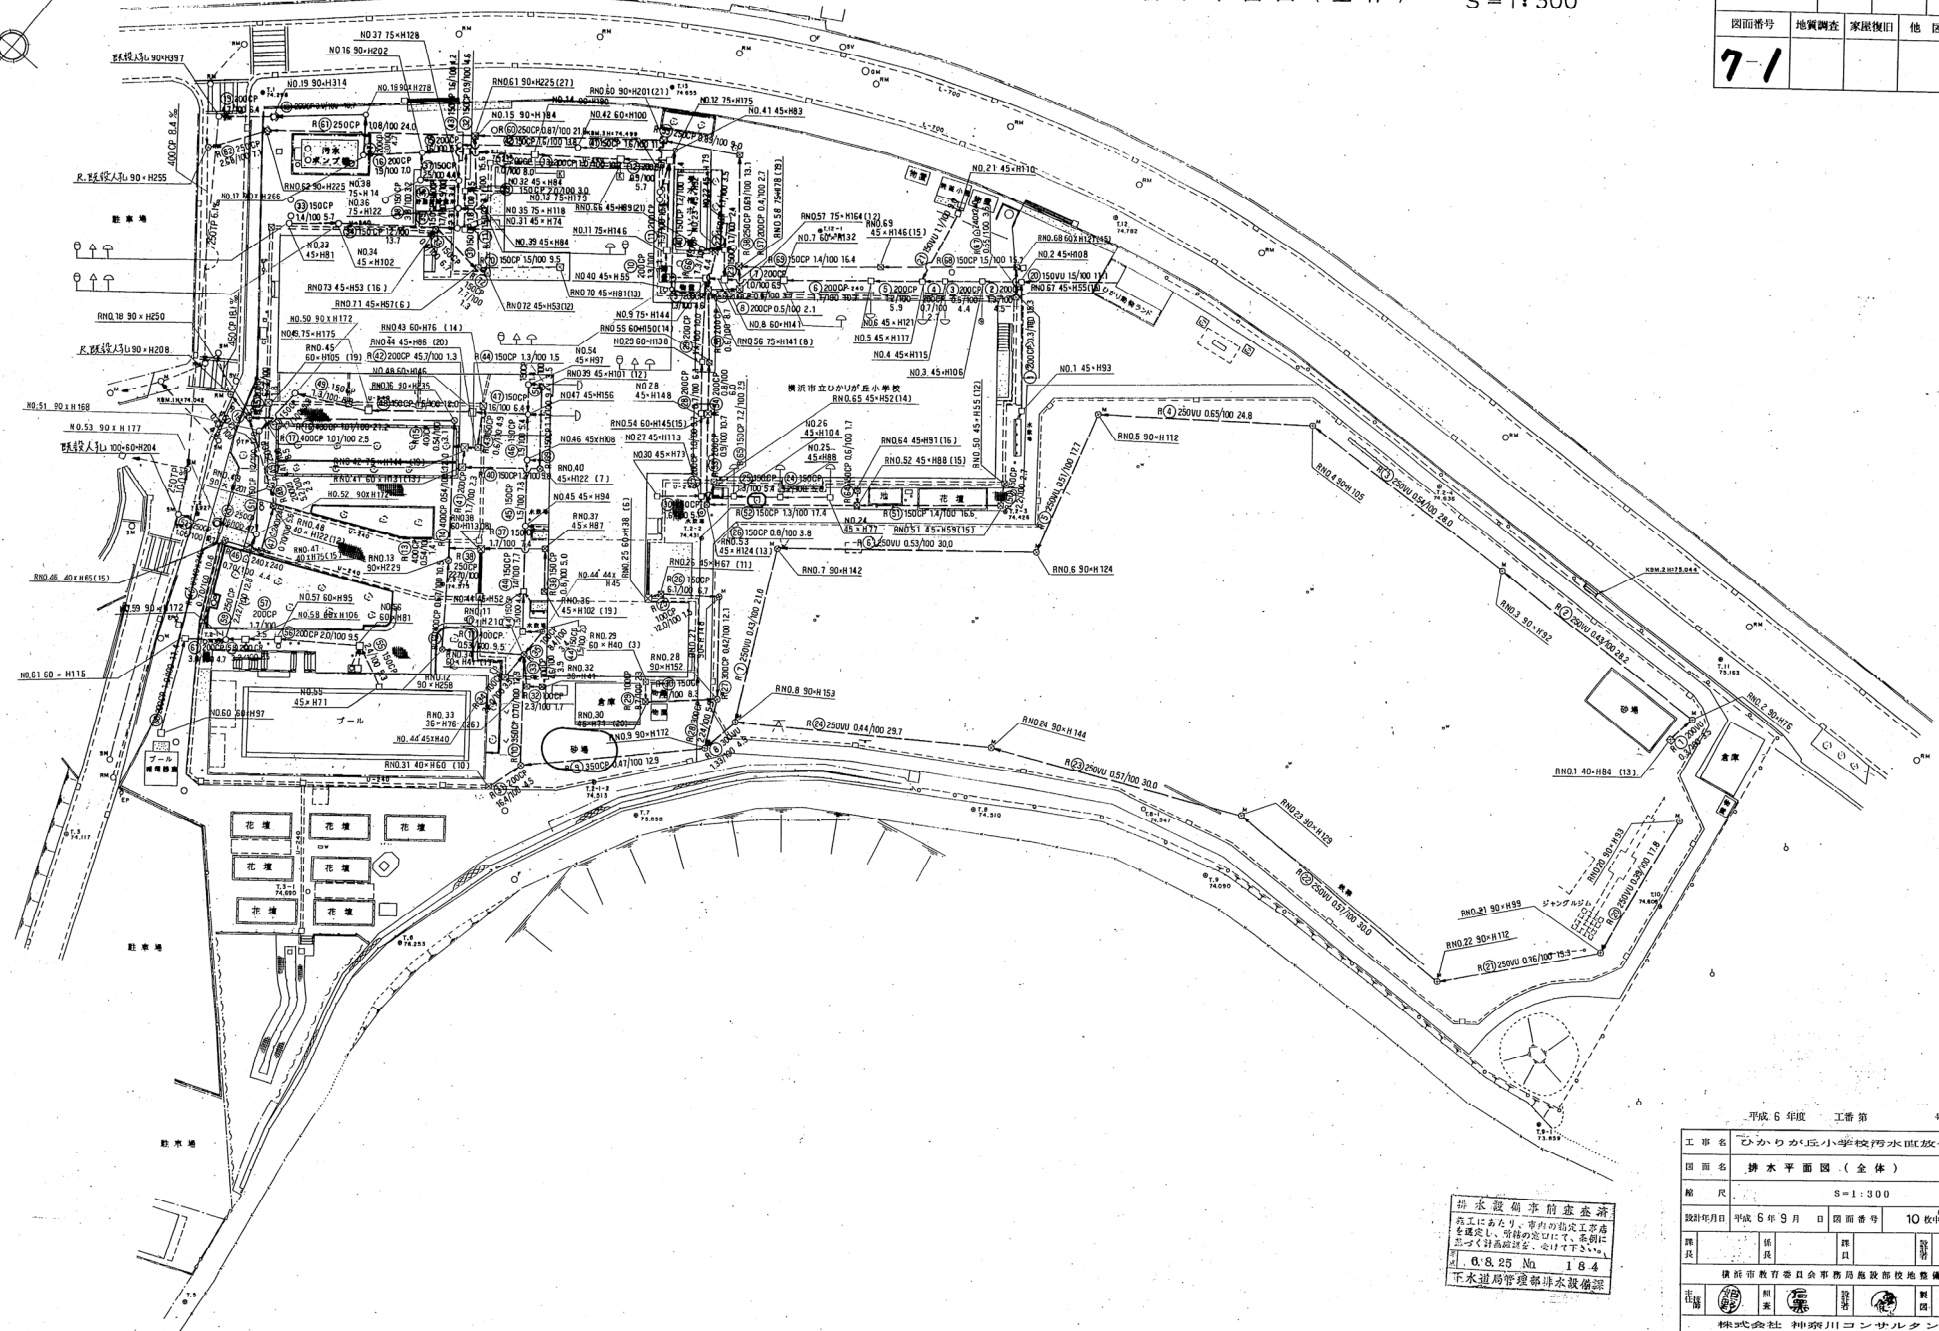


平成 6 年度 工番 第 号

工 事 名	ひかりが丘小学校汚水直放化工事		
図 面 名	排水平面図 (全体)		
縮 尺	S=1:300		
設計年月日	平成 6 年 9 月	図面番号	10 枚中の 3
設計	佐 氏	監 査	吉 君
横須賀市教育委員会事務局施設部校地整備課			
主 務 課	教 育	工 務	調 査
			
株式会社 神奈川コンサルタント			

平成6年5月 測量 (株)神奈川コンサルタント


$S = 1:300$

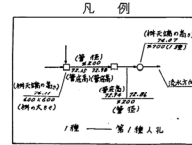

工 事 名	ひかりが丘小学校校水直放化工事				
図 面 名	排 水 調 査 図				
縮 尺	S = 1 : 300				
設計年月日	平成	年	月	日	図面番号
					枚中の5 (参考)
課長	係長	技 員	課 長	監 査	
横浜市教育委員会事務局施設部校地整備課					
主 査		照 査		監 査	
株式会社 神奈川コンサルタント					

学校番号	年度	区分	工事番号
旭-21	6	直	
図面番号	地質調査	家屋復旧	他 図
7-7			

7

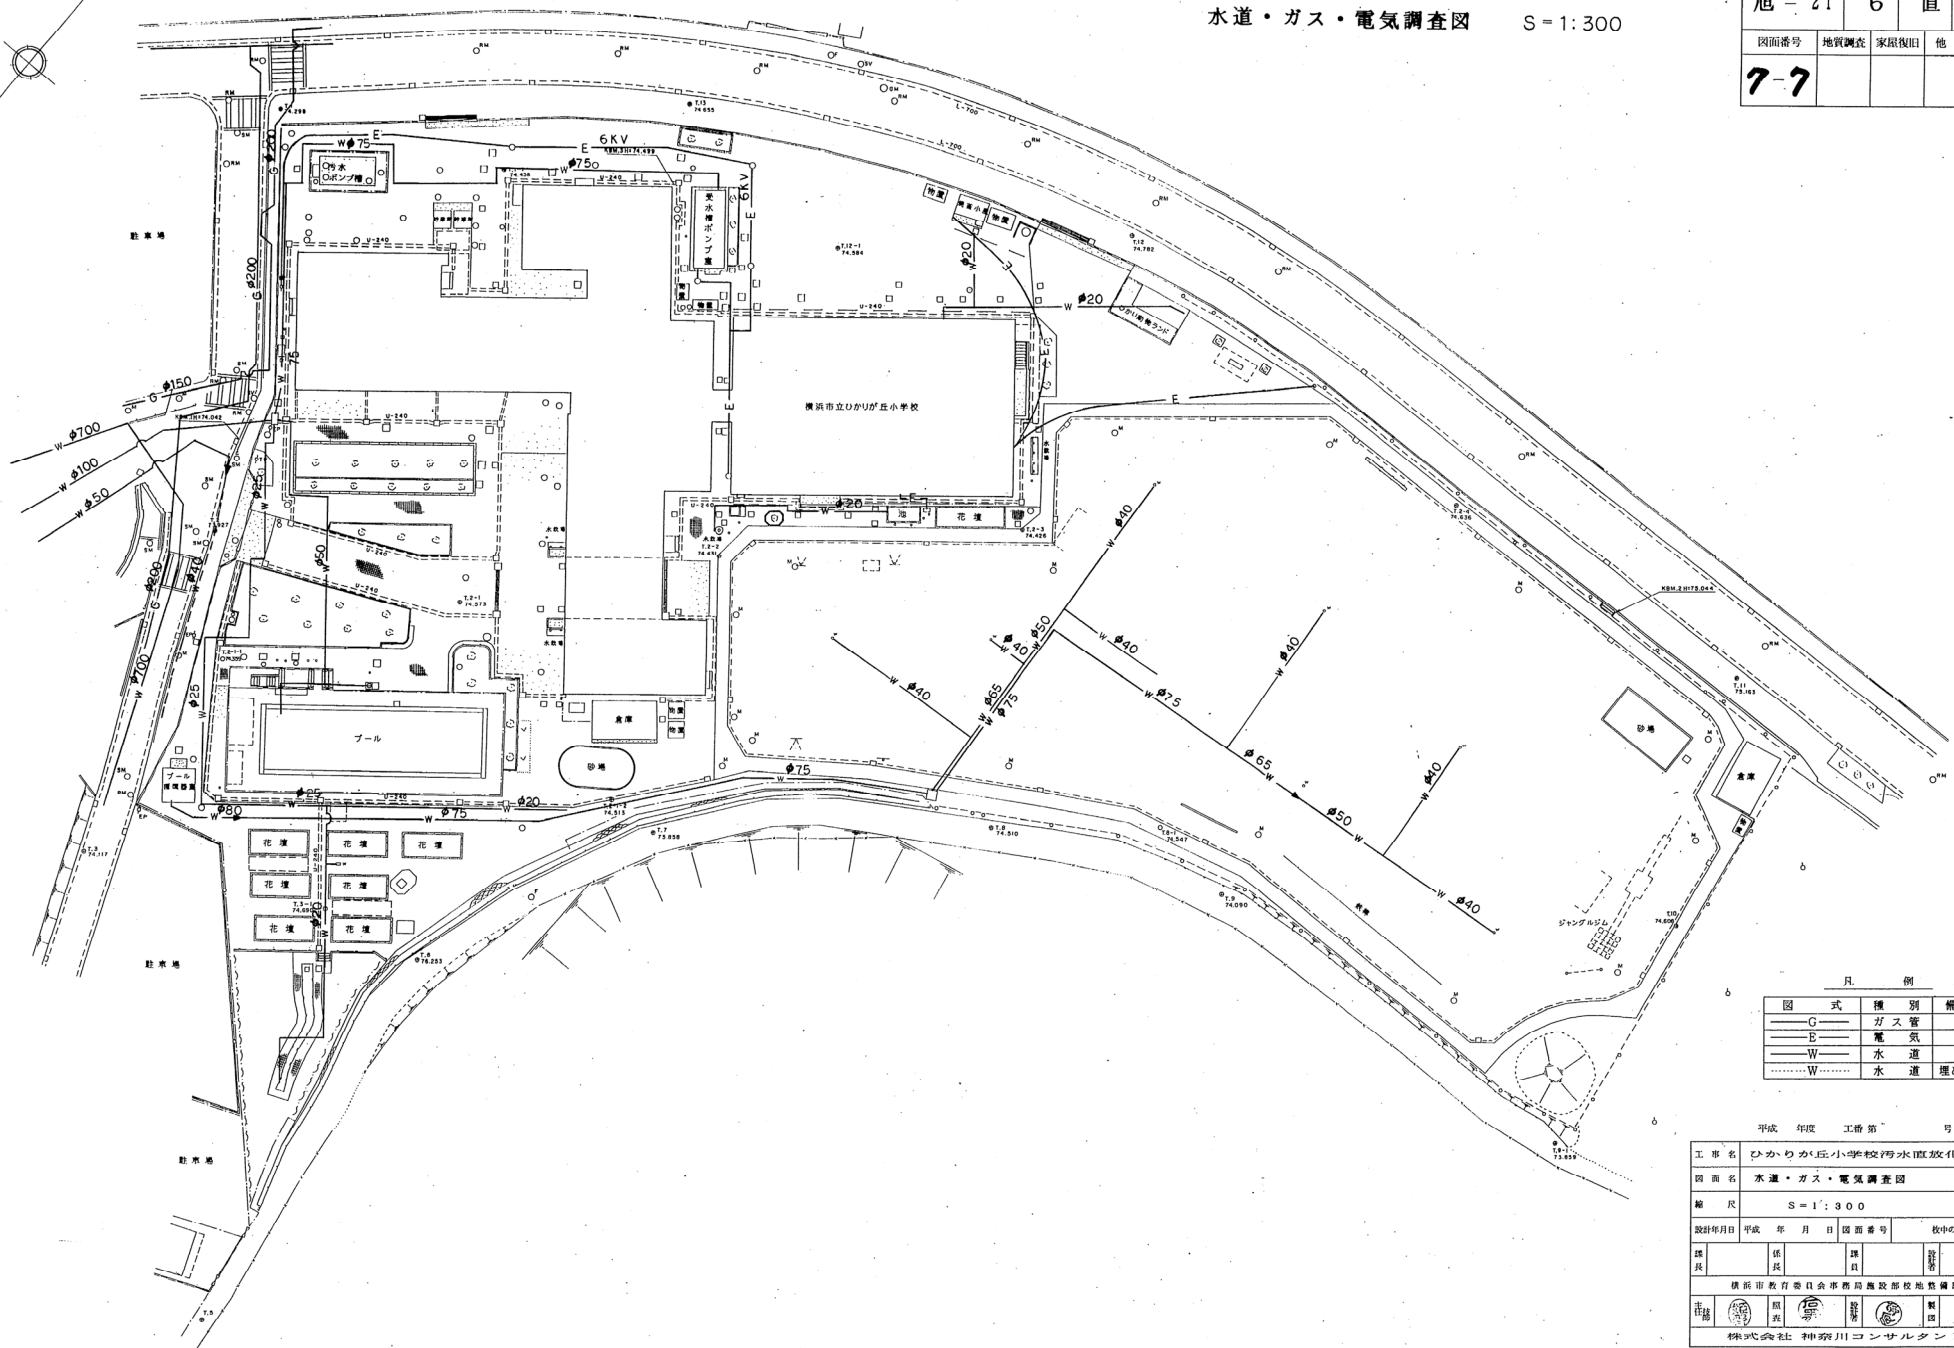

凡 例

図 式	機 別	備 考
—G—	ガス 管	
—E—	電 気	
—W—	水 道	
---W---	水 道	埋め殺し

工 事 名	ひかりが丘小学校汚水直放化工事
図 面 名	水道・ガス・電気調査図
縮 尺	S=1:300
設計年月日	平成 年 月 日
図 面 番 号	枚中の6 (参考図)
設 計	係長 課長 課員 課員
監 理	主任 係長 課長 課員
市 場	横浜市教育局社会事務局施設部校地整備課
市 場	株式会社 神奈川コンサルタント