


新金沢区総合庁舎イメージ図(パース)

 

 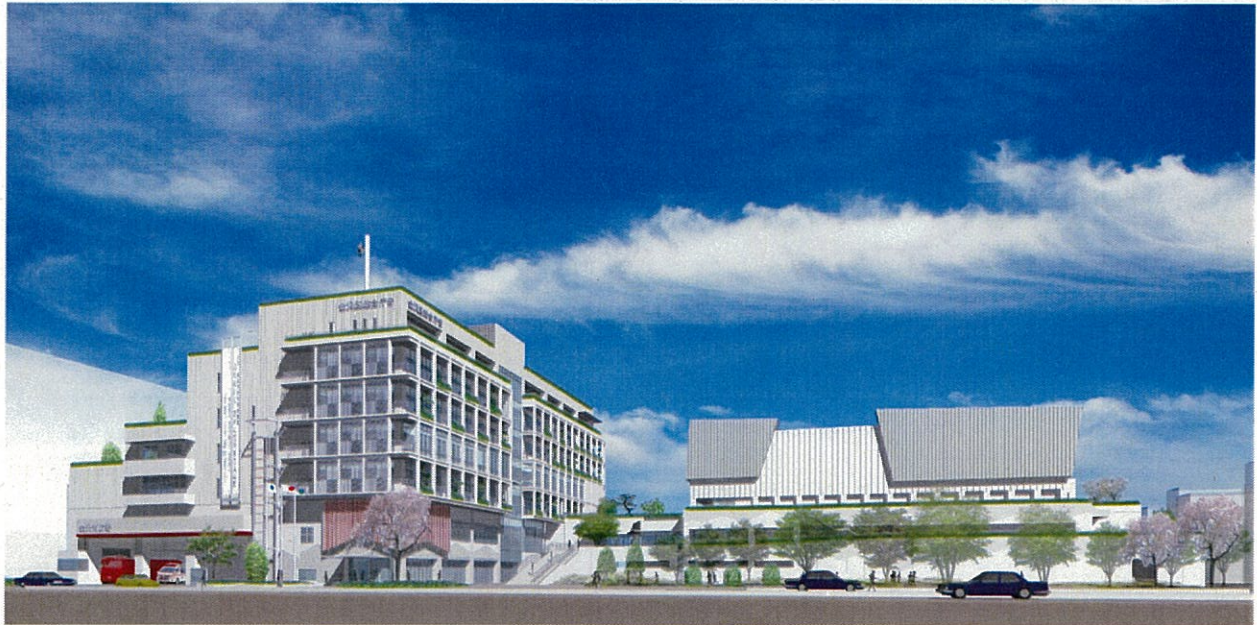


1. 外観イメージ (西側から)




※公園は今後設計のため、
変更となる可能性があります。

2. 外観イメージ (北西側から)

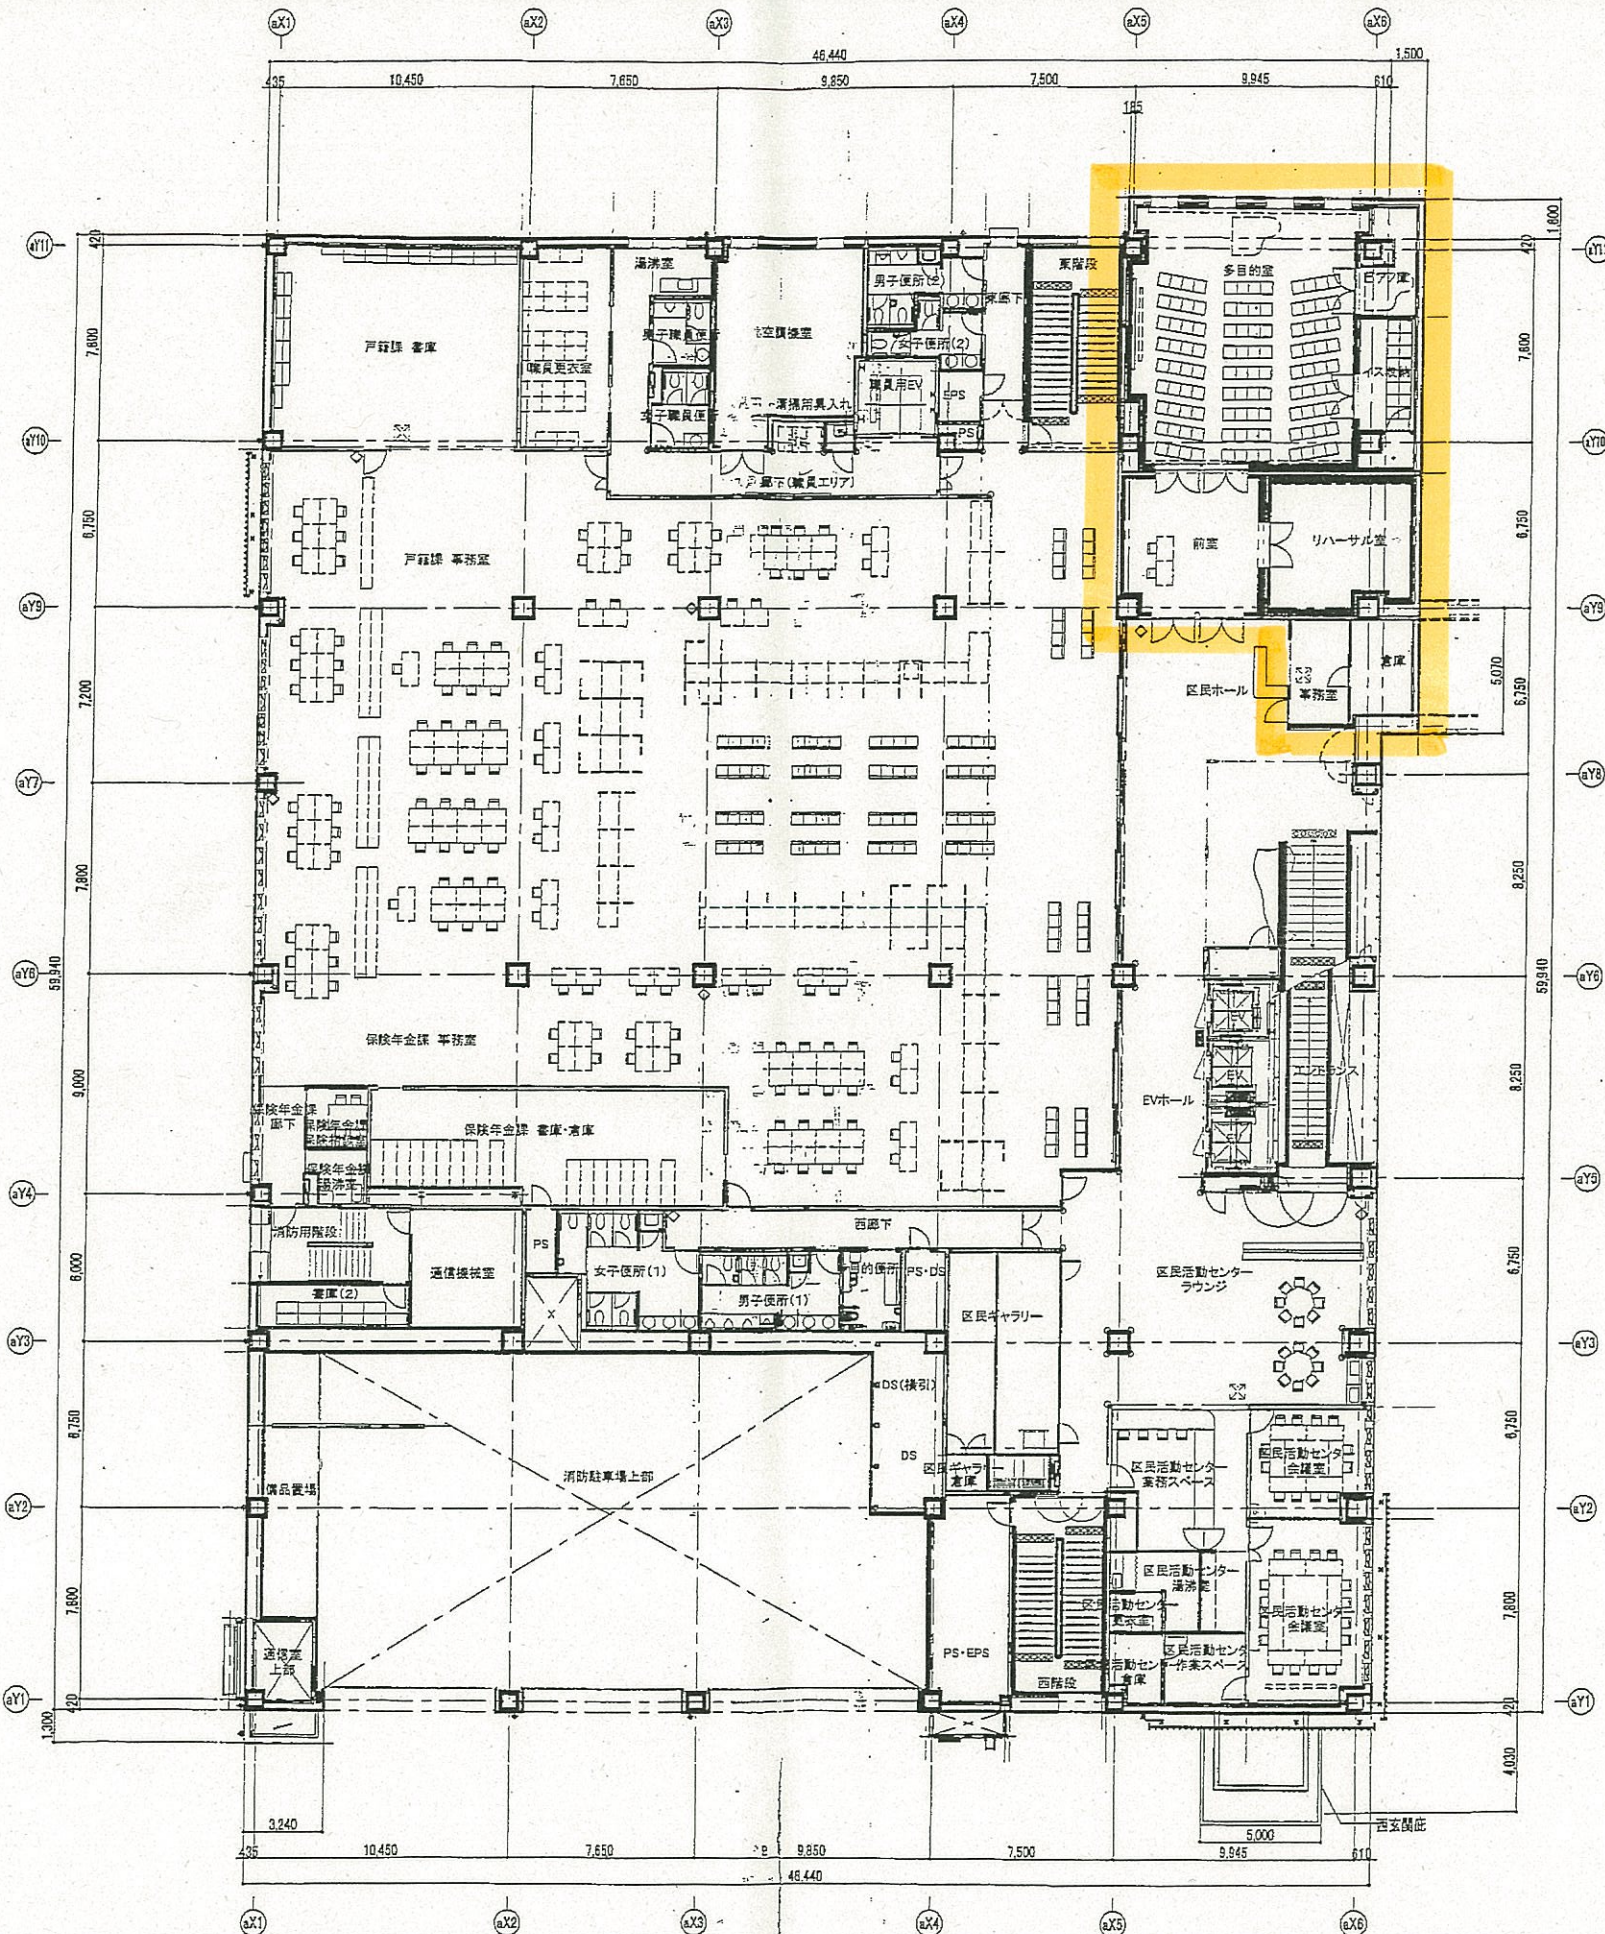

消火設備:凡例	
◇	消火ボックス(備型)
■	屋内消火栓(消火器一体型)(別建工事)
■	連絡送水管 放水箱(別建工事)

■注記		管理建築士 一級建築士 登録第166404号 吉村久夫		横浜市建築局		工事名 金沢区総合庁舎改築工事(第1工区建築工事)		平成26年3月31日版	
年月日	H23.07.00	縮尺	A1/1/150 A3/1/200	図面名称	2階平面図		図面番号	A-046	
設計者	株式会社 園設計		図面枚数						

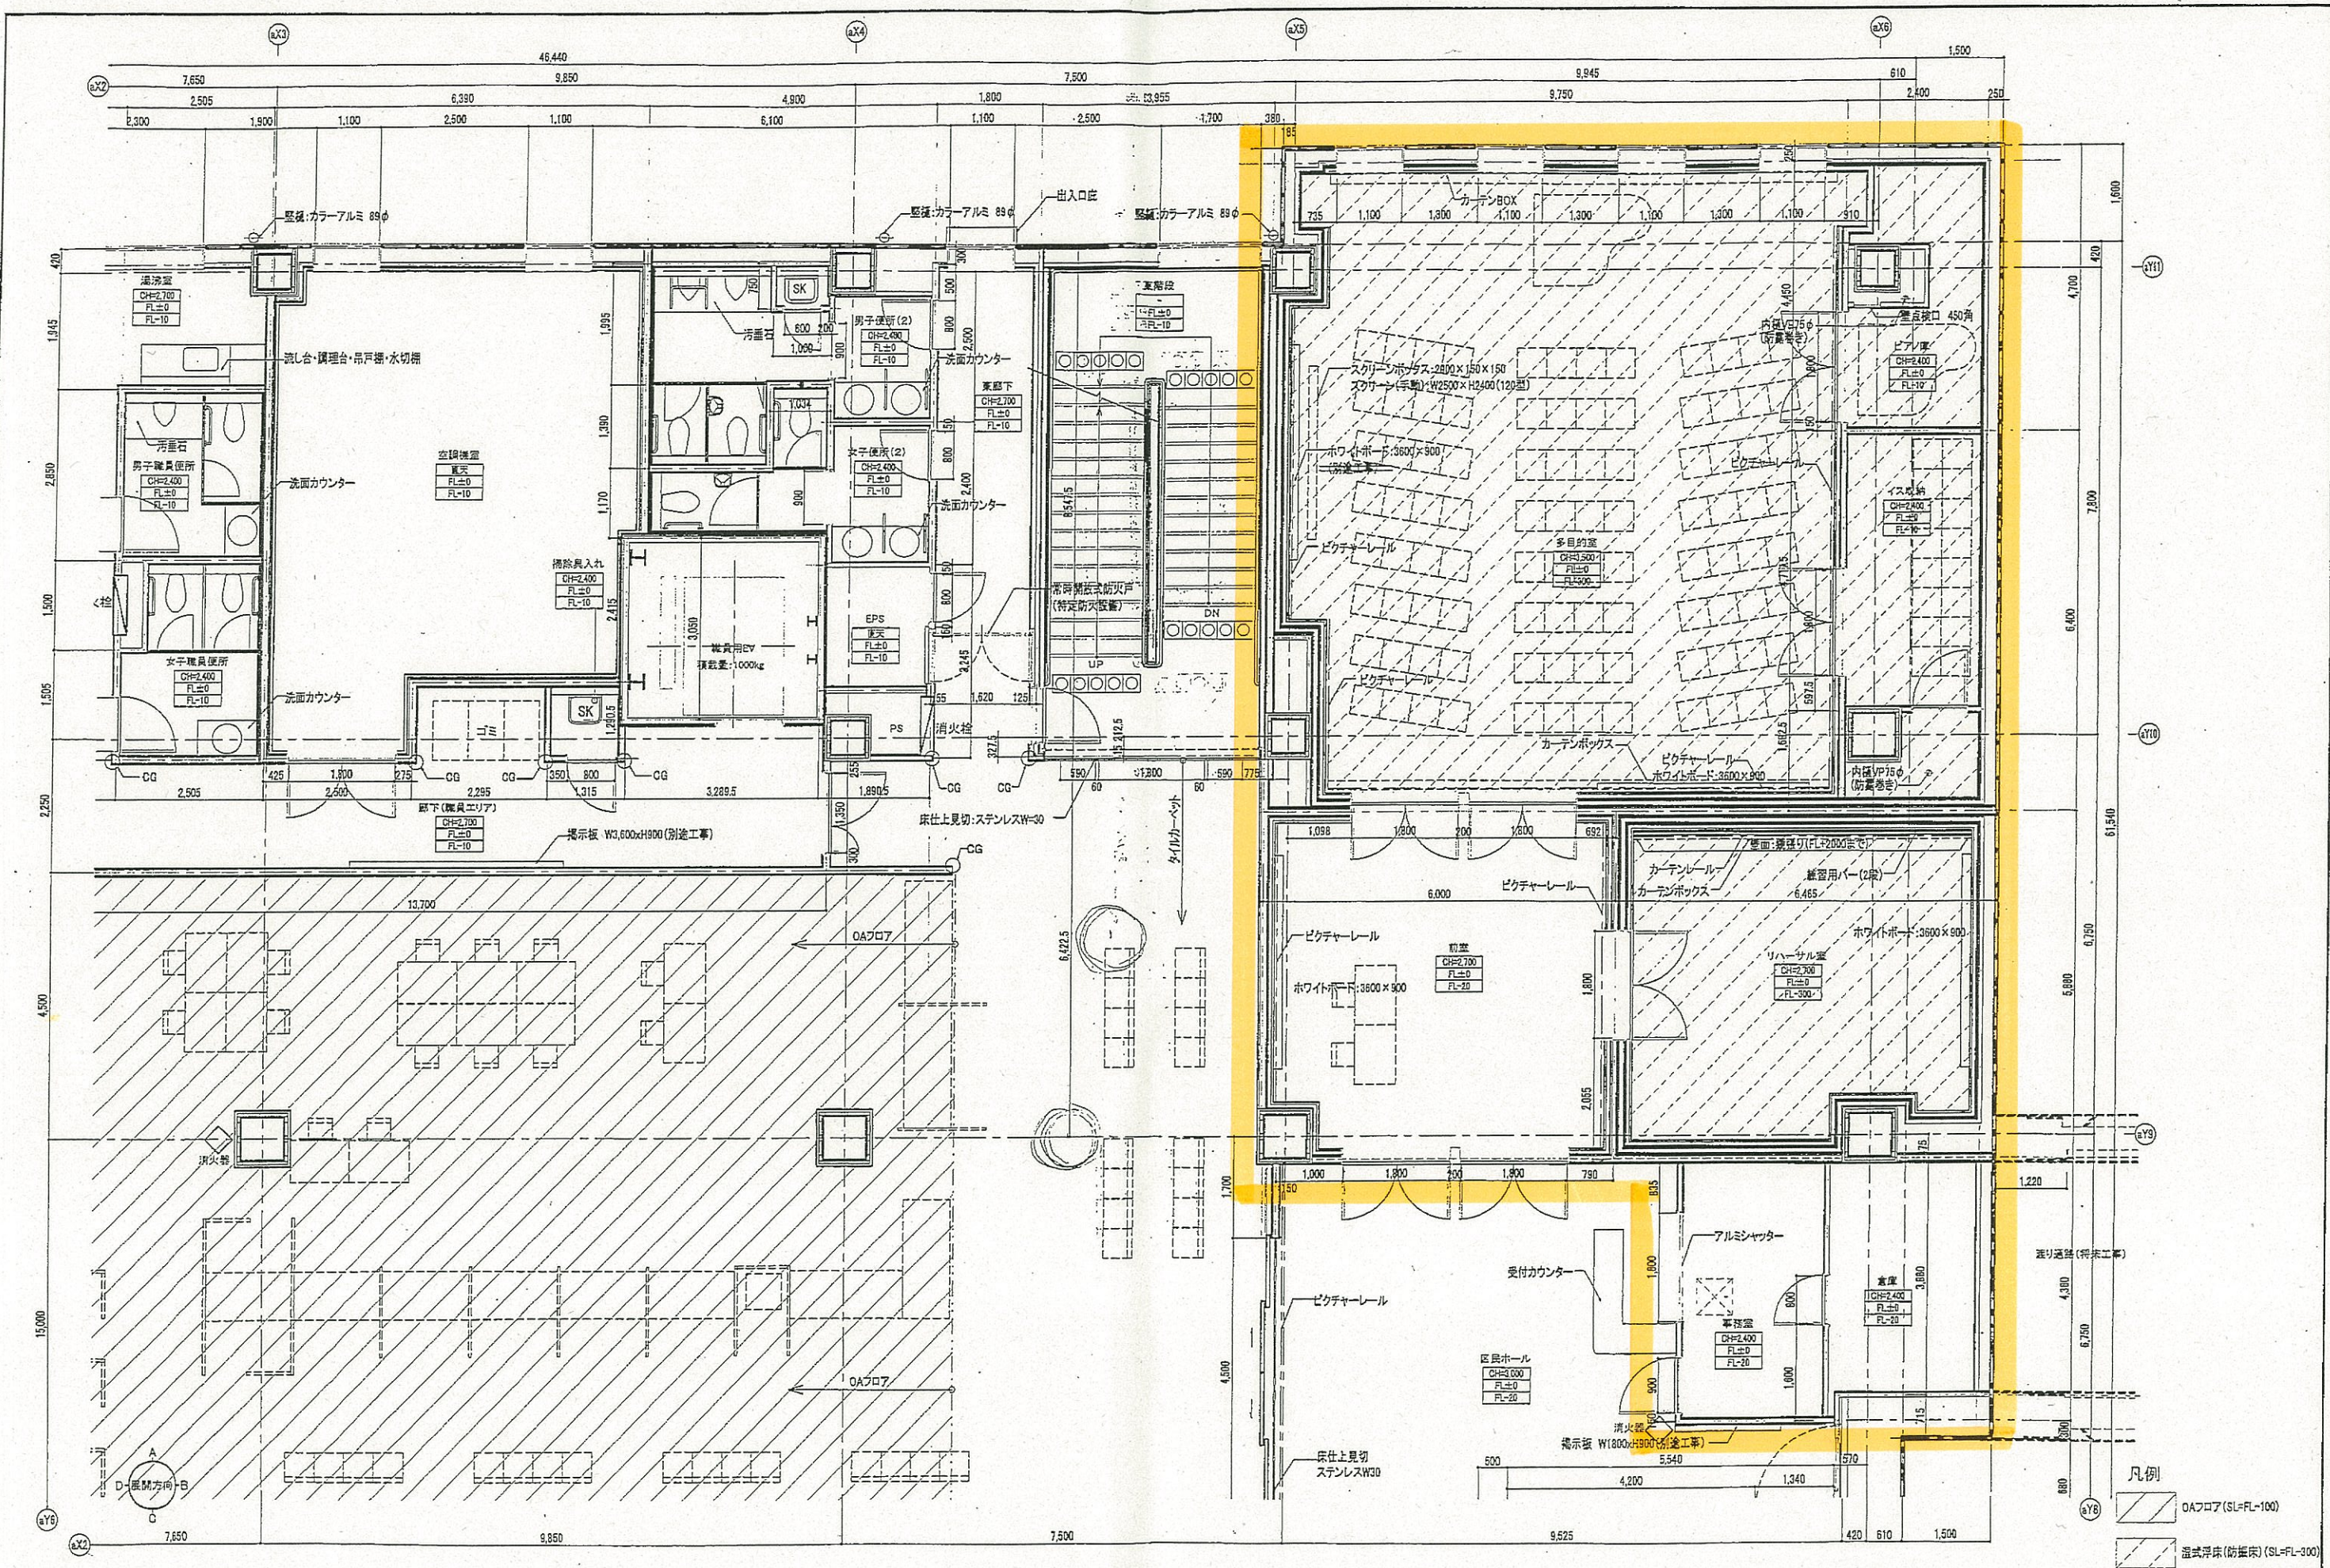

凡例
 OAPフロア (SL=FL-100)
 湯沸し床 (防振床) (SL=FL-300)

平成26年3月31日版

■注記) 点線の家具等は別途工事を示す。
 ・凡例 CG(兼): コーナーガードゴム(兼用)を示す。
 CG: コーナーガードゴム(一般用)を示す。

管理建築士 一級建築士 登録第166404号 吉村久夫	横浜市建築局	工事名 金沢区総合庁舎改築工事(第1工区建築工事)
年月日 H25.07.00	図名 A11/50 A31/100	図面名称 2階平面詳細図(4)
設計者 株式会社 国設計	図面番号 A-087	図面枚数 15/15