



1. 排水溝の設置
2. 設置工事の完了後、排水溝の設置状況を確認する。
3. 排水溝の設置の場所、排水溝の設置の状況を確認する。
4. 排水溝の設置の場所、排水溝の設置の状況を確認する。
5. 排水溝の設置の場所、排水溝の設置の状況を確認する。
6. 排水溝の設置の場所、排水溝の設置の状況を確認する。
7. 排水溝の設置の場所、排水溝の設置の状況を確認する。
8. 排水溝の設置の場所、排水溝の設置の状況を確認する。
9. 排水溝の設置の場所、排水溝の設置の状況を確認する。
10. 排水溝の設置の場所、排水溝の設置の状況を確認する。

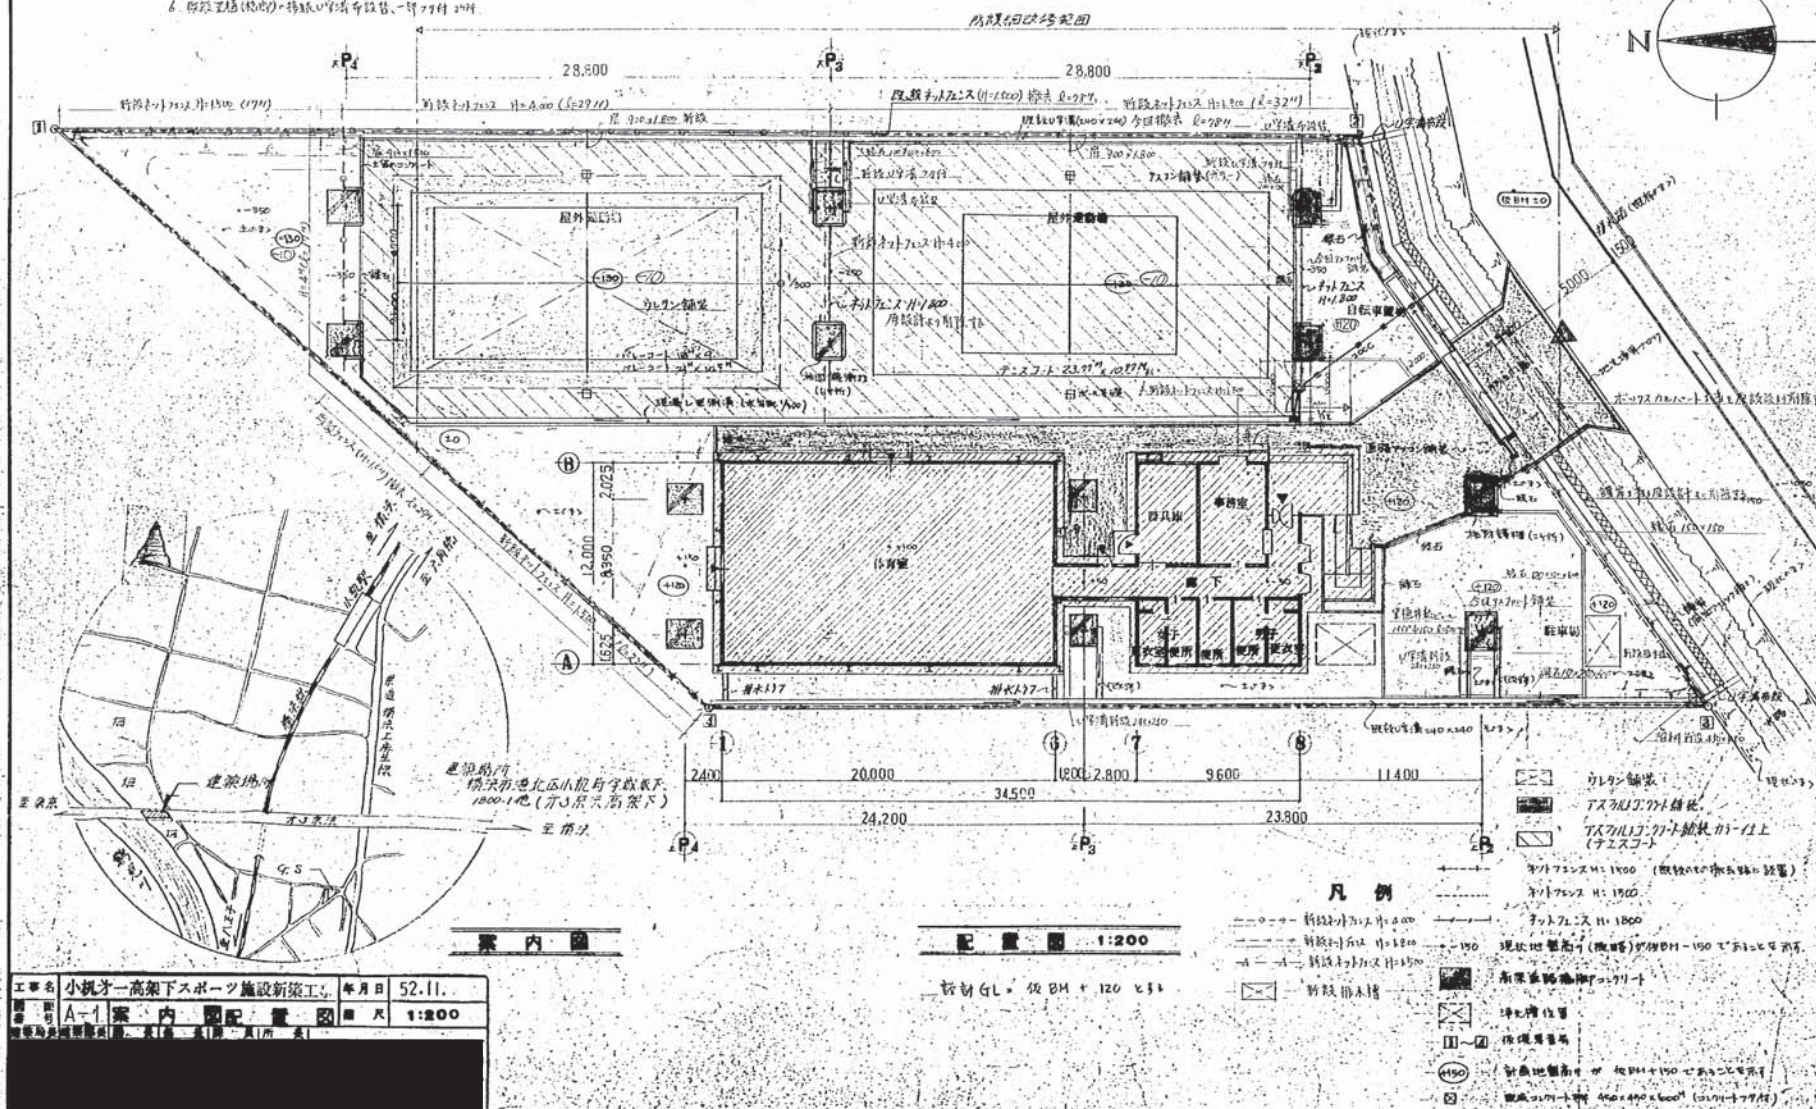

22280007110037

4

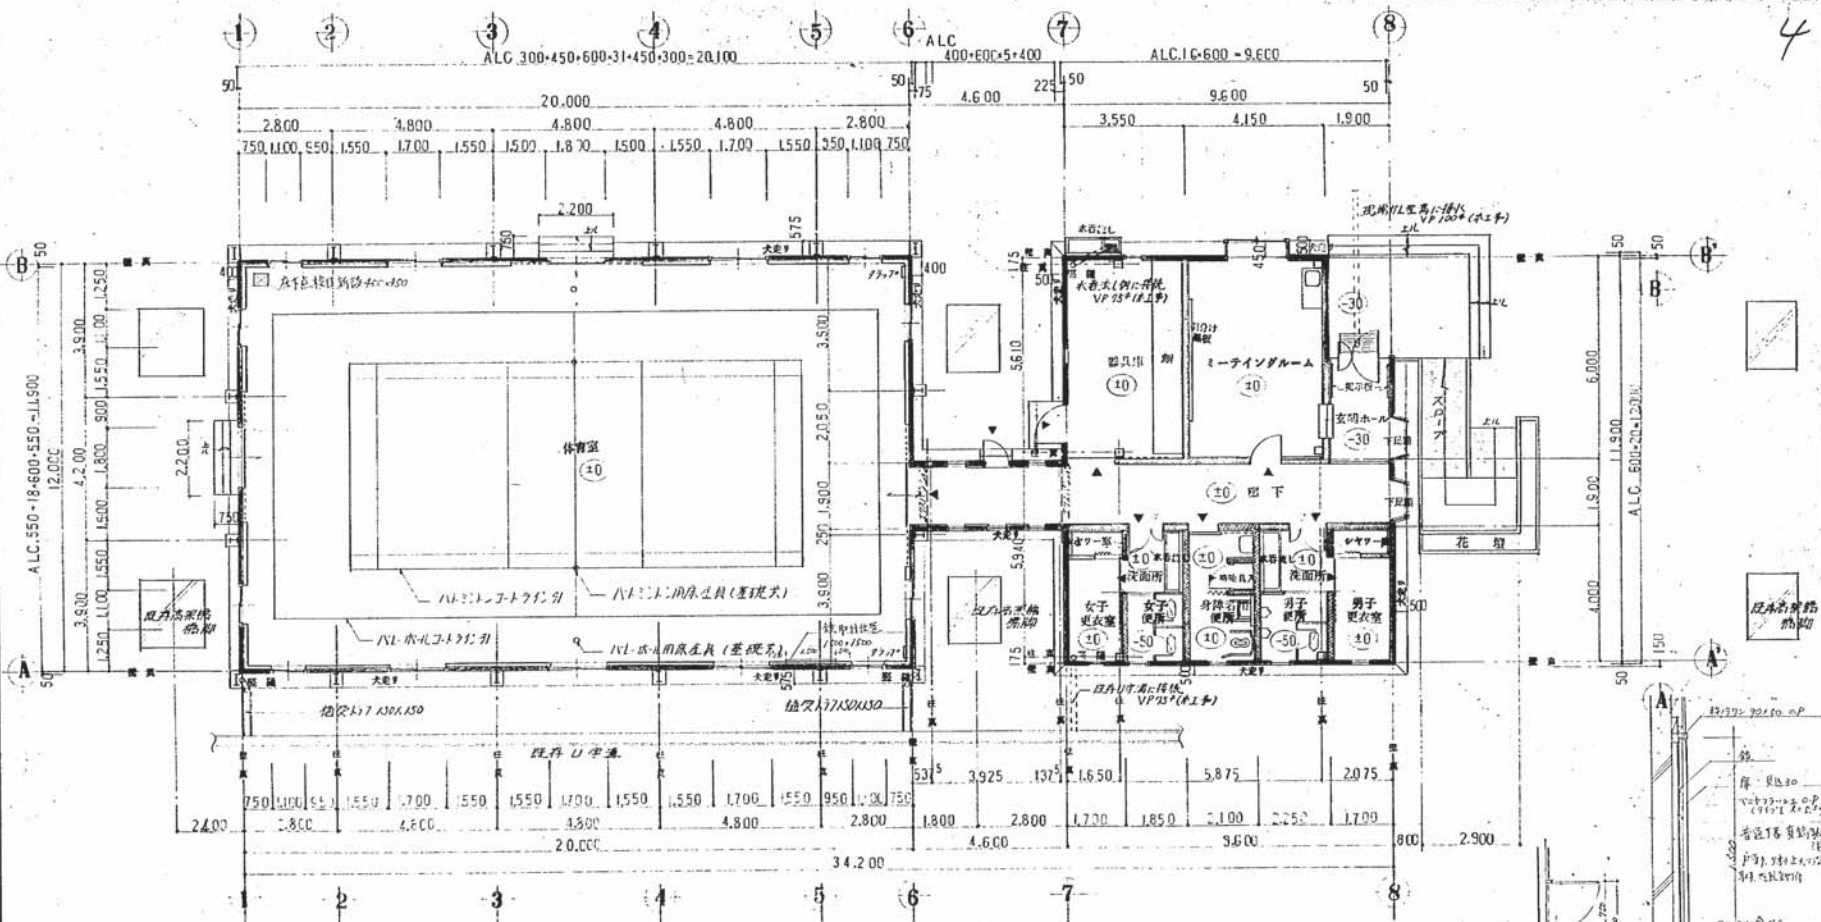

二階内部
体育室に50 (1500×1500)と4×1112.

工事名 小机オー高架下スポーツ施設新築工事 年月日 52.11
図面名 A-3 1階下部平面図 縮尺 1:100

1階下部平面図 1:100


凡例

- ALC板型
- 大軸型
- RC床水廻り
- 主方向
- F.L

建築設計図 S-1/2


工事種別	用途	所在地	地籍番号	地番	図面番号	図面記号
H	22	8000001	1005			

6

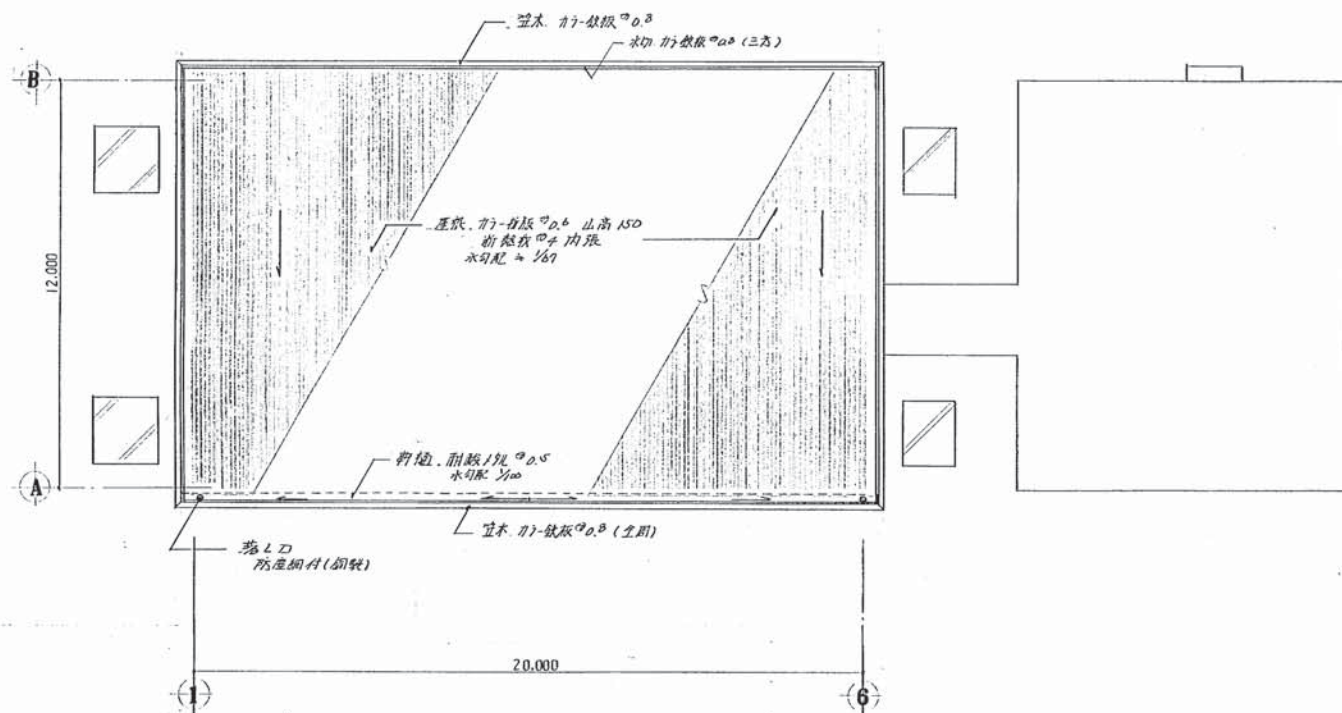


上部屋根平面図 1:100


工事名	小坂オーホール下スポーツ施設新築工事	年月日	52.11
図名	A-5 上部屋根平面図	縮尺	1:100
設計者	[Redacted]		
監理者	[Redacted]		

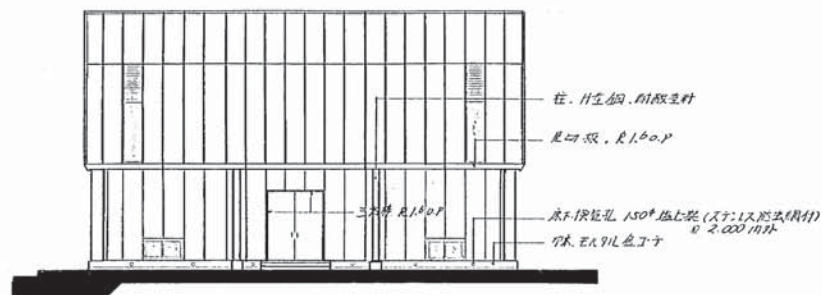7


A 立面图 1:100

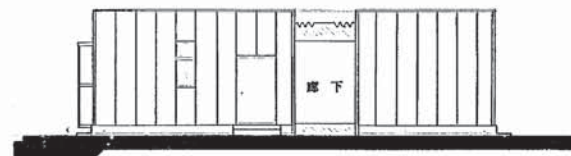


C 立面图 1:100

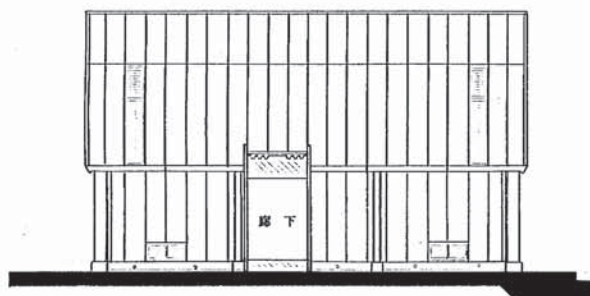

B 立面 1:100

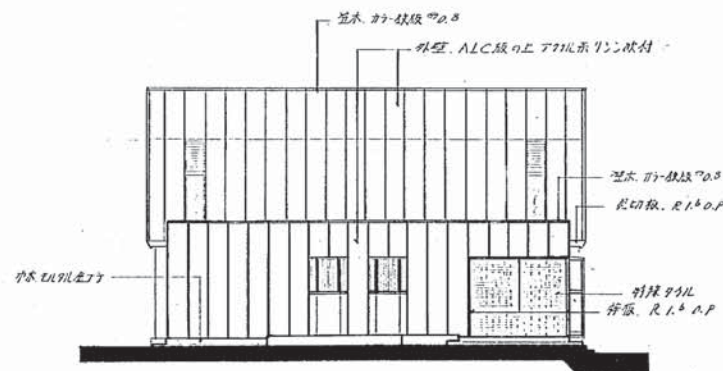


D 立面图 1:100

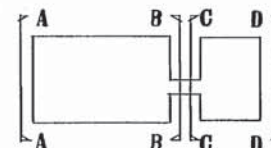


工名	小机才一高架下スポーツ施設新築工事		年月日	52.11
図番	A-6	立面図(1)	縮尺	1:100

 又例




8

小机オ一高架下スポーツ施設新築工事	年月日	52.11
A-7	立面図(2)	縮尺 1:100

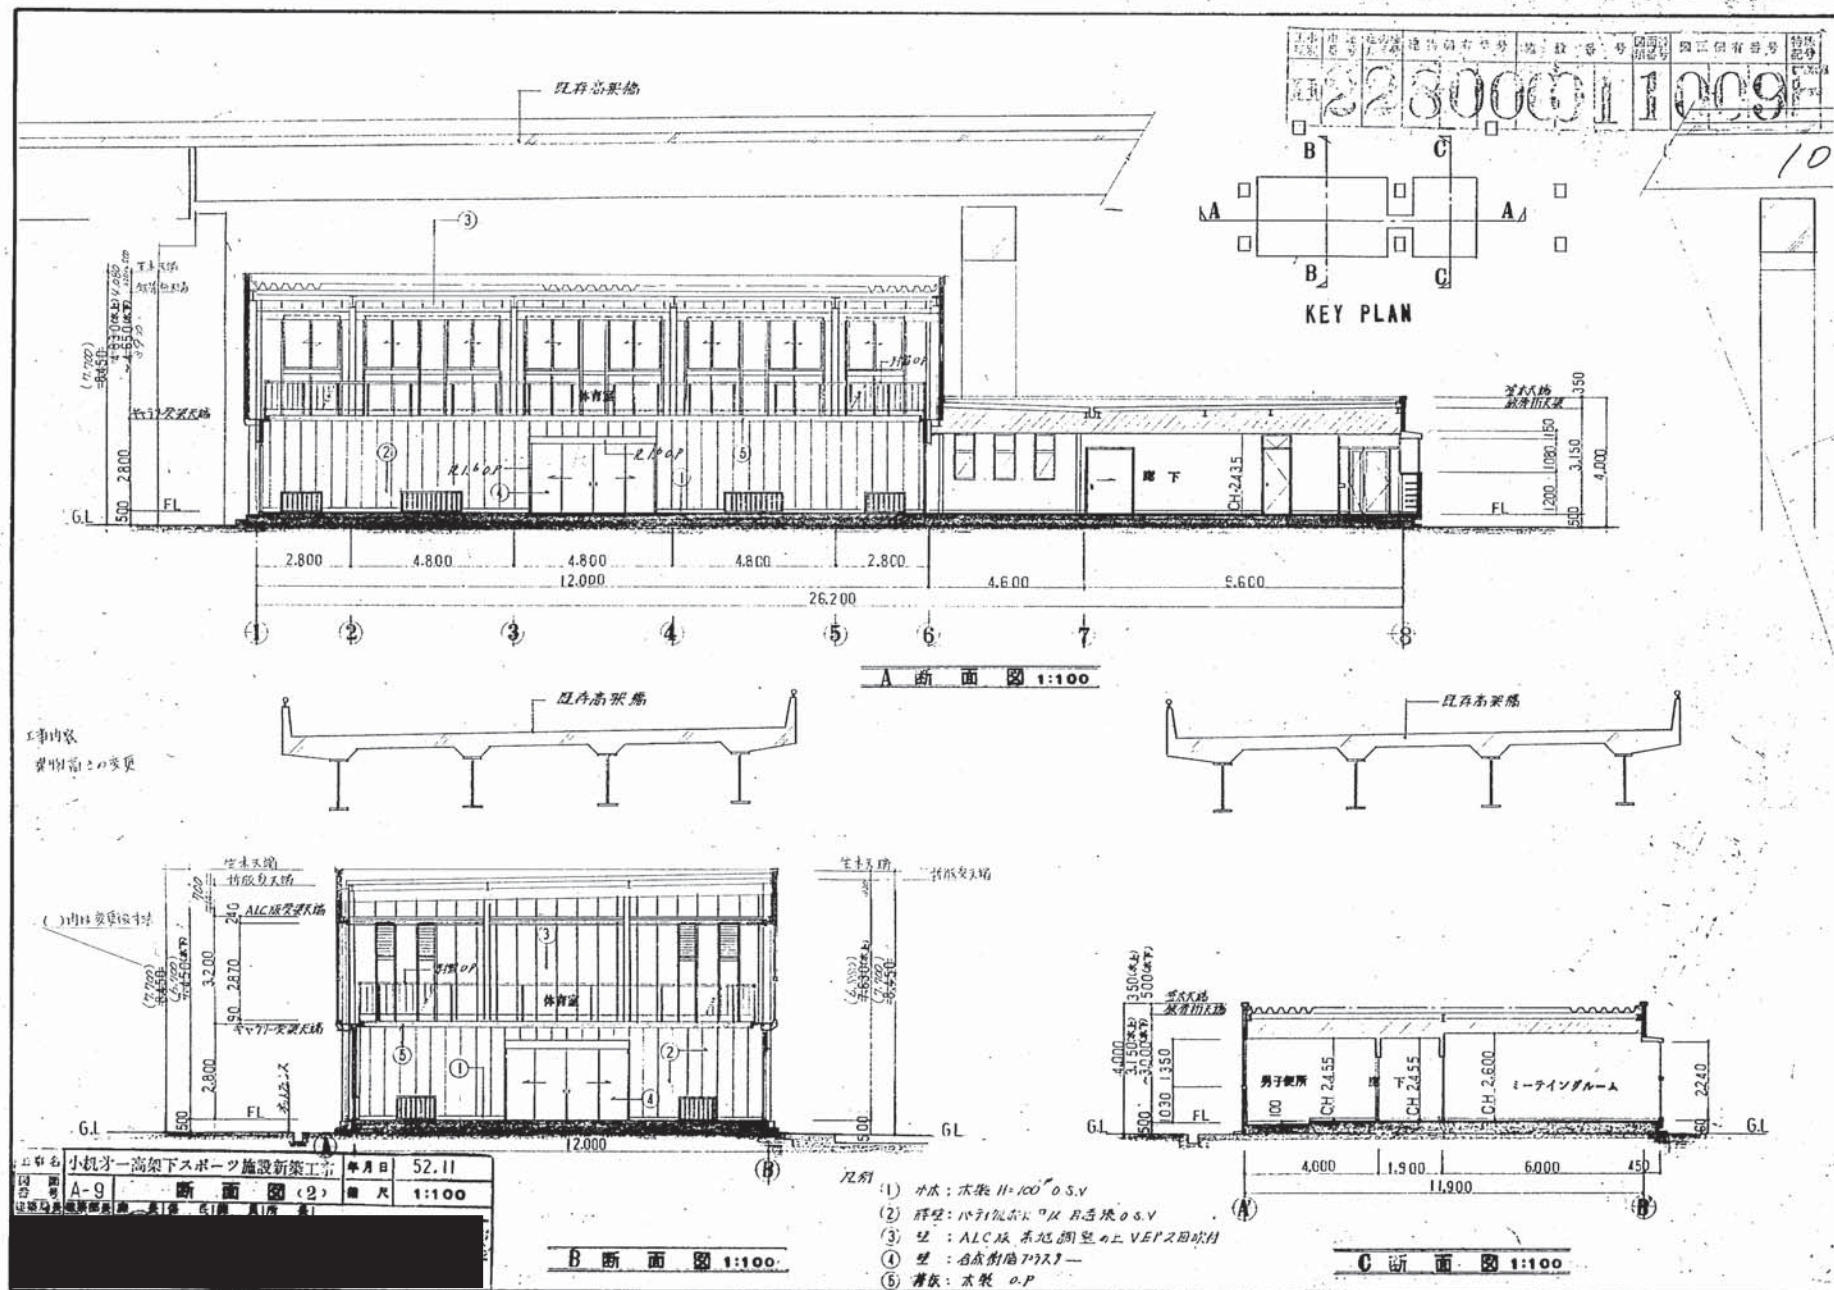


工事名	小机才一高架下スポーツ施設新築工事		年月日	52.11
図番	A-9	断面図(2)	縮尺	1:100

工事番号 228000012005

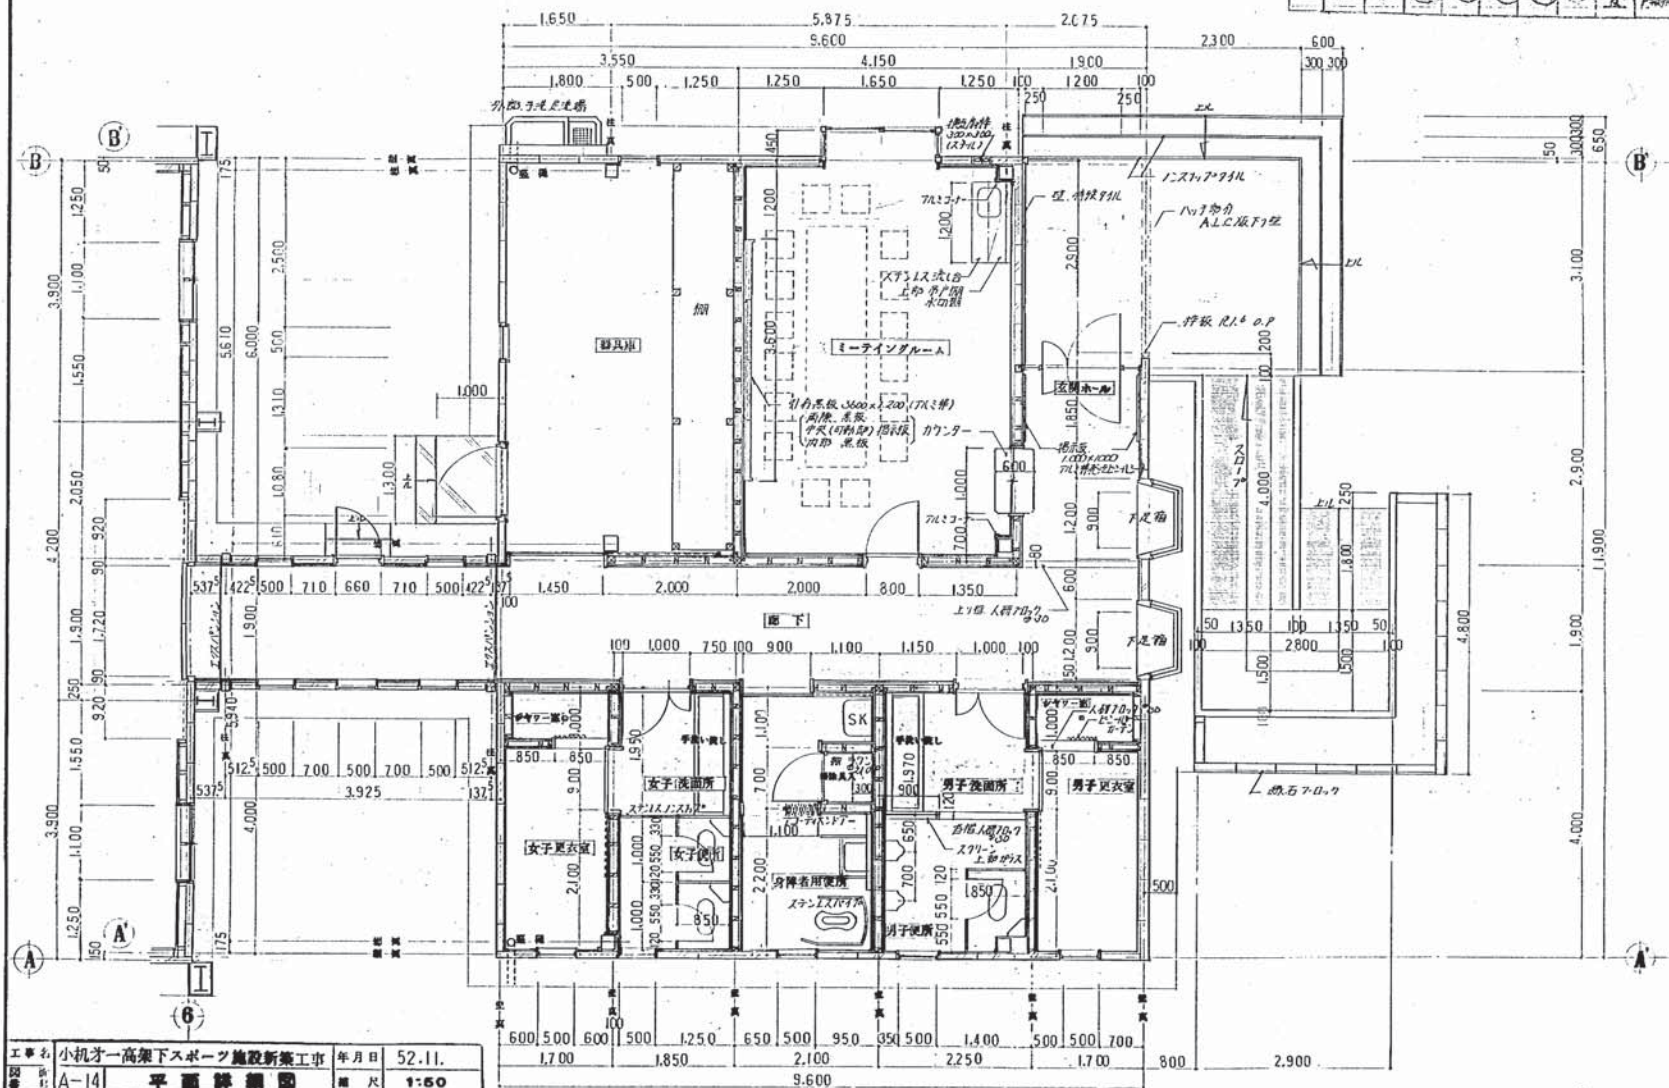

工事名 小机オ一高架下スポーツ施設新築工事 年月日 52.11.
図面番号 A-14 平面詳細図 縮尺 1:50

平面詳細図 1:50

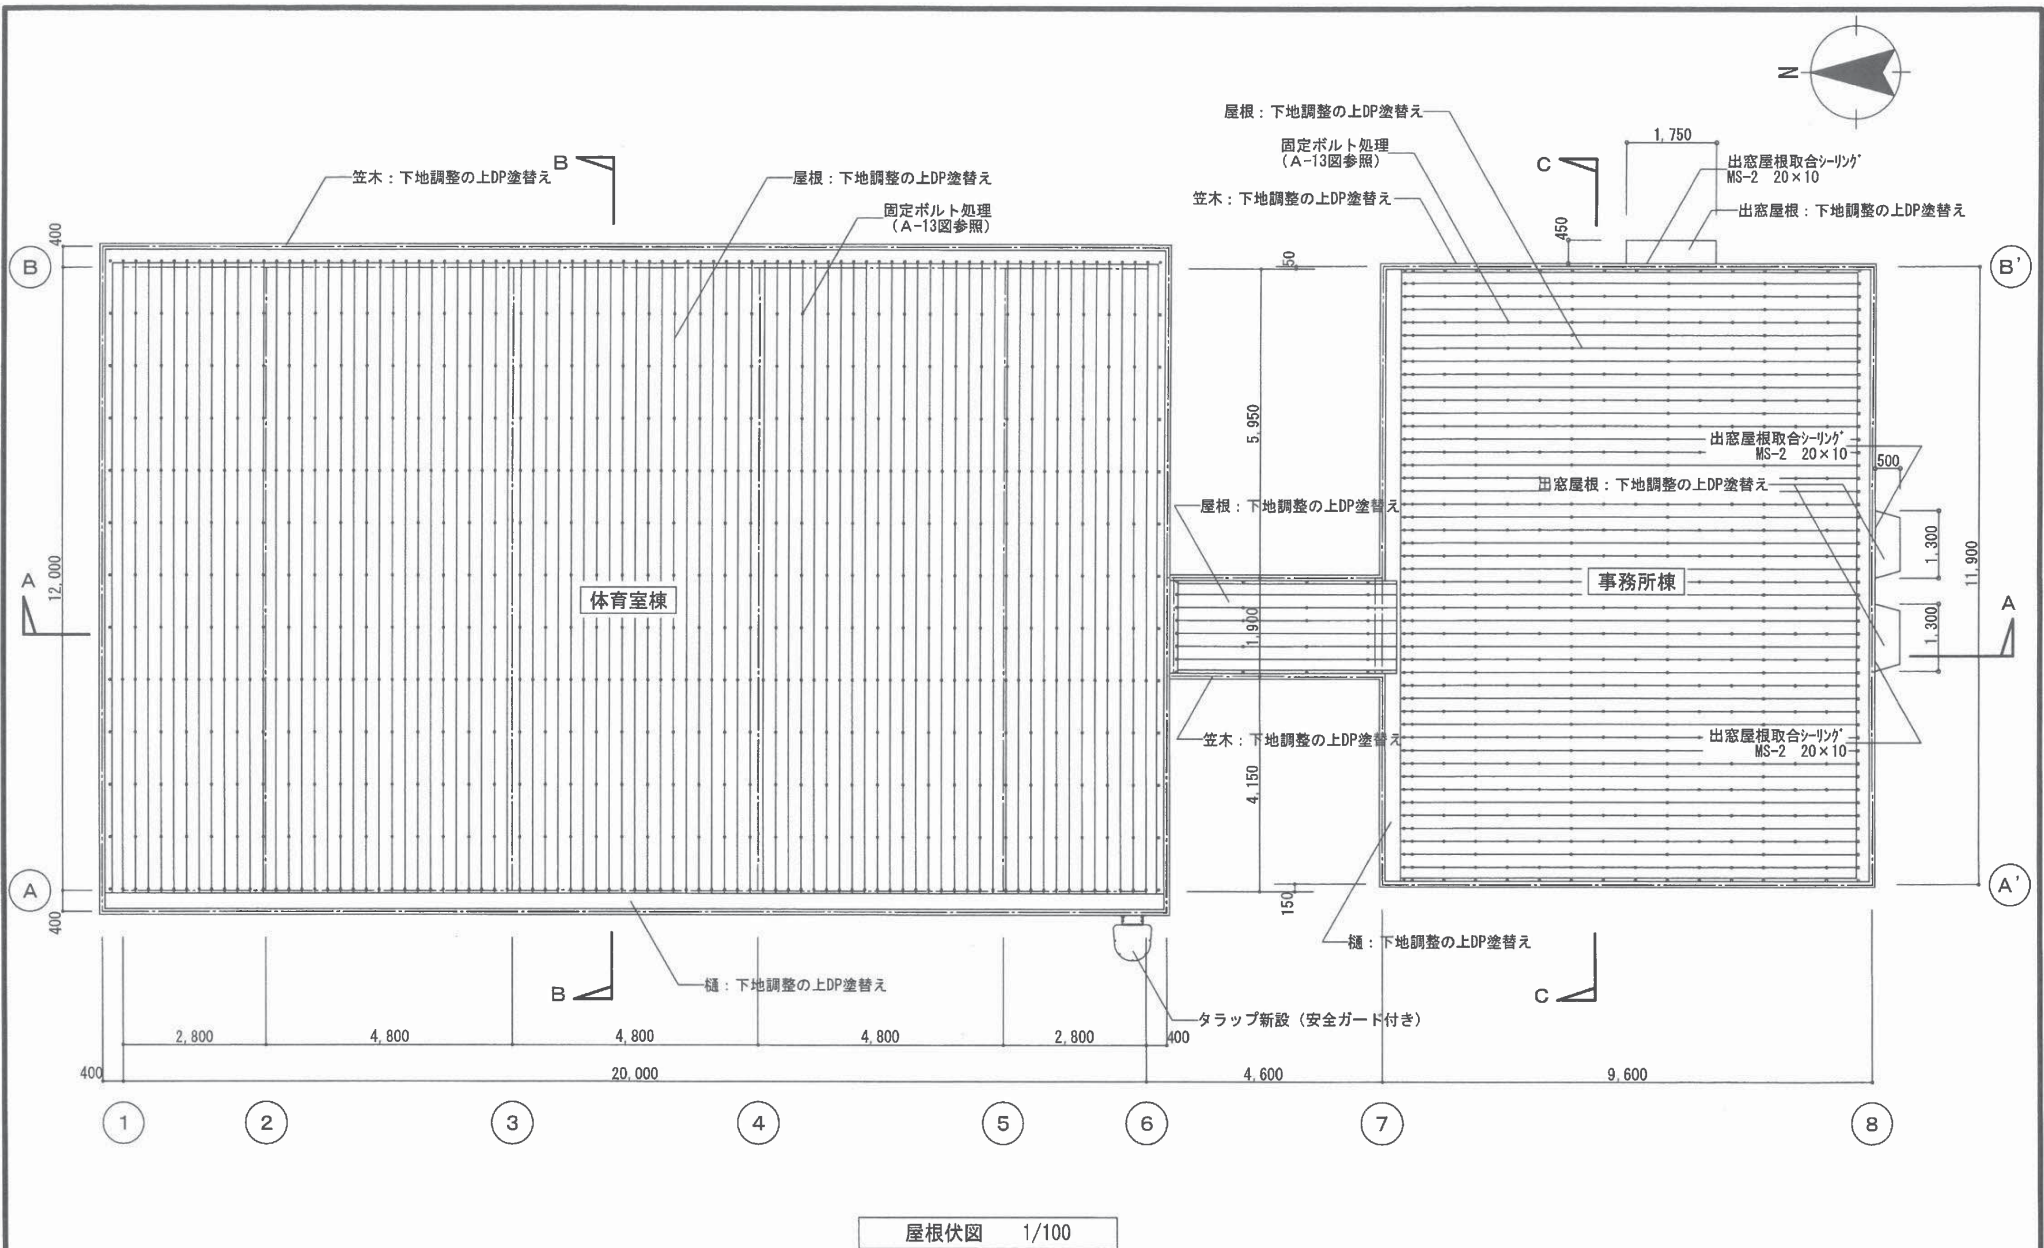

屋根伏図 1/100

備 考	設 計 者	工 事 名	小机スポーツ会館屋根改修その他工事	
	横浜市建築設計協同組合	図面名称	屋根伏図	図面番号
	一級建築士登録 第02003号 平本 伸一	作成年月	令和2年 2月	A-10
	㈲協和建築設計事務所	公益財団法人 横浜市建築保全公社		