

平成24年度設計図 (排除方式 合流)			
図名	平面図		
工事件名	震災時仮設トイレ用排水設備設置工事(その16)		
施工場所	磯子区杉田一丁目8番1号ほか1か所		
縮尺	図示	図番	1/4
号線番号			
地影図番号			
横浜市環境創造局			


平面図 縮尺=1:250
(杉田小学校)

完成図



(株)兵頭建設

位置図

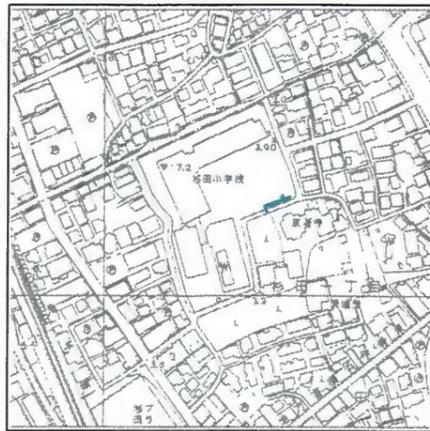

杉田小学校

グラウンド

プール棟

焼窯庫

	新設管渠及びます
	新設管渠及び貯留弁付マンホール
	新設管渠及び第1種組立人孔
	既設管渠及び第1種人孔

⑧200VU 3.0/100 3.20
No. 9 90×H125 (既設 第1種人孔)

L型側溝 (L-400) 撤去復旧工
L=1.20m

土間コンクリート工 (L=0.80m) 撤去復旧工
A=0.55m²

No. 8 30×H126 (塩ビマンホール)

No. 7 90×H120 (貯留弁付マンホール)

No. 6 20×H102 (マンホールトイレ)

No. 5 20×H99 (マンホールトイレ)

No. 4 20×H94 (マンホールトイレ)

No. 3 20×H89 (マンホールトイレ)

No. 2 20×H84 (マンホールトイレ)

No. 1 20×H80 (注水口)

工事始点

450VU 1.75/100 0.65

①450VU 1.75/100 1.08
450VU 2.5/100 0.92

②450VU 2.5/100 2.00

③450VU 2.5/100 2.00

④450VU 2.5/100 2.00

⑤450VU 2.5/100 1.08
450VU LEVEL 0.92

⑥450VU LEVEL 1.45

⑦250VU 0.9/100 3.05

L=3.05

L=5.20


L=3.20

250T

L=12.10

平成24年度設計図 (排除方式 合流)			
図名	縦断面図		
工事件名	震災時仮設トイレ用排水設備設置工事(その16)		
施工場所	磯子区杉田一丁目8番1号ほか1か所		
縮尺	図示	図番	2/4
号線番号			
地形図番号			
横浜市環境創造局			

縦断面図 縦 1:100
横 1:250
(杉田小学校)

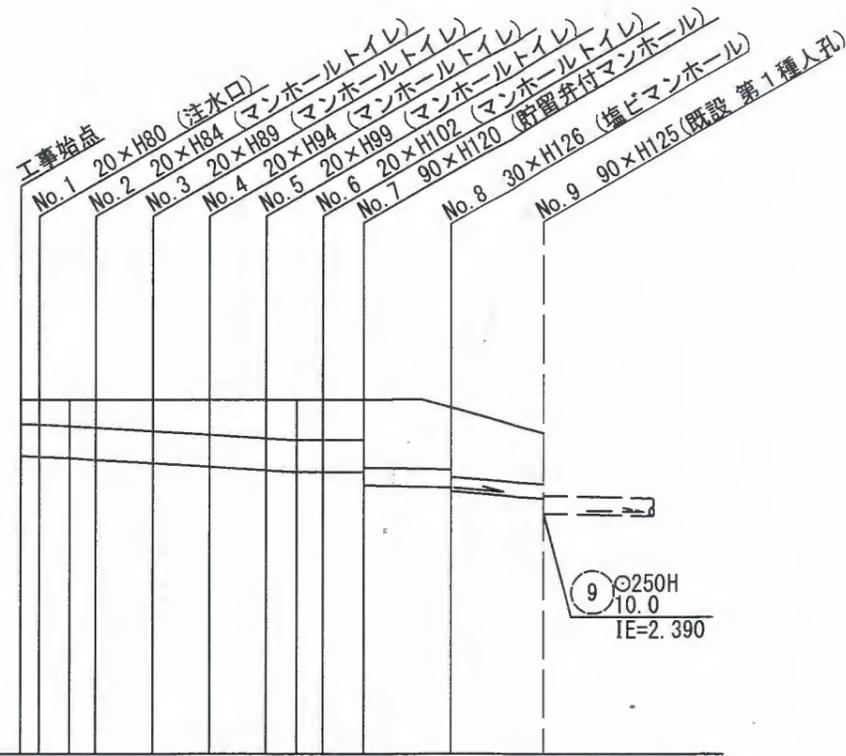


完成図



(株)兵頭建設

位置図

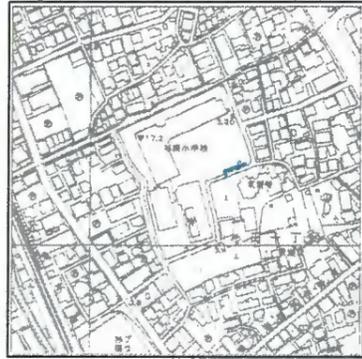

DL=-1.00

号線番号	①	②	③	④	⑤	⑥	⑦	⑧
管径	φ450 VU				φ250 VU		φ200 VU	
勾配	1.75/100	2.5/100		LEVEL		0.9/100	3.0/100	
号線間距離	2.00	2.00	2.00	2.00	2.00	1.45	3.05	3.35
人孔間距離	0.65	1.08	2.00	2.00	1.08	1.45	3.05	3.35
流速	3.083	3.685		0.000		1.494	2.351	
流下量	0.490	0.586		0.000		0.073	0.074	
流出量	0.001							
現在地盤高	3.97	3.97	3.97	3.97	3.97	3.97	3.98	3.64
H	110				108			
管底高	3.185	3.174	3.155	3.132	3.082	3.032	2.982	2.955
追加距離	0.00	0.65	1.73	2.65	4.65	6.65	8.65	9.73
土被	0.33	0.34	0.36	0.38	0.43	0.48	0.53	0.56
施工種別	開削工法(屋間施工)							
矢板工種別	①							
基礎工種別	改良土基礎							
埋戻工種別	全面改良土埋戻し							
覆工種別								
舗装復旧種別	無舗装(施工後:歩道舗装)				L交通(As t=5cm RM-40 t=35cm)			
側溝種別								
管種別	硬質塩化ビニル管							
取付管理戻工種別								
交通整理員数	1人/日							

①: 軽量鋼矢板 I 型 1 段梁 平均長 2.0m

使用水準点 (年月日)	
標石番号	No. 9 既設 第1種人孔
標高 (M)	3.64