


平成21年度設計図（(排除方式)分流）

図名	平面図・縦断面		
工事件名	震災時仮設水洗トイレ用排水設備設置工事（金沢区並木第一小学校）		
施工場所	金沢区並木一丁目7番1号		
縮尺	図示	図番	1/2
号線番号			
地形図番号	162-27		
横浜市環境創造局			

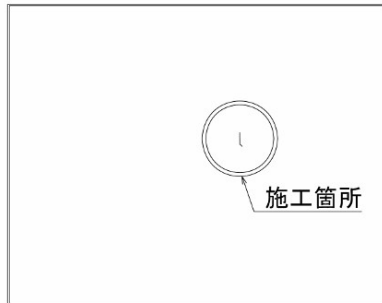

位置図




凡例

記号	名称
	新設管渠およびます
	既設管渠および第1種人孔


使用水準点（年月日）

標石番号	既設第1種人孔
金沢区並木一丁目7-1番地先	
標高 (M)	254

平面図 縮尺1:250

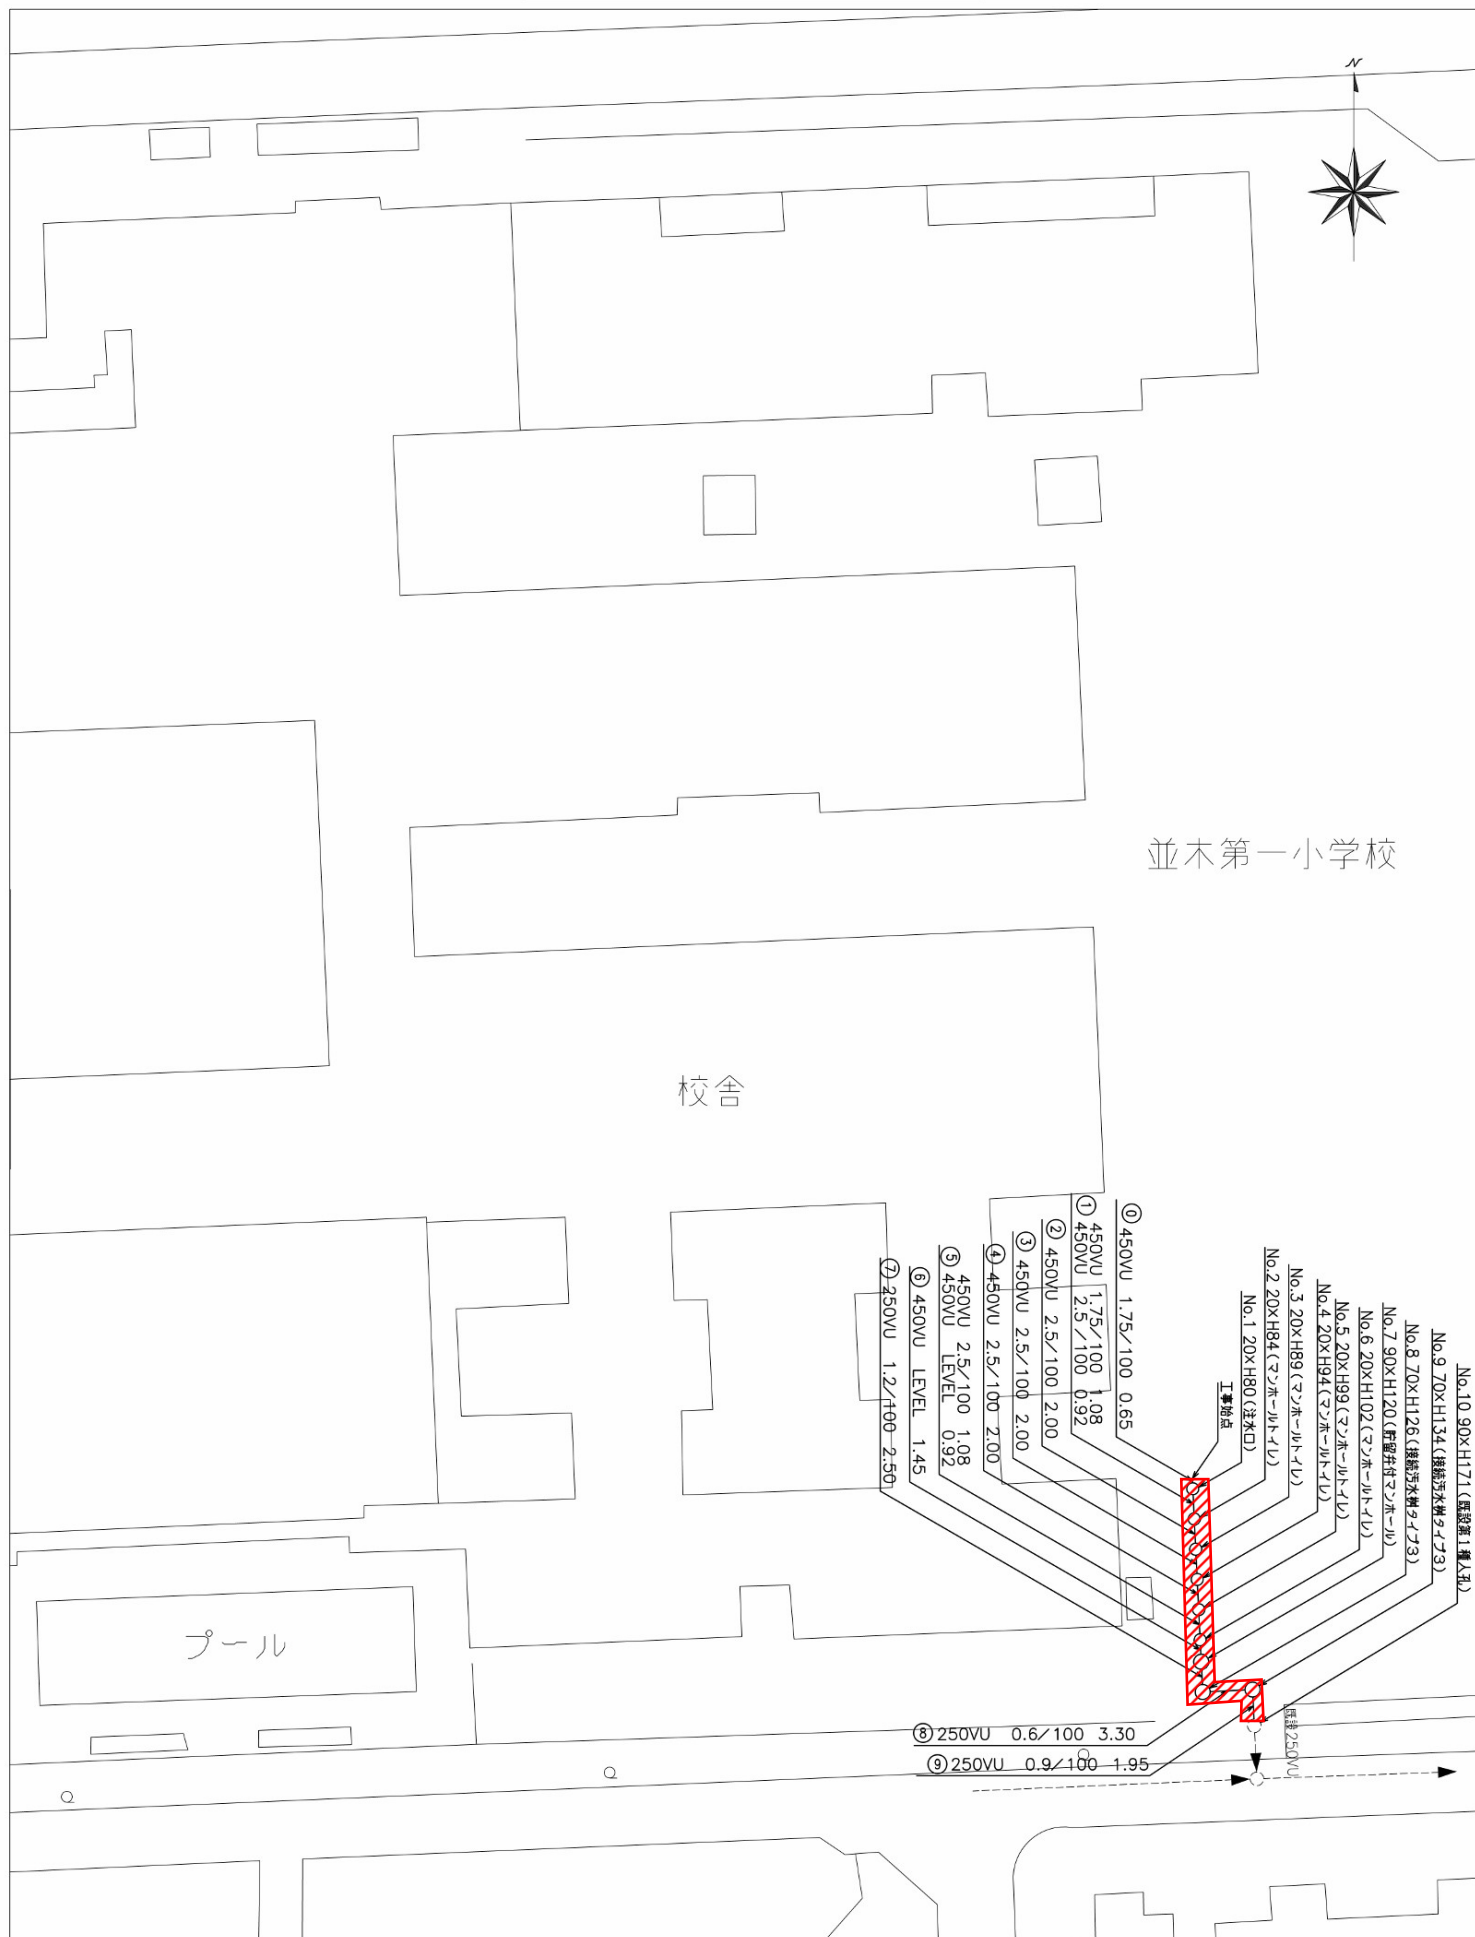

縦断面図 縮尺 縦1:100 横1:250

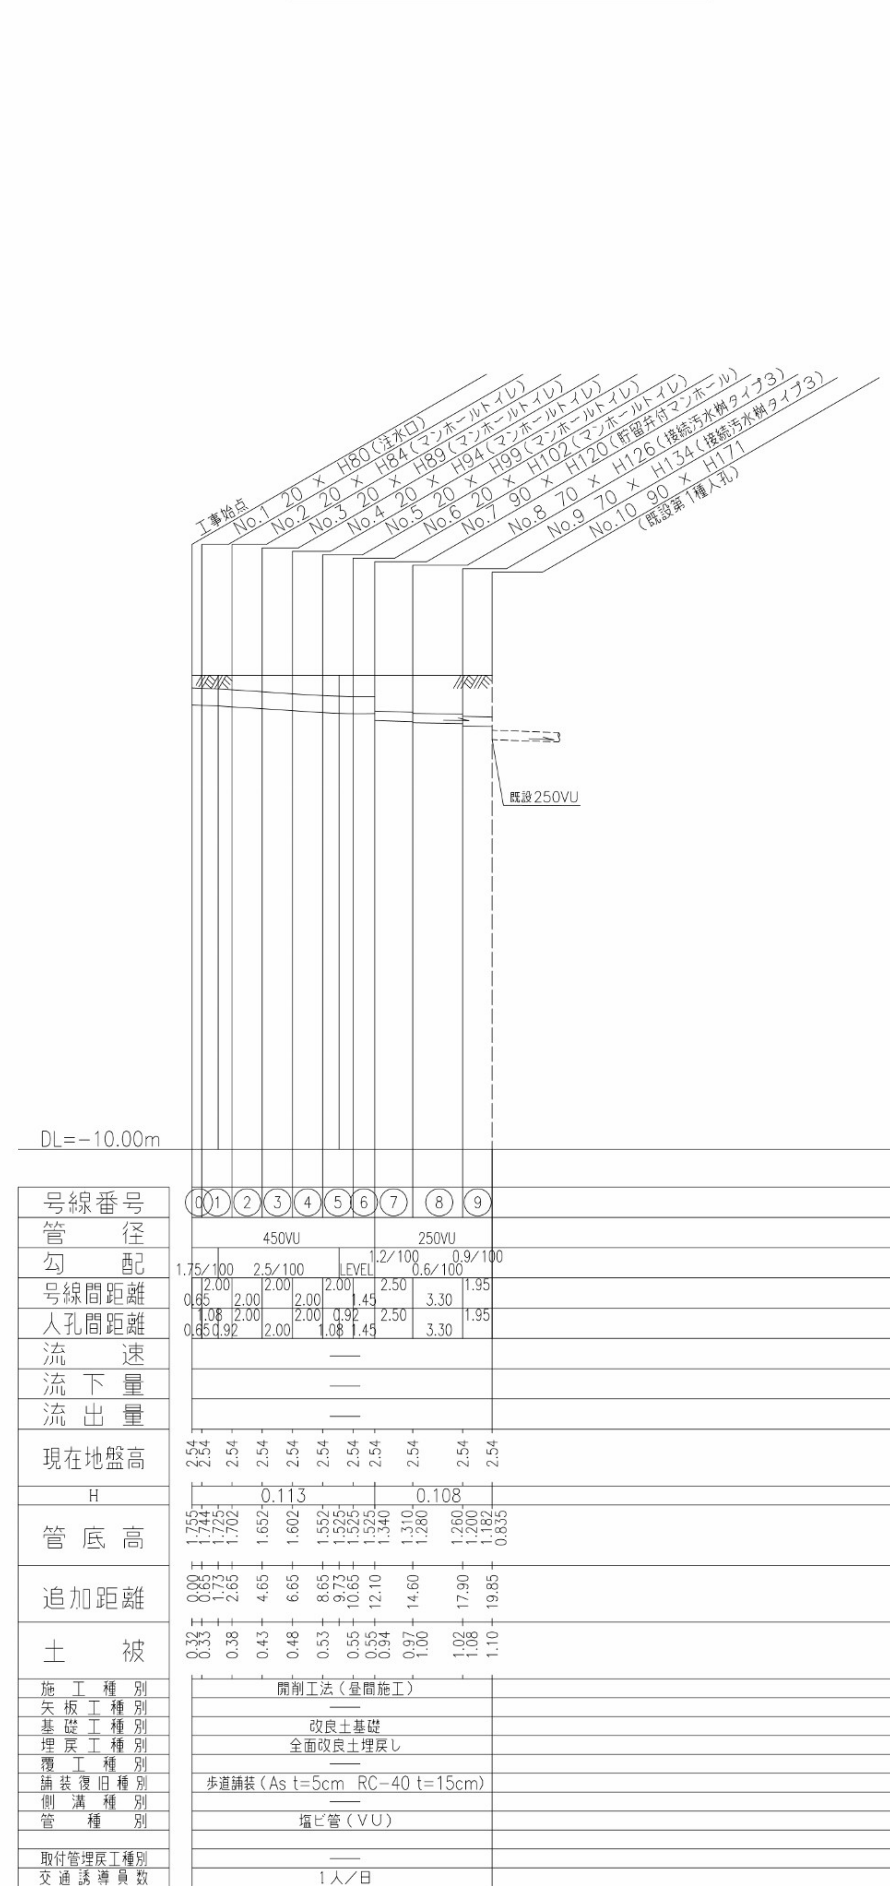

号線番号	01	02	03	04	05	06	07	08	09
管径	450VU				250VU				
勾配	1.75/100	2.5/100	2.5/100	2.5/100	2.5/100	2.5/100	2.5/100	0.6/100	0.9/100
号線距離	2.00	2.00	2.00	2.00	2.00	2.00	2.00	3.30	1.95
人孔距離	0.65	1.08	1.45	1.45	1.45	1.45	1.45	3.30	1.95
流速	—								
流量	—								
流出量	—								
現在地盤高	2.54	2.54	2.54	2.54	2.54	2.54	2.54	2.54	2.54
H	0.113								
管底高	1.754	1.771	1.702	1.652	1.602	1.552	1.525	1.310	1.280
追加距離	0.00	0.85	1.23	1.65	2.10	2.65	3.25	14.60	17.90
土被	0.33	0.38	0.43	0.48	0.53	0.55	0.94	1.00	1.02
施工種別	開削工法（皇開施工）								
矢板工種別	—								
基礎工種別	改良土基礎								
埋戻工種別	全面改良土埋戻し								
覆土工種別	—								
舗装復旧種別	歩道舗装（As t=5cm RC-40 t=15cm）								
側溝種別	—								
管種別	塩ビ管（VU）								
取付管理工種別	—								
交通誘導員数	1人/日								