


図名	平面図		
工事件名	災害時下水道直結式仮設トイレ用下水道管整備工事 (その370)		
施工場所	磯子区上中里町548番地		
縮尺	1/250	図番	1/3
号線番号	0 1 2 3 4 5 6 7 8 9 10		
地形図番号	160-40, 160-48, 161-33, 161-41		
横浜市環境創造局			

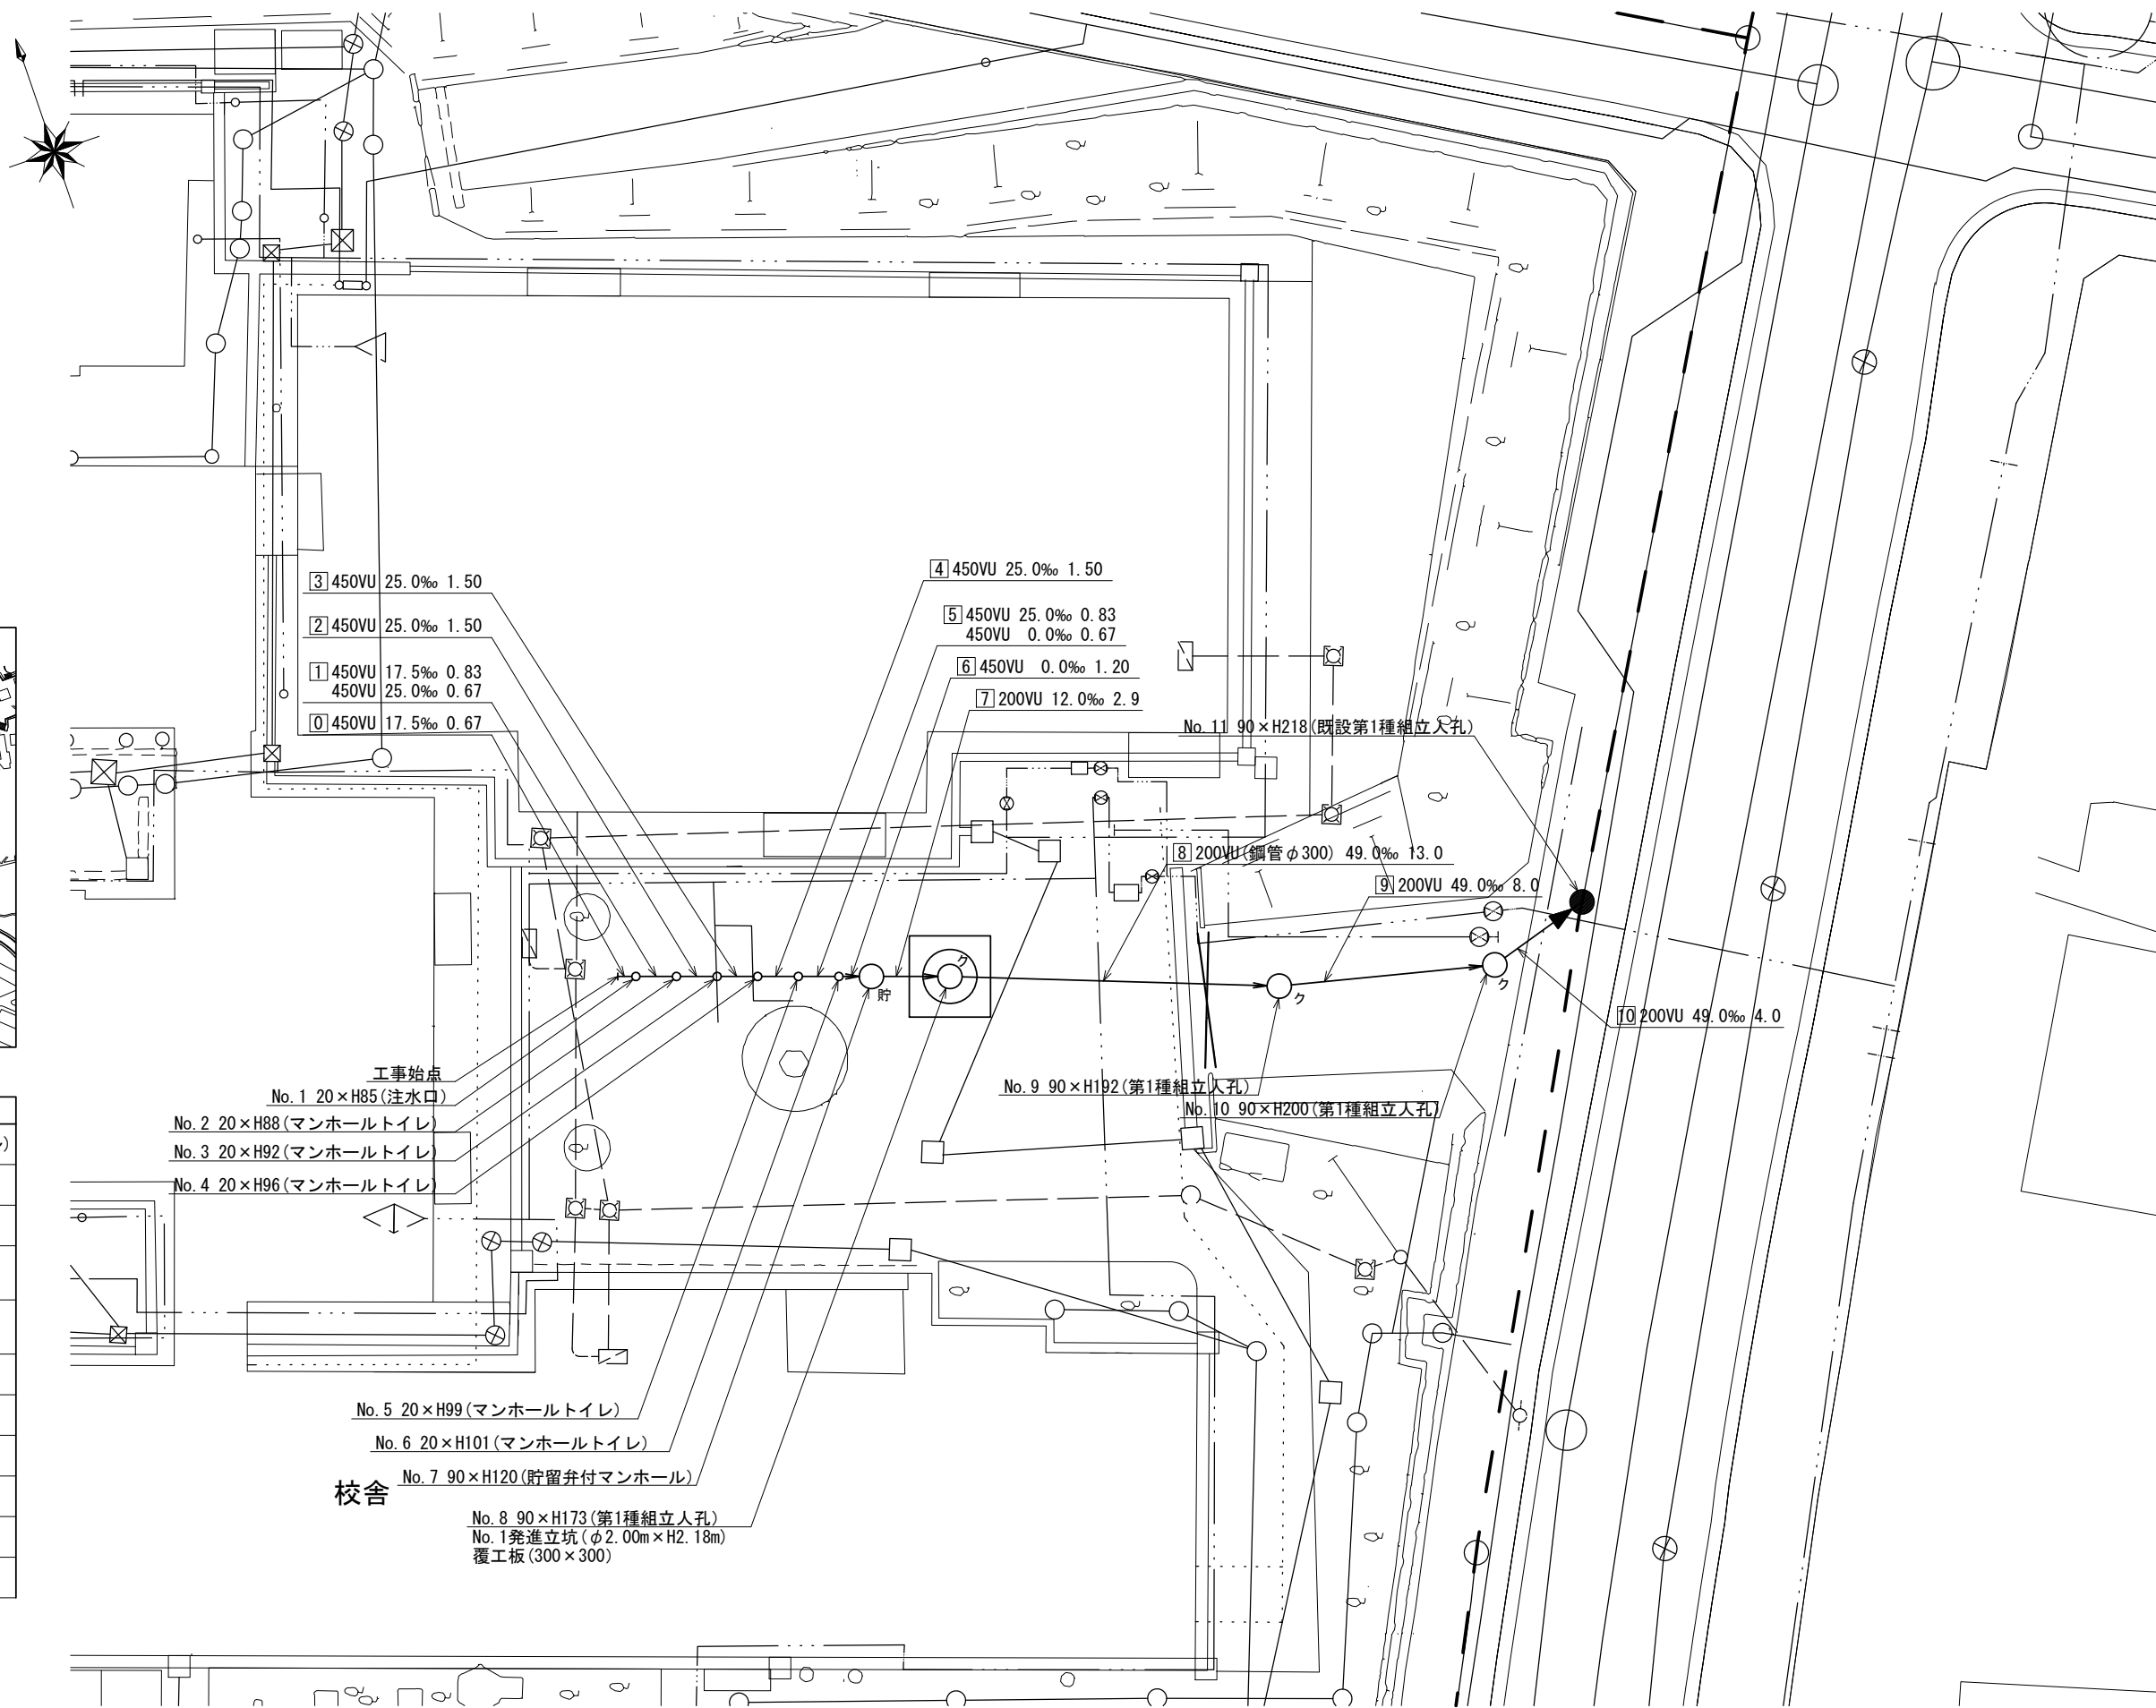

凡	例
○	新設管きよ及びます(マンホールトイレ)
○	新設管きよ及び第1種組立人孔
○	新設管きよ及び貯留弁付マンホール
□	既設污水管きよ及びます・人孔
□	既設雨水管きよ及びます・人孔
●	既設分流污水管きよ・人孔
○	既設分流雨水管きよ・人孔
---	既設水道管
---	既設ガス管
---	既設電力管
---	既設スプリンクラー設備

校舎

No. 8 90 x H173 (第1種組立人孔)
No. 1 発進立坑 (φ2.00m x H2.18m)
覆工板 (300 x 300)