





磯子小学校 オフセット図

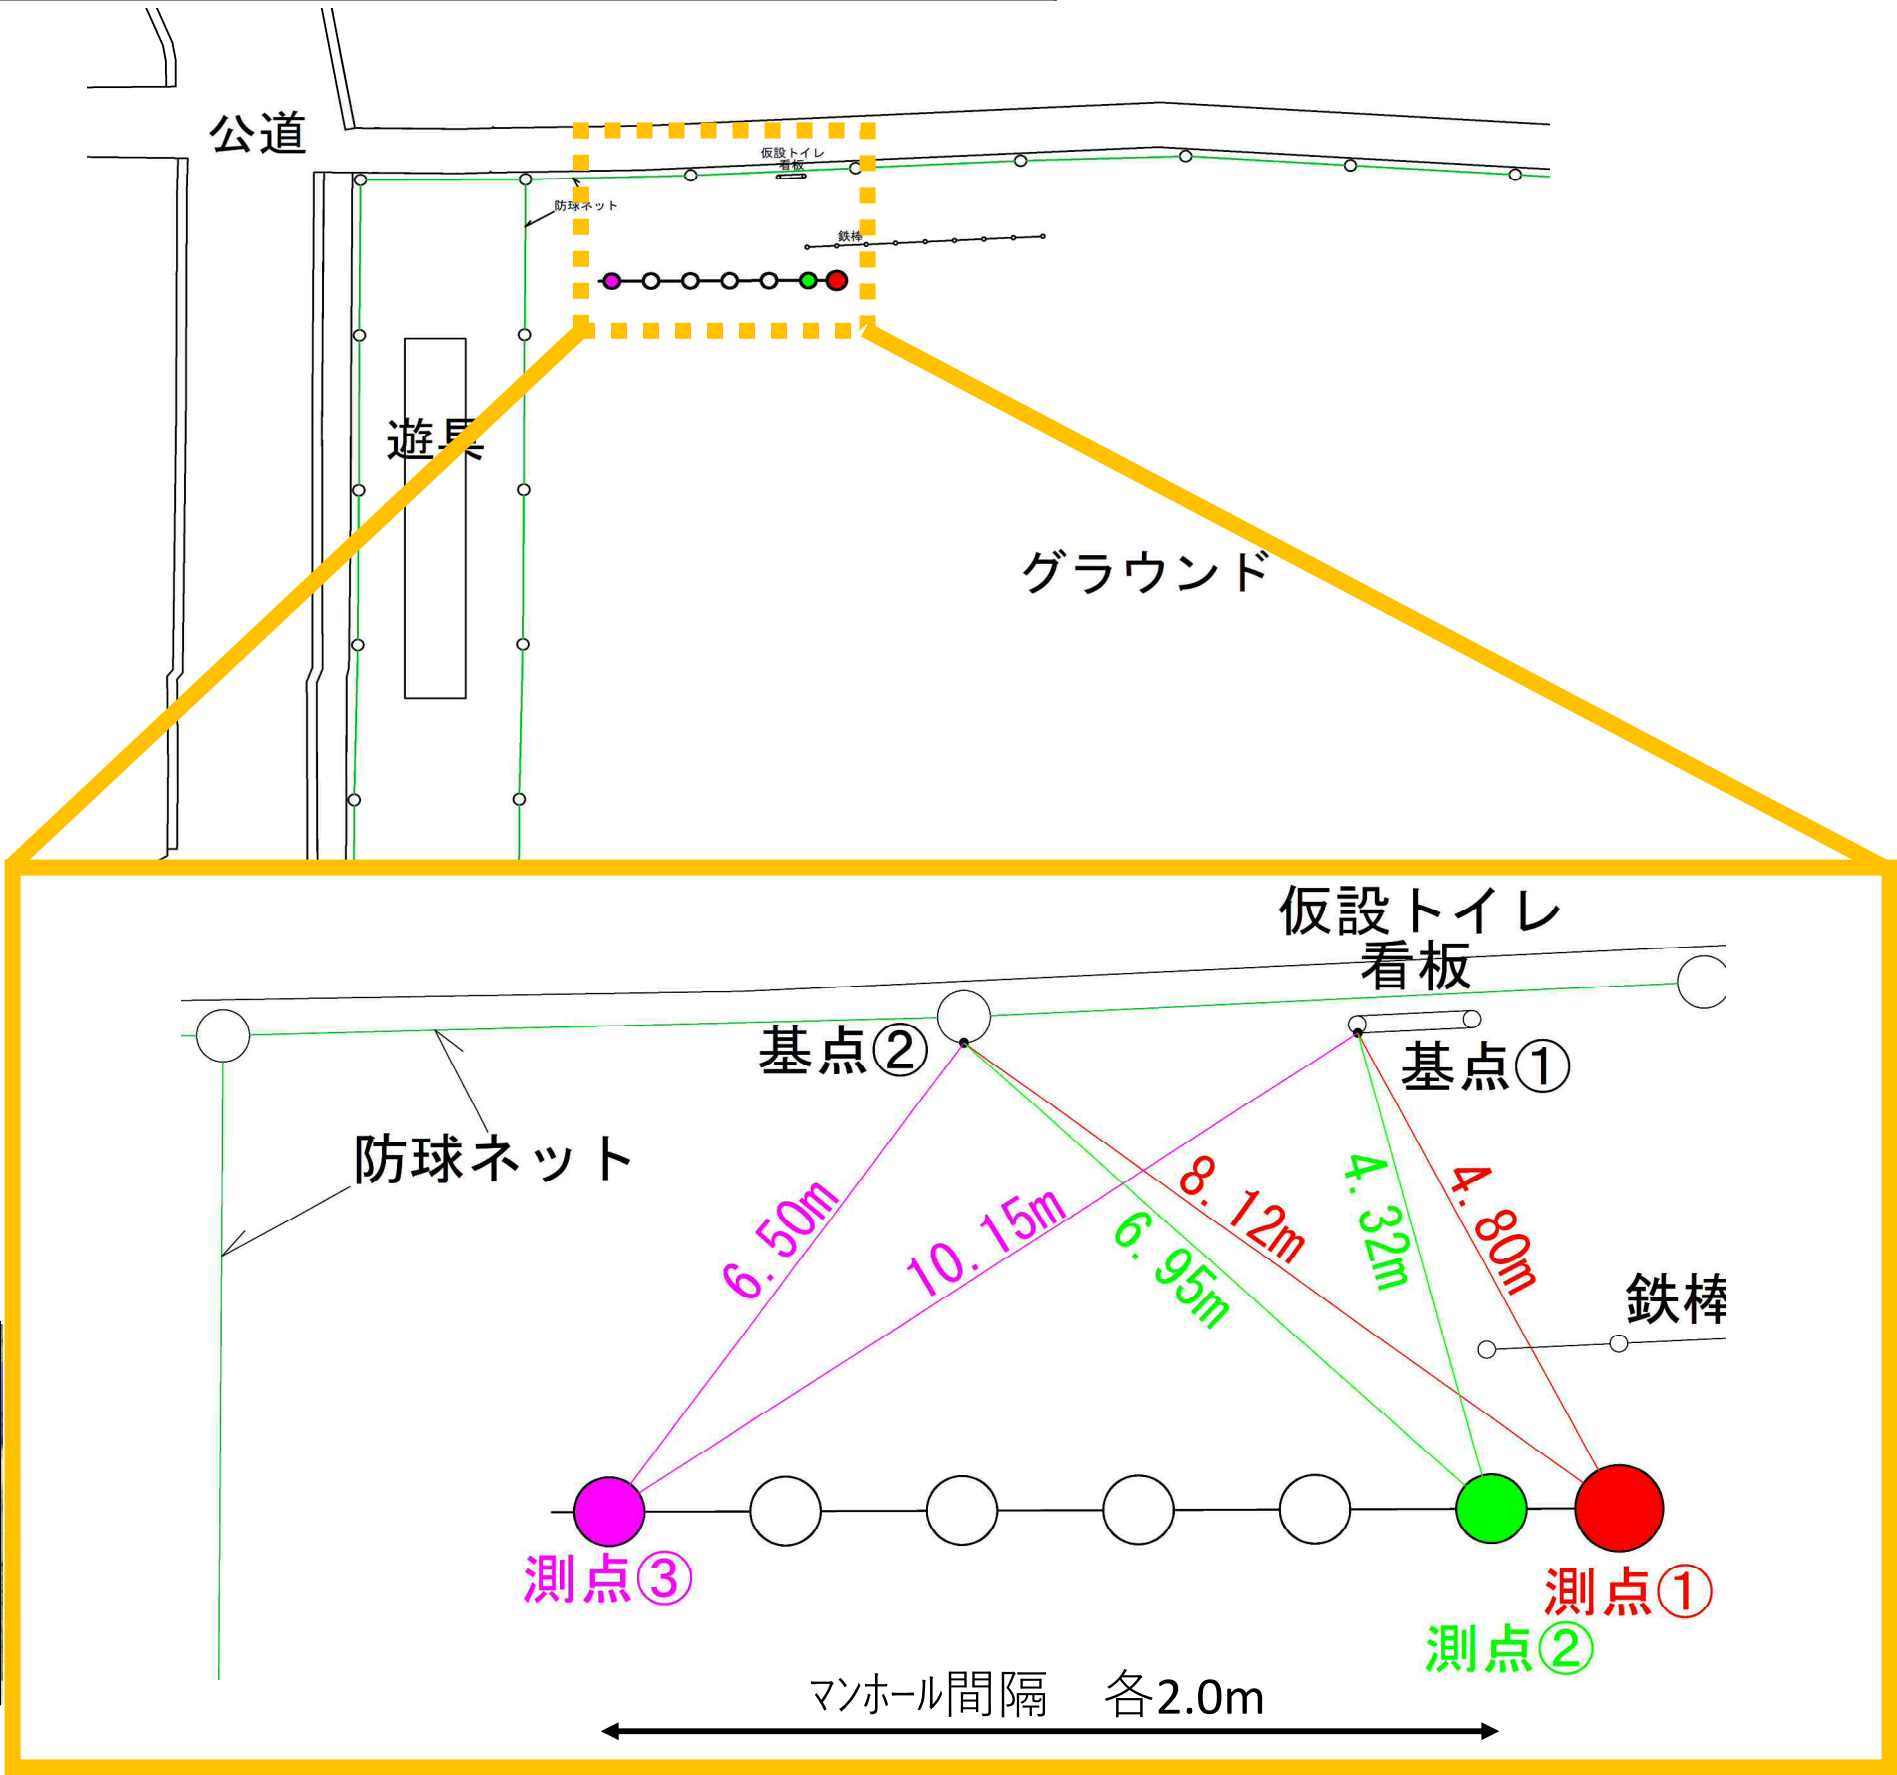


铸铁製防護ふたT-14 300

塩ビ製内ふた200

測点① : 0cm
測点② : 0cm
測点③ : 0cm

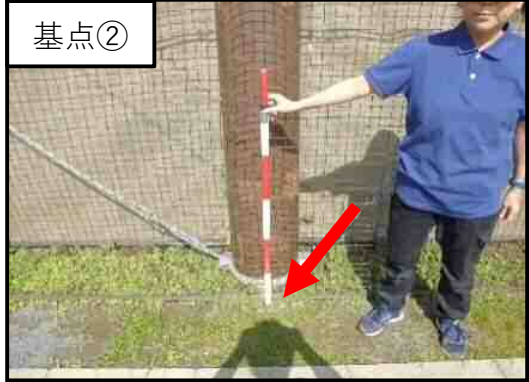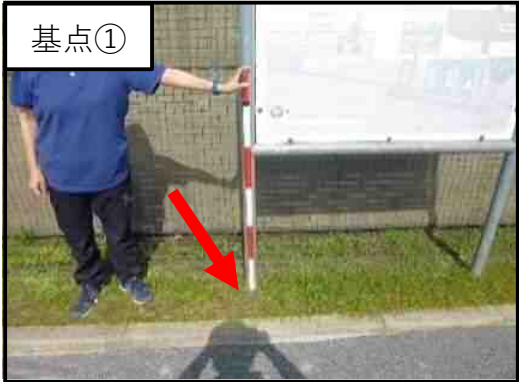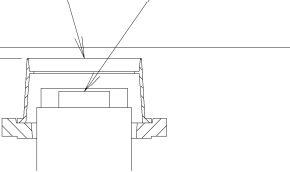

平成26年度設計図（排除方式 合流）			
図 名	平面図・縦断面図		
工事種名	災害時下水道施設保護トイレ用下水道管整備工事（その他）		
施工場所	磯子区久木町11番1号		
縮 尺	図 示	図 番	1 / 1
号数番号			
地籍図番号	131-21, 29		
岩 谷 建 設 株 式 会 社			

 


竣工図

凡例

記号	名称
○	新設管渠および井
○	既設管渠および第1種人孔
○	副管取付

使用水準点（年月日）	
標石番号	既設第1種人孔
磯子区久木町11番地1	
標高 (M)	404
使用水準点	

平面図 縮尺1:500

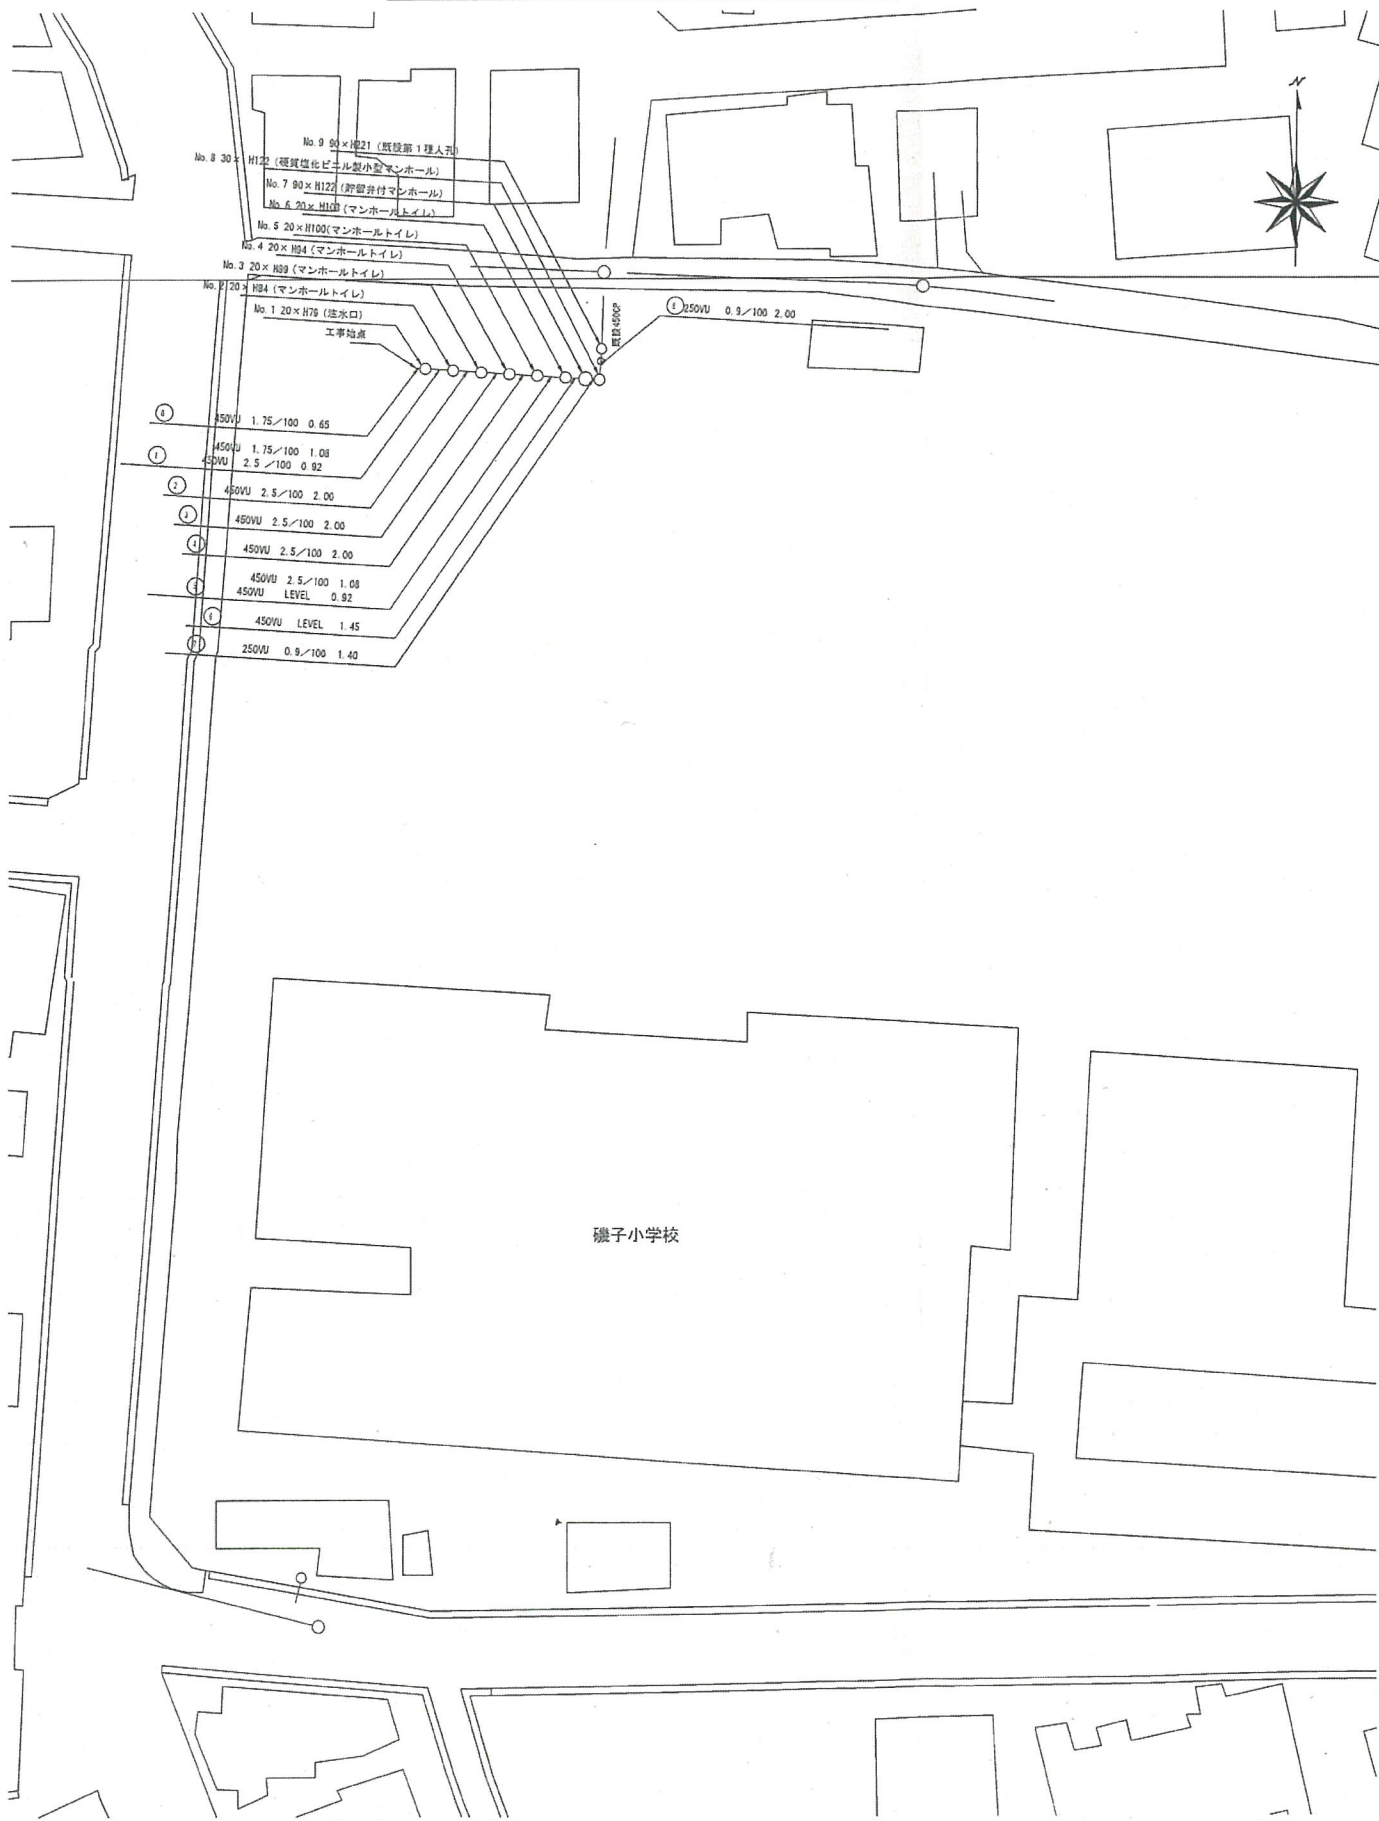

縦断面図 縮尺

縦1:200
横1:500

