

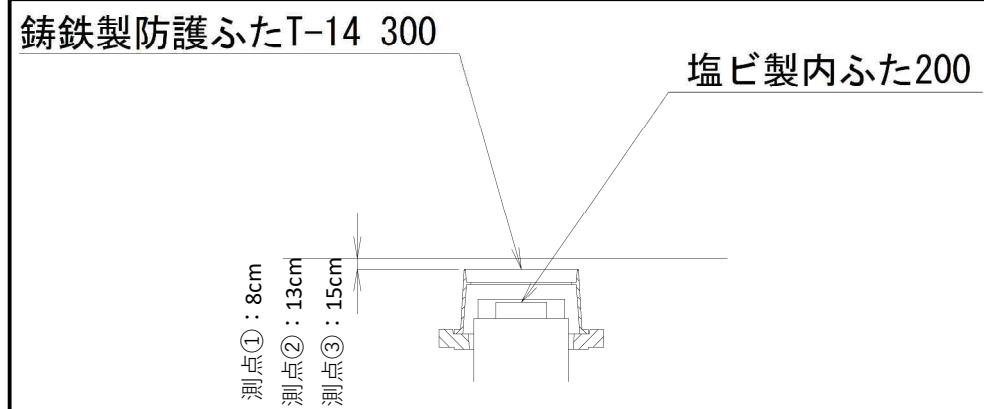
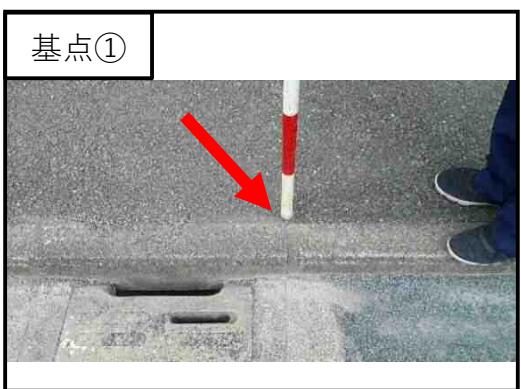


下和泉小学校 オフセット図

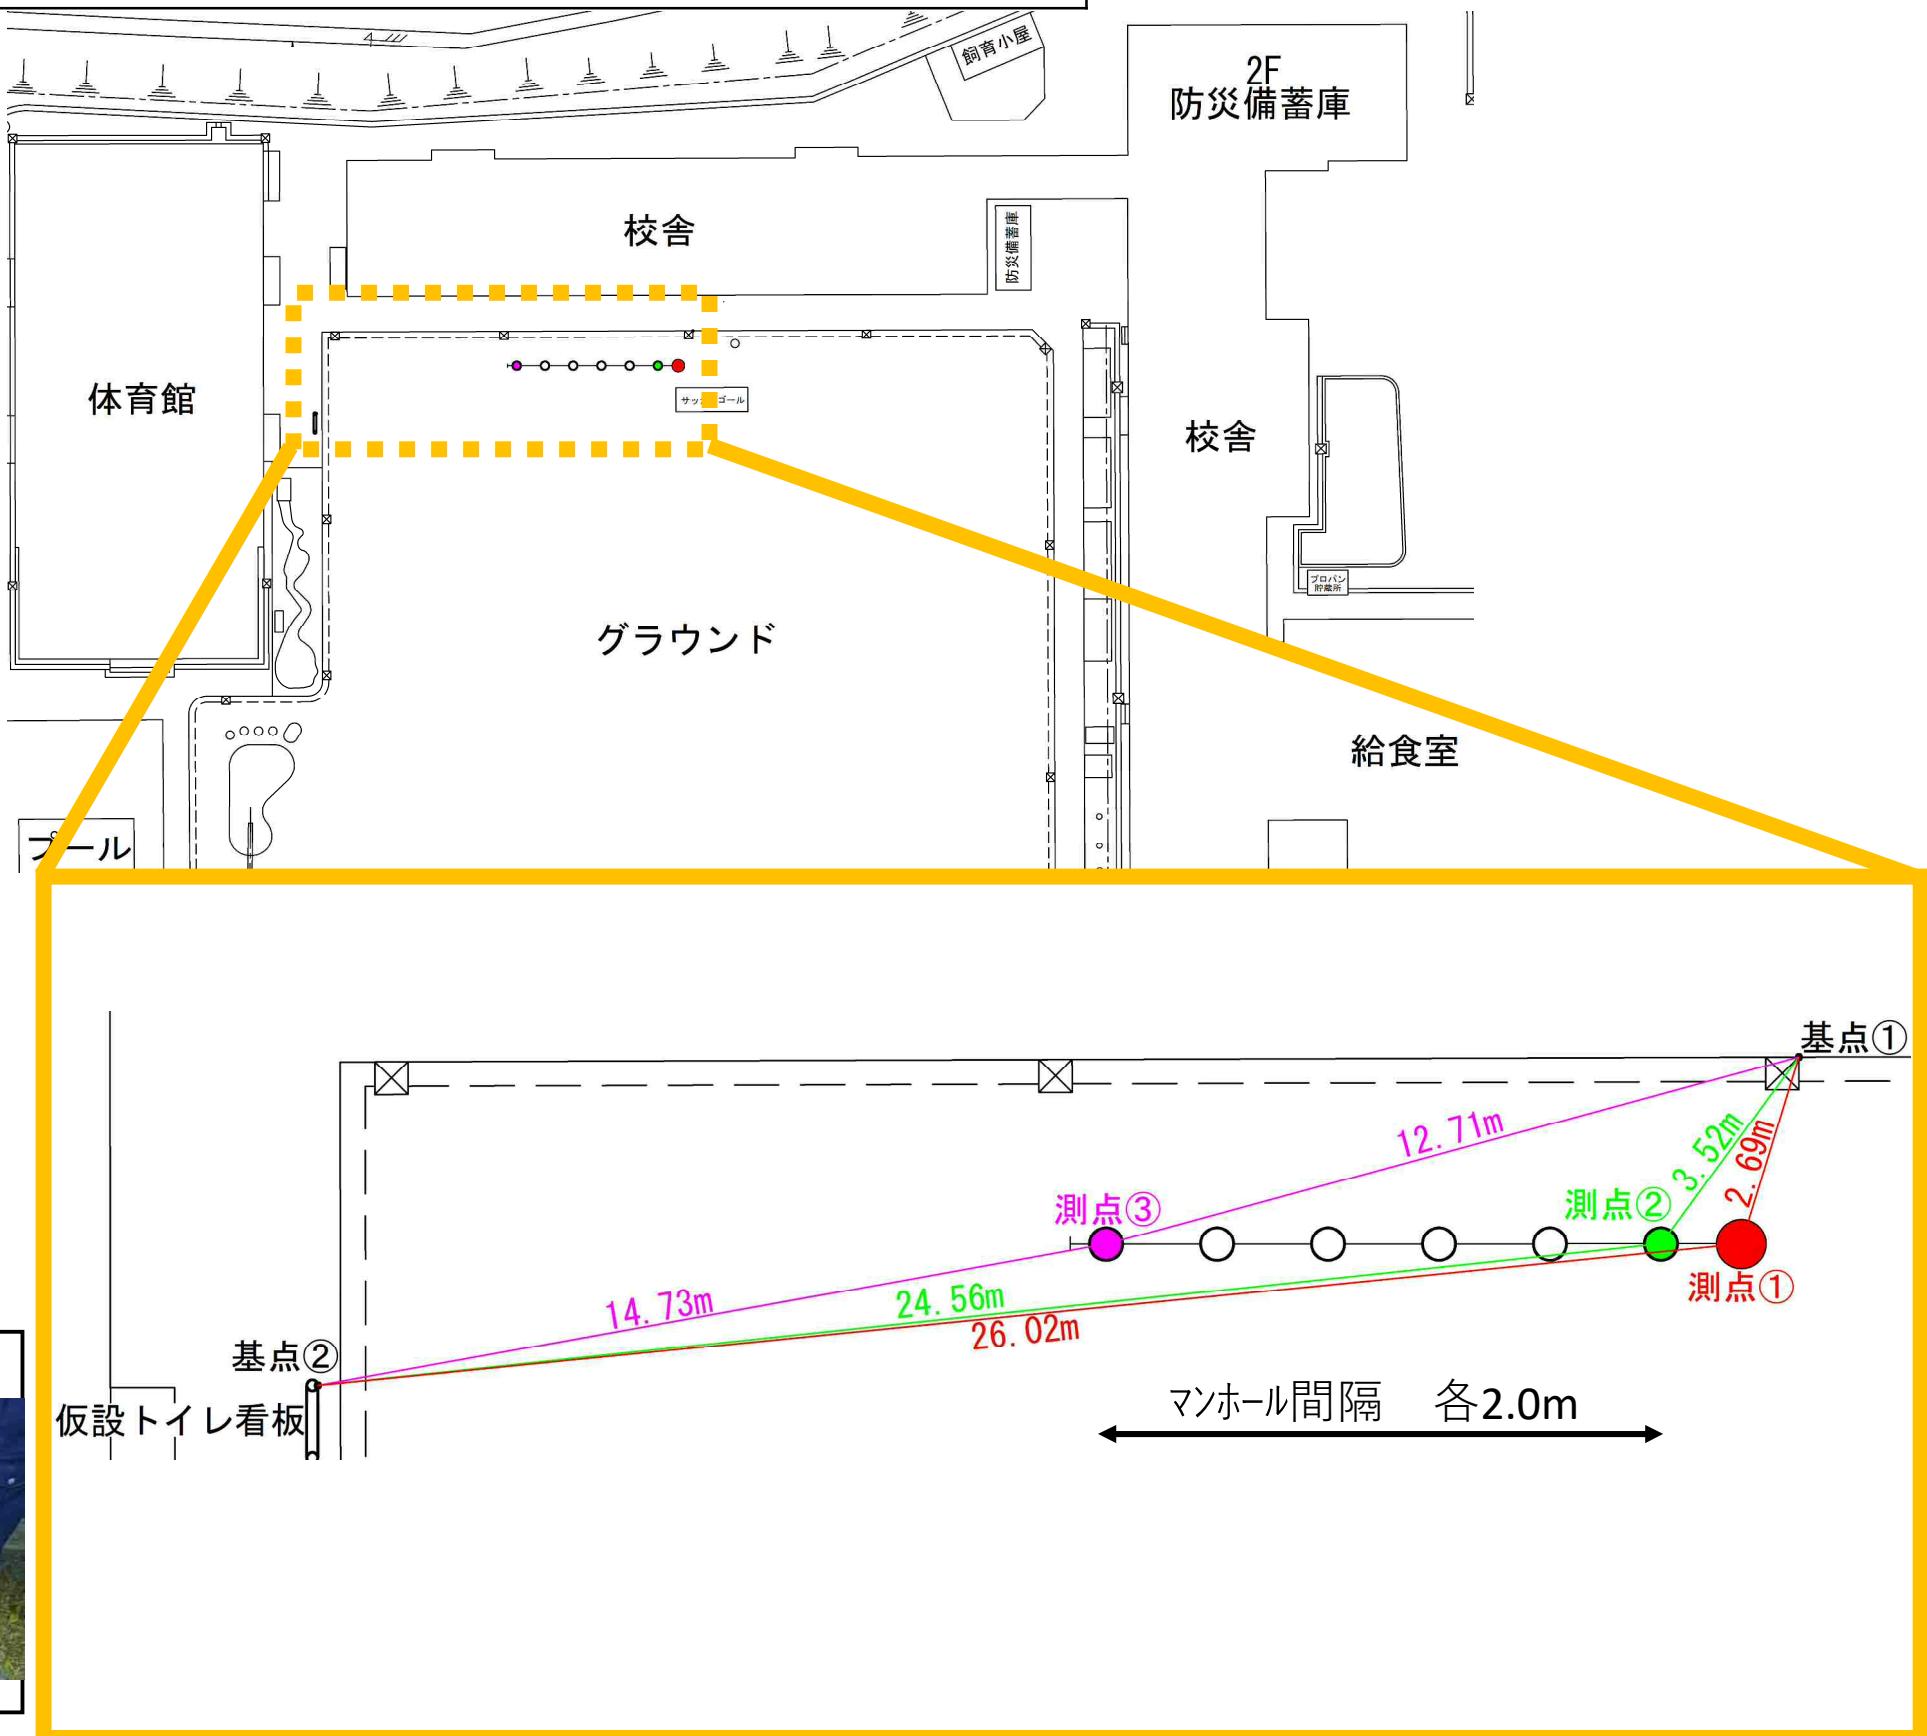

平成31年度設計図(排除方式分流)	
図名 平面図	
工事件名 災害時下水直結式仮設トイレ用下水管整備工事(その220)	
施工場所 泉区和泉町1436番地	
縮尺 1/250 図番 1/3	
基線番号 0 [1] [2] [3] [4] [5] [6] [7] [8]	
地形番号 136-22, 136-30	
横浜市環境創造局	

0 5 10 15 20 25 30 35 40 45 50m

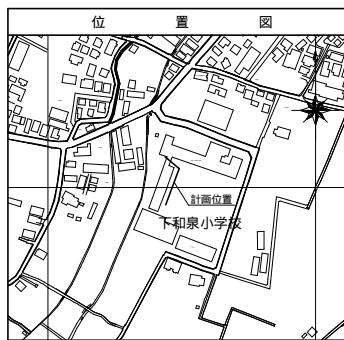


凡 例	
○ →	新設管きょ及びます(マンホールトイレ)
○■ →	新設管きょ及び塩ビマンホール
○□ →	新設管きょ及び第1種組立人孔
○△ →	新設管きょ及び貯留弁付マンホール
- □ -	既設汚水管きょ及びます・人孔
- ○ -	既設雨水管きょ及びます・人孔
- □○ -	既設分流汚水管きょ・人孔
- ○□ -	既設分流雨水管きょ・人孔
--- ---	既設水道管
-----	既設ガス管
-----	既設電力管
-----	既設通信管
-----	既設スプリンクラー設備

平面図

S=1/250

【下和泉小学校】


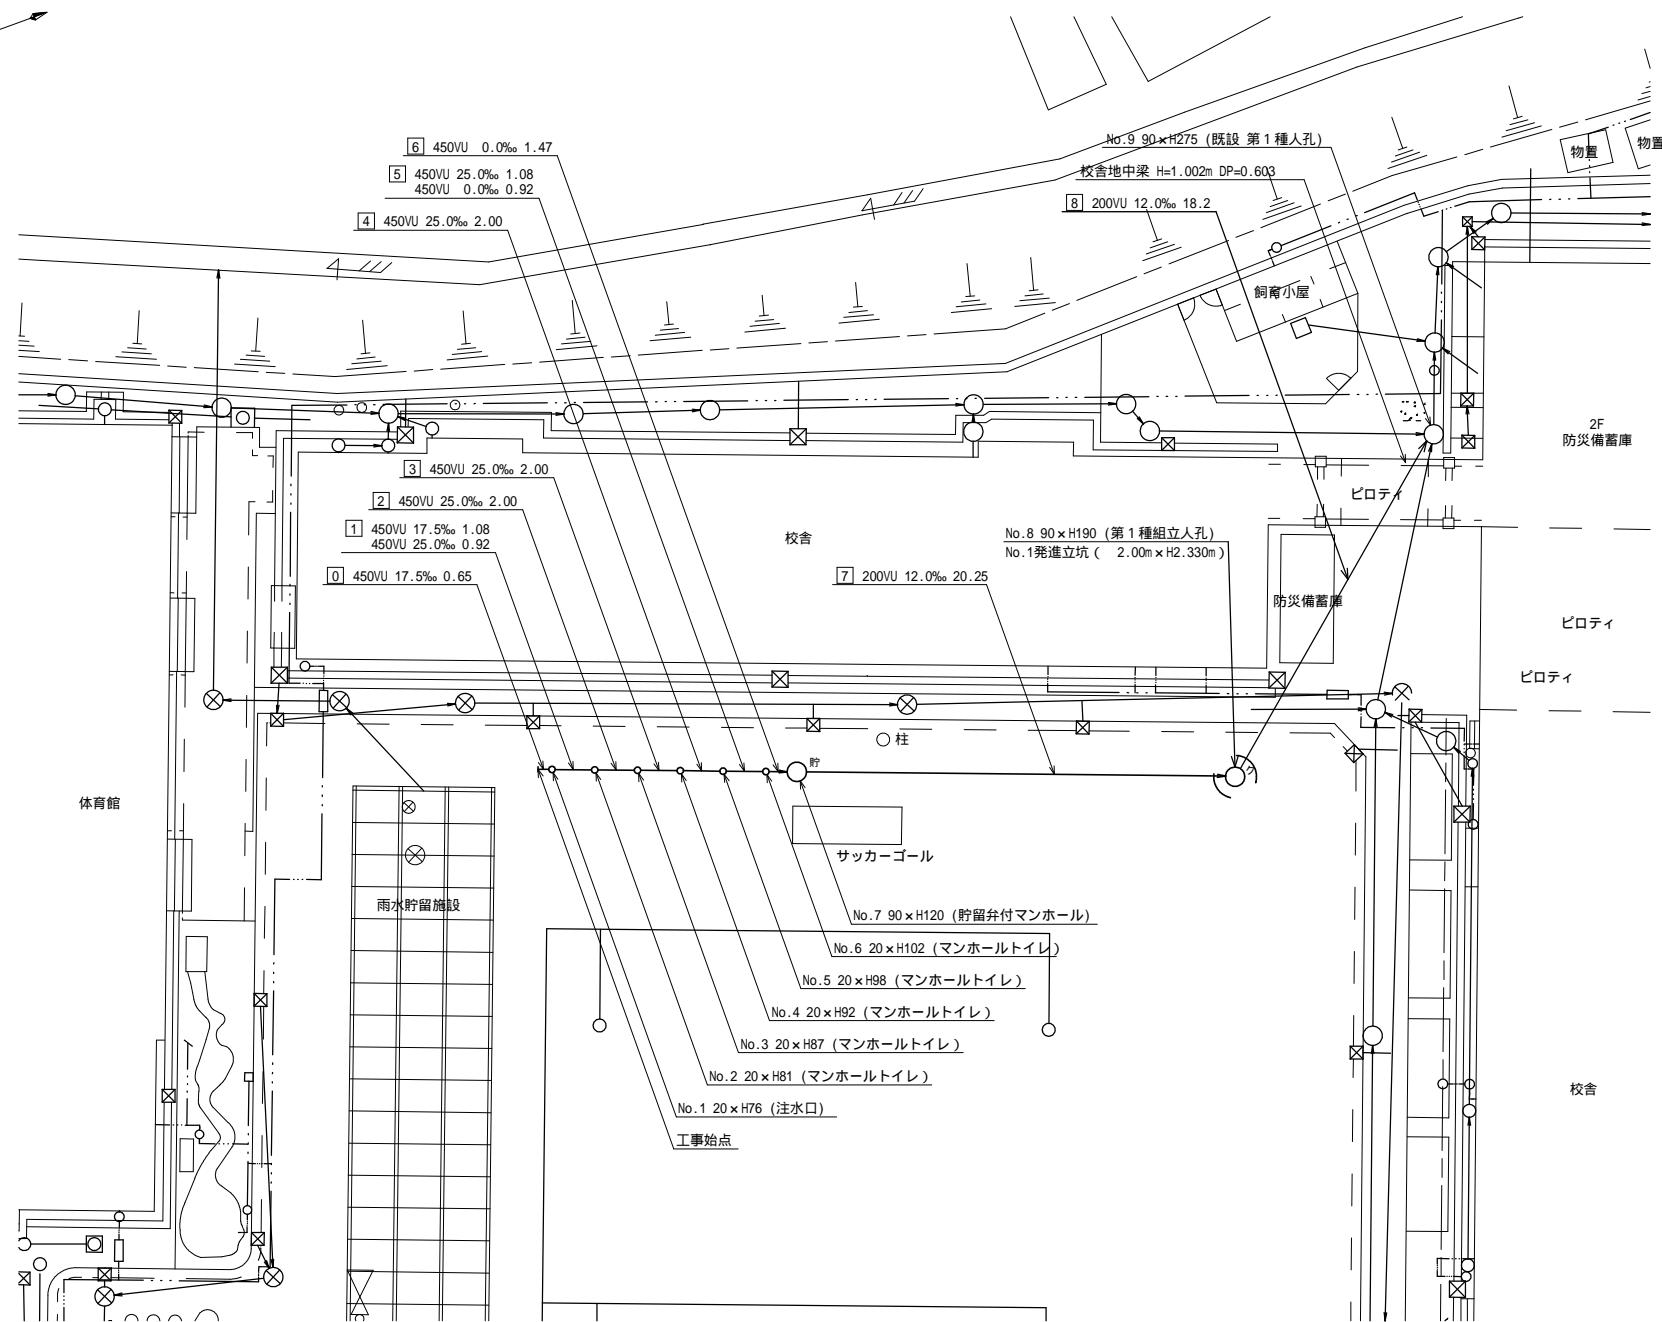


【下和泉小学校】

縦断図

縦1/100 横1/250

平成31年度設計図(排除方式分流)	
図名 縦断図	
工事件名 災害時下水直結式仮設トイレ用下水道管整備工事(その220)	
施工場所 泉区和泉町1436番地	
縮尺 図示 図番 2/3	
号線番号 0 1 2 3 4 5 6 7 8	
地形番号 136-22, 136-30	
横浜市環境創造局	

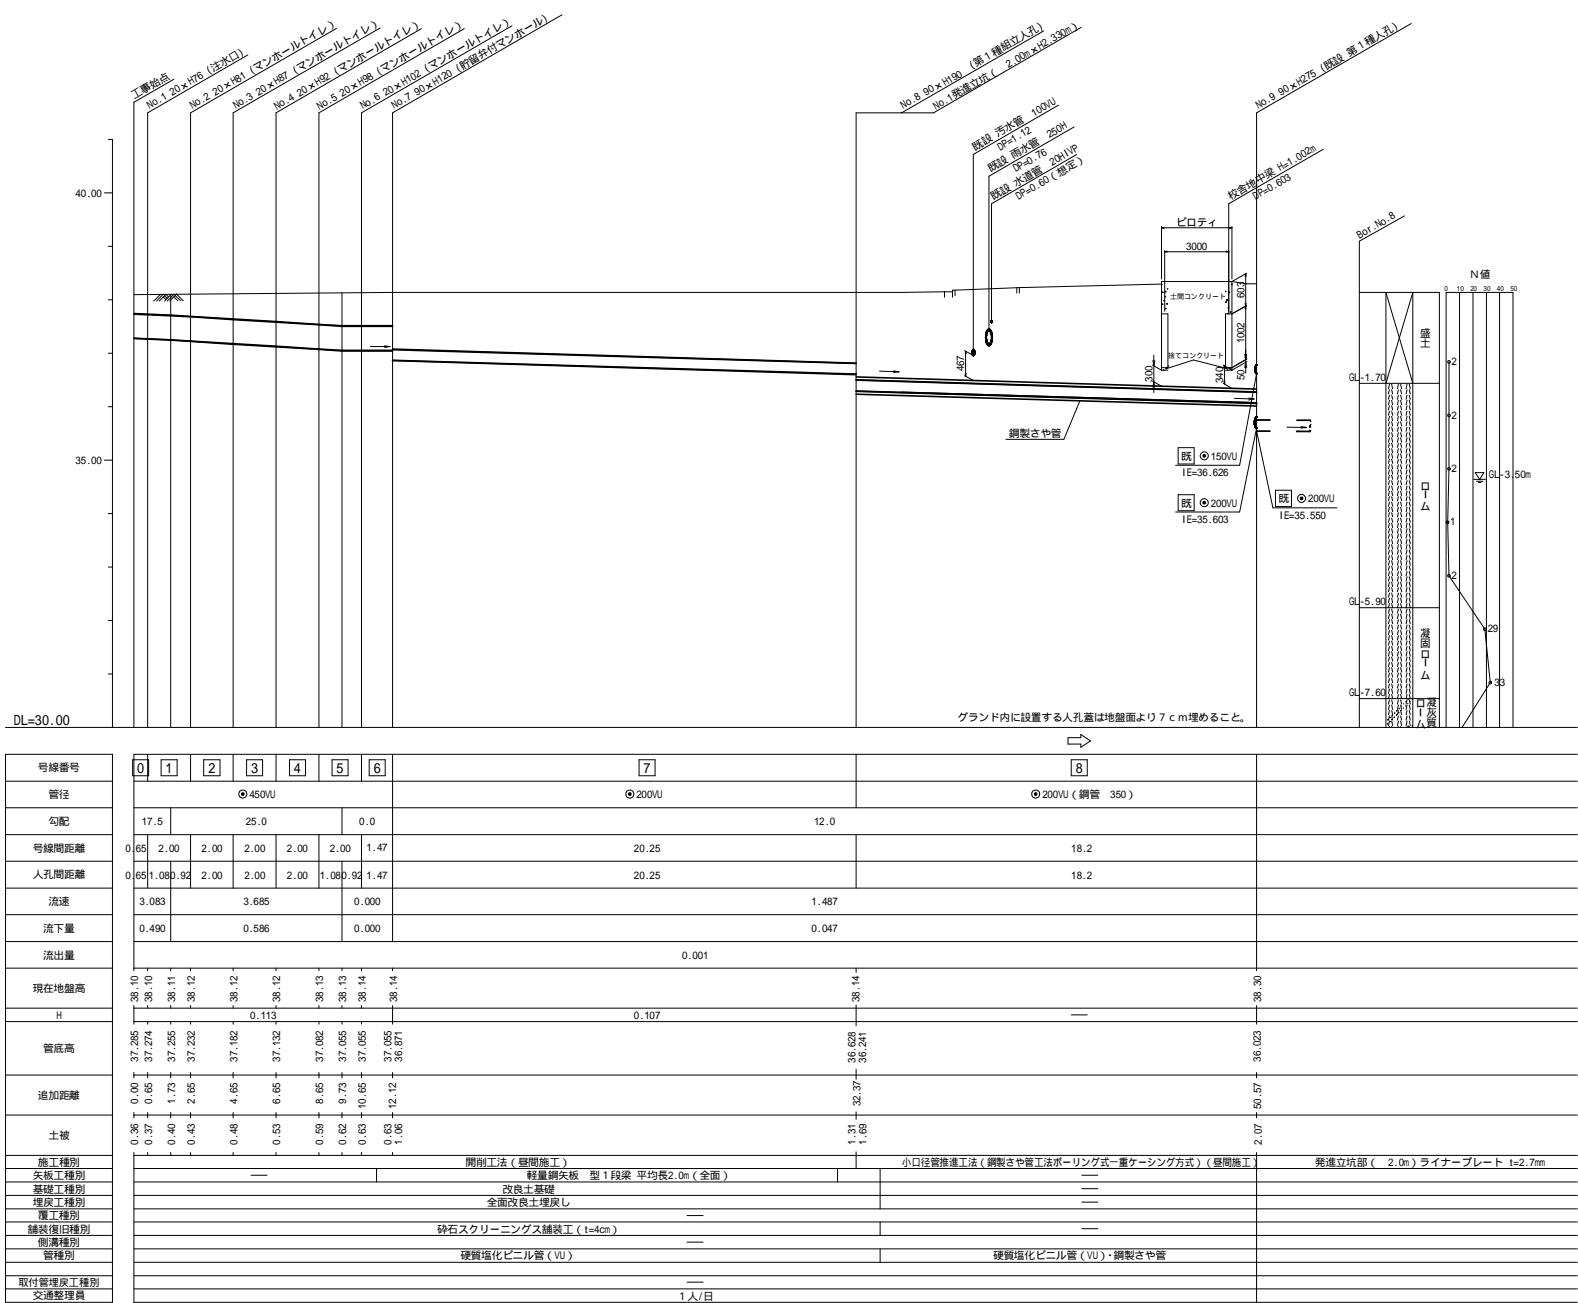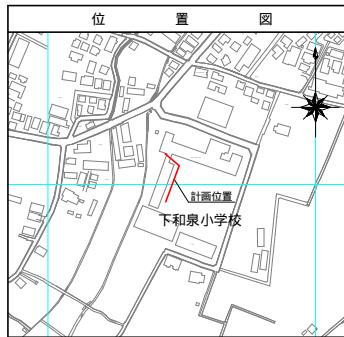


平成31年度設計図(排除方式 分流)	
圖名	No.1 発進立坑仮設図
工事件名	災害時下水直結式仮設トイレ用下水道簡易工事 (その220)
施工場所	泉区和泉町1436番地
縮尺	1/50
図番	3/3
号線番号	[7][8]
地形調査号	
横浜市環境創造局	

No.1 発進立坑仮設図



S=1/50

【下和泉小学校】


平面図

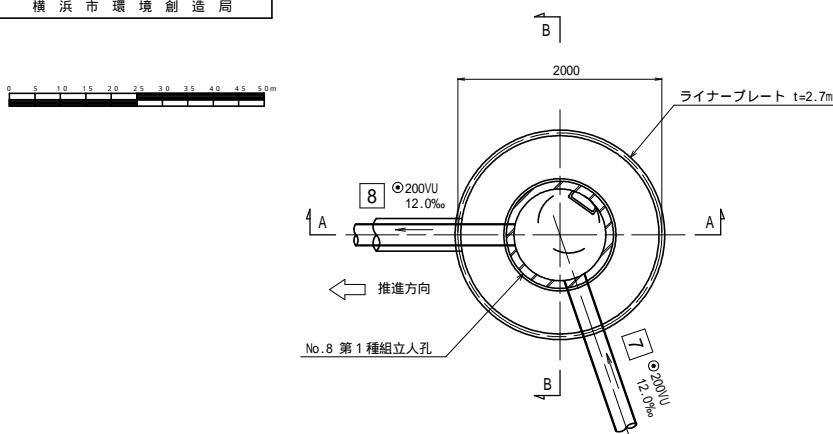

A - A 断面図

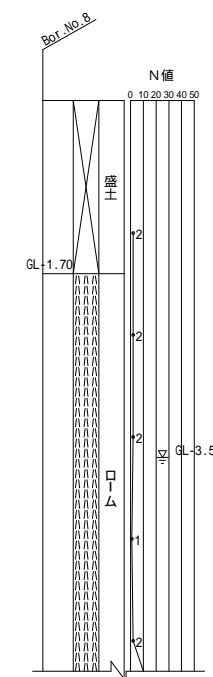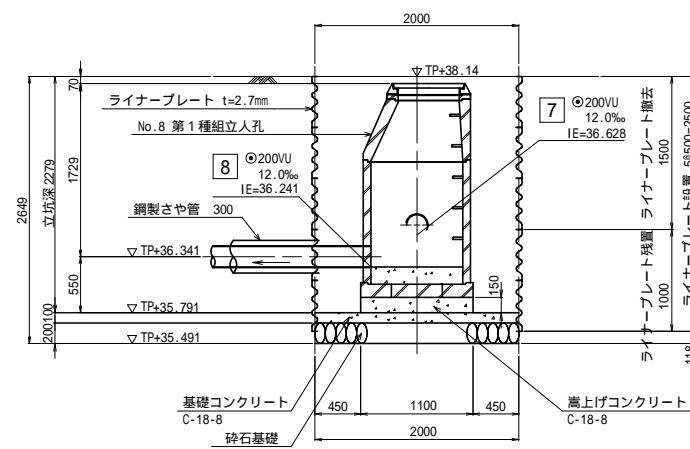

セクション構成図

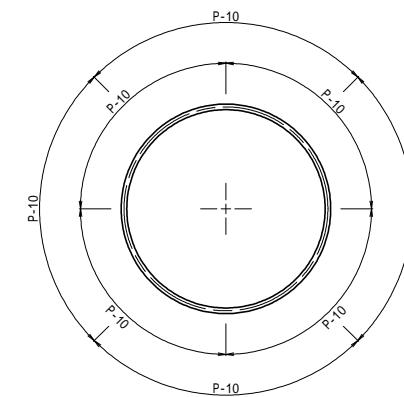

B - B 断面図

