


① ② ③ ④ ⑤ ⑥ ⑦ ⑧ ⑨ ⑩ ⑪ ⑫ ⑬ ⑭ ⑮ ⑯

500 600 66,000 5,000 6,000 6,000 6,000 3000

229200011008F

150088611013

13

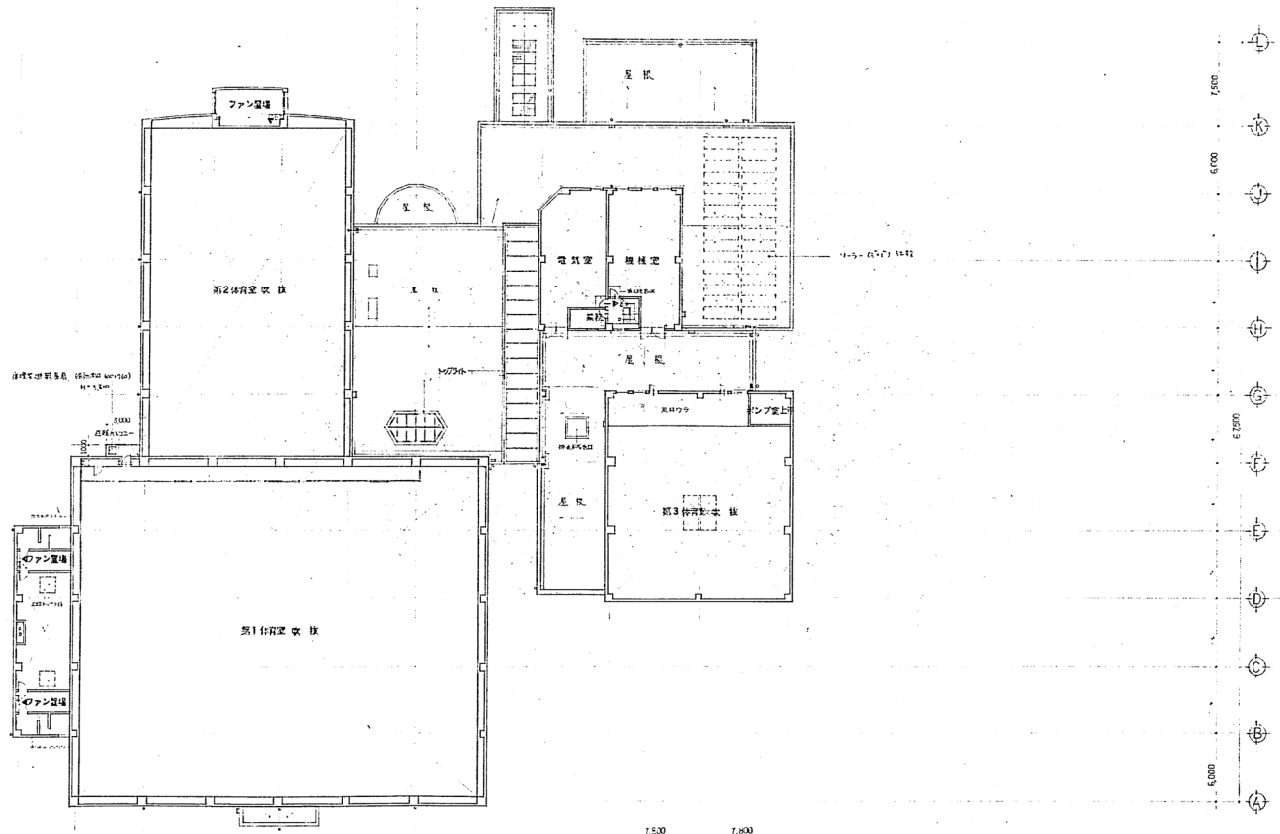


№	建群スポーツセンター(旧社)新加工棟	年月日	61.
図	2 階平面図	尺	1:200

▽ 換気取付位置
■ 換気機

150083611014

H229200.011009F

14

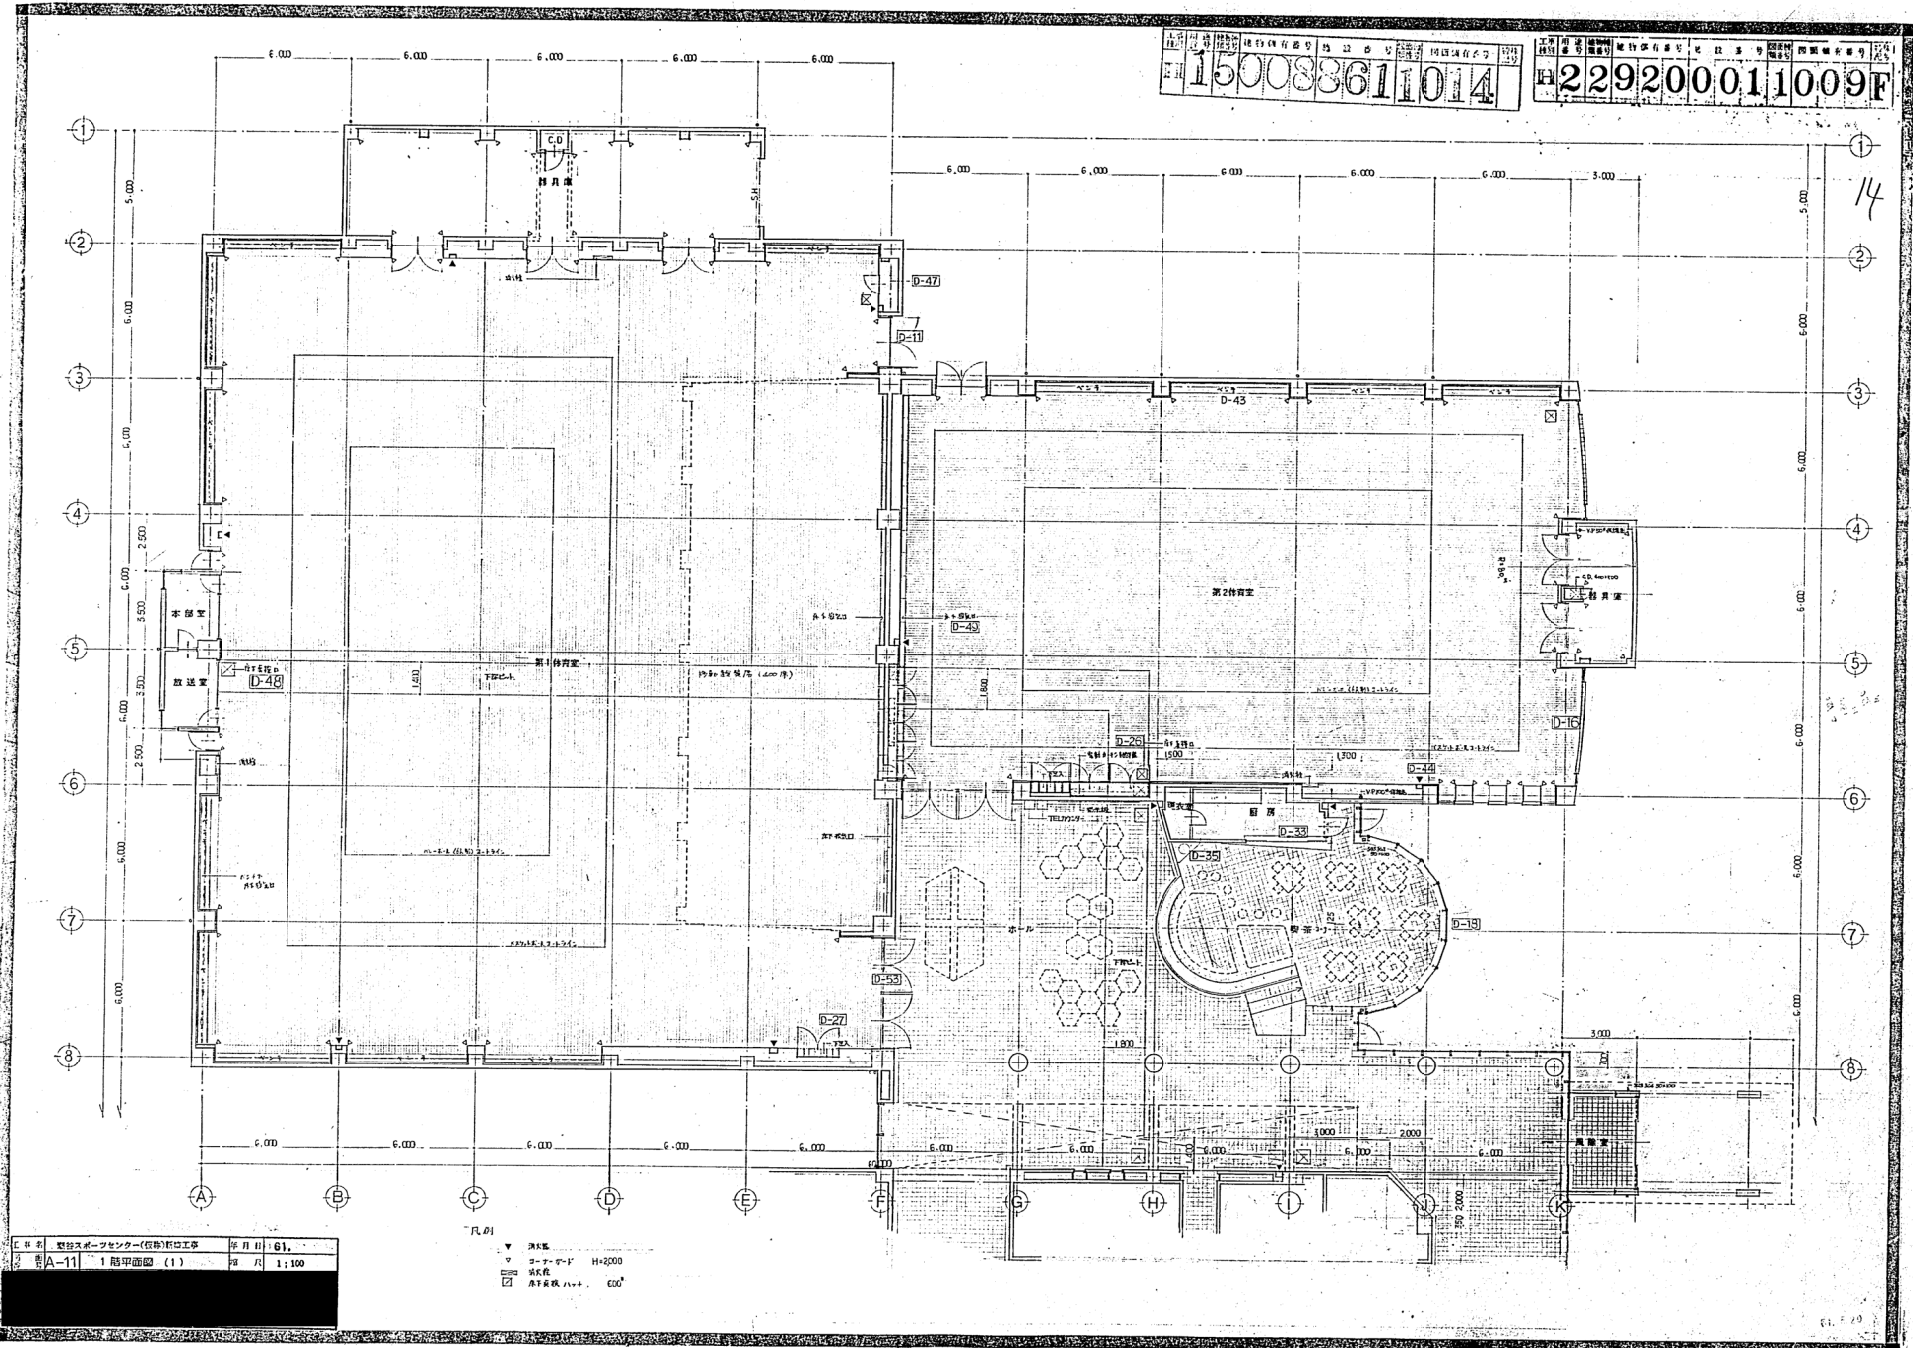


図名	建設スポンサー(住動)概略工事	年月日	61.
図号	A-11	1階平面図(1)	1:100

凡例
 ▼ 床高
 ○ コア・エレ H+200
 ● 床高
 □ 床高 H+1.00


工事種別: 建築工事
 設計者: 株式会社 〇〇〇
 図面番号: H229200011010F
 15008361 1015

15

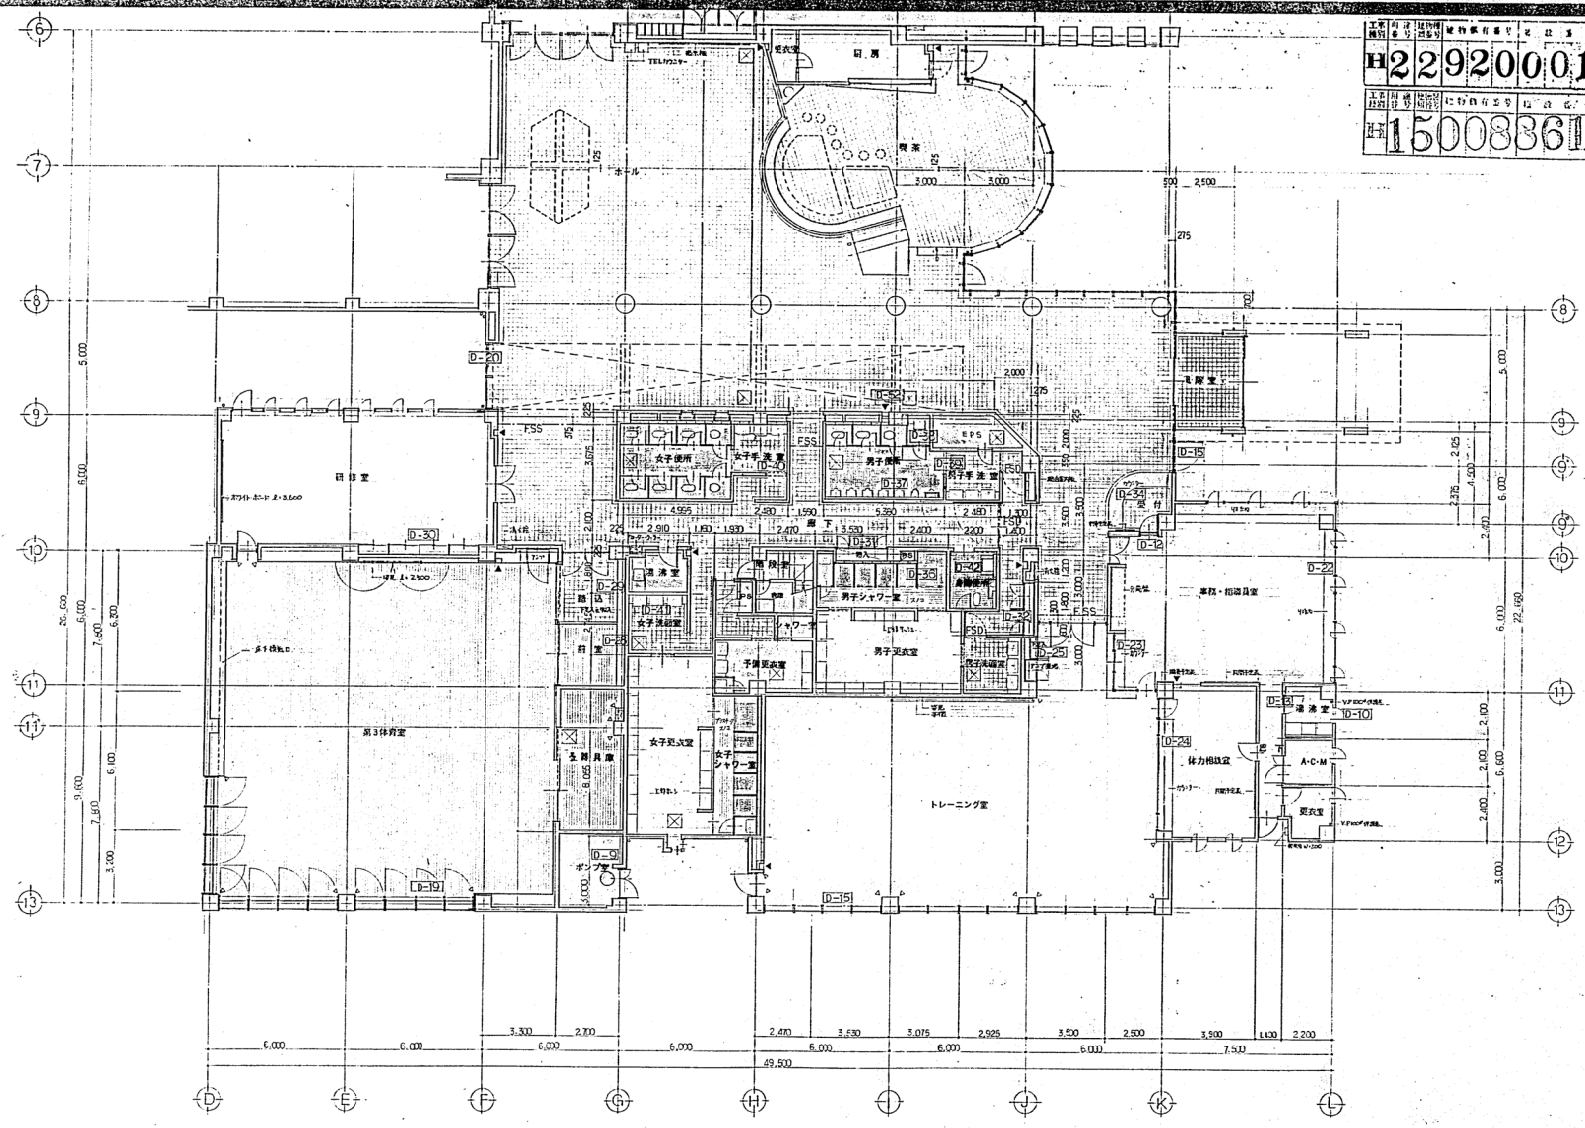

1. 名称: 新体育センター(仮称)新築工事
 2. 図名: A-12 | 1階平面図(2)
 3. 月日: 61.
 4. 尺: 1:100

150083611016	229200011011F
--------------	---------------

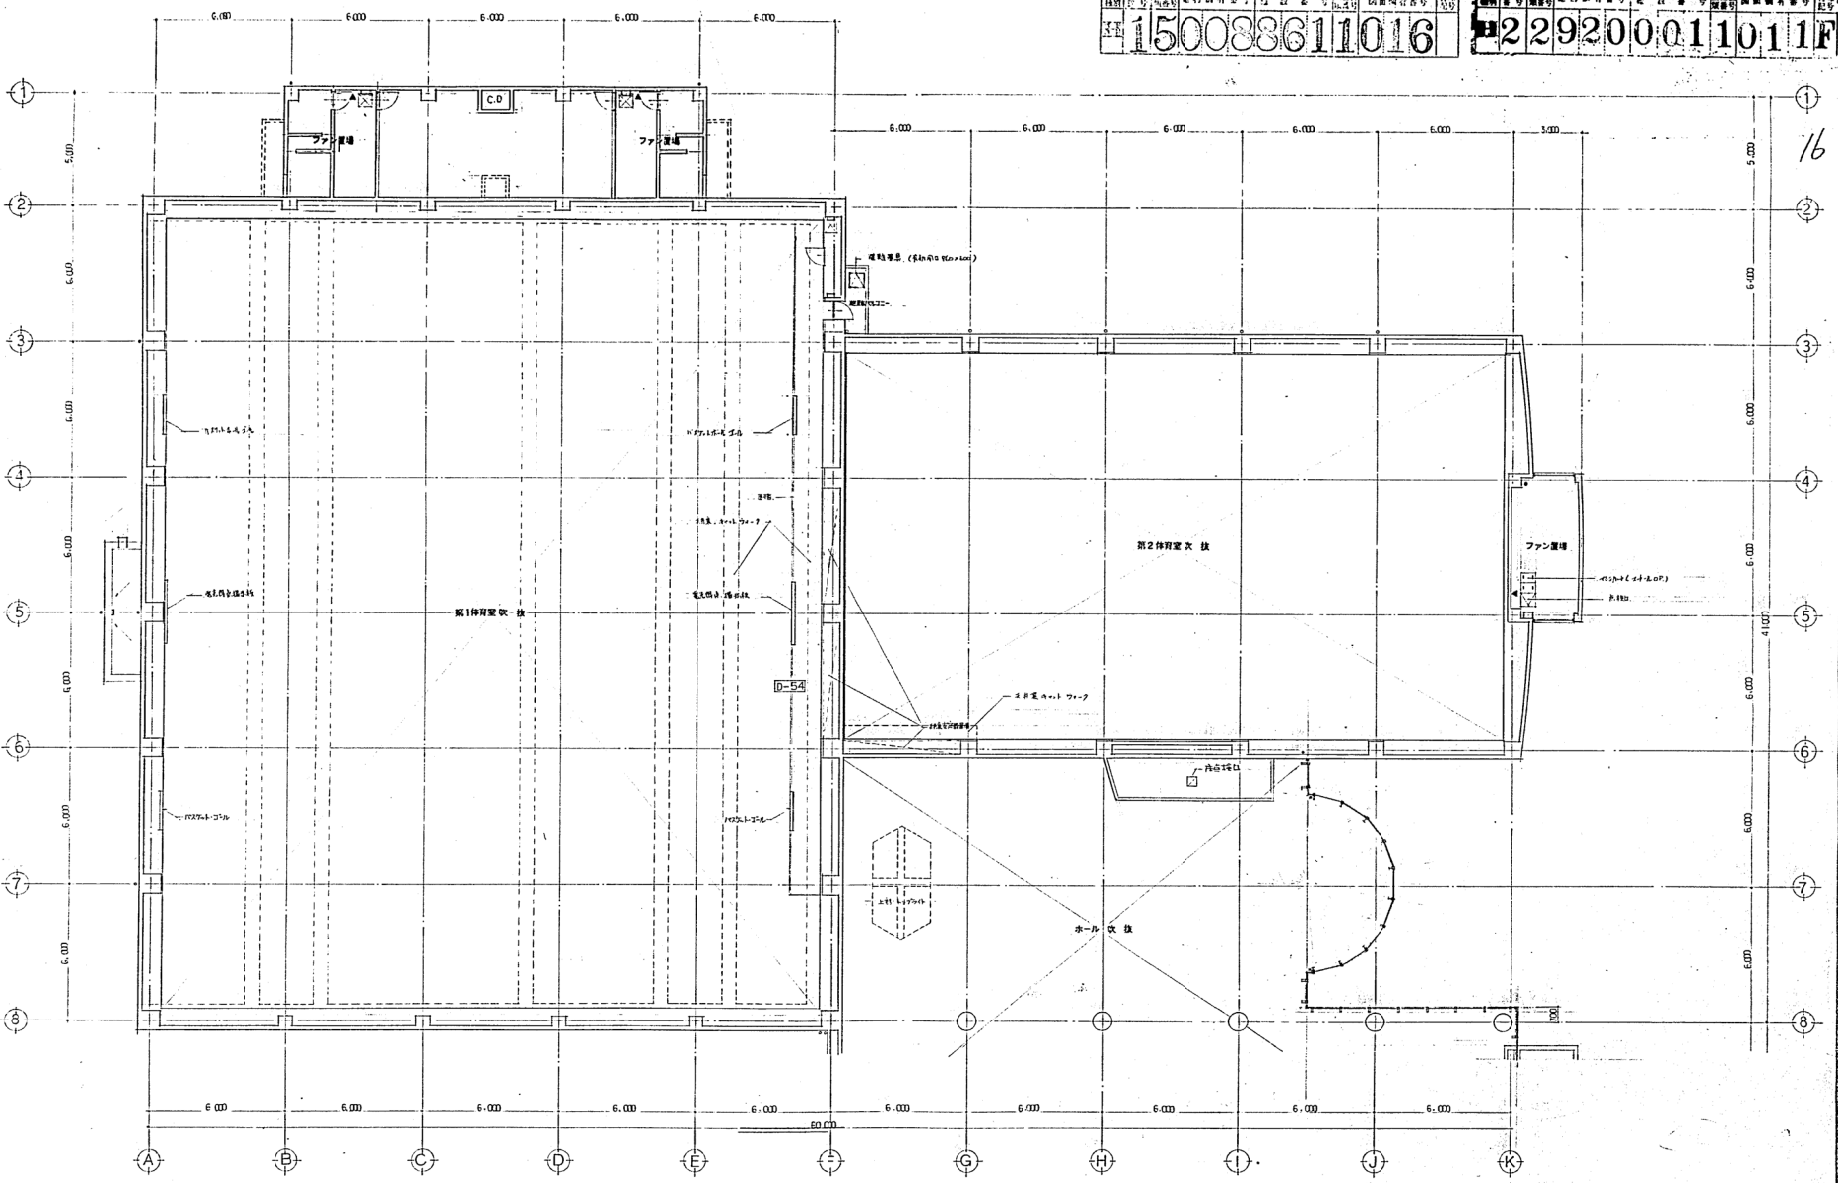


名称 資料スポーツセンター(後援)附属工事 年月日 61.
 図名 A-13 2階平面図 (1) 縮尺 1:100

16

229200011012F

150088611017

17

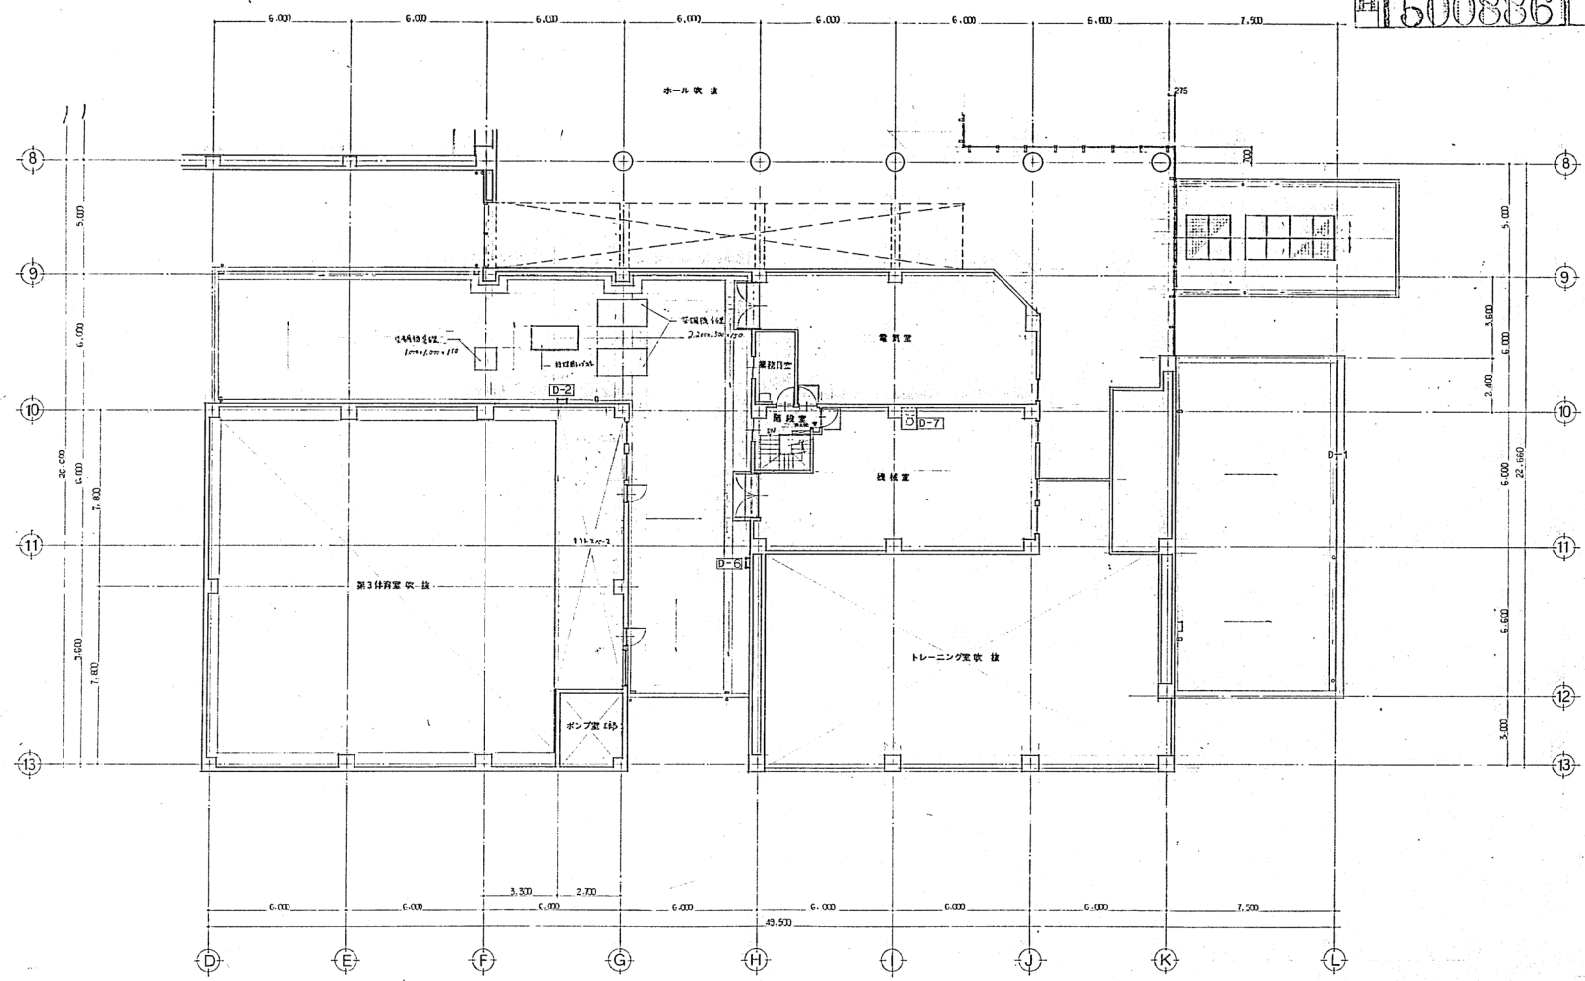

工事名	東谷スポーツセンター(仮称)改修工事	年月日	61.
図名	A-14 2階平面図(2)	縮尺	1:100